




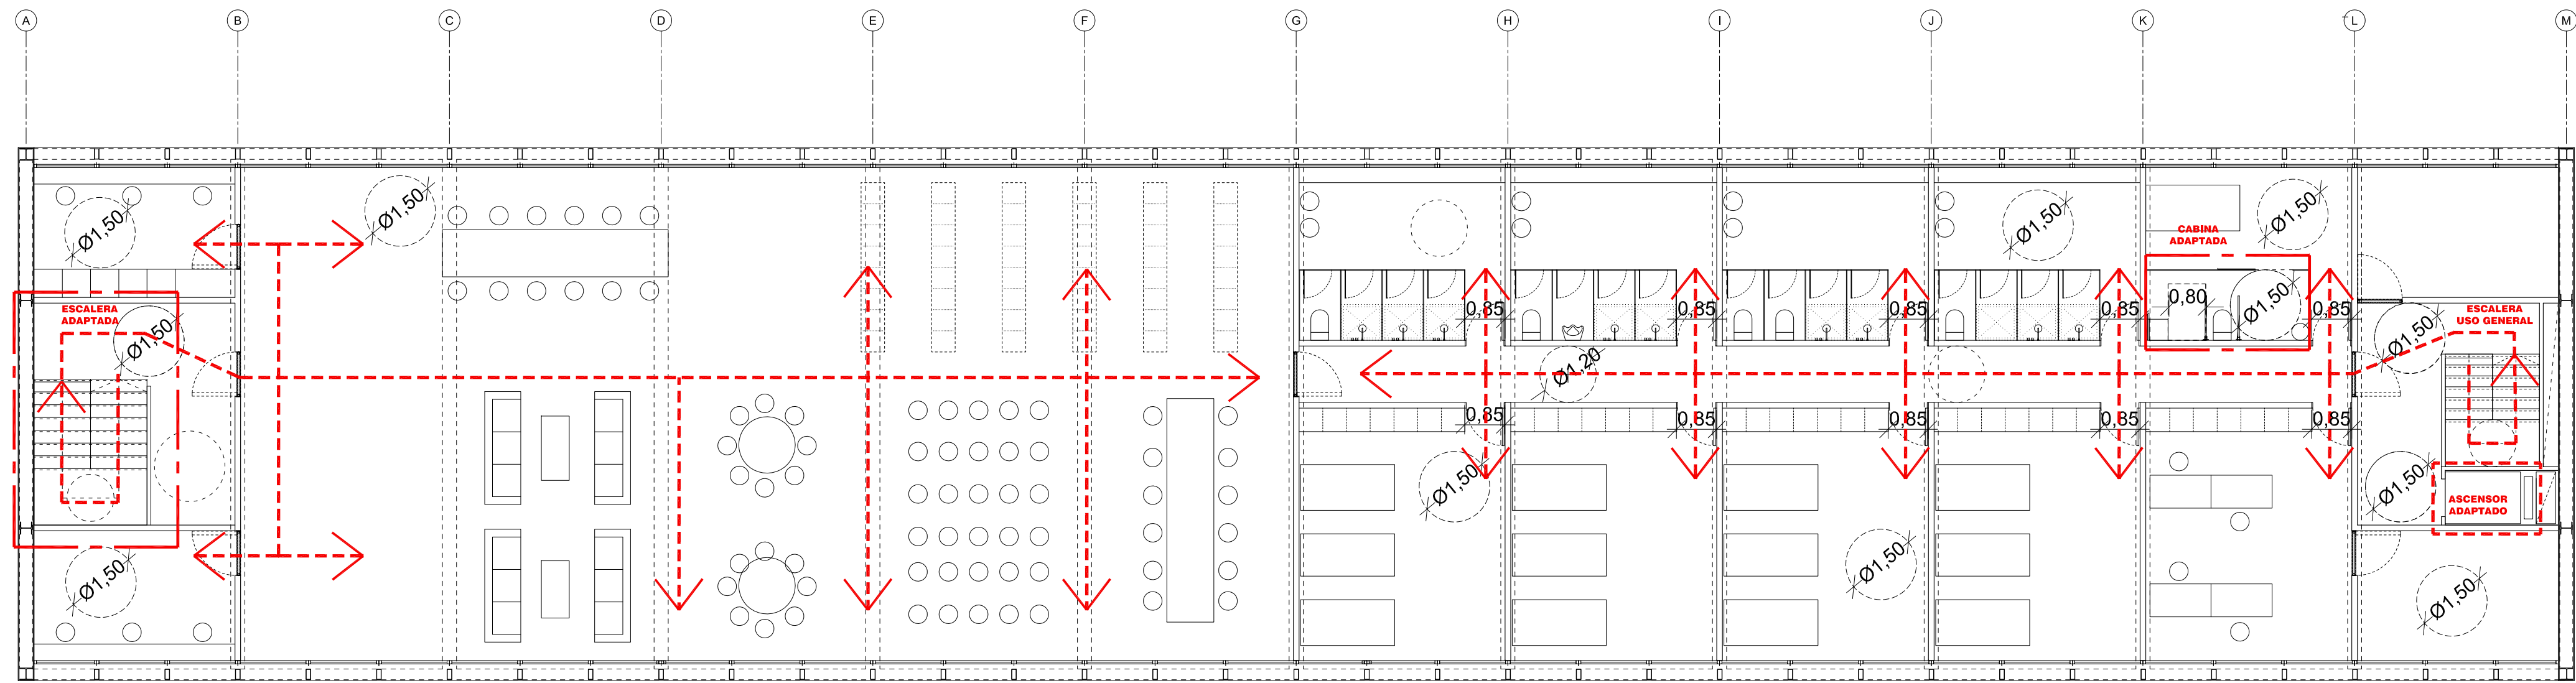


PLANTA ALTA\_NUEVO EDIFICIO

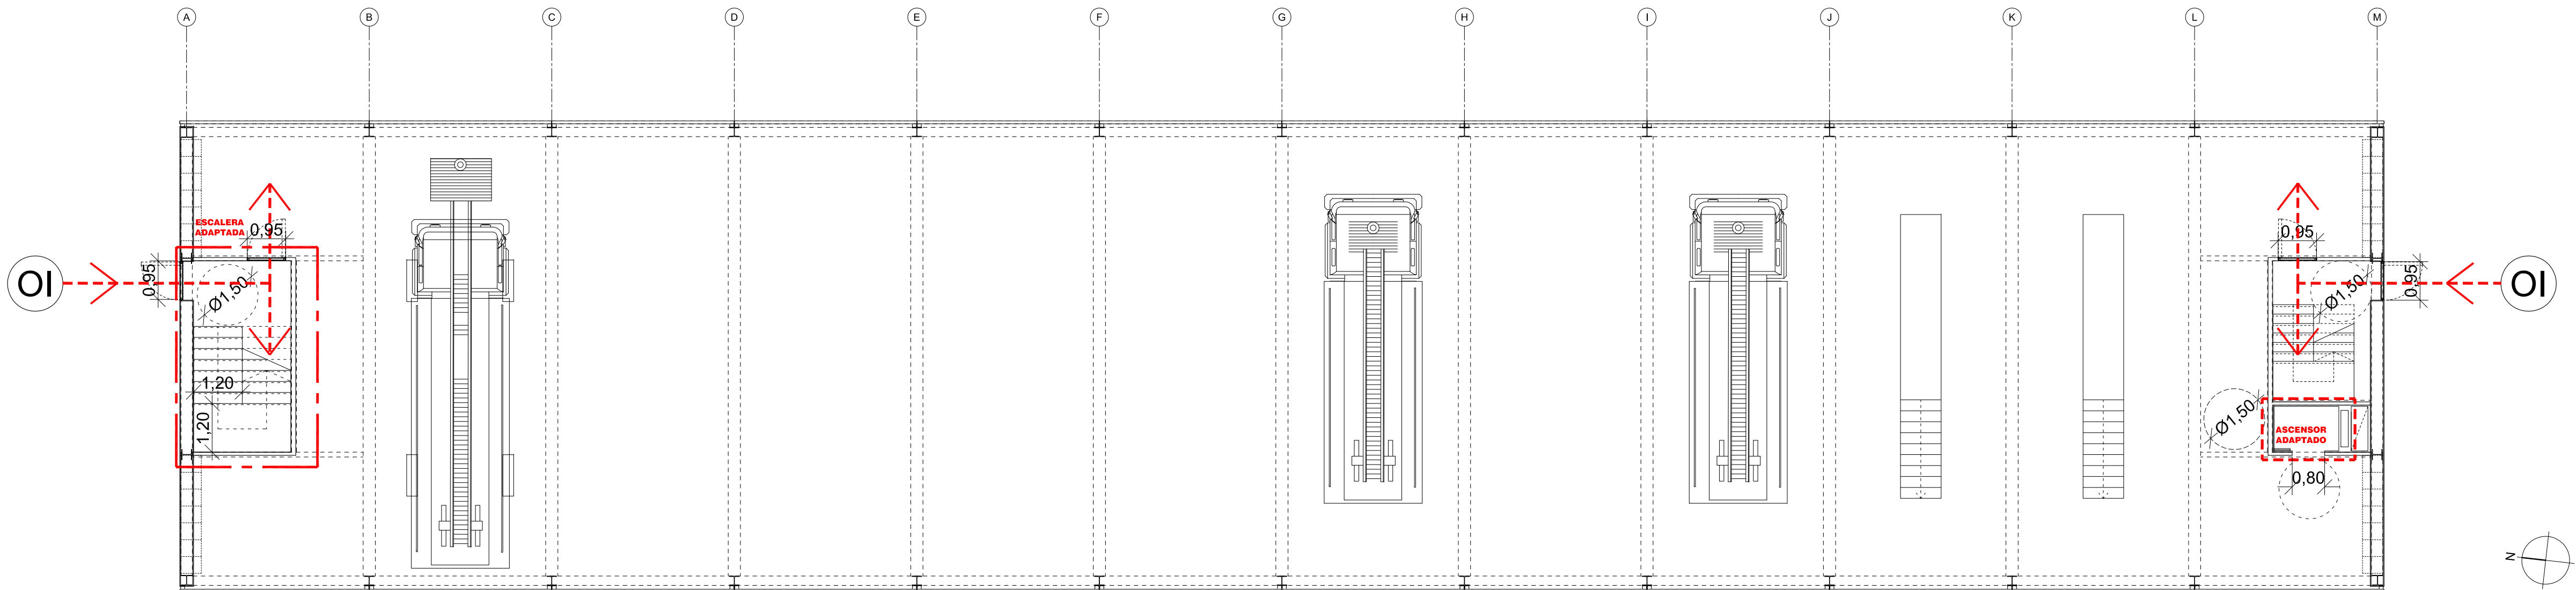


PLANTA BAJA\_NUEVO EDIFICIO

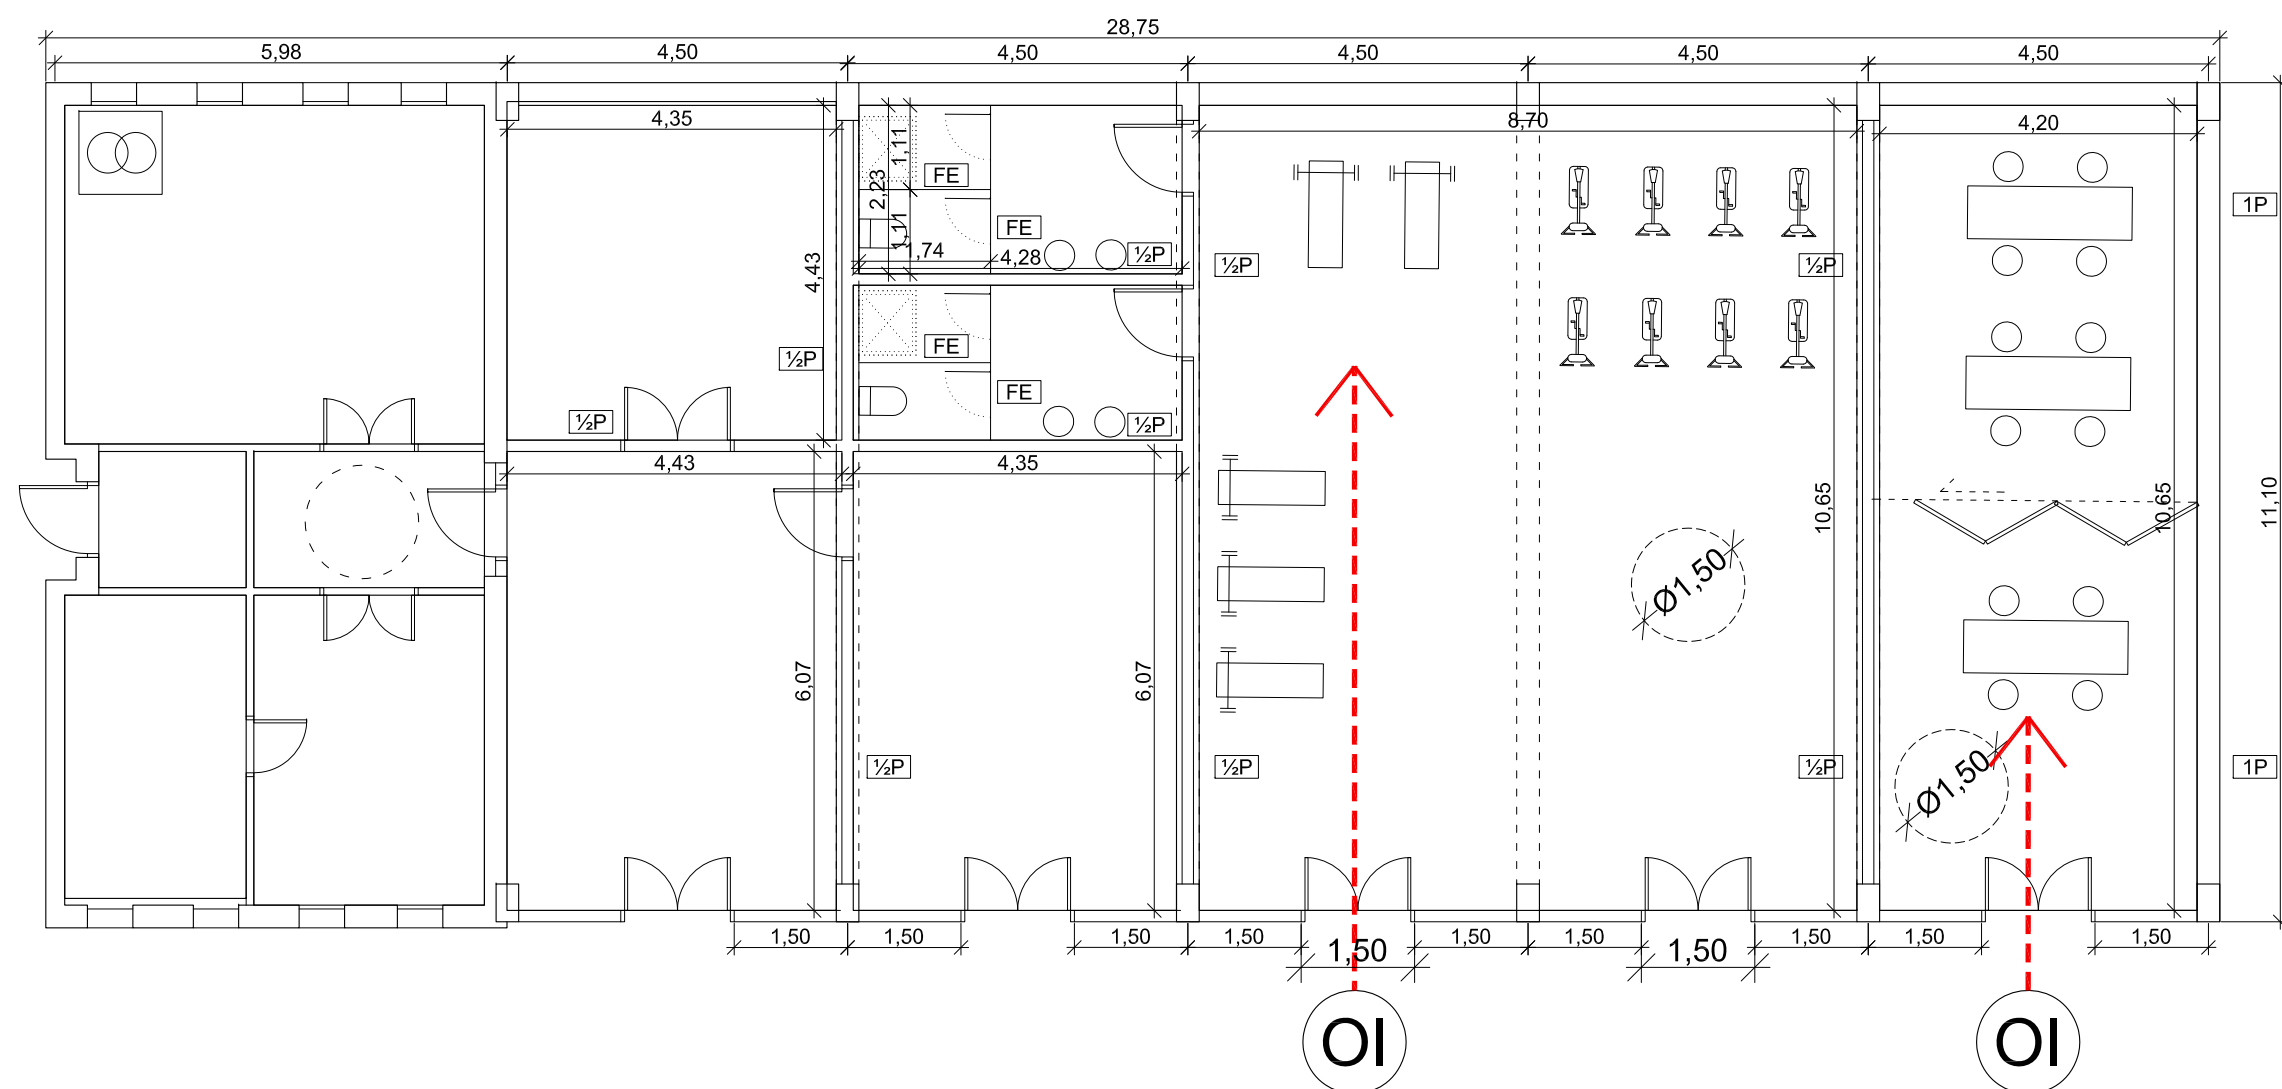


EDIFICIO AUXILIAR

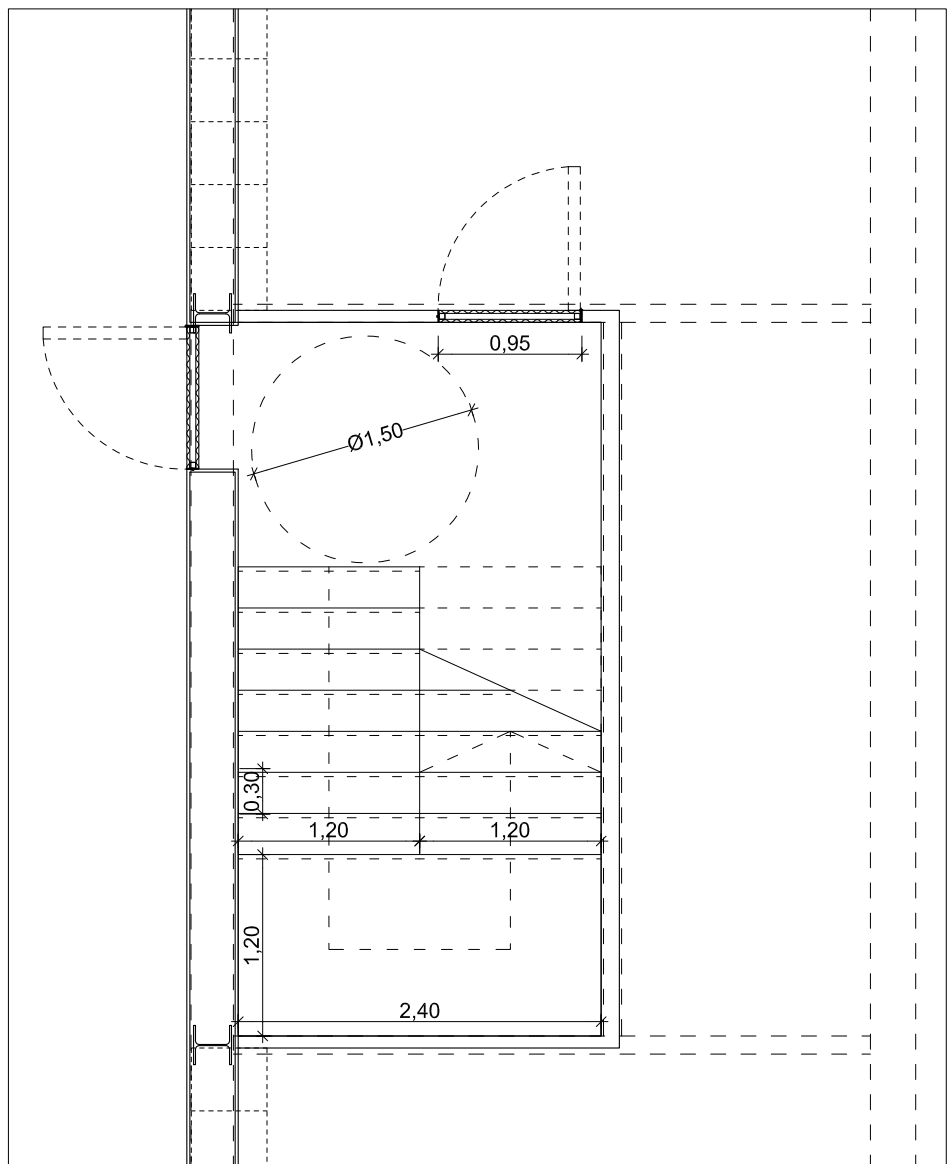

DETALLE\_VESTÍBULO/ ASCENSOR-ESCALERA ADAPTADA 1/50  
EDIFICIO NUEVO

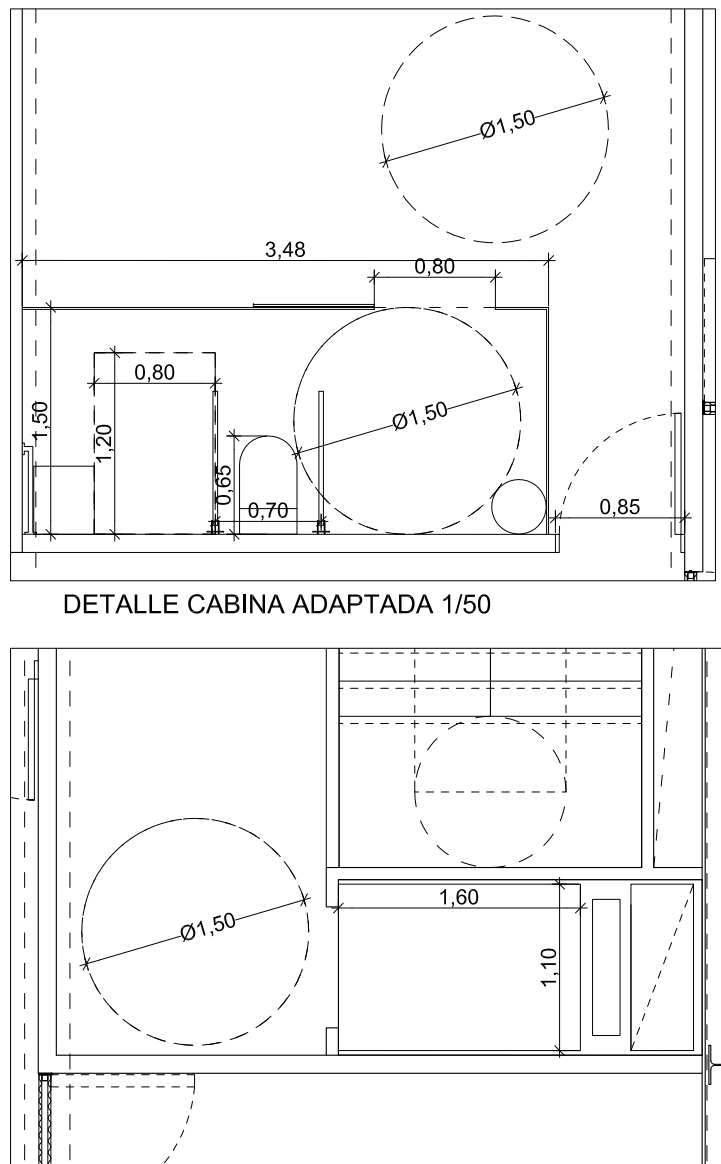

DETALLE CABINA ADAPTADA 1/50

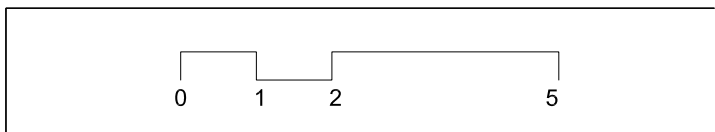

|            |                              |            |
|------------|------------------------------|------------|
| Nº EMISIÓN | EMITIDO PARA:                | FECHA      |
|            | PETICIÓN DE LICENCIA DE OBRA | JULIO 2017 |

|             |                                |
|-------------|--------------------------------|
| OI          | ORIGEN ITINERARIO              |
| ---         | ITINERARIO EXTERIOR            |
| ---         | ITINERARIO INTERIOR            |
| ---         | ESPACIOS O MOBILIARIO ADAPTADO |
| RAMPA 6.0 % | PENDIENTE                      |

|              |                                                                    |
|--------------|--------------------------------------------------------------------|
| ARQUITECTURA | D. JOSÉ MARÍA SÁNCHEZ GARCÍA<br>C/ PRINCESA, 27 15º-3 28008 MADRID |
|--------------|--------------------------------------------------------------------|


|           |                                                                                                                                 |
|-----------|---------------------------------------------------------------------------------------------------------------------------------|
| PROPIEDAD | DIPUTACIÓN PROVINCIAL DE BADAJOZ<br>ÁREA DE FOMENTO<br>URBANISMO, VIVIENDA Y ARQUITECTURA<br>C/ FELIPE CHECA 23, 06071, BADAJOZ |
|-----------|---------------------------------------------------------------------------------------------------------------------------------|

PROYECTO DE EJECUCIÓN, ESTUDIO DE SEGURIDAD Y SALUD PARA AMPLIACIÓN Y MEJORA DEL PARQUE DE BOMBEROS DE DON BENITO - VILLANUEVA

AVENIDA VEGAS ALTAS Nº 115  
DON BENITO (BADAJOZ)





BARRERAS ARQUITECTONICAS  
ACCESIBILIDAD

|                 |             |          |            |
|-----------------|-------------|----------|------------|
| ESCALA          | Nº PROYECTO | Nº PLANO | Nº EMISIÓN |
| 1/100<br>DIN A1 | 205         | BA-01    | 2          |

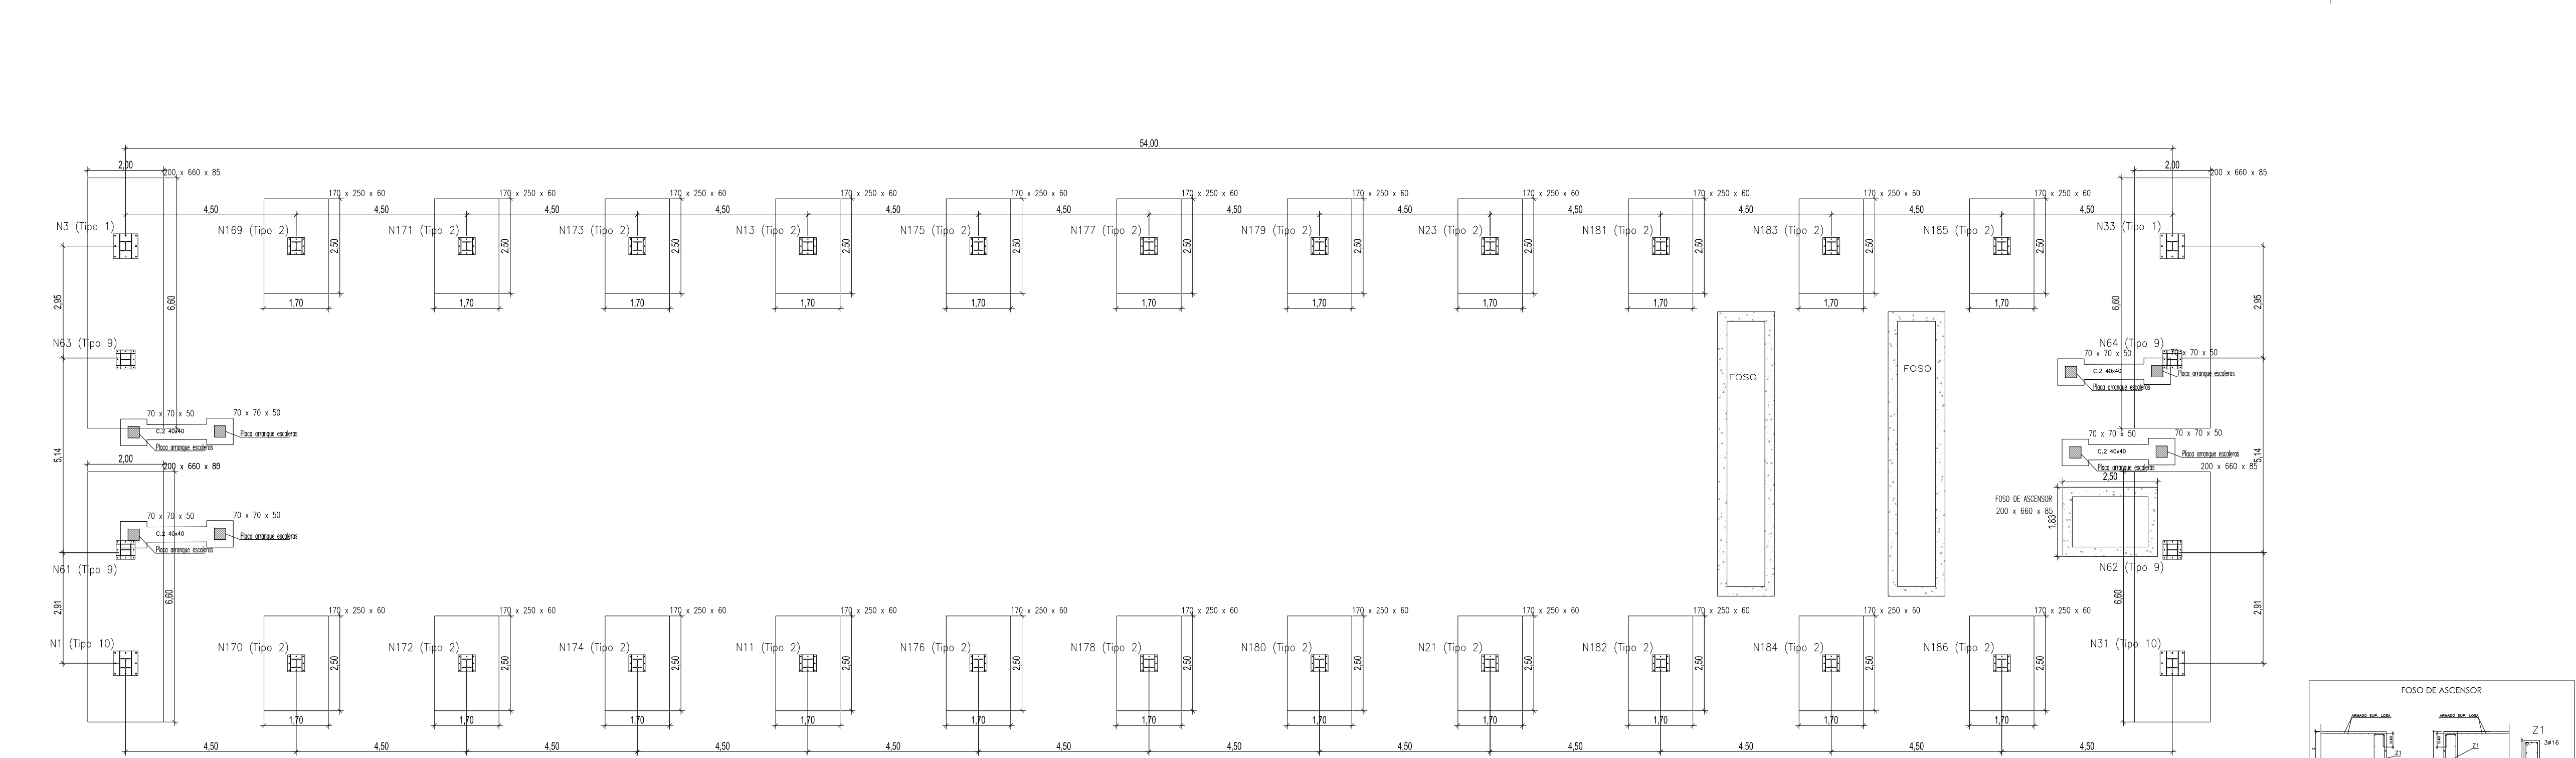


NOTA:  
PARA REPLANTEO DE PLANTAS, HUECOS, PILARES  
Y BORDES DE FORJADO, SOLO SON VALIDAS  
LAS COTAS INDICADAS EN LA PLANTA DE REPLANTEO

(N3 - N63), (N33 - N64), (N1 - N61) y (N31 - N62)

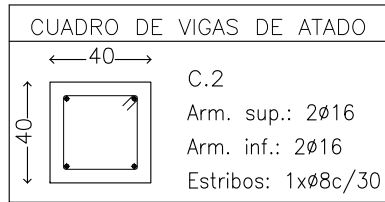
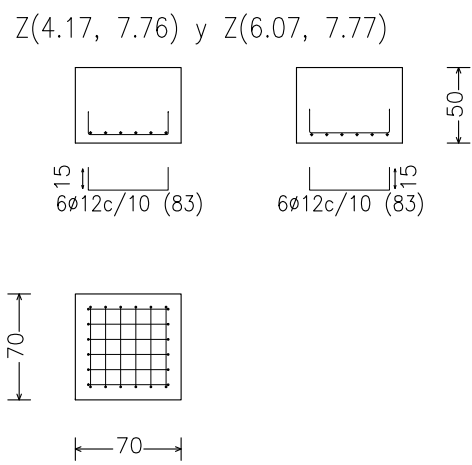
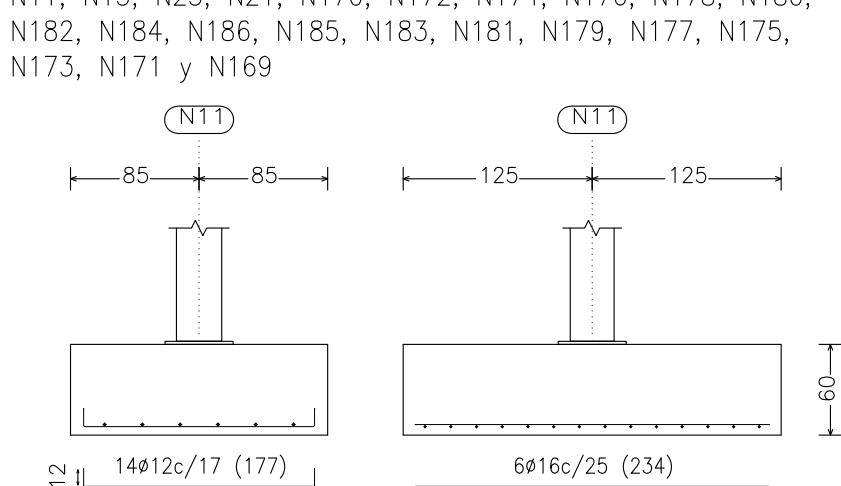
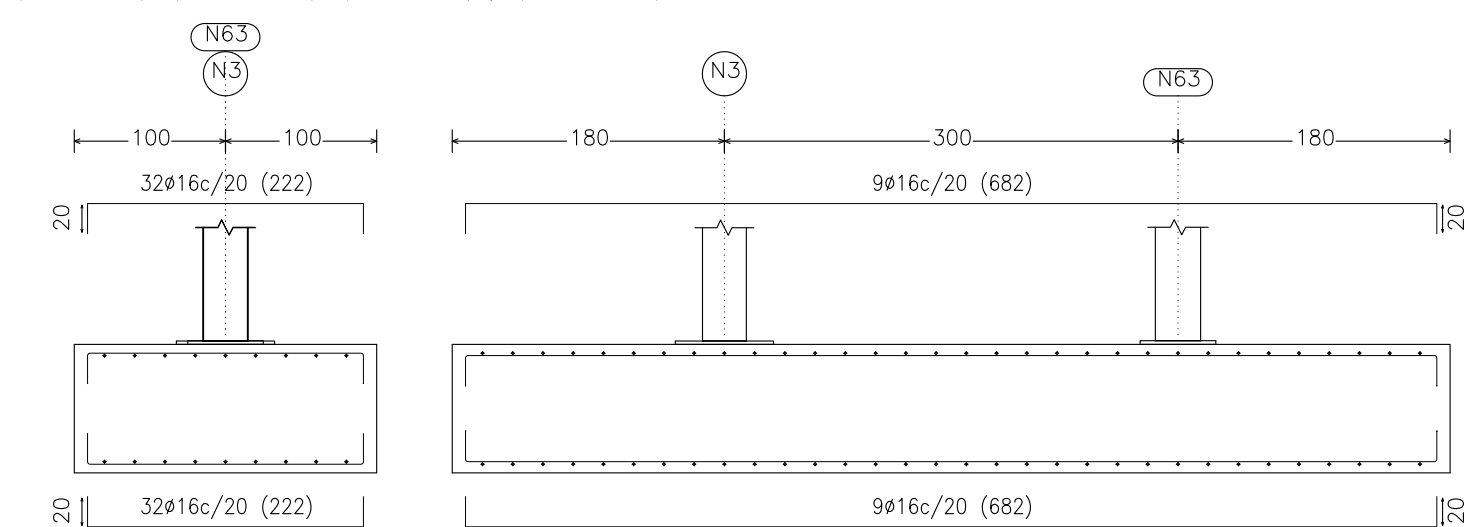


DATOS GEOTÉCNICOS:  
COTA DE CIMENTACIÓN -1.60m  
LLEGAR A COTA CON HORMIGÓN EN MASA  
TENSIÓN ADMISIBLE 0,12 MPa

| Cuadro de arranques                                                                                                             |                             |                                |  |
|---------------------------------------------------------------------------------------------------------------------------------|-----------------------------|--------------------------------|--|
| Referencias                                                                                                                     | Pernos de Placas de Anclaje | Dimensión de Placas de Anclaje |  |
| N11, N13, N23, N21, N170, N172, N174, N176, N178, N180, N182, N184, N186, N185, N183, N181, N179, N177, N175, N173, N171 y N169 | 8 Pernos ø 20               | Placa base (450x450x20)        |  |
| N3, N33, N1 y N31                                                                                                               | 8 Pernos ø 32               | Placa base (850x850x22)        |  |
| N63, N64, N61 y N62                                                                                                             | 8 Pernos ø 20               | Placa base (500x500x25)        |  |

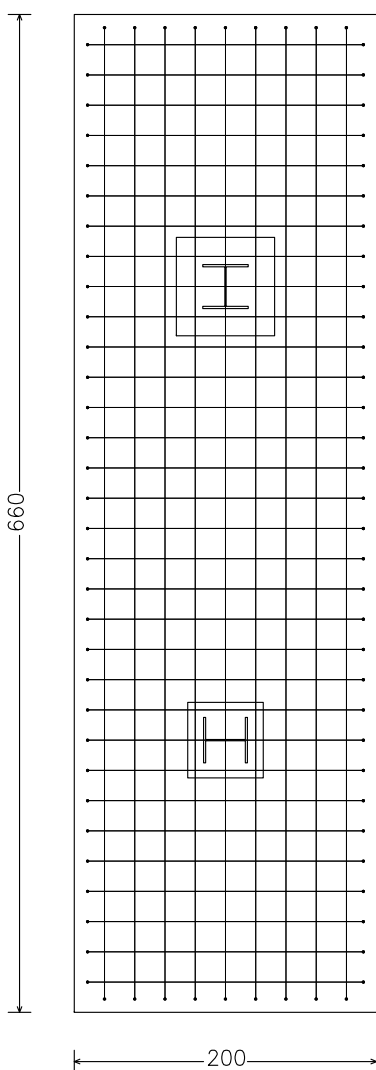


| CUADRO DE ELEMENTOS DE CIMENTACIÓN                                                                                              |                  |            |               |               |               |               |
|---------------------------------------------------------------------------------------------------------------------------------|------------------|------------|---------------|---------------|---------------|---------------|
| Referencias                                                                                                                     | Dimensiones (cm) | Canto (cm) | Armado inf. X | Armado inf. Y | Armado sup. X | Armado sup. Y |
| (N33 - N64), (N31 - N63), (N1 - N61) y (N3 - N63)                                                                               | 200x660          | 85         | 32ø16c/20     | 9ø16c/20      | 32ø16c/20     | 9ø16c/20      |
| Z(4.17, 7.76) y Z(6.07, 7.77)                                                                                                   | 70x70            | 50         | 6ø12c/10      | 6ø12c/10      |               |               |
| N11, N13, N21, N23, N169, N170, N171, N172, N173, N174, N175, N176, N177, N178, N179, N180, N181, N182, N183, N184, N185 y N186 | 170x250          | 60         | 14ø12c/17     | 6ø16c/25      |               |               |

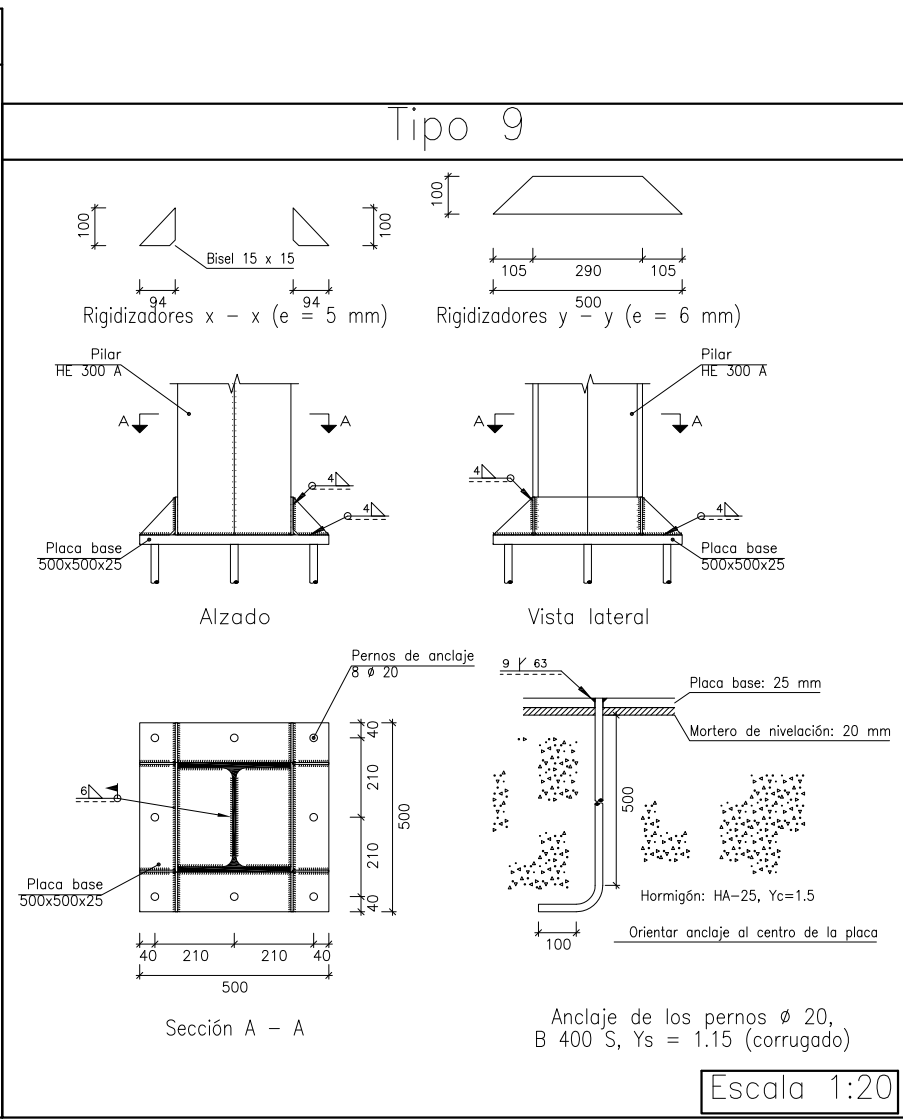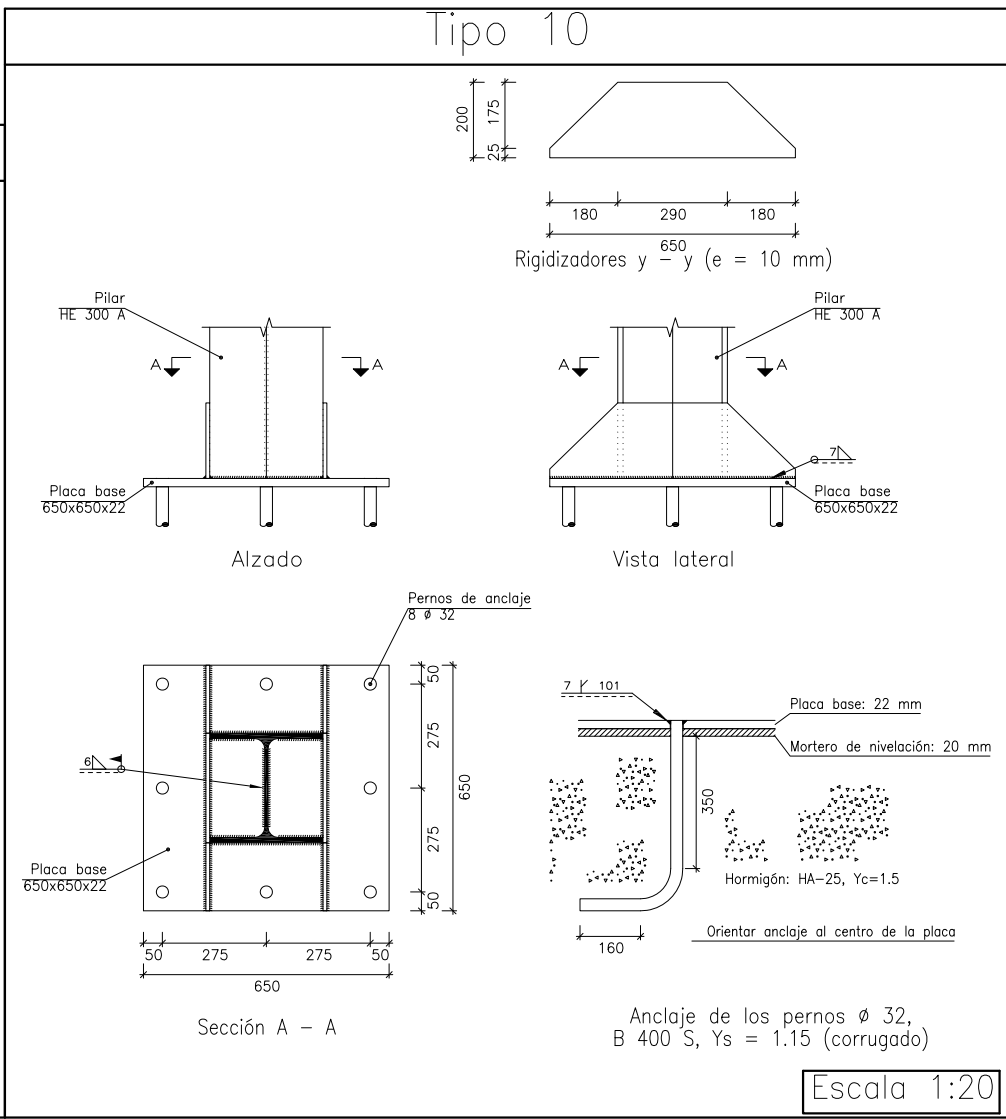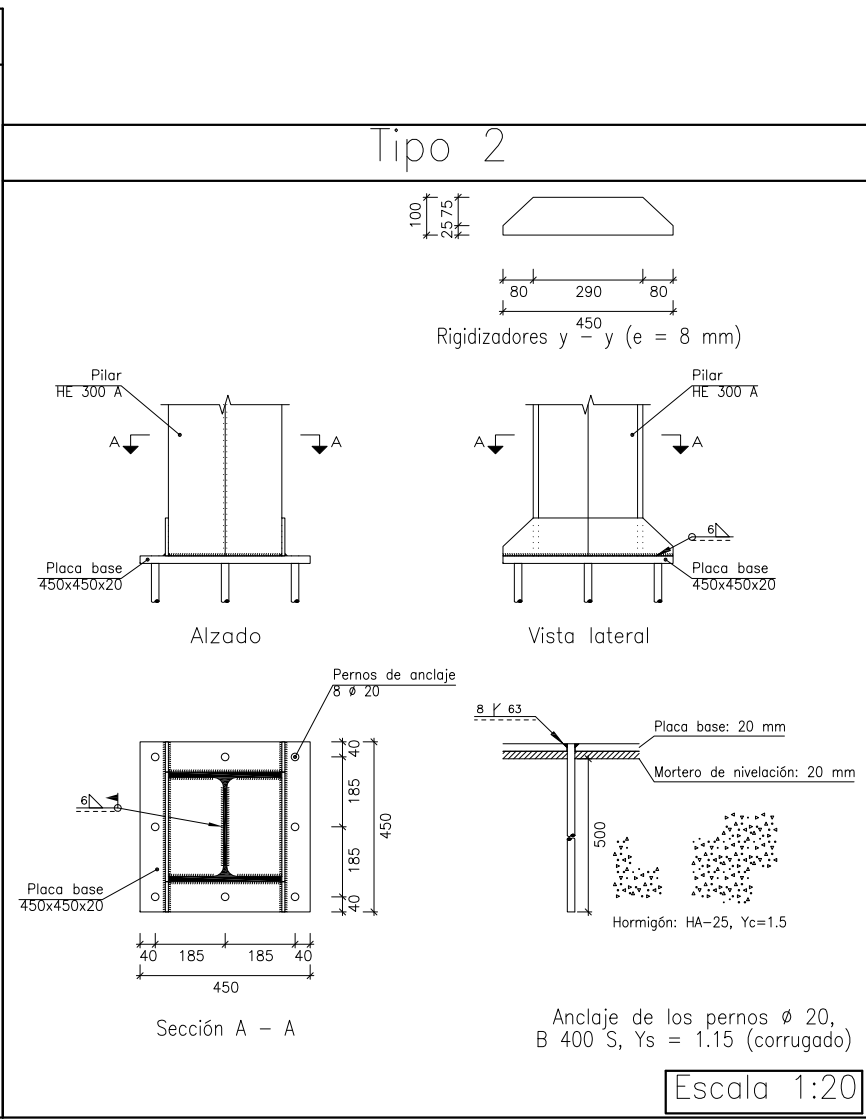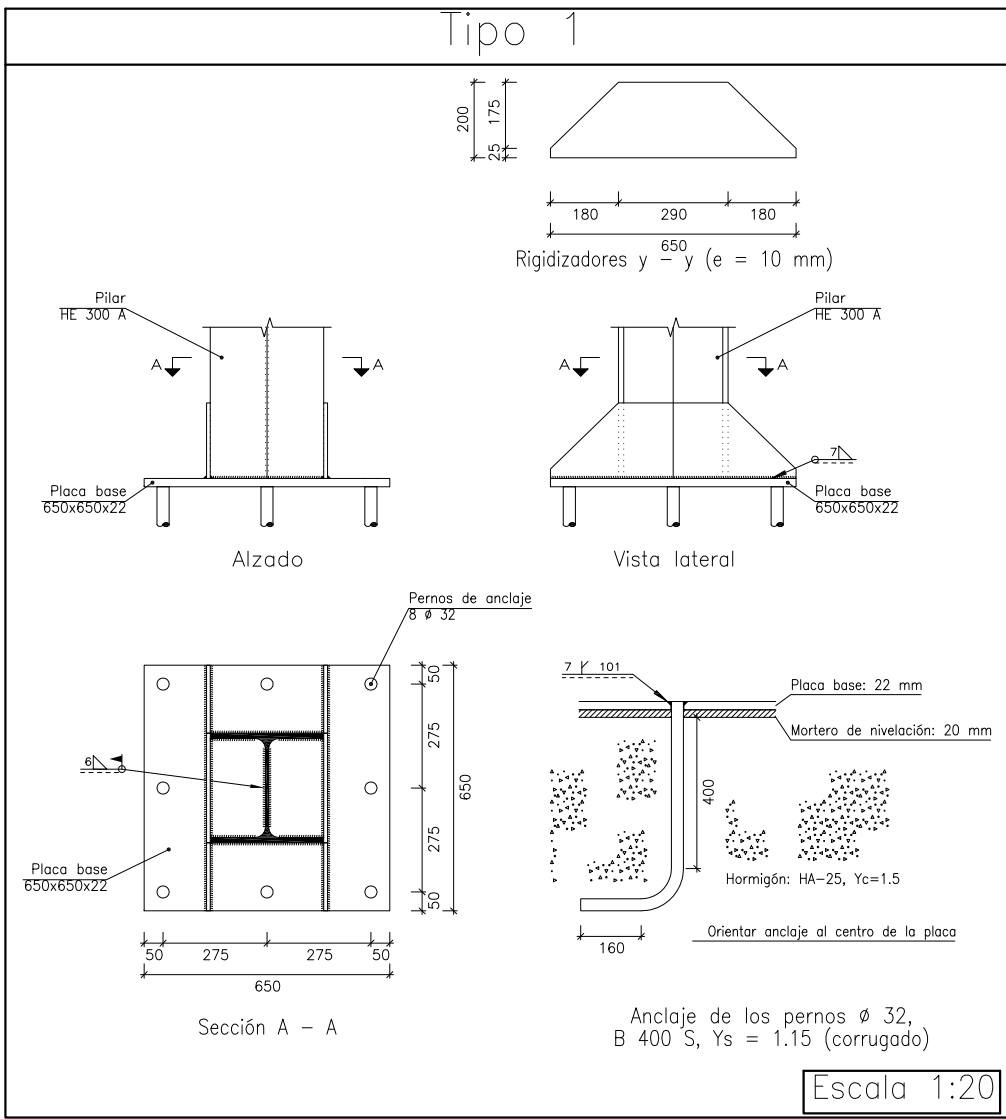

| Nº EMISIÓN | EMITIDO PARA:                | FECHA      |
|------------|------------------------------|------------|
|            | PETICIÓN DE LICENCIA DE OBRA | JULIO 2017 |

| CUADRO DE CARACTERÍSTICAS DE LOS MATERIALES EHE                                                     |                         |                   |                               |                   |               |  |  |  |  |  |
|-----------------------------------------------------------------------------------------------------|-------------------------|-------------------|-------------------------------|-------------------|---------------|--|--|--|--|--|
| ELEMENTO                                                                                            | LOCALIZACIÓN            | ESP. DEL ELEMENTO | NIVEL DE CONTROL              | COEF. FORTIFICADO |               |  |  |  |  |  |
|                                                                                                     |                         |                   |                               | $\gamma_{d1}$     | $\gamma_{d2}$ |  |  |  |  |  |
| HORMIGÓN                                                                                            | ORIENTACIÓN             | HA=25/90/70       | ESTADÍSTICO                   | 1.5               |               |  |  |  |  |  |
|                                                                                                     | FORJADO CHAPA           | HA=25/90/70       | ESTADÍSTICO                   | 1.5               |               |  |  |  |  |  |
| ACERO DE ARMADURA                                                                                   | LIMPIEZA Y NIVELACIÓN   | HL=150/8/30       | REDUCIDO                      | ---               |               |  |  |  |  |  |
|                                                                                                     | FORJADO CHAPA           | HL=150/8/30       | REDUCIDO                      | ---               | 1.15          |  |  |  |  |  |
| MUEBLES                                                                                             | B=500-S                 | NORMAL            |                               |                   | 1.15          |  |  |  |  |  |
|                                                                                                     | B=500-S                 | NORMAL            |                               |                   | 1.15          |  |  |  |  |  |
| EJECUCIÓN (ACCIONES)                                                                                |                         |                   |                               |                   |               |  |  |  |  |  |
| NORMAL                                                                                              | Y/G = 1.35              | Y/G = 1.50        | ADAPTADO A LA INSTRUCCIÓN EHE |                   |               |  |  |  |  |  |
|                                                                                                     |                         |                   |                               |                   |               |  |  |  |  |  |
| EXPOSICIÓN/AMBIENTE                                                                                 |                         |                   |                               |                   |               |  |  |  |  |  |
| TERRENO                                                                                             | TERRENO PRECIPITADO     | I                 | IIa                           | IIb               | IIc           |  |  |  |  |  |
|                                                                                                     |                         |                   |                               |                   |               |  |  |  |  |  |
| REQUISITOS NOMINALES (mm.)                                                                          |                         |                   |                               |                   |               |  |  |  |  |  |
| 80                                                                                                  | Ver Exposición/Ambiente | 30                | 30                            | 35                | 45            |  |  |  |  |  |
|                                                                                                     |                         |                   |                               |                   |               |  |  |  |  |  |
| NOTA:                                                                                               |                         |                   |                               |                   |               |  |  |  |  |  |
| EL ACERO UTILIZADO DEBEA ESTAR GARANTIZADO CON UN CERTIFICADO RECONOCIDO (SELLO CERTI, CE+DIE, ...) |                         |                   |                               |                   |               |  |  |  |  |  |

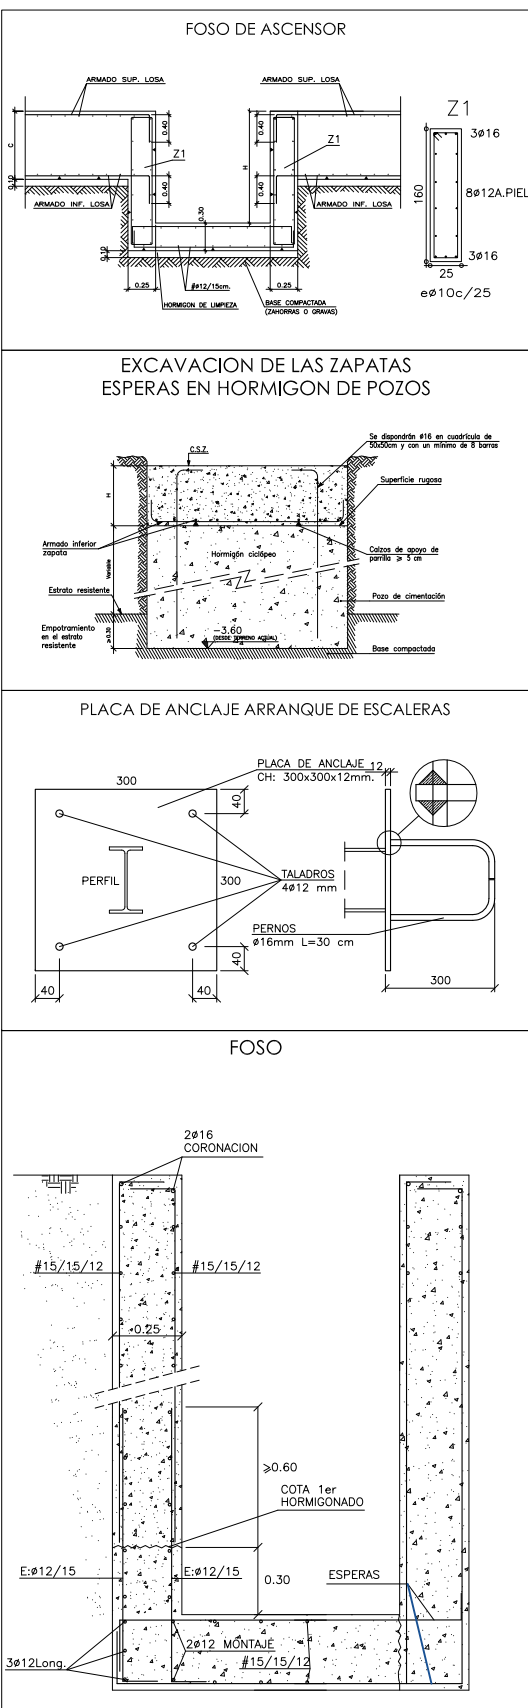


|                                                                                                                                  |                    |                        |
|----------------------------------------------------------------------------------------------------------------------------------|--------------------|------------------------|
| ARQUITECTURA                                                                                                                     |                    |                        |
| D. JOSÉ MARÍA SÁNCHEZ GARCÍA<br>C/ PRINCESA, 27 1º-3 28008 MADRID                                                                |                    |                        |
| PROPIEDAD                                                                                                                        |                    |                        |
| DIPUTACIÓN PROVINCIAL DE BADAJOZ<br>ÁREA DE FOMENTO<br>URBANISMO, VIVIENDA Y ARQUITECTURA<br>C/ FELIPE GARCÍA 23, 06071, BADAJOZ |                    |                        |
| PROYECTO DE EJECUCIÓN, ESTUDIO DE SEGURIDAD Y SALUD PARA AMPLIACIÓN Y MEJORA DEL PARQUE DE BOMBEROS DE DON BENITO - VILLANUEVA   |                    |                        |
| AVENIDA VEGAS ALTAS Nº 115<br>DON BENITO (BADAJOZ)                                                                               |                    |                        |
| ESTRUCTURA<br>CIMENTACION<br>PLACAS DE ANCLAJES                                                                                  |                    |                        |
| ESCALA:<br>1/100<br>DIN A1                                                                                                       | Nº PROYECTO<br>205 | Nº PLANO<br>ES-01<br>2 |

PINTURAS

EN LA ESTRUCTURA SE APLICARÁN  
PINTURAS DE COLORES MUY CLAROS

EJECUCIÓN DETALLES A, A.1 Y B

DURANTE LA FASE DE EJECUCIÓN HASTA LA COLOCACIÓN DEL ATADO DE  
LAS ALAS, SE DEBERÁN PREVER ARRIOSTRAMIENTOS PROVISIONALES  
EN LA CABEZA DE LOS PERFILES.

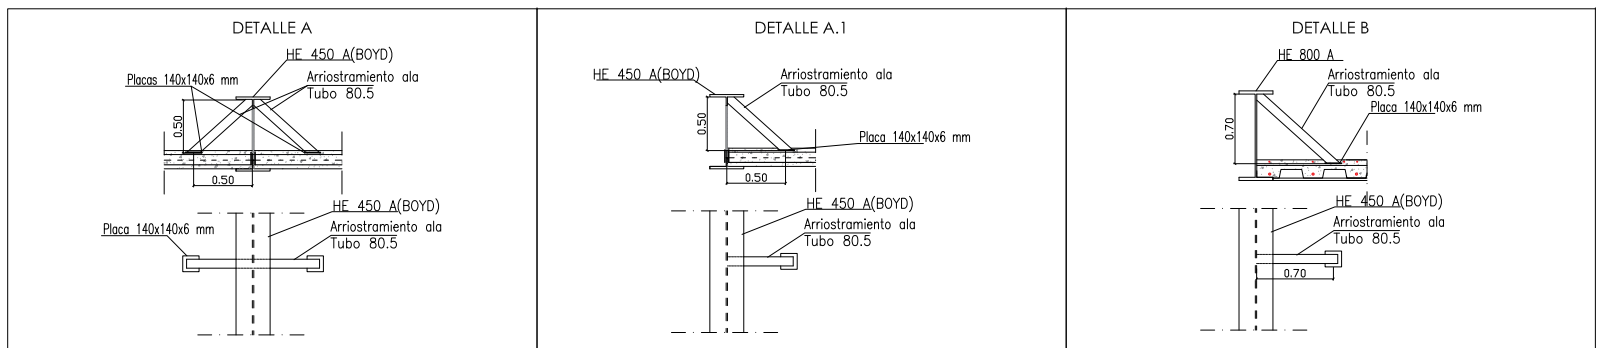


FUEGO

PLANTA PRIMERA RF-60  
PLANTA CUBIERTA RF-120

NOTA:  
PARA REPLANTEO DE PLANTAS, HUECOS, PILARES  
Y BORDES DE FORJADO, SOLO SON VALIDAS  
LAS COTAS INDICADAS EN LA PLANTA DE REPLANTEO

PLANTA PRIMERA

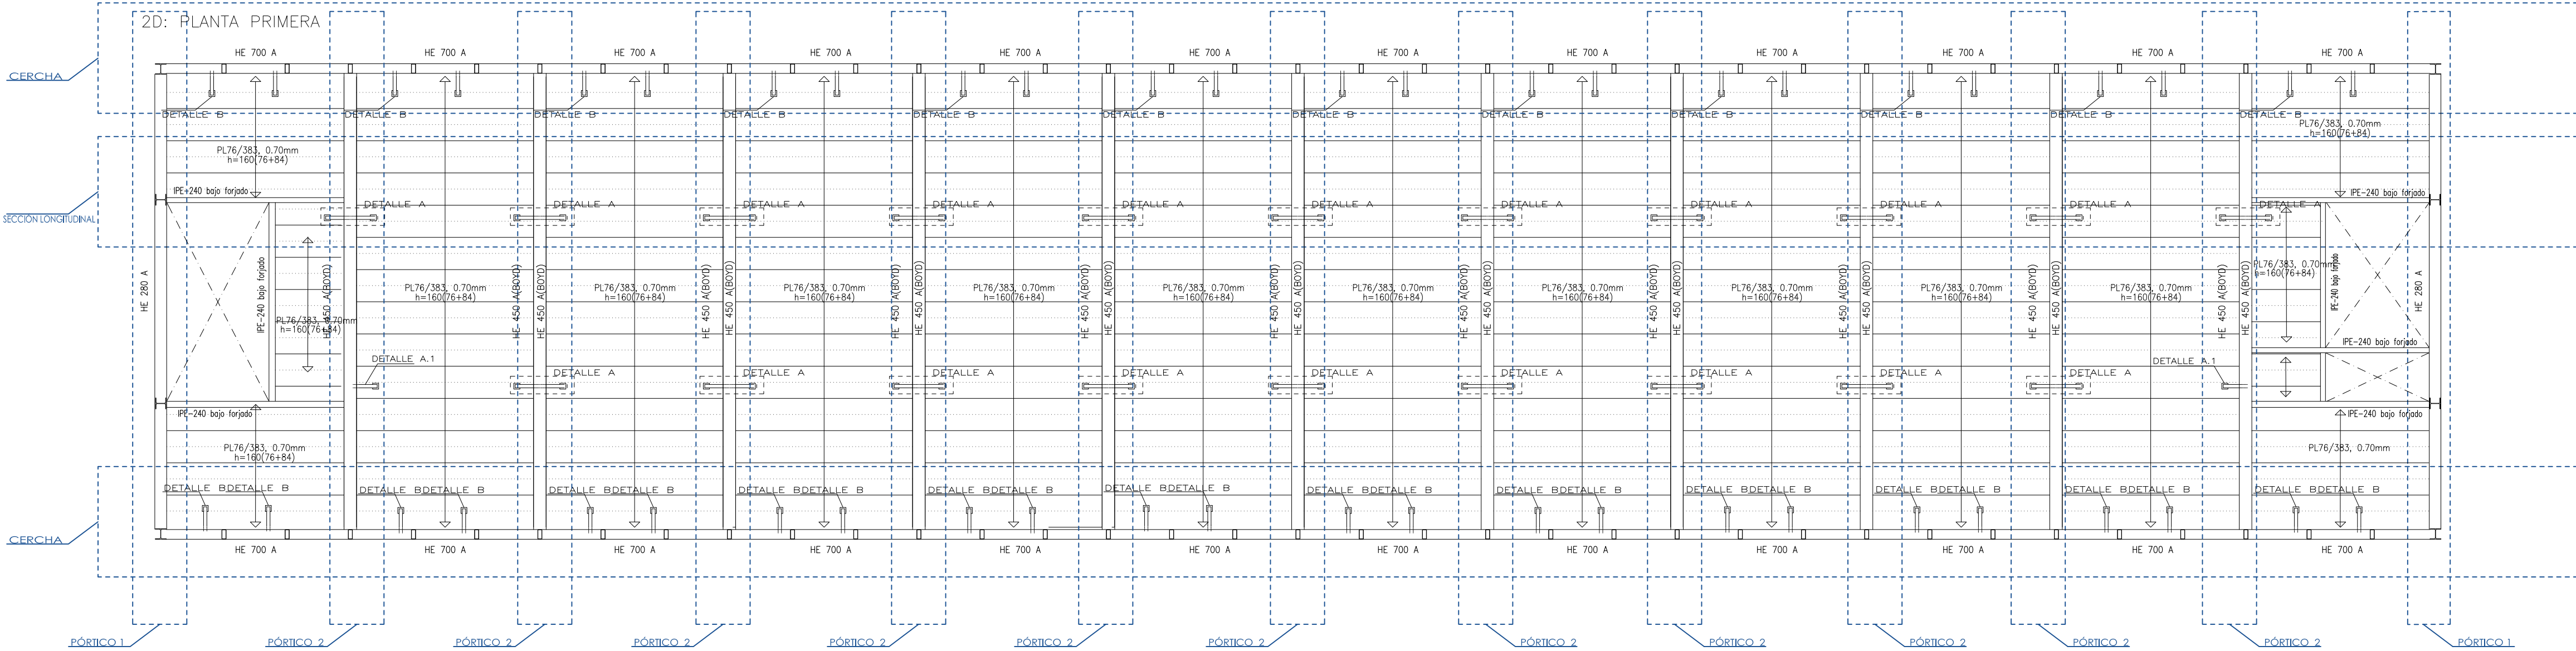

PLANTA CUBIERTA

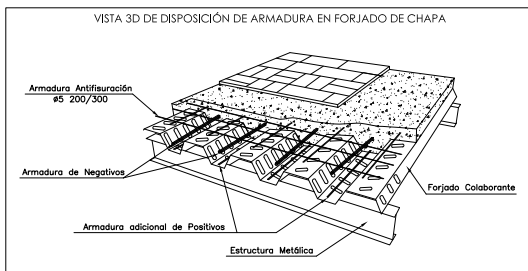
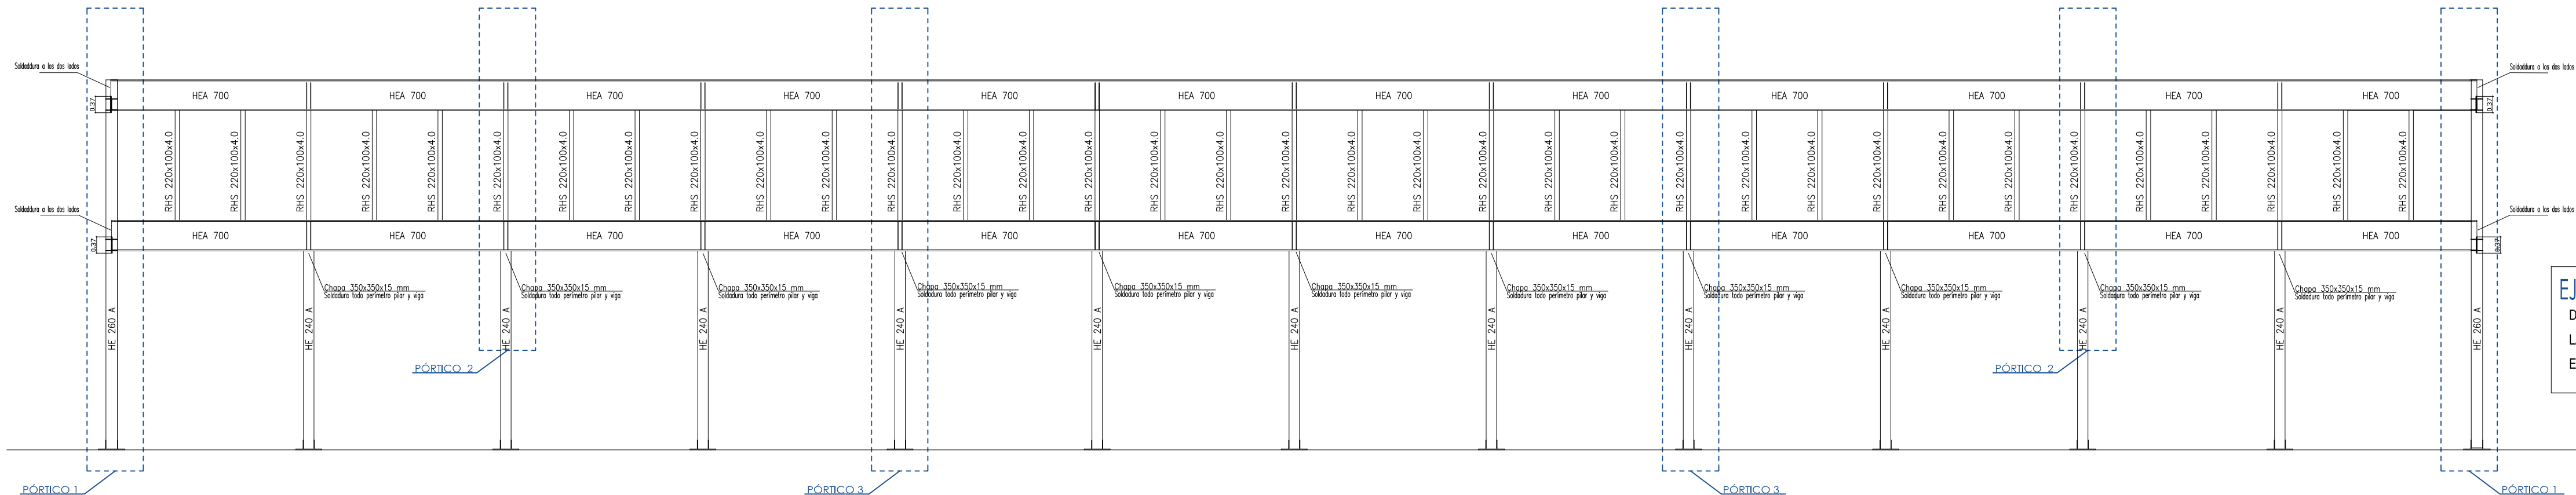
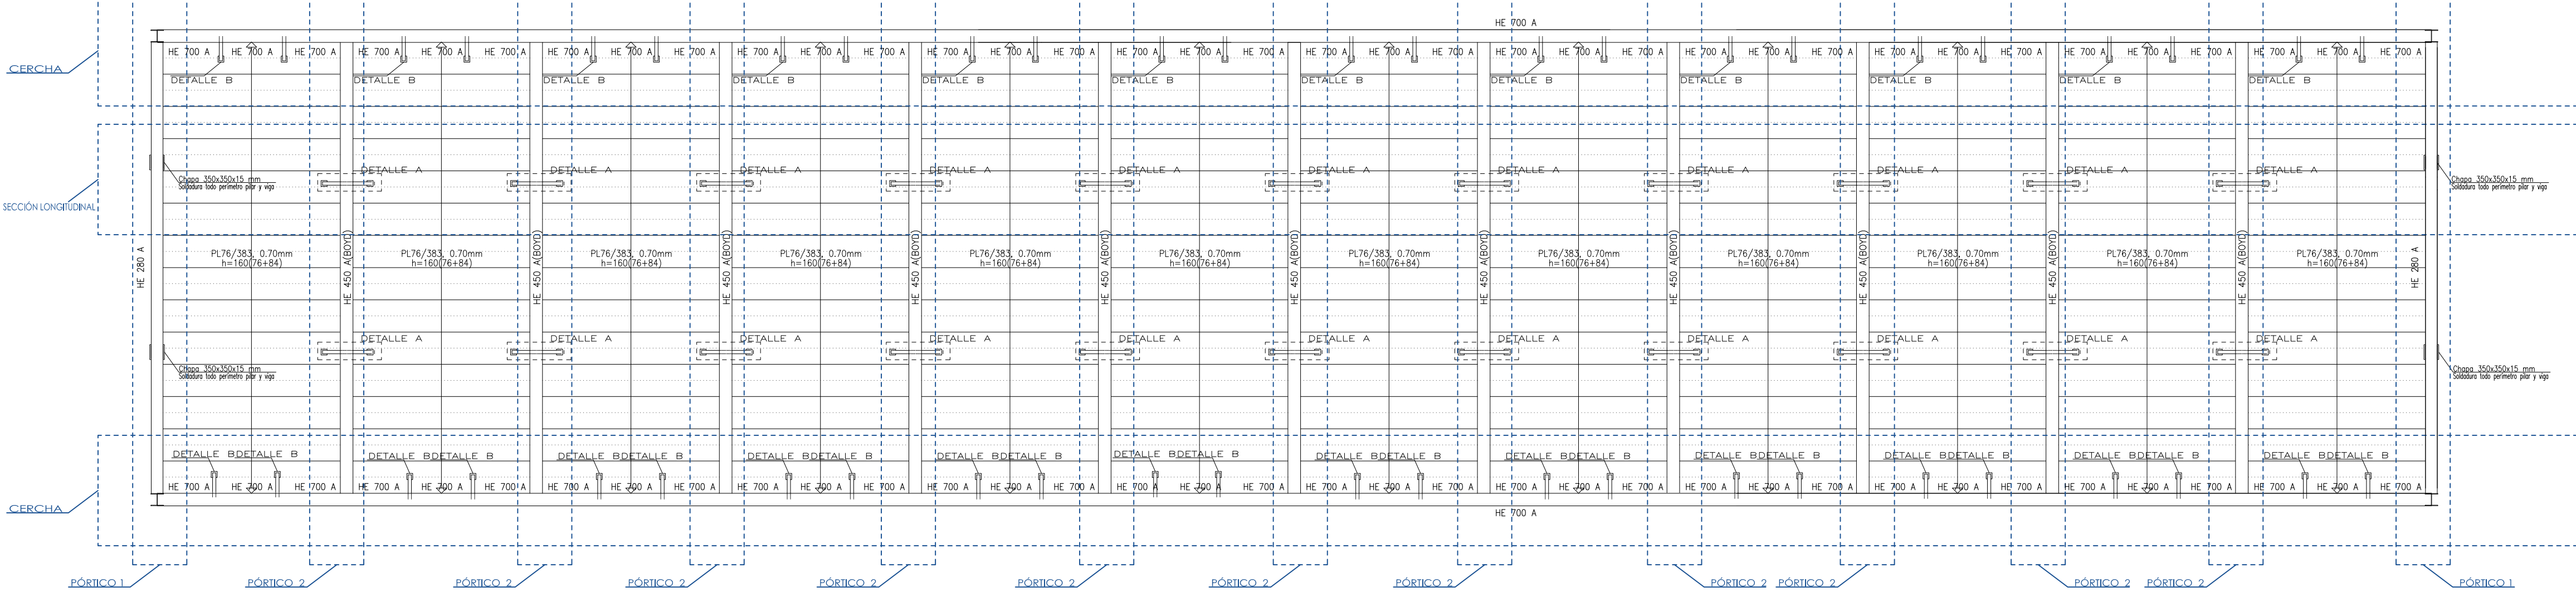


Tabla de características de losas mixtas

PL76/383  
ACERALLA  
Canto: 76 mm  
Intereja: 382.5 mm  
Ancho panel: 765 mm  
Ancho superior: 184 mm  
Ancho inferior: 169 mm  
Tipo de solape lateral: inferior  
Límite elástico: 240 MPa  
Perfil: 1.00mm  
Peso superficial: 0.11 kN/m<sup>2</sup>  
Momento de inercia: 98.89 cm<sup>4</sup>/m  
Módulo resistente: 22.46 cm<sup>3</sup>/m

Todos los forjados  
PL76/383, 1.00mm, 16.0 cm

Sopandas  
Todos los forjados  
Distancia máxima entre sopandas: 2.25 m

Nota: Las chapas deben fijarse al perfil de apoyo mediante tornillos o fijaciones que eviten su movimiento en fase de ejecución. Consulte los detalles de entrega y solape de la chapa sobre los apoyos, así como las piezas especiales de borde.

RESISTENCIA AL FUEGO:  
La chapa es a modo de encofrado perdido sin resistencia estructural. El fabricante garantiza la resistencia al fuego RF-120. Cualquier modificación del tipo de forjado deberá garantizar la misma RF.

EJECUCIÓN DETALLES A, A.1 Y B  
DURANTE LA FASE DE EJECUCIÓN HASTA LA COLOCACIÓN DEL ATADO DE  
LAS ALAS, SE DEBERÁN PREVER ARRIOSTRAMIENTOS PROVISIONALES  
EN LA CABEZA DE LOS PERFILES.



| Nº EMISIÓN | EMITIDO PARA:                | FECHA      |
|------------|------------------------------|------------|
|            | PETICIÓN DE LICENCIA DE OBRA | JULIO 2017 |

| CUADRO DE CARACTERÍSTICAS DE LOS MATERIALES EHE |                       |                   |                 |                   |      |
|-------------------------------------------------|-----------------------|-------------------|-----------------|-------------------|------|
| ELEMENTO                                        | LOCALIZACIÓN          | ESP. DEL ELEMENTO | NIVEL DE CONTR. | COEF. PONDERACIÓN |      |
| HORMIGÓN                                        | ORIENTACIÓN           | HA=25/9/30/30     | ESTADÍSTICO     | 1.5               |      |
|                                                 | FORJADO CHAPA         | HA=25/9/30/30     | ESTADÍSTICO     | 1.5               |      |
| ACERO DE ARMADURA                               | LIMPIEZA Y NIVELACIÓN | HL=150/8/30       | REDUCIDO        | ---               |      |
|                                                 | FORJADO CHAPA         | B=500-S           | NORMAL          | ---               | 1.15 |
| ACERO DE ARMADURA                               | MUROS                 | B=500-S           | NORMAL          | ---               | 1.15 |
|                                                 |                       |                   |                 |                   |      |

| EJECUCIÓN (ACCIONES)     | NORMAL  | P.Q. = 1.35             | ADAPTADO A LA INSTRUCCIÓN EHE |
|--------------------------|---------|-------------------------|-------------------------------|
| EXPOSICIÓN/AMBIENTE      | TERRENO | TERRENO PROTEGIDO       |                               |
| REQUISITOS NORMALES (mm) | 80      | Ver Exposición/Ambiente | 30 30 35 45                   |

NOTA:  
EL ACERO UTILIZADO DEBERÁ ESTAR GARANTIZADO CON UN CERTIFICADO RECONOCIDO (SELLO CERTIF. CE-CHE, ...)

| CUADRO DE CARACTERÍSTICAS TÉCNICAS PARA ESTRUCTURA DE ACERO |                                      |         |         |
|-------------------------------------------------------------|--------------------------------------|---------|---------|
| ACEROS LAMINADOS (DB-SE-A)                                  | DESIGNACIÓN                          | S=275.0 | S=275.0 |
|                                                             | LÍMITE ELÁSTICO (N/mm <sup>2</sup> ) | 275     | 280     |
|                                                             | COEFICIENTE DE MINORACIÓN            | 1.05    | 1.05    |
|                                                             |                                      |         |         |

| DESIGNACIÓN              | LÍM. ELÁSTICO N/mm <sup>2</sup> | COEFICIENTE MINORACIÓN |
|--------------------------|---------------------------------|------------------------|
| PERNOS DE ANCLAJE B=400S | 400                             | 1.15                   |

| CUADRO DE CARGAS EN CUBIERTA LIGERA (DB-SE-AE) |                        |                 |                        |                       |             |
|------------------------------------------------|------------------------|-----------------|------------------------|-----------------------|-------------|
| PLANTA                                         | FORJADO PROPIO         | FACHADA PUERTAS | CARGA PERMANENTE       | SOBRECARGA DE USO     | TEMPERATURA |
| CUBIERTA                                       | 3.00 kN/m <sup>2</sup> | 0.0/0.6 kN/m    | 1.20 kN/m <sup>2</sup> | 1.0 kN/m <sup>2</sup> | +38 °C      |
| PLANTA                                         | 3.00 kN/m <sup>2</sup> | 1.2/0.9         | 1.20 kN/m <sup>2</sup> | 3.0 kN/m <sup>2</sup> | -25 °C      |

| CARGA DE NEVE   |  | Sk = 0.40 kN/m <sup>2</sup><br>μ = 1 (DONDE APLICA) |
|-----------------|--|-----------------------------------------------------|
| CARGA DE VIENTO |  | qk = 0.45 kN/m <sup>2</sup><br>Cp = ANEJO D         |

|              |                                                                    |
|--------------|--------------------------------------------------------------------|
| ARQUITECTURA | D. JOSÉ MARÍA SÁNCHEZ GARCÍA<br>C/ PRINCESA, 27 1º-3º 28008 MADRID |
|--------------|--------------------------------------------------------------------|





|           |                                                                                                                                 |
|-----------|---------------------------------------------------------------------------------------------------------------------------------|
| PROPIEDAD | DIPUTACIÓN PROVINCIAL DE BADAJOZ<br>ÁREA DE FOMENTO<br>URBANISMO, VIVIENDA Y ARQUITECTURA<br>C/ FELIPE CHECA 23, 06071, BADAJOZ |
|-----------|---------------------------------------------------------------------------------------------------------------------------------|

|                                                                                                                                |
|--------------------------------------------------------------------------------------------------------------------------------|
| PROYECTO DE EJECUCIÓN, ESTUDIO DE SEGURIDAD Y SALUD PARA AMPLIACIÓN Y MEJORA DEL PARQUE DE BOMBEROS DE DON BENITO - VILLANUEVA |
|--------------------------------------------------------------------------------------------------------------------------------|

|                                                    |
|----------------------------------------------------|
| AVENIDA VEGAS ALTAS Nº 115<br>DON BENITO (BADAJOZ) |
|----------------------------------------------------|

|                                           |
|-------------------------------------------|
| ESTRUCTURA FORJADOS PLANTA BAJA Y PRIMERA |
|-------------------------------------------|

| ESCALA          | Nº PROYECTO/ Nº PLANO | Nº EMISIÓN |
|-----------------|-----------------------|------------|
| 1/100<br>DIN A1 | 205                   | ES-02 2    |

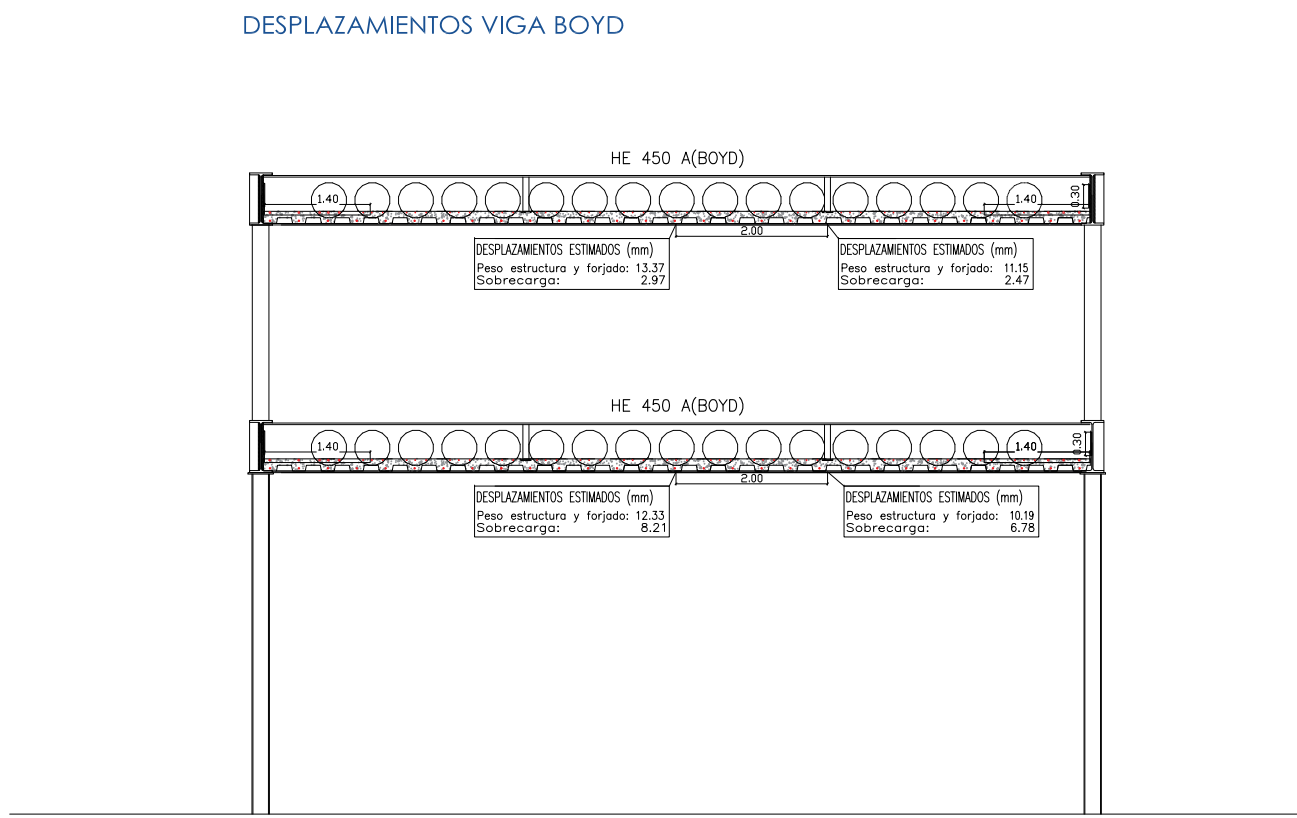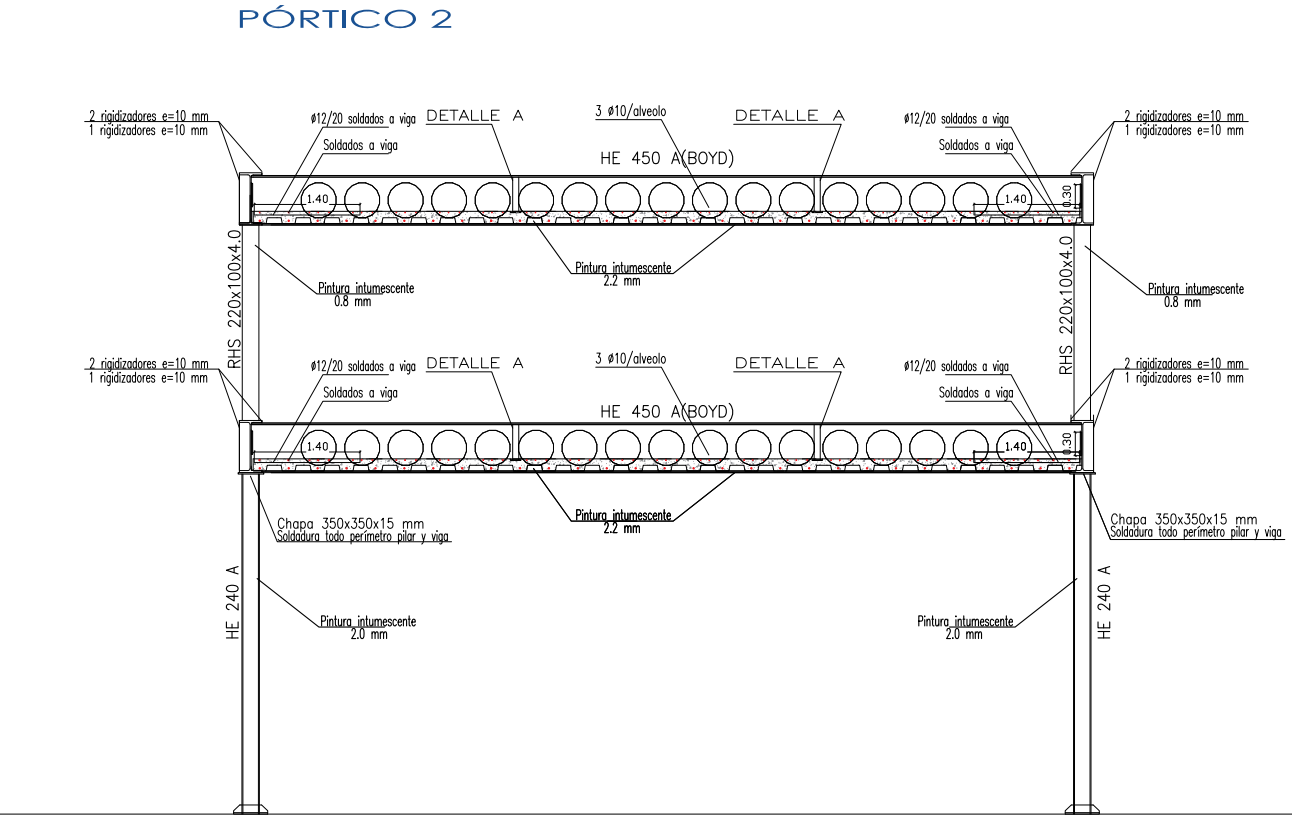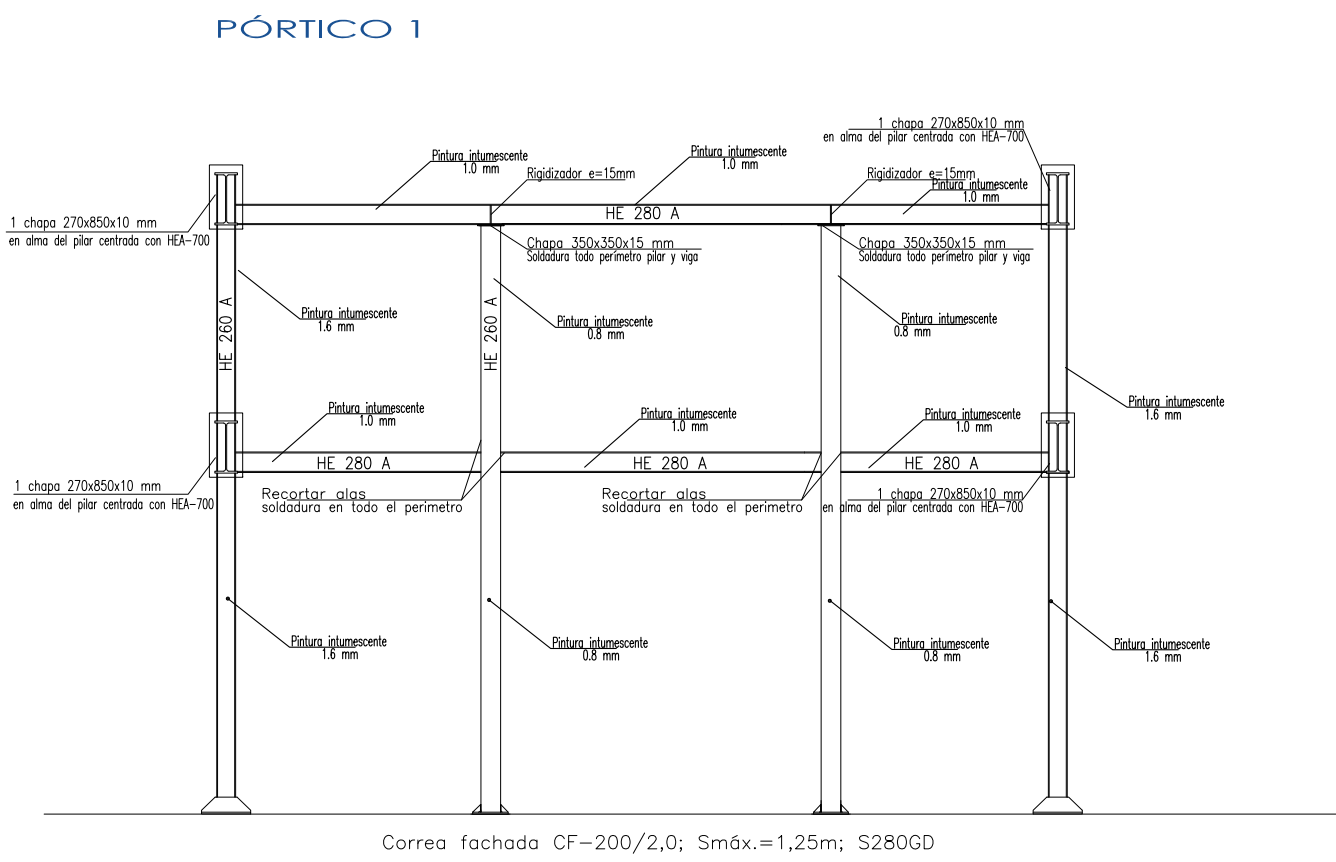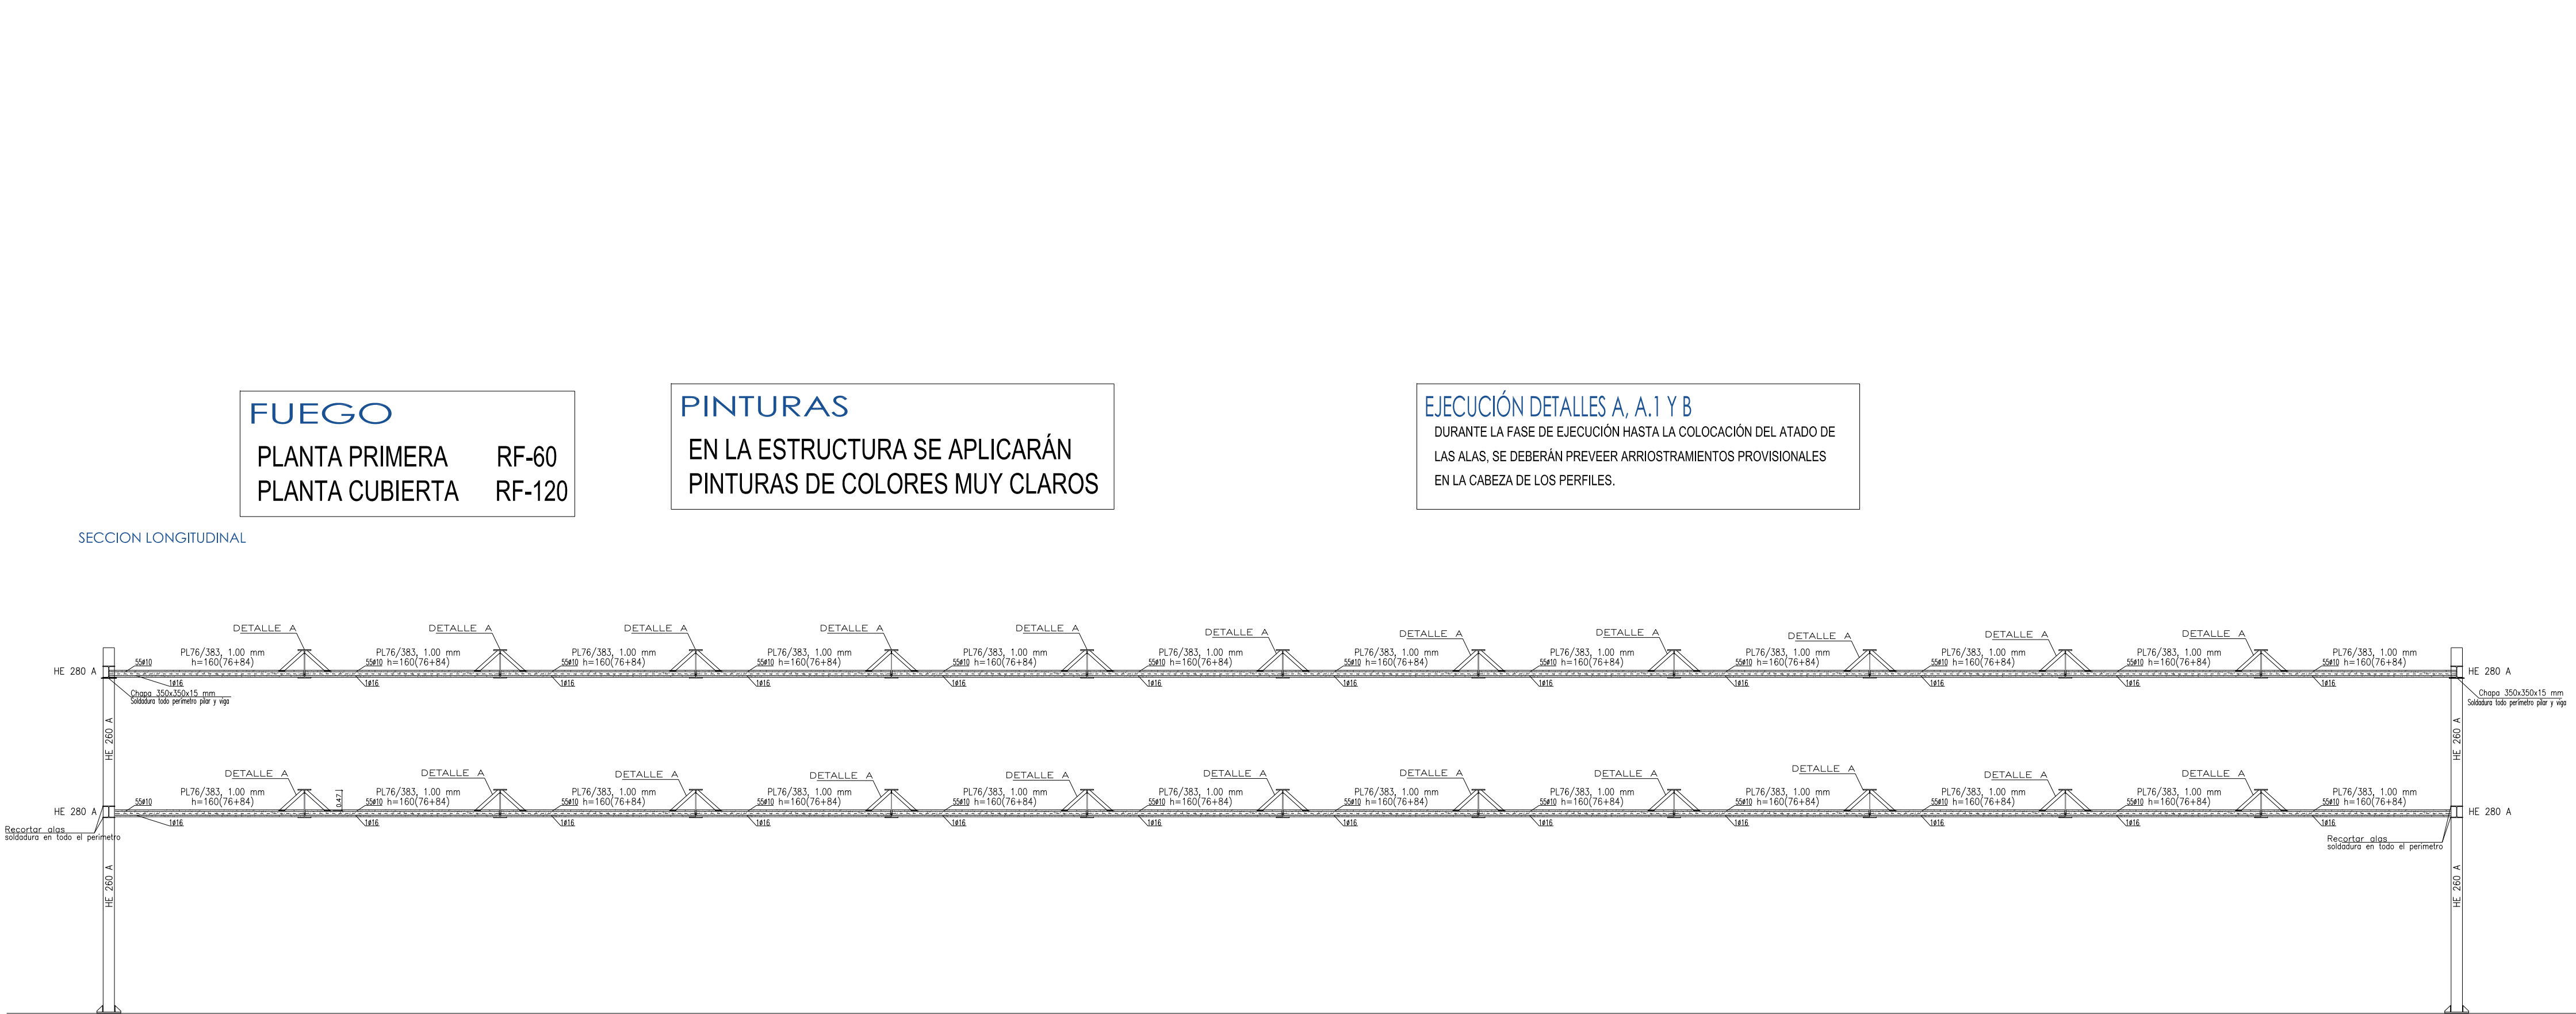

**EJECUCIÓN DE CARPINTERÍAS:**  
SE DEBERÁ TENER EN CUENTA LOS DESPLAZAMIENTOS DE LA ESTRUCTURA EN EL DISEÑO DE LA CARPINTERÍA DE LAS FACHADAS DE VIDRIO PARA EVITAR DAÑOS, CUYOS VALORES TEÓRICOS SE INDICAN EN LOS PLANOS.

**PUERTAS CORREDERAS:**  
PARA EL CORRECTO FUNCIONAMIENTO DE LAS PUERTAS CORREDERAS, EN SU EJECUCIÓN SE DEBERÁN TENER EN CUENTA LOS DESPLAZAMIENTOS DE LA ESTRUCTURA.

| CUADRO DE CARACTERÍSTICAS DE LOS MATERIALES EHE |                       |                   |                  |                   |      |
|-------------------------------------------------|-----------------------|-------------------|------------------|-------------------|------|
| ELEMENTO                                        | LOCALIZACIÓN          | ESP. DEL ELEMENTO | NIVEL DE CONTROL | COEF. PONDERACIÓN |      |
| HORMIGÓN                                        | CIMENTACIÓN           | HA-25/B/20/1/a    | ESTADÍSTICO      | 1.5               |      |
|                                                 | FORJADO CHAPA         | HA-25/B/12/1      | ESTADÍSTICO      | 1.5               |      |
|                                                 | LIMPIEZA Y NIVELACIÓN | HL-150/B/30       | REDUCIDO         | ---               |      |
| ACERO DE ARMADURA                               | FORJADO CHAPA         | B-500-S           | NORMAL           |                   | 1.15 |
|                                                 | MUROS                 | B-500-S           | NORMAL           |                   | 1.15 |

|                                |         |                         |                               |    |     |
|--------------------------------|---------|-------------------------|-------------------------------|----|-----|
| EJECUCIÓN (ACCIONES)           | NORMAL  | γ <sub>G</sub> = 1.35   | ADAPTADO A LA INSTRUCCIÓN EHE |    |     |
|                                |         | γ <sub>Q</sub> = 1.50   |                               |    |     |
| EXPOSICIÓN/AMBIENTE            | TERRENO | TERRENO PROTEGIDO       | i                             | ii | iii |
| RECURBIMIENTOS NOMINALES (mm.) | 80      | Ver Exposición/Ambiente | 30                            | 30 | 35  |

NOTA:  
EL ACERO UTILIZADO DEBERÁ ESTAR GARANTIZADO CON UN DISTINTIVO RECONOCIDO (SELLO CIETSID, CC-EHE, ...)

### CUADRO DE CARACTERÍSTICAS TÉCNICAS PARA ESTRUCTURA DE ACERO

| ACEROS LAMINADOS (DB-SE-A) | PERFILES LAMINADOS                   |         |         |         |
|----------------------------|--------------------------------------|---------|---------|---------|
|                            | DESIGNACIÓN                          | S-275J0 | S-275J0 | S-280GD |
|                            | LÍMITE ELÁSTICO (N/mm <sup>2</sup> ) | 275     | 275     | 280     |
|                            | COEFICIENTE DE MINORACIÓN γ          | 1.05    | 1.05    | 1.05    |

|                   |             |                                 |                        |
|-------------------|-------------|---------------------------------|------------------------|
|                   | DESIGNACIÓN | LÍM. ELÁSTICO N/mm <sup>2</sup> | COEFICIENTE MINORACIÓN |
| PERNOS DE ANCLAJE | B-400S      | 400                             | 1.15                   |

### CUADRO DE CARGAS EN CUBIERTA LIGERA (DB-SE-AE)

| PLANTA   | FORJADO PROPIO         | FACHADA PUERTAS | CARGA PERMANENTE       | SOBRECARGA DE USO     | TEMPERATURA |
|----------|------------------------|-----------------|------------------------|-----------------------|-------------|
| CUBIERTA | 3.00 kN/m <sup>2</sup> | 0.0/0.6         | 1.20 kN/m <sup>2</sup> | 1.0 kN/m <sup>2</sup> | +38 °C      |
| PLANTA:  | 3.00 kN/m <sup>2</sup> | 1.2/0.9         | 1.20 kN/m <sup>2</sup> | 3.0 kN/m <sup>2</sup> | -25 °C      |

|                |                                                     |
|----------------|-----------------------------------------------------|
| CARGA DE NIEVE | Sk = 0.40 kN/m <sup>2</sup><br>μ = 1 (DONDE APLICA) |
|----------------|-----------------------------------------------------|

|                 |                                                                     |
|-----------------|---------------------------------------------------------------------|
| CARGA DE VIENTO | q <sub>b</sub> = 0.45 kN/m <sup>2</sup><br>C <sub>p</sub> = ANEJO D |
|-----------------|---------------------------------------------------------------------|

### UNIONES SOLDADAS EN ESTRUCTURA METÁLICA

 
**MATERIALES**  
- Perfiles (Material base): S275.  
- Material de aportación (soldaduras): Las características mecánicas de los materiales de aportación serán en todos los casos superiores a las del material base. (4.4.1 CTE DB SE-A)

#### DISPOSICIONES CONSTRUCTIVAS

- Las siguientes prescripciones se aplican a uniones soldadas donde los espesores de las piezas a unir sean al menos de 4 mm.
- Los cordones de las soldaduras en ángulo no podrán tener un espesor de garganta inferior a 3 mm ni superior al 70% del menor espesor de las piezas a unir.
- En el detalle de las soldaduras en ángulo se indica la longitud efectiva del cordón (longitud sobre la cual el cordón tiene su espesor de garganta completo). Para cumplirla, puede ser necesario prolongar el cordón rodeando las esquinas, con el mismo espesor de garganta y una longitud de 2 veces dicho espesor. La longitud efectiva de un cordón de soldadura será mayor o igual que 4 veces el espesor de garganta.
- Las soldaduras en ángulo entre dos piezas que forman un ángulo b formarán un ángulo que estará comprendido entre 60 y 120 grados.
- Todos los cordones cuyo espesor de garganta no esté especificado, se adoptará el 70% del espesor menor de las chapas que une, excepto en tubos en que será el 100%.
- Las uniones realizadas mediante soldadura en las que sólo se suelde el alma, la longitud de soldadura será 2/3 la altura del perfil, si no se indica otro valor.

#### REFERENCIAS Y SIMBOLOGÍA

a[mm]: Espesor de garganta del cordón de soldadura en ángulo (8.6.2.a CTE DB SE-A).




L[mm]: longitud efectiva del cordón de soldadura

#### MÉTODO DE REPRESENTACIÓN DE SOLDADURAS EN ÁNGULO



#### ALTERNATIVAS DE SOLDADURAS

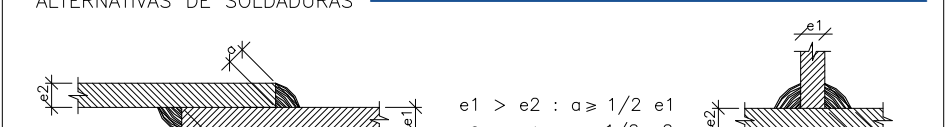


INCORRECTO: CORRECTO: INCORRECTO: CORRECTO:

Los cordones de soldadura serán continuos y de penetración completa


|            |                              |            |
|------------|------------------------------|------------|
| 0 1 2 5    |                              |            |
| Nº EMISIÓN | EMITIDO PARA:                | FECHA      |
|            | PETICIÓN DE LICENCIA DE OBRA | JULIO 2017 |

|        |             |          |            |
|--------|-------------|----------|------------|
| ESCALA | Nº PROYECTO | Nº PLANO | Nº EMISIÓN |
| 1/100  | 205         | ES-03    | 2          |


PLANTA GENERAL  
ESCALA 1/300

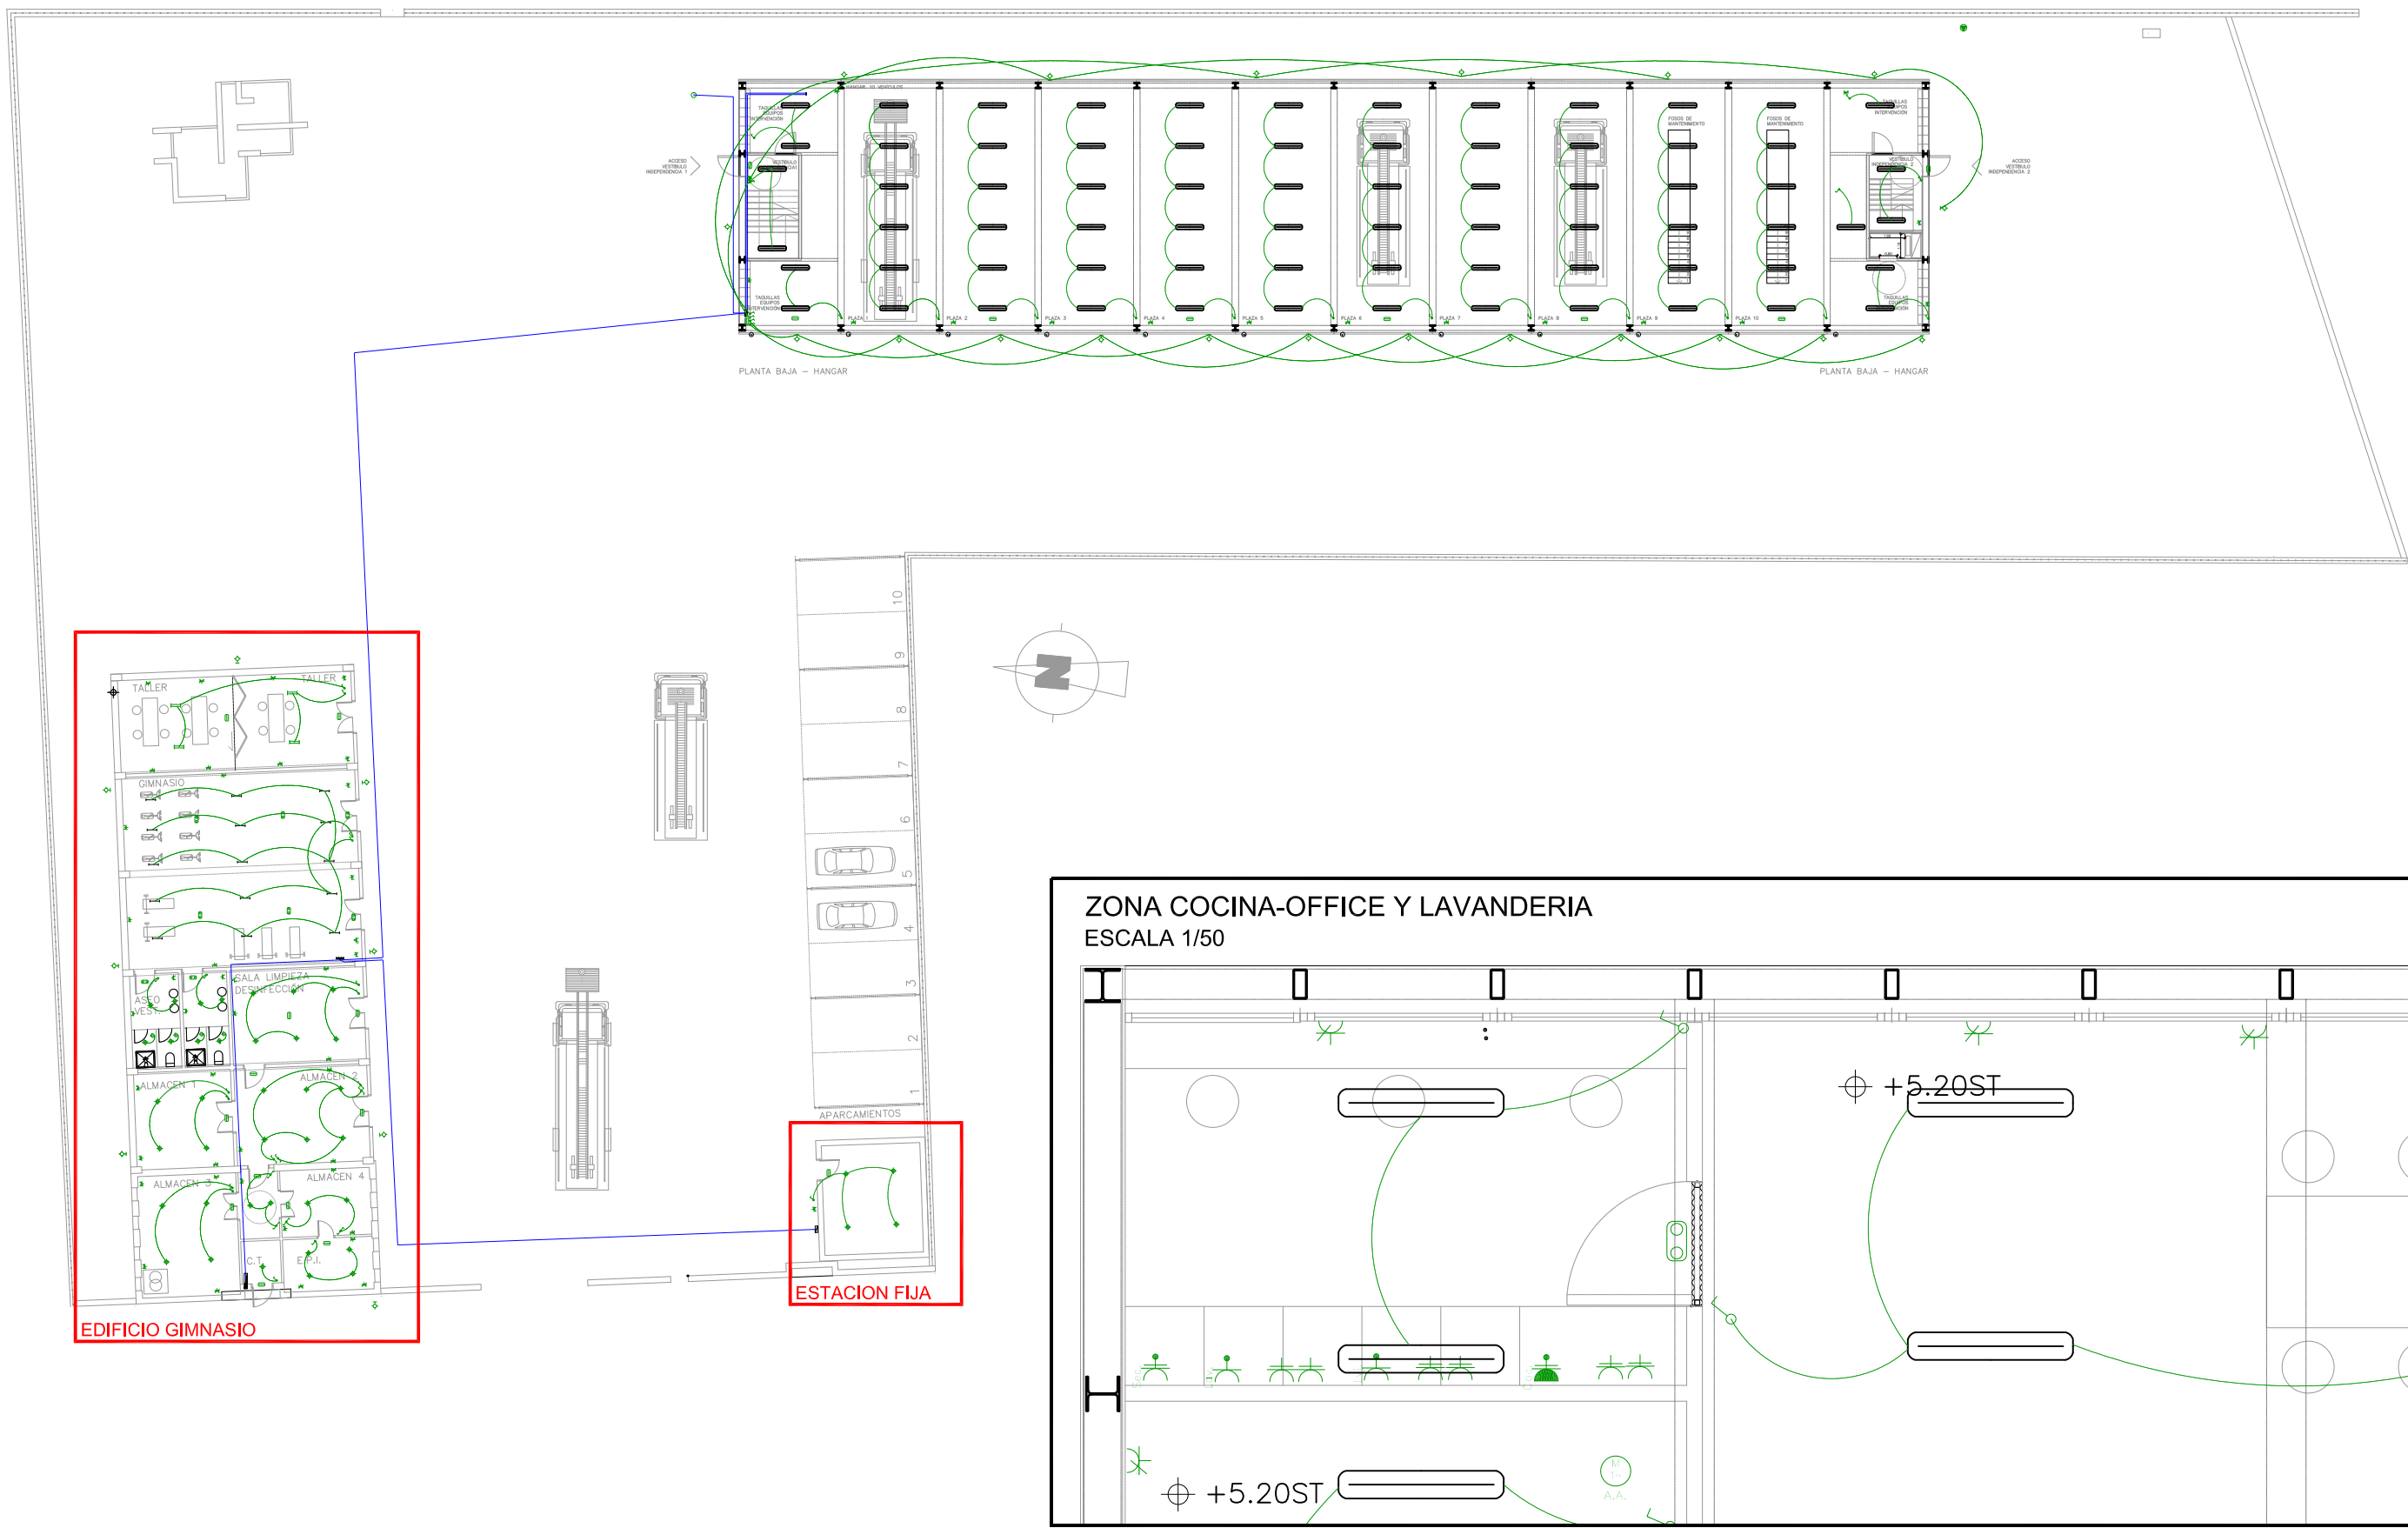


EDIFICIO GIMNASIO  
ESCALA 1/125

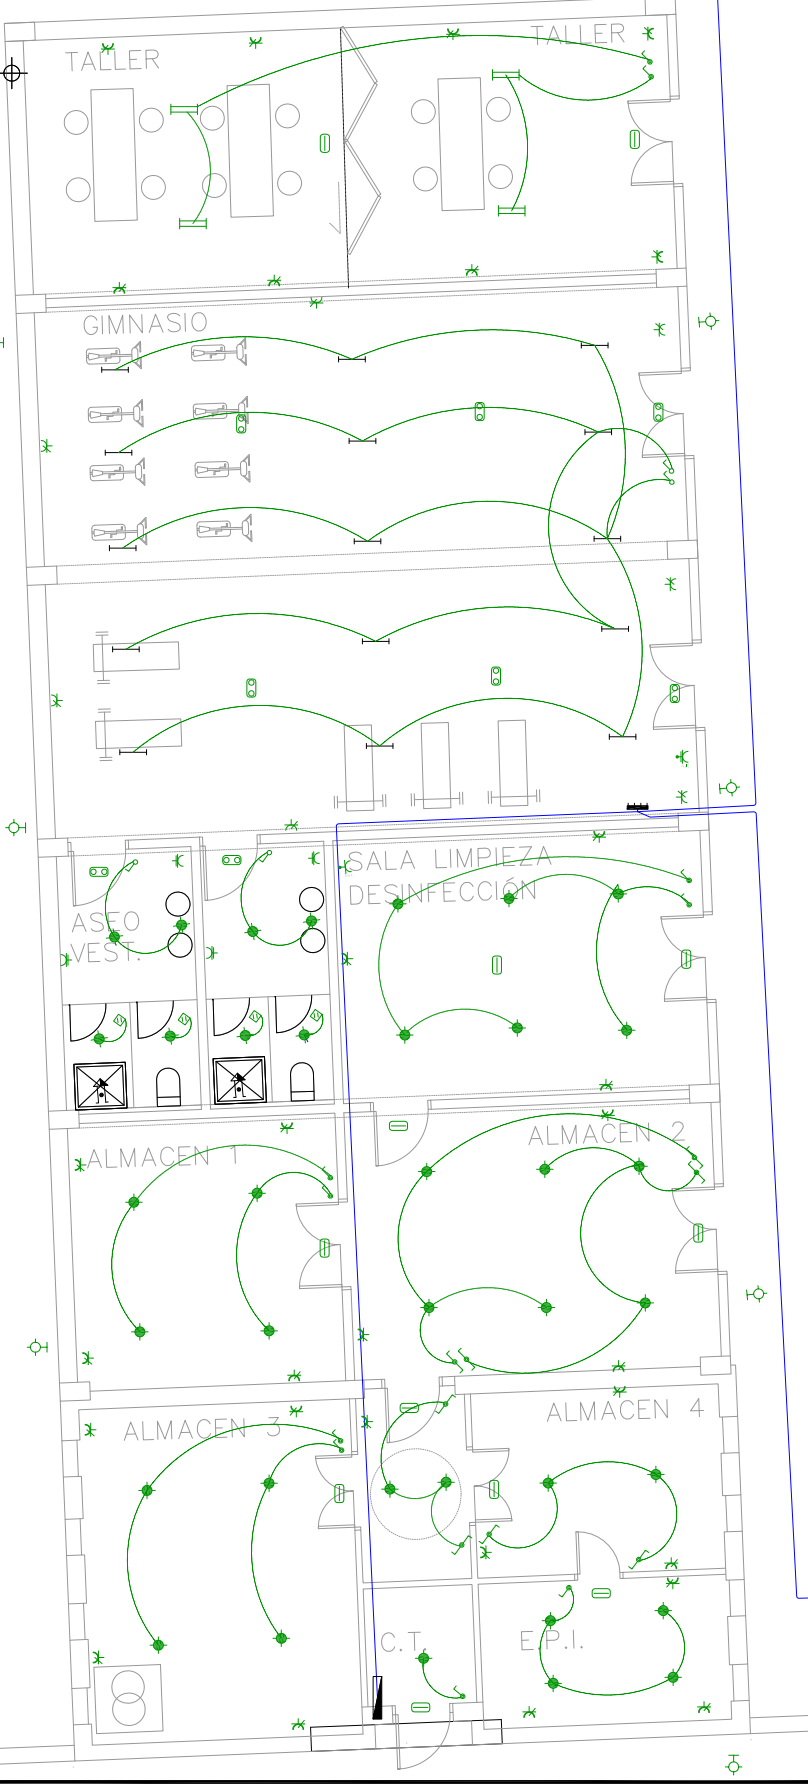


ZONA VESTUARIO MASC.  
ESCALA 1/50

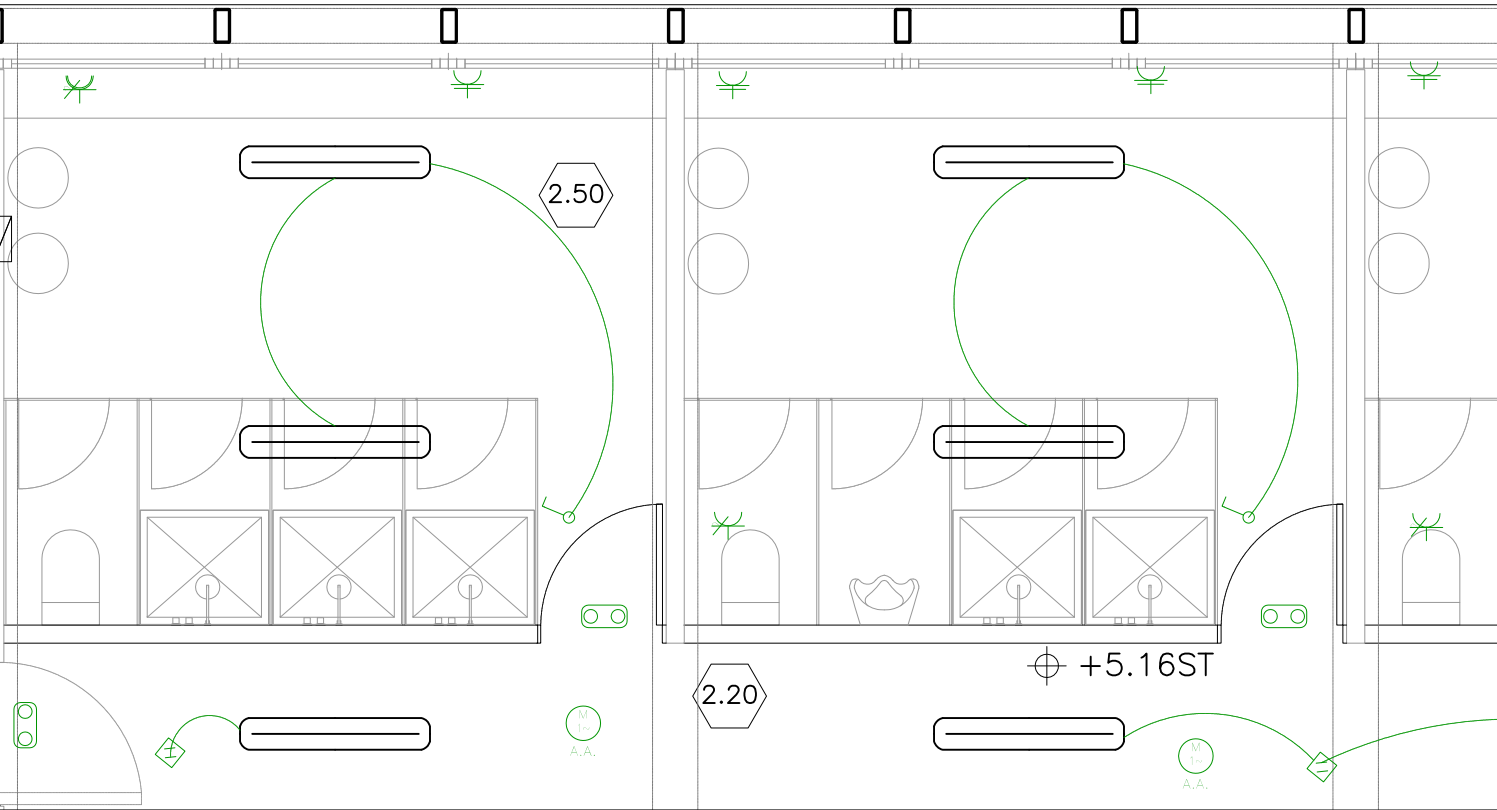


ZONA VESTUARIO FEM.  
ESCALA 1/50

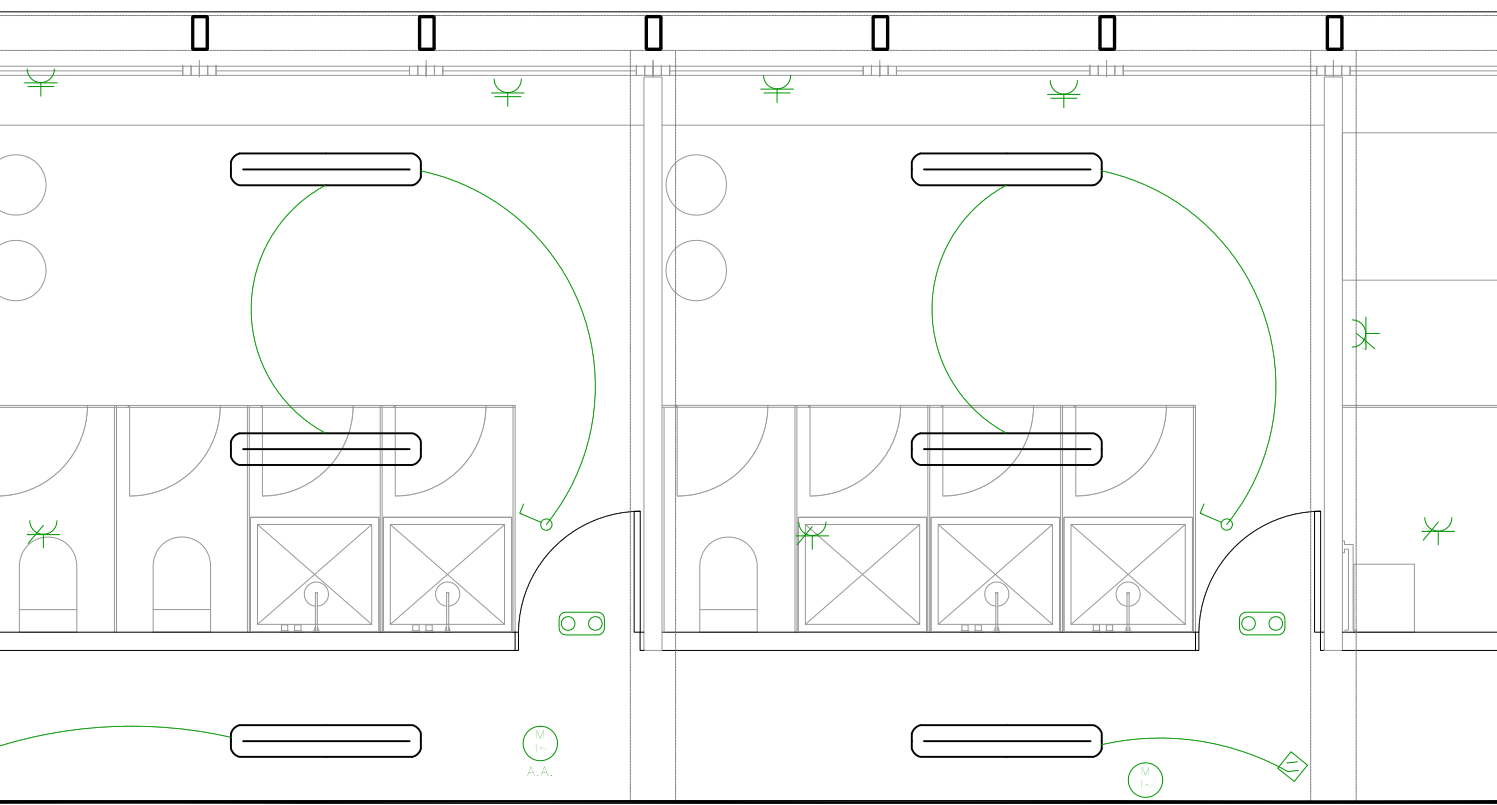


ZONA COCINA-OFFICE Y LAVANDERIA  
ESCALA 1/50

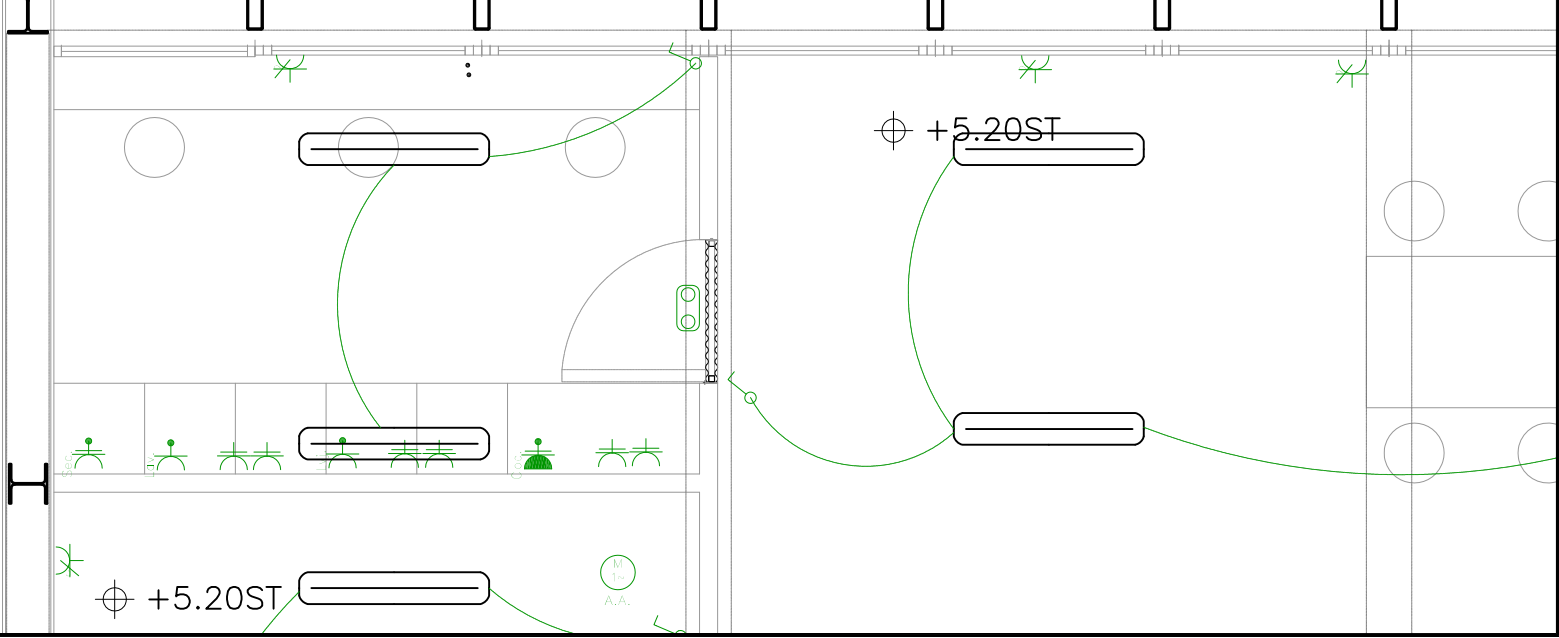


PLANTA ALTA. EDIFICIO HANGAR  
ESCALA 1/100

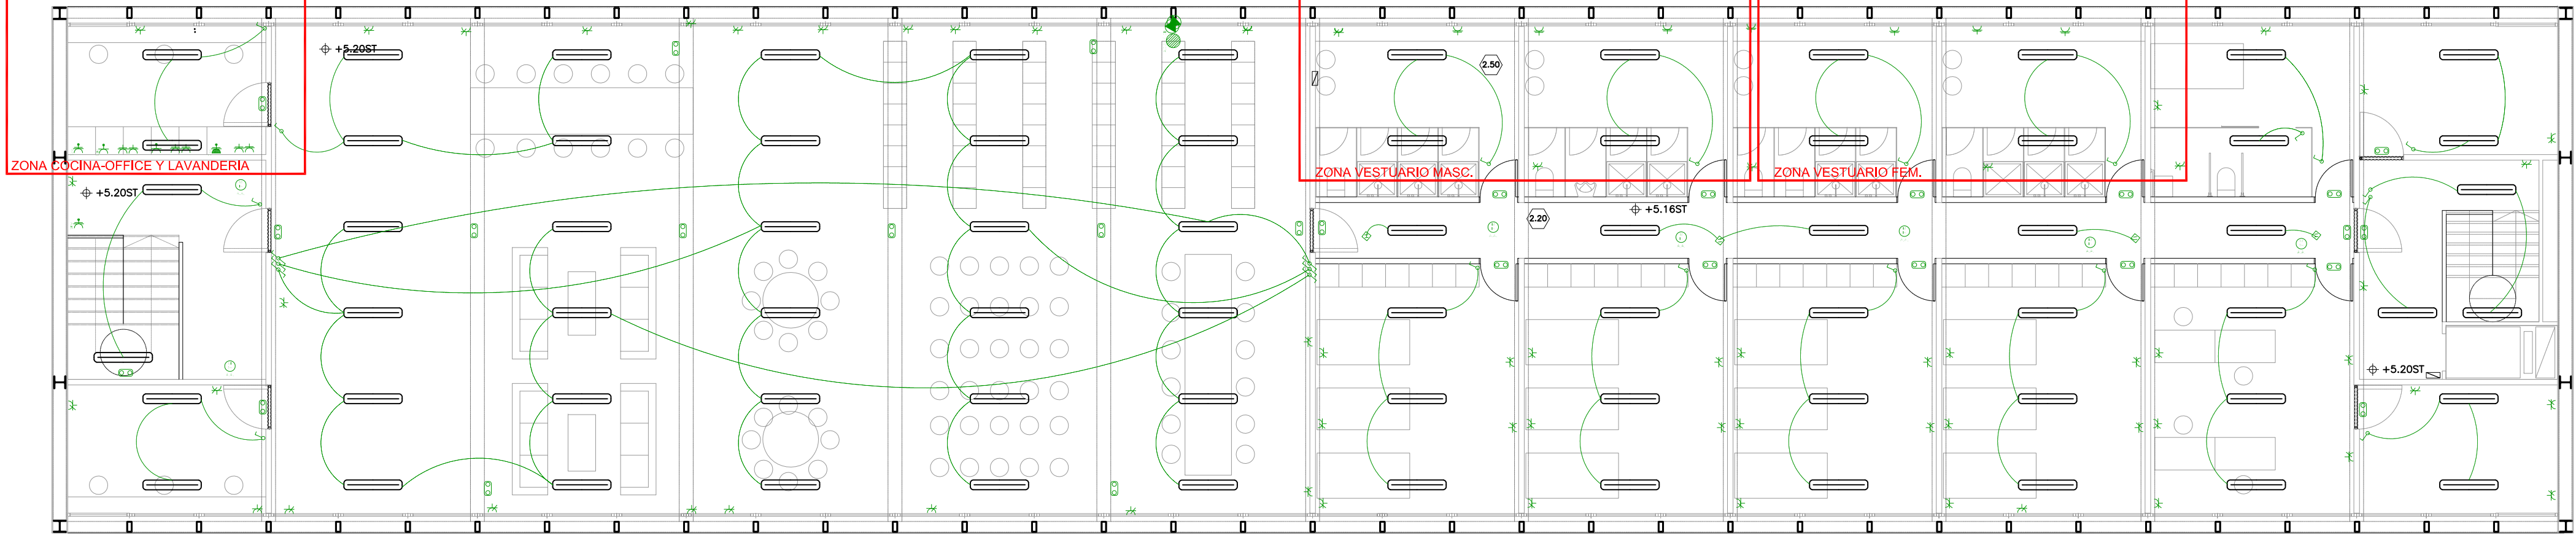

ESTACION FIJA DE CARGA Y  
ALMACENAMIENTO BOTTELLAS  
ESCALA 1/50

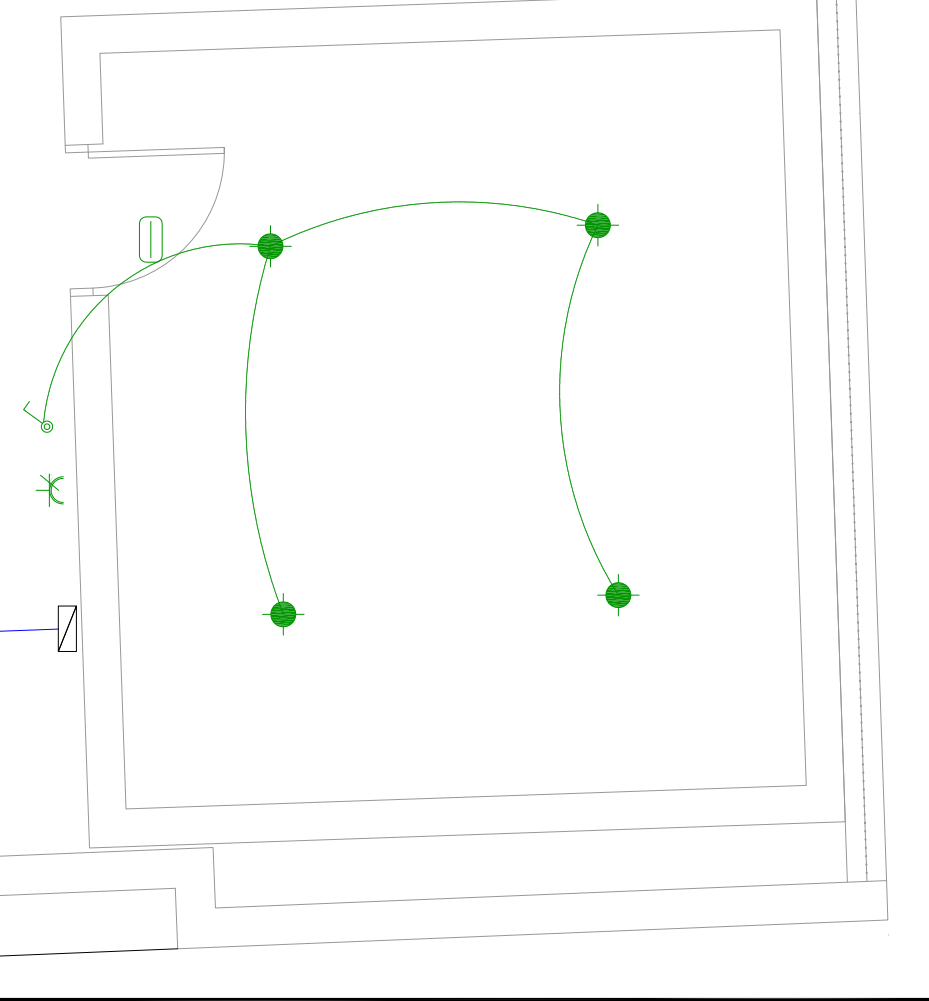

PLANTA BAJA. EDIFICIO HANGAR  
ESCALA 1/100

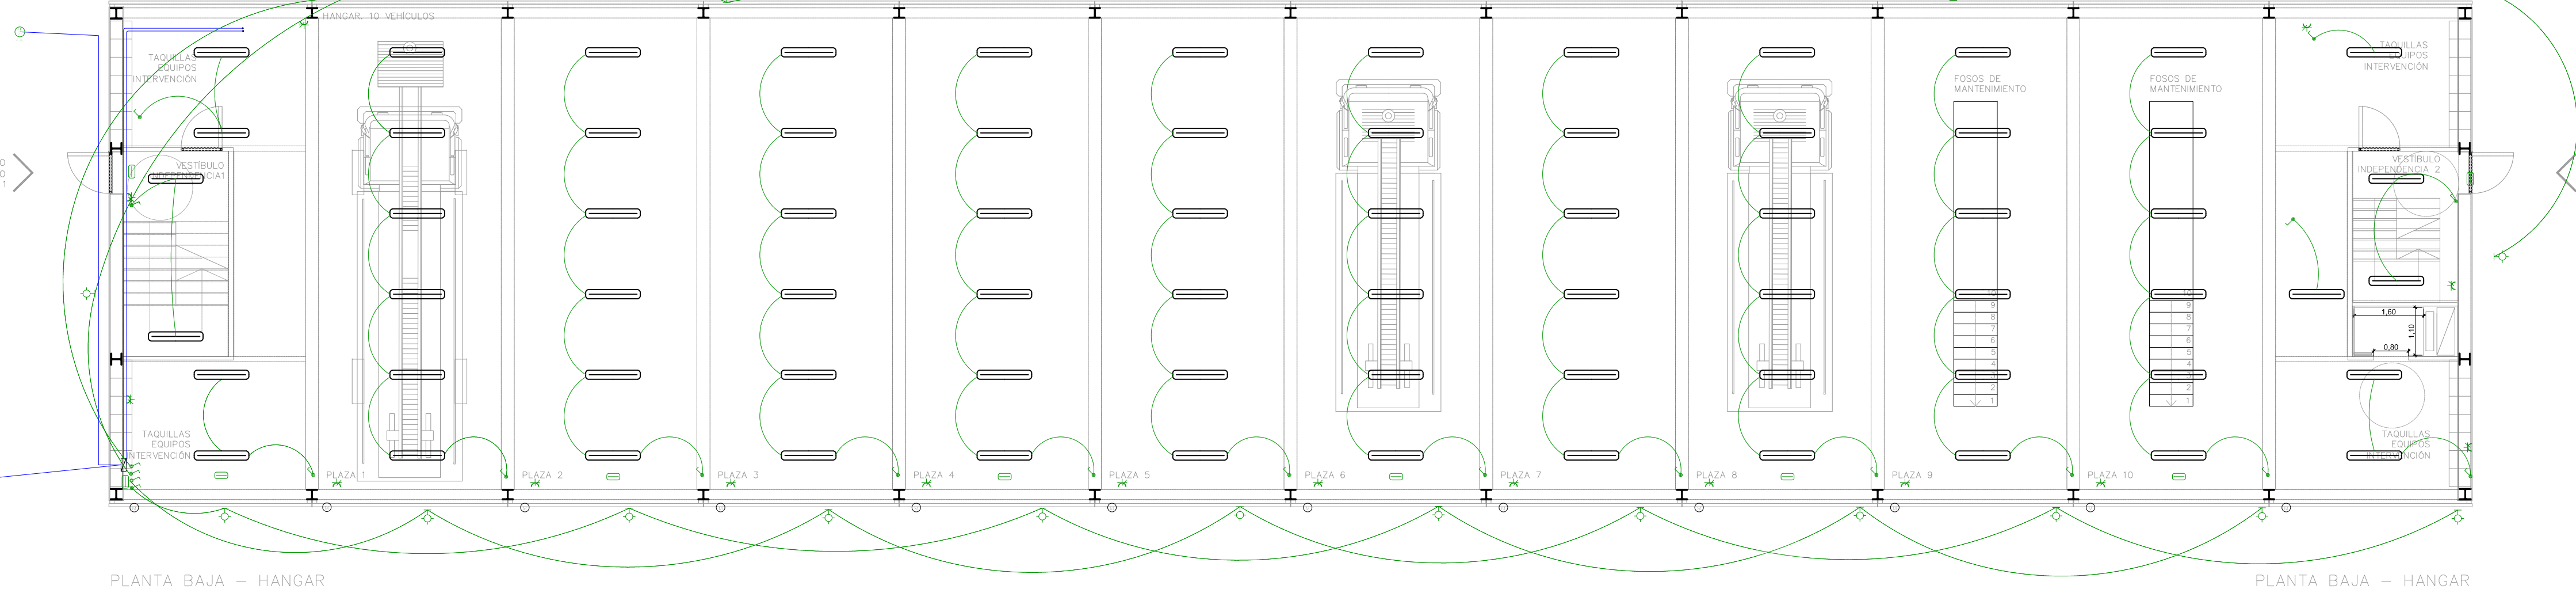

### LEYENDA ELECTRICIDAD

- CAJA DE PROTECCIÓN Y MEDIDA (CPM)
- CUADRO GENERAL DE MANDO Y PROTECCIÓN
- LÁMPARA FLUORESCENTE
- LUMINARIA DE TECHO
- LUMINARIA LED
- CONMUTADOR
- INTERRUPTOR ESTANCO
- INTERRUPTOR
- SUBCUADRO
- SENSOR DE PROXIMIDAD
- CONMUTADOR ESTANCO
- MOTOR GARAGE
- LUMINARIA DE EMERGENCIA, ESTANCA
- LUMINARIA DE EMERGENCIA
- TOMA DE USO GENERAL DOBLE, ESTANCA
- TOMA DE USO GENERAL DOBLE
- TOMA DE LAVADORA
- UNIDAD INTERIOR AEROTERMIA
- TOMA DE BAÑO / AUXILIAR DE COCINA
- TOMA DE LAVAVAJILLAS
- TOMA DE COCINA
- TOMA DE USO GENERAL
- UNIDAD EXTERIOR AEROTERMIA
- TOMA DE EXTRACTOR
- TOMA DE ALUMBRADO
- TOMA DE USO GENERAL, ESTANCA
- TOMA DE AUTOMATIZACIÓN
- FANCOIL
- BOMBA DE CIRCULACIÓN
- MOTOR DE PERSIANA
- TOMA DE USO GENERAL TRIPLE, ESTANCA
- TOMA DE TERMO ELÉCTRICO
- CLIMATIZACIÓN
- TOMA DE SECADORA
- CALDERA ELÉCTRICA PARA CALEFACCIÓN Y A.C.S.
- MOTOR DE ASCENSOR
- TOMA DE USO GENERAL TRIPLE


ARQUITECTURA  
D. JOSÉ MARÍA SÁNCHEZ GARCÍA  
C/ PRINCESA, 27 1º-3 28008 MADRID

PROPIEDAD  
DIPUTACIÓN DE BADAJOZ  
ÁREA DE FOMENTO  
URBANISMO, VIVIENDA Y ARQUITECTURA  
C/ FELIPE CHECA 23, 06071, BADAJOZ

PROYECTO DE EJECUCIÓN, ESTUDIO DE  
SEGURIDAD Y SALUD PARA AMPLIACION  
Y MEJORA DEL PARQUE DE BOMBEROS  
DE DON BENITO-VILLANUEVA

AVENIDA VEGAS ALTAS Nº 115  
DON BENITO (BADAJOZ)

PLANTAS.  
INSTALACION ELECTRICA

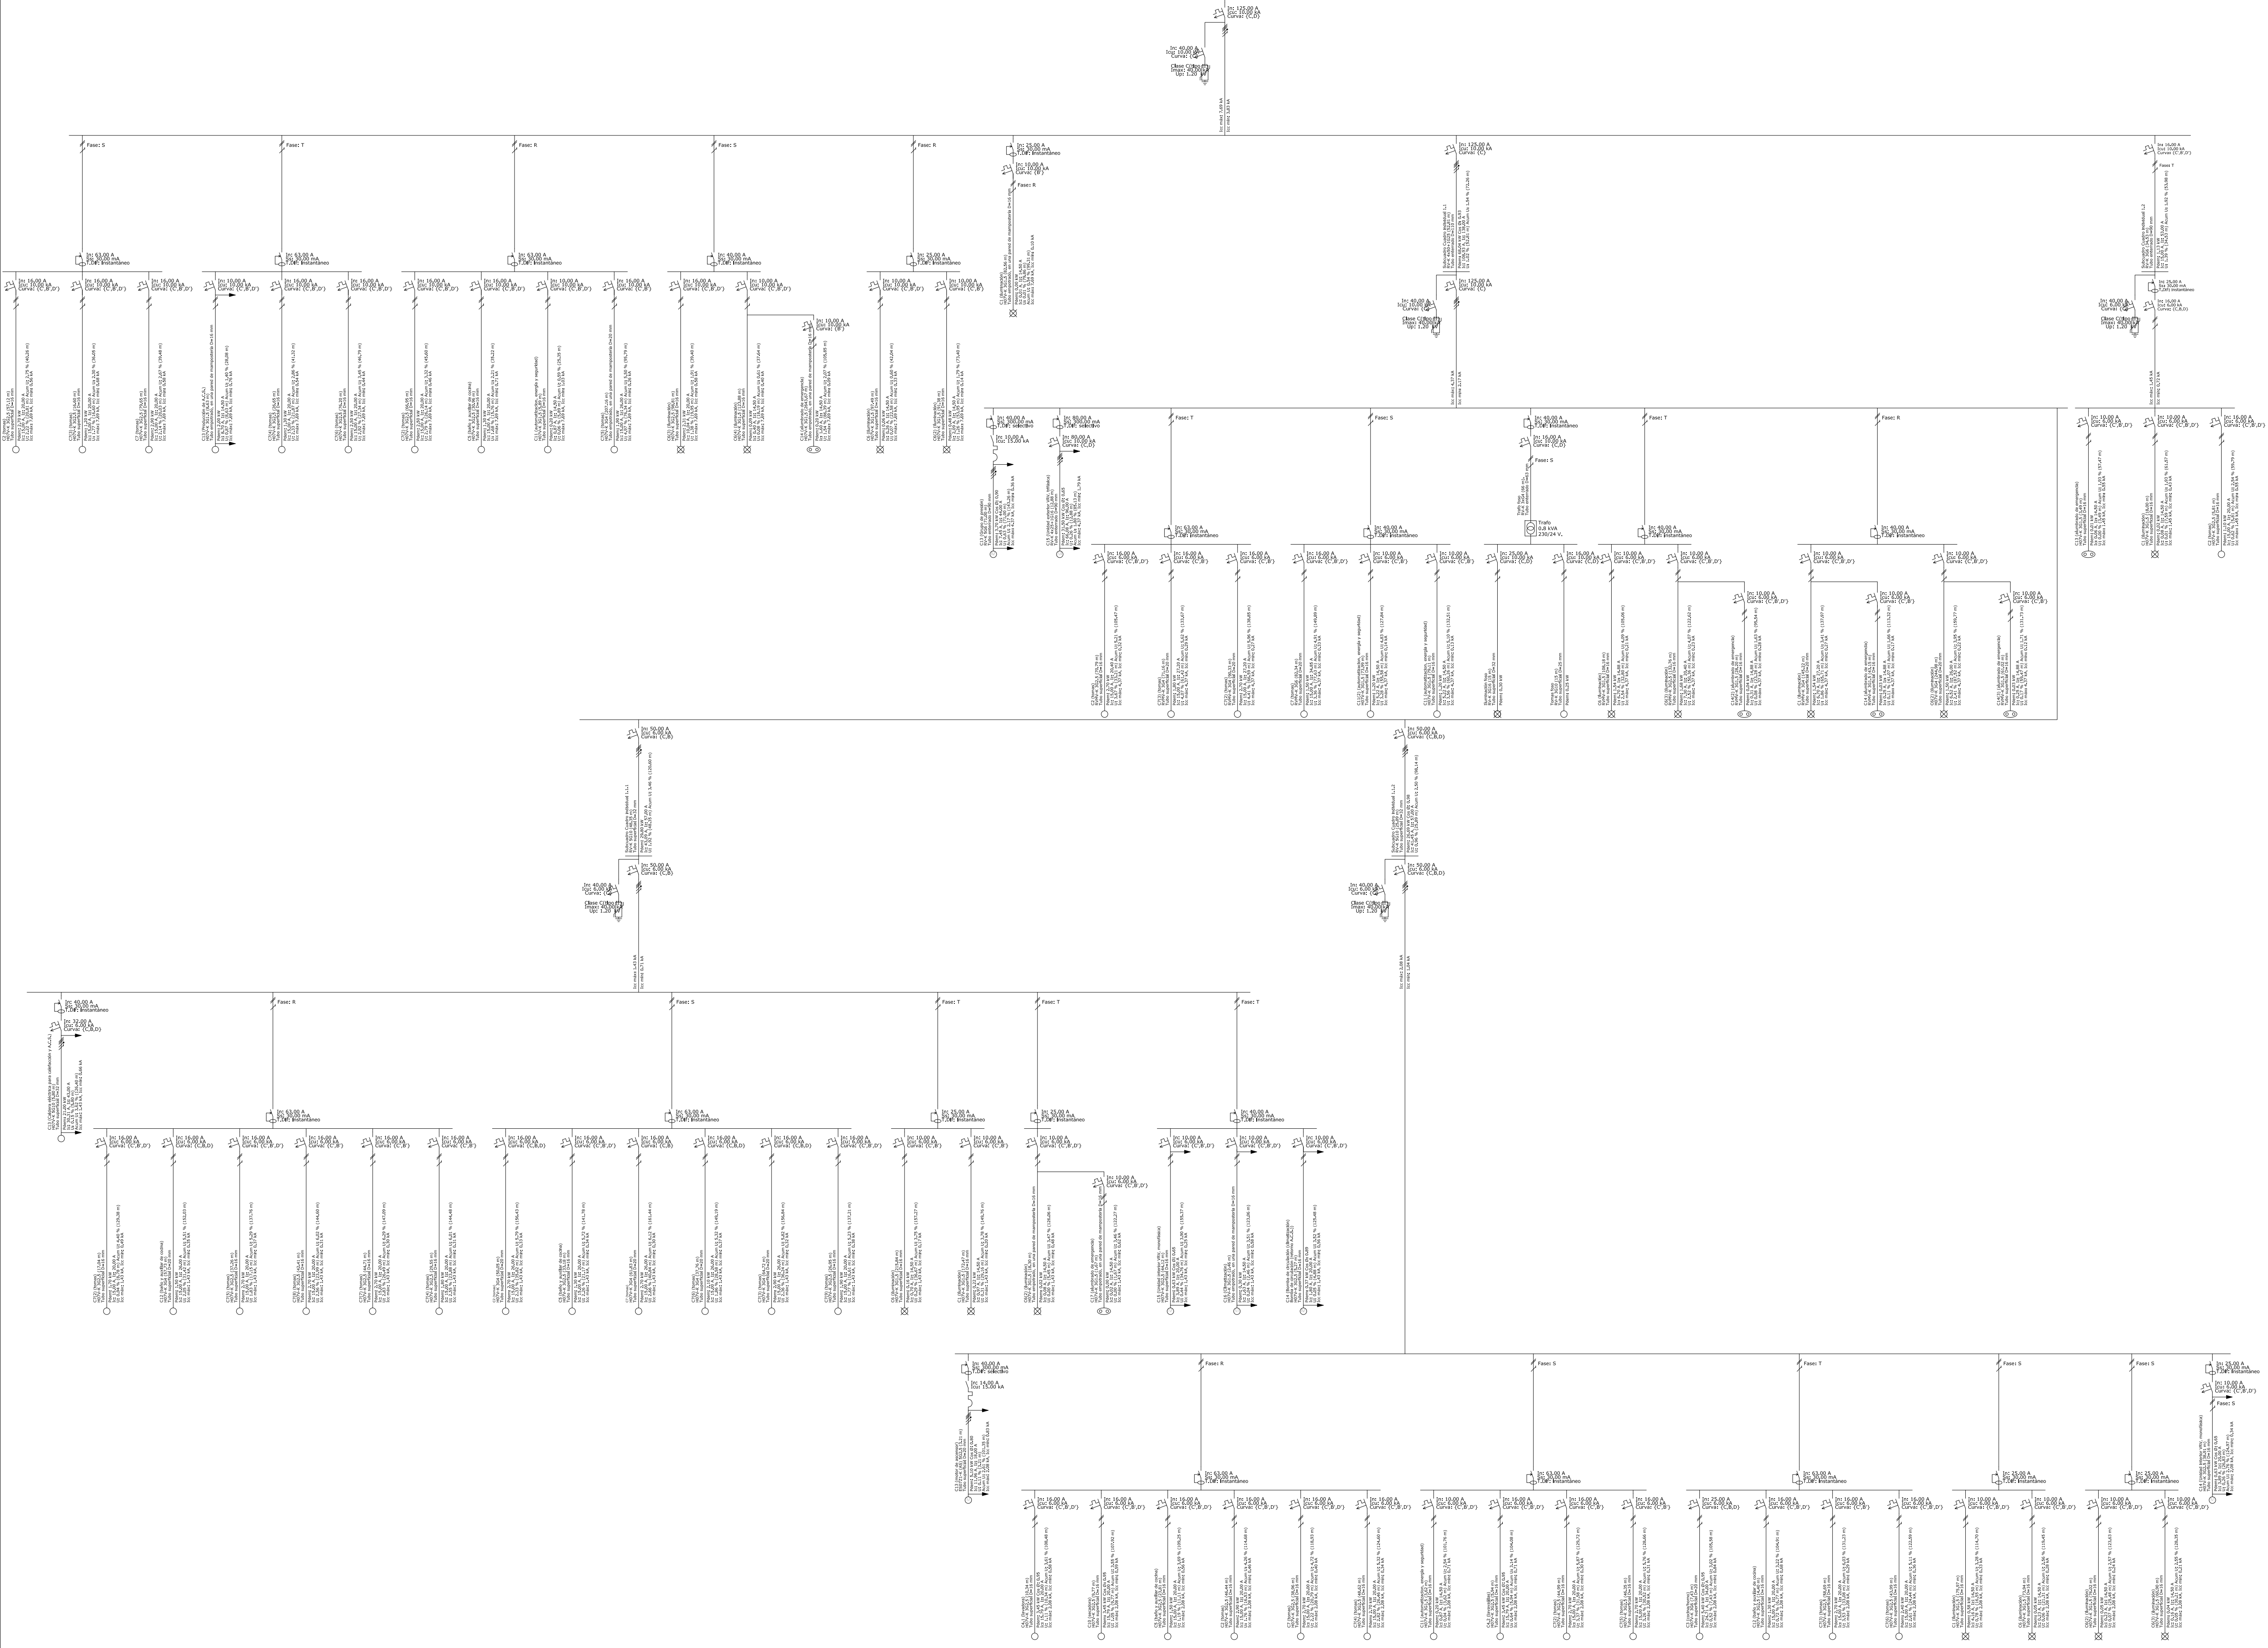

| Nº EMISIÓN | EMITIDO PARA:                | FECHA      |
|------------|------------------------------|------------|
| 0          | PETICIÓN DE LICENCIA DE OBRA | JULIO 2017 |

ARQUITECTURA  
D. JOSÉ MARÍA SÁNCHEZ GARCÍA  
C/ PRINCESA, 27 1º-3 28008 MADRID

PROPIEDAD  
**DIPUTACIÓN DE BADAJOZ**  
ÁREA DE FOMENTO  
URBANISMO, VIVIENDA Y ARQUITECTURA  
C/ FELIPE CHECA 23, 06071, BADAJOZ


PROYECTO DE EJECUCIÓN, ESTUDIO DE SEGURIDAD Y SALUD PARA AMPLIACION Y MEJORA DEL PARQUE DE BOMBEROS DE DON BENITO-VILLANUEVA

AVENIDA VEGAS ALTAS Nº 115  
DON BENITO (BADAJOZ)


PLANTAS.  
INSTALACION ELECTRICA  
ESQUEMA UNIFILAR

| ESCALA        | Nº PROYECTO | Nº PLANO | Nº EMISIÓN |
|---------------|-------------|----------|------------|
| S/E<br>DIN A1 | 205         | ESQ-02   | 2          |


PLANTA GENERAL  
ESCALA 1/300

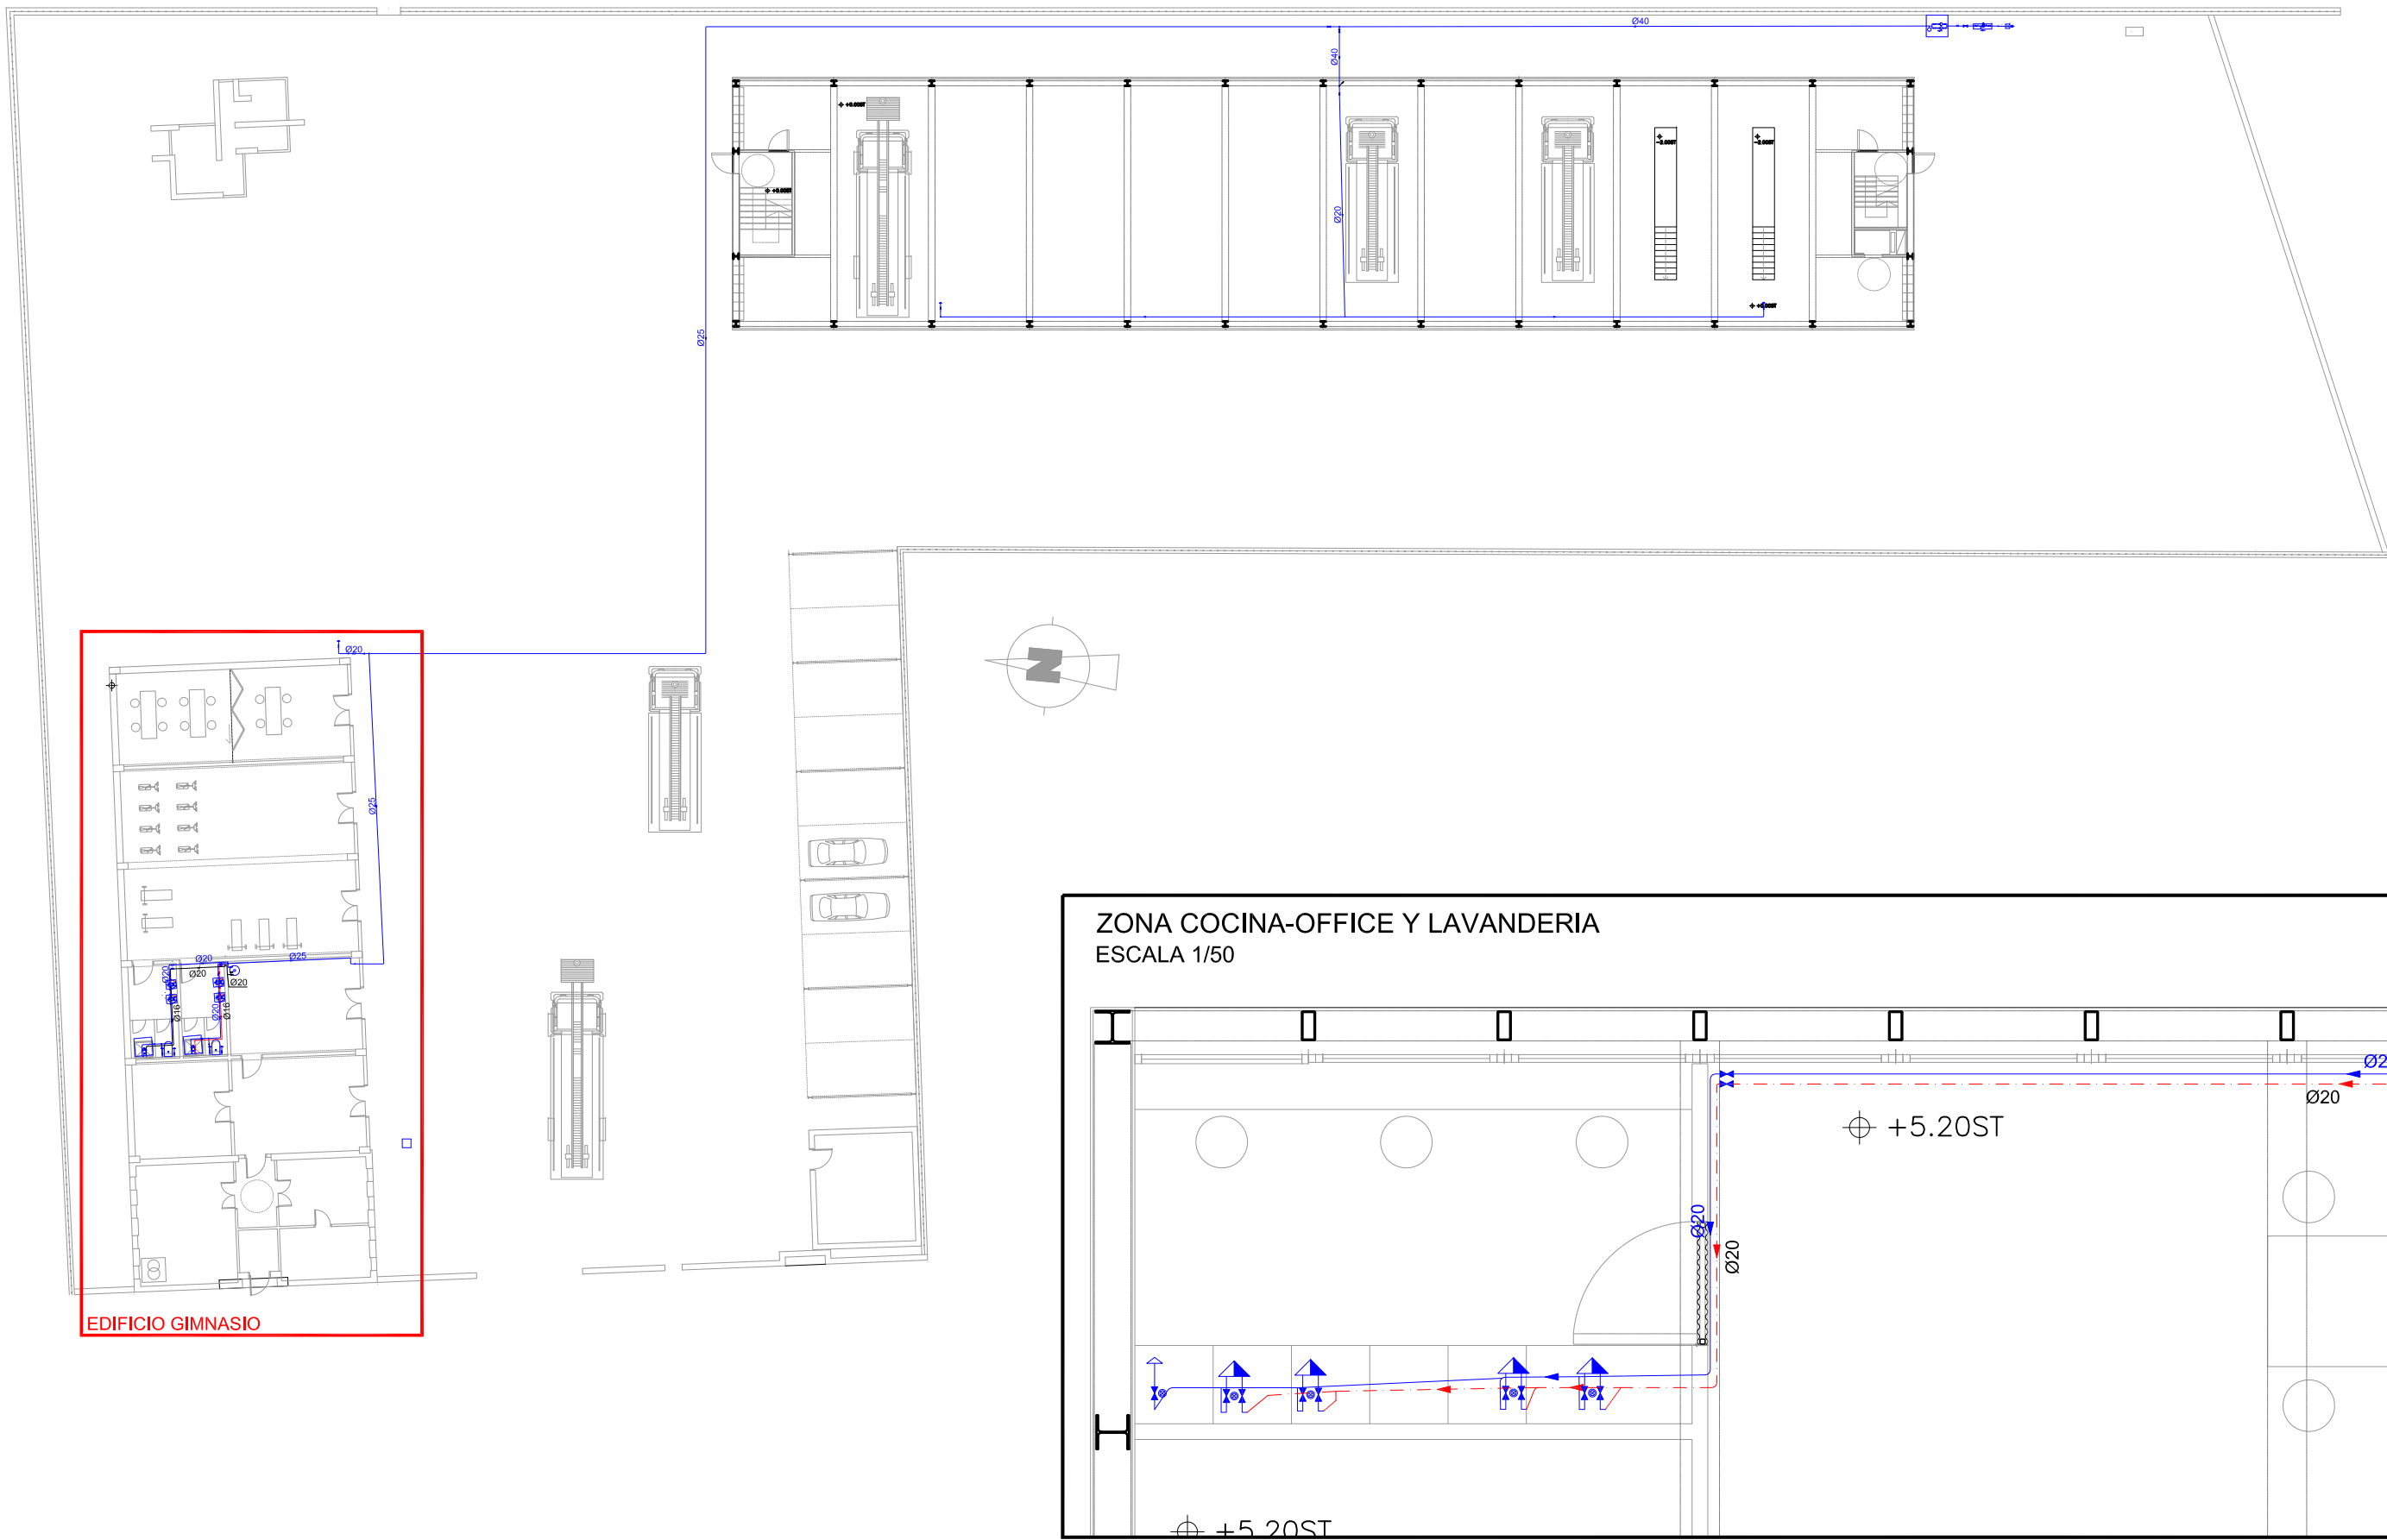


EDIFICIO GIMNASIO  
ESCALA 1/125

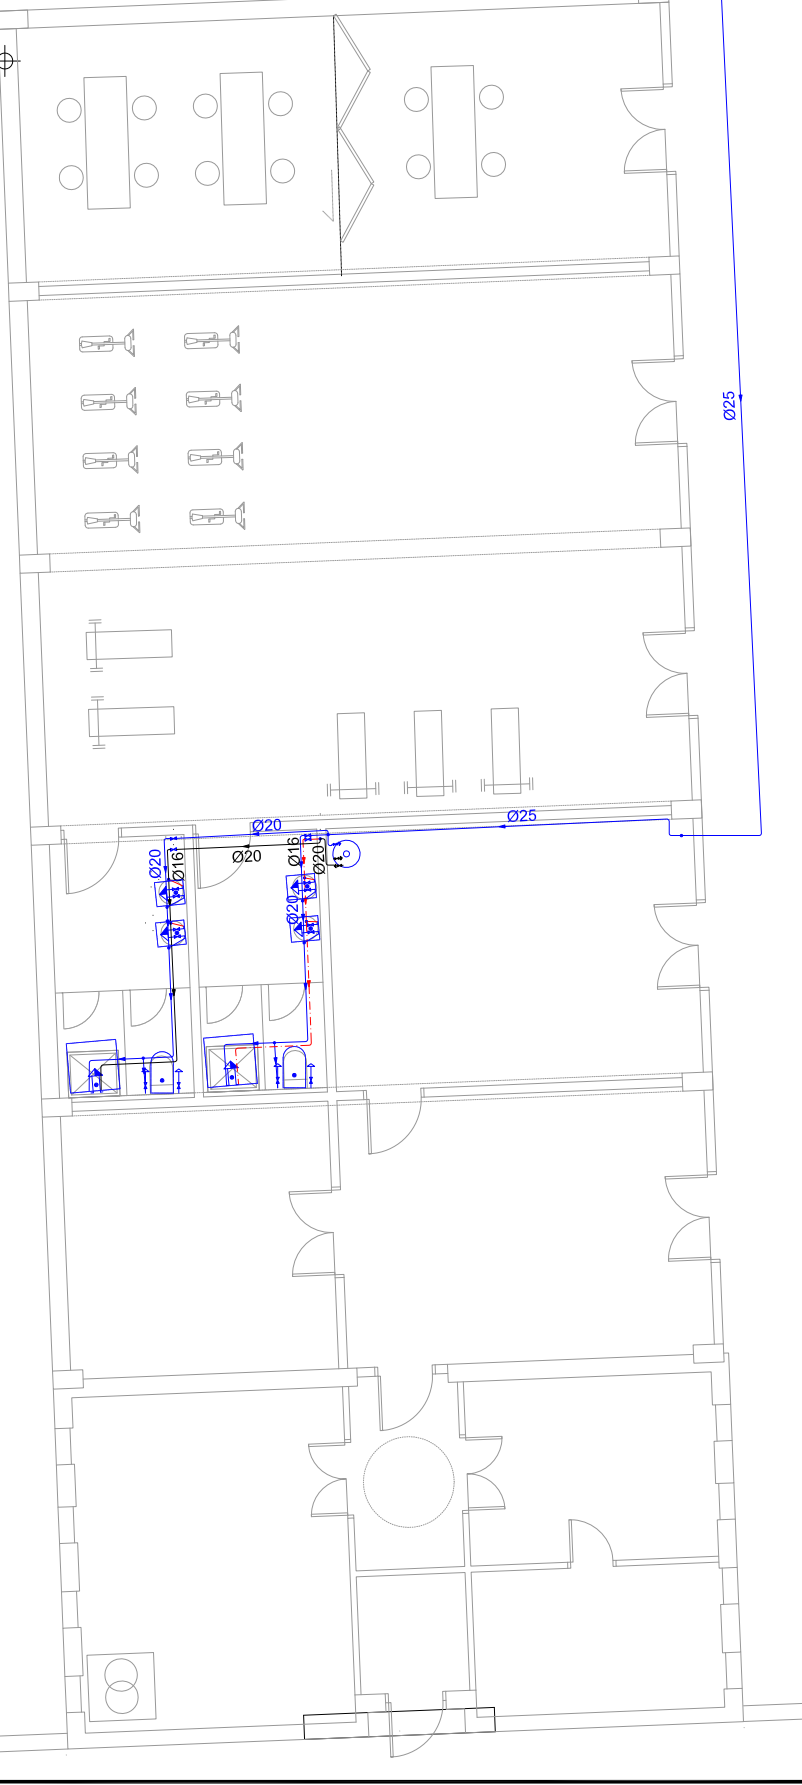


ZONA VESTUARIO MASC.  
ESCALA 1/50

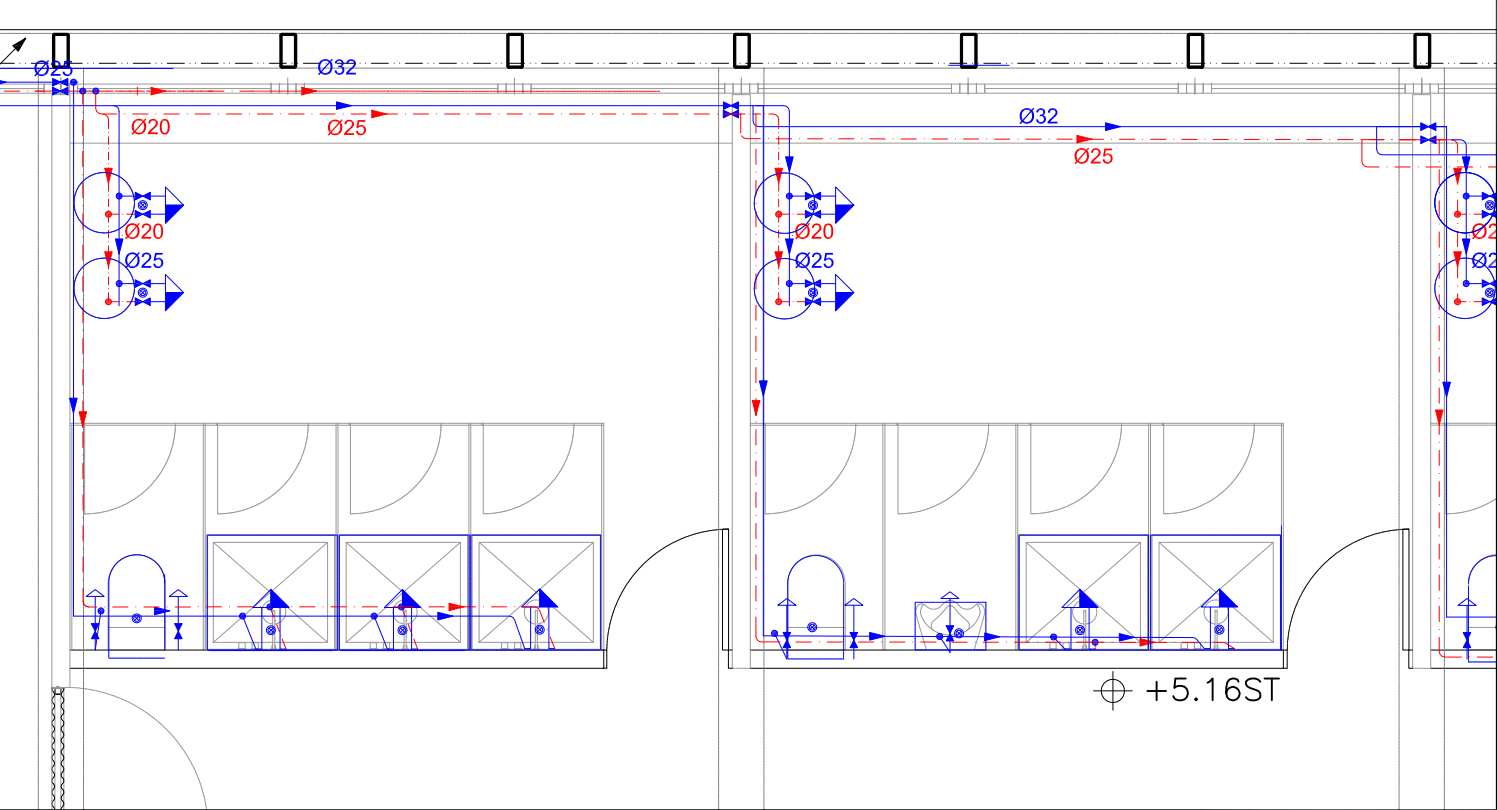


ZONA VESTUARIO FEM.  
ESCALA 1/50

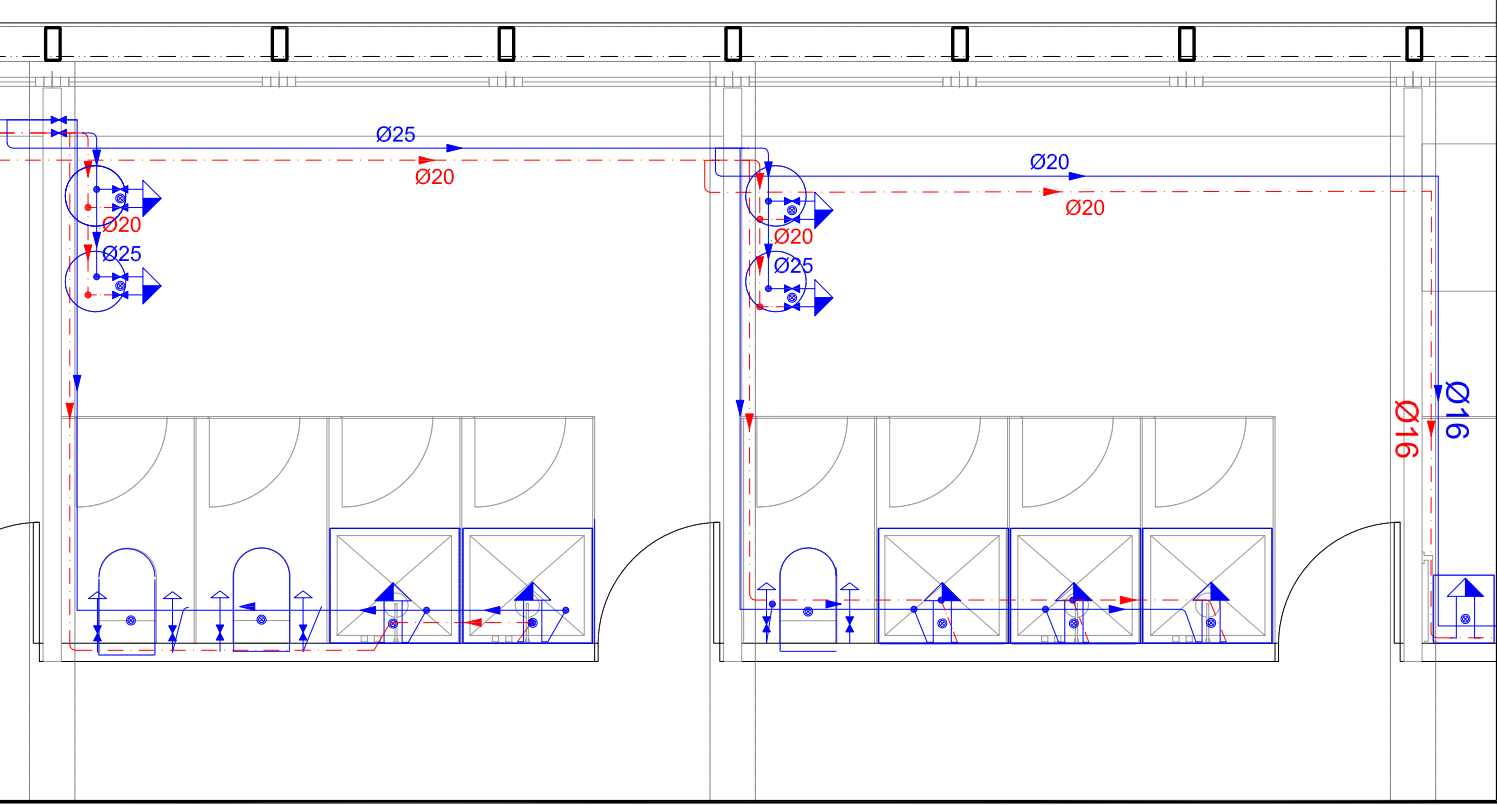


ZONA COCINA-OFFICE Y LAVANDERIA  
ESCALA 1/50

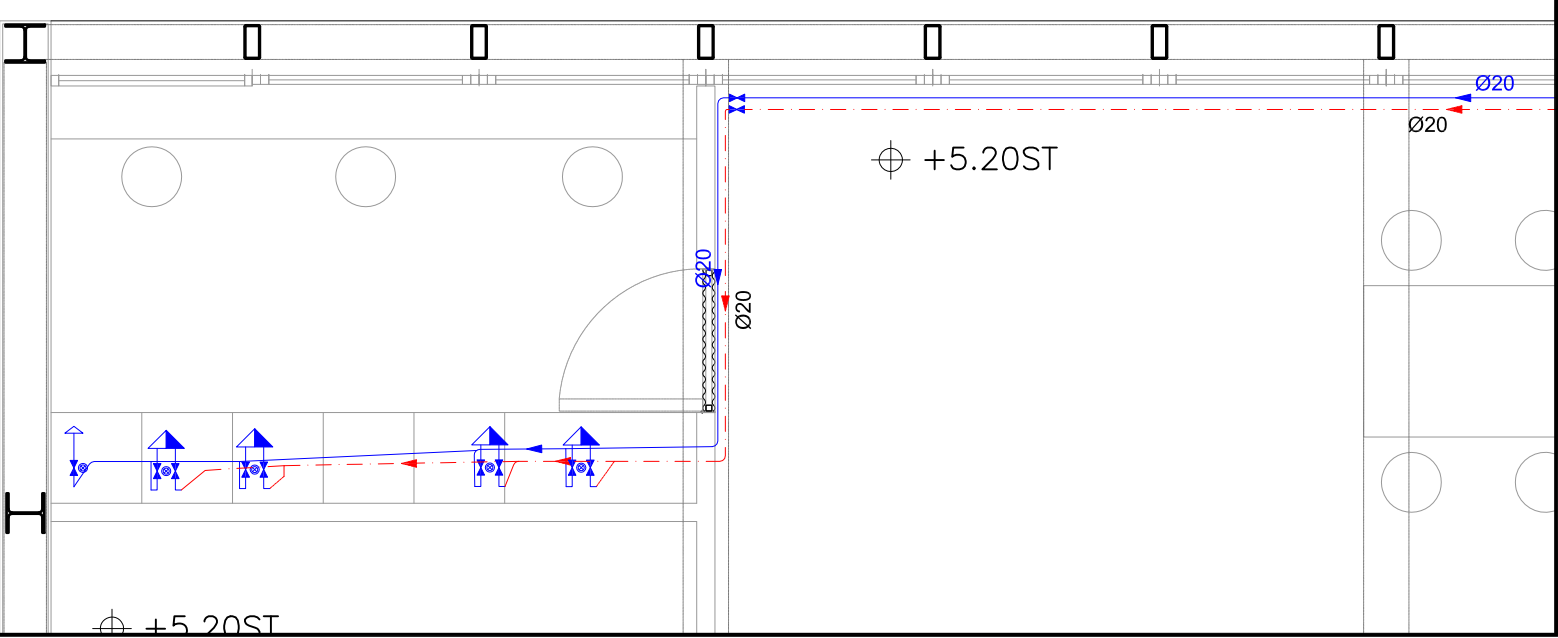


PLANTA ALTA. EDIFICIO HANGAR  
ESCALA 1/100

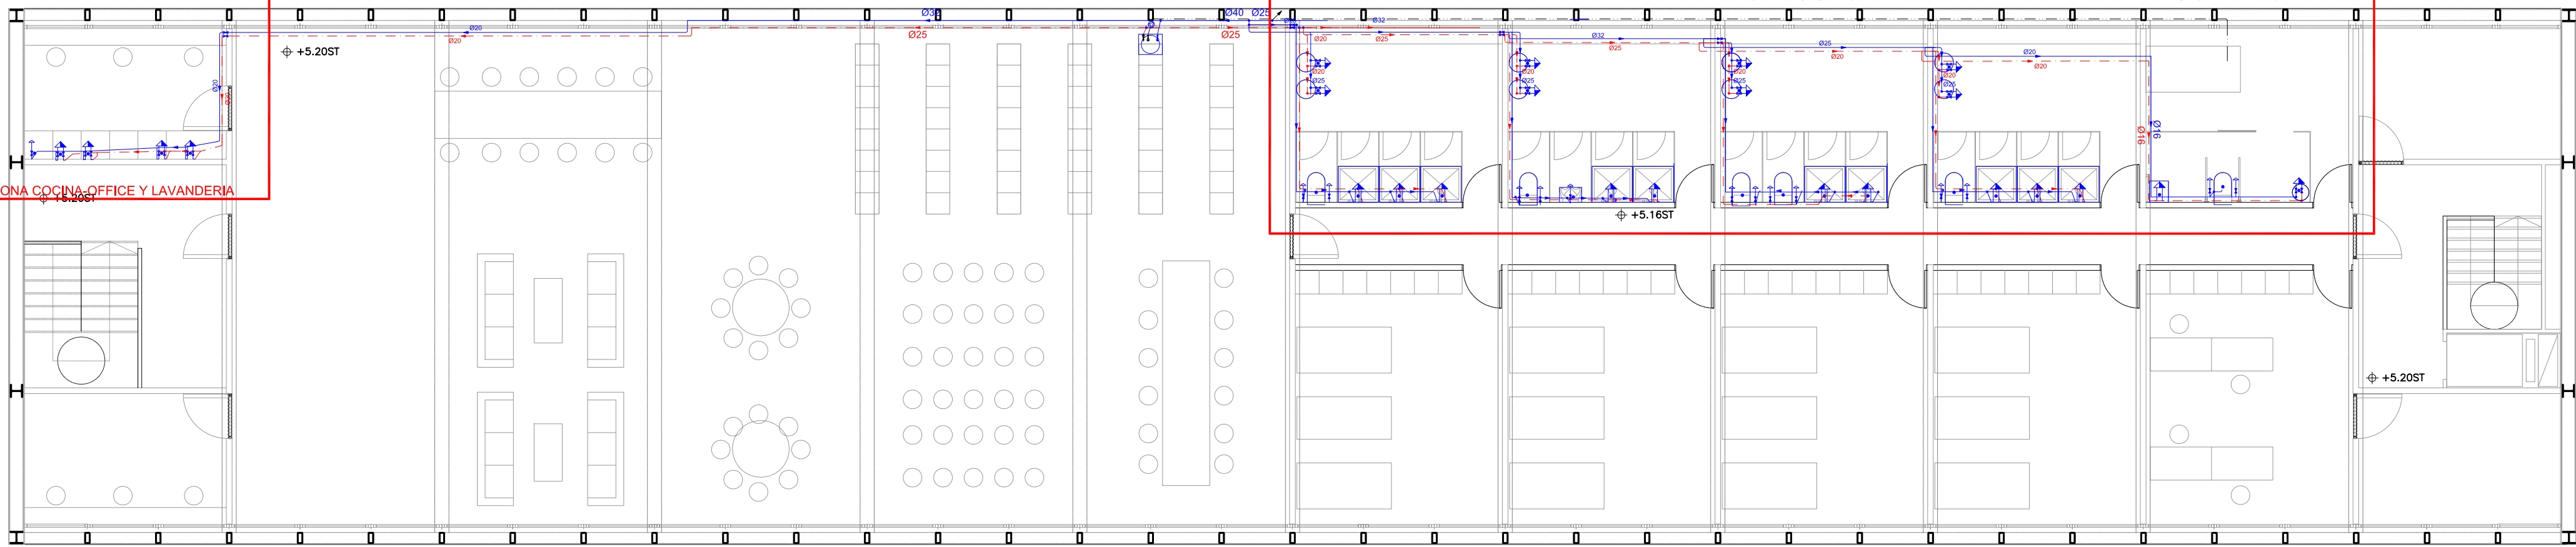

ASEO ADPTADO  
ESCALA 1/50

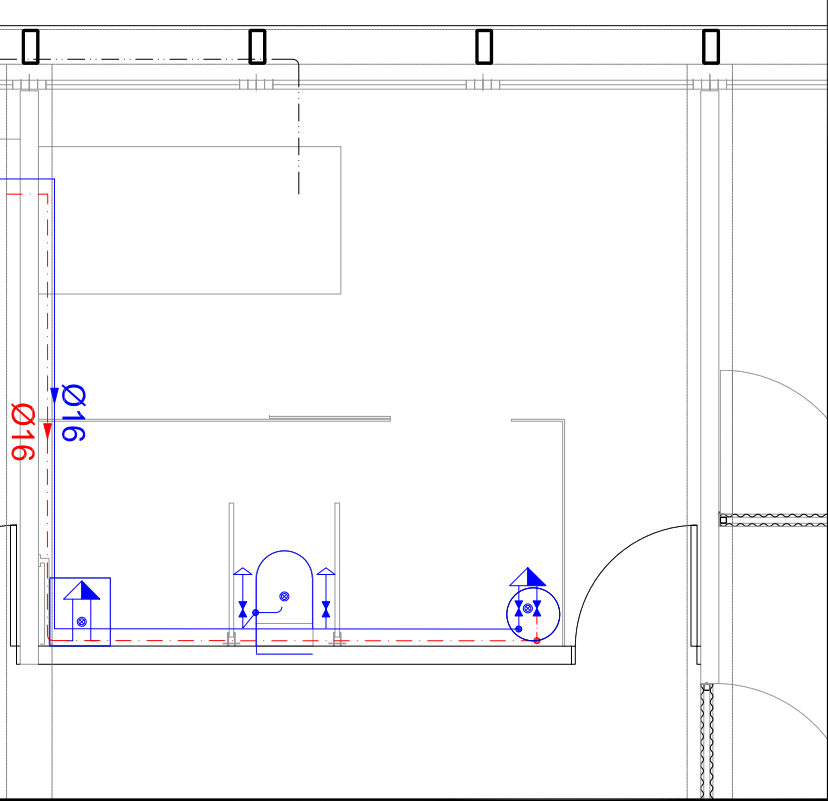

PLANTA BAJA. EDIFICIO HANGAR  
ESCALA 1/100

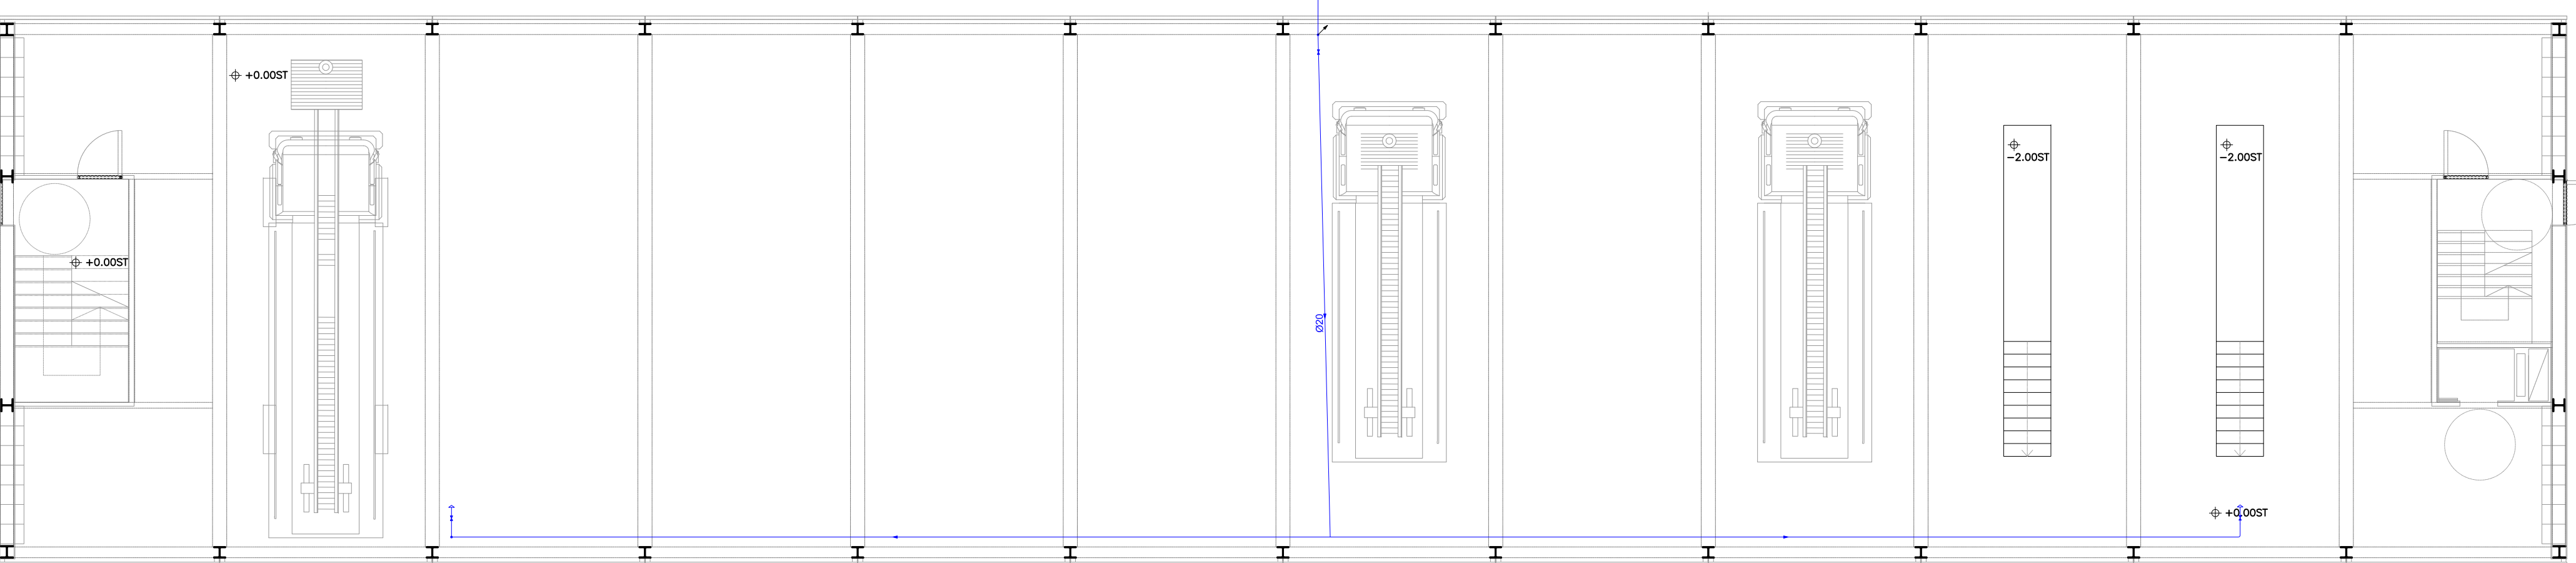

| Nº EMISIÓN | EMITIDO PARA:                | FECHA      |
|------------|------------------------------|------------|
| 0          | PETICIÓN DE LICENCIA DE OBRA | JULIO 2017 |

| DIÁMETROS UTILIZADOS EN LA INSTALACION INTERIOR |       |
|-------------------------------------------------|-------|
| RETORNO DE AGUA CALIENTE                        | 20 mm |
| DUCHA (DU)                                      | 16 mm |
| LAVABO (LVB)                                    | 16 mm |
| INODORO CON CISTERNA (SD)                       | 16 mm |
| GRIFO EN GARAJE (GG)                            | 16 mm |
| URINARIO CON GRIFO TEMPORIZADO (UGT)            | 16 mm |
| LAVADERO (LD)                                   | 16 mm |
| LAVADORA INDUSTRIAL (LI)                        | 25 mm |
| VERTEDERO (VR)                                  | 20 mm |
| FREGADERO INDUSTRIAL (FND)                      | 20 mm |
| LAVAJILLAS INDUSTRIAL (LVI)                     | 20 mm |

| LEYENDA FONTANERIA |                                                       |
|--------------------|-------------------------------------------------------|
|                    | TUBERIA DE AGUA FRÍA                                  |
|                    | TUBERIA DE AGUA CALIENTE                              |
|                    | TUBERIA DE RETORNO DE AGUA CALIENTE SANITARIA ø 20 mm |
|                    | TUBERIA DE AGUA FRÍA CON PRESIÓN MÁS DESFAVORABLE     |
|                    | TUBERIA DE AGUA CALIENTE CON PRESIÓN MÁS DESFAVORABLE |
|                    | TOMA Y LLAVE DE CORTE DE ACOMETIDA                    |
|                    | PREINSTALACIÓN DE CONTADOR                            |
|                    | LLAVE DE ABONADO                                      |
|                    | CALDERA ELECTRICA PARA CALEFACCION Y ACS              |
|                    | BOMBA DE CIRCULACIÓN                                  |
|                    | LLAVE DE LOCAL HÓMEDO                                 |
|                    | CONSUMO CON HIOMEZCLADOR                              |
|                    | CONSUMO DE AGUA FRÍA                                  |
|                    | CONSUMO DE AGUA CALIENTE (DUCHA, BAÑERA)              |
|                    | TUBERIA ASCENDENTE                                    |
|                    | TUBERIA DESCENDENTE                                   |
|                    | VÁLVULA LIMITADORA DE PRESIÓN                         |
|                    | PUNTO DE CONSUMO CON MAYOR CAIDA DE PRESIÓN           |
|                    | TERMO ELÉCTRICO                                       |
|                    | LLAVE DE CORTE                                        |
|                    | GRUPO DE PRESIÓN                                      |

ARQUITECTURA  
D. JOSÉ MARÍA SÁNCHEZ GARCÍA  
C/ PRINCESA, 27 1º-3 28008 MADRID


PROPIEDAD  
**DIPUTACIÓN DE BADAJOZ**  
ÁREA DE FOMENTO  
URBANISMO, VIVIENDA Y ARQUITECTURA  
C/ FELIPE CHECA 23, 06071, BADAJOZ

PROYECTO DE EJECUCIÓN, ESTUDIO DE  
SEGURIDAD Y SALUD PARA AMPLIACION  
Y MEJORA DEL PARQUE DE BOMBEROS  
DE DON BENITO-VILLANUEVA

AVENIDA VEGAS ALTAS Nº 115  
DON BENITO (BADAJOZ)

PLANTAS.  
INSTALACION DE FONTANERIA  
Y SOLAR TERMICA


PLANTA GENERAL  
ESCALA 1/300

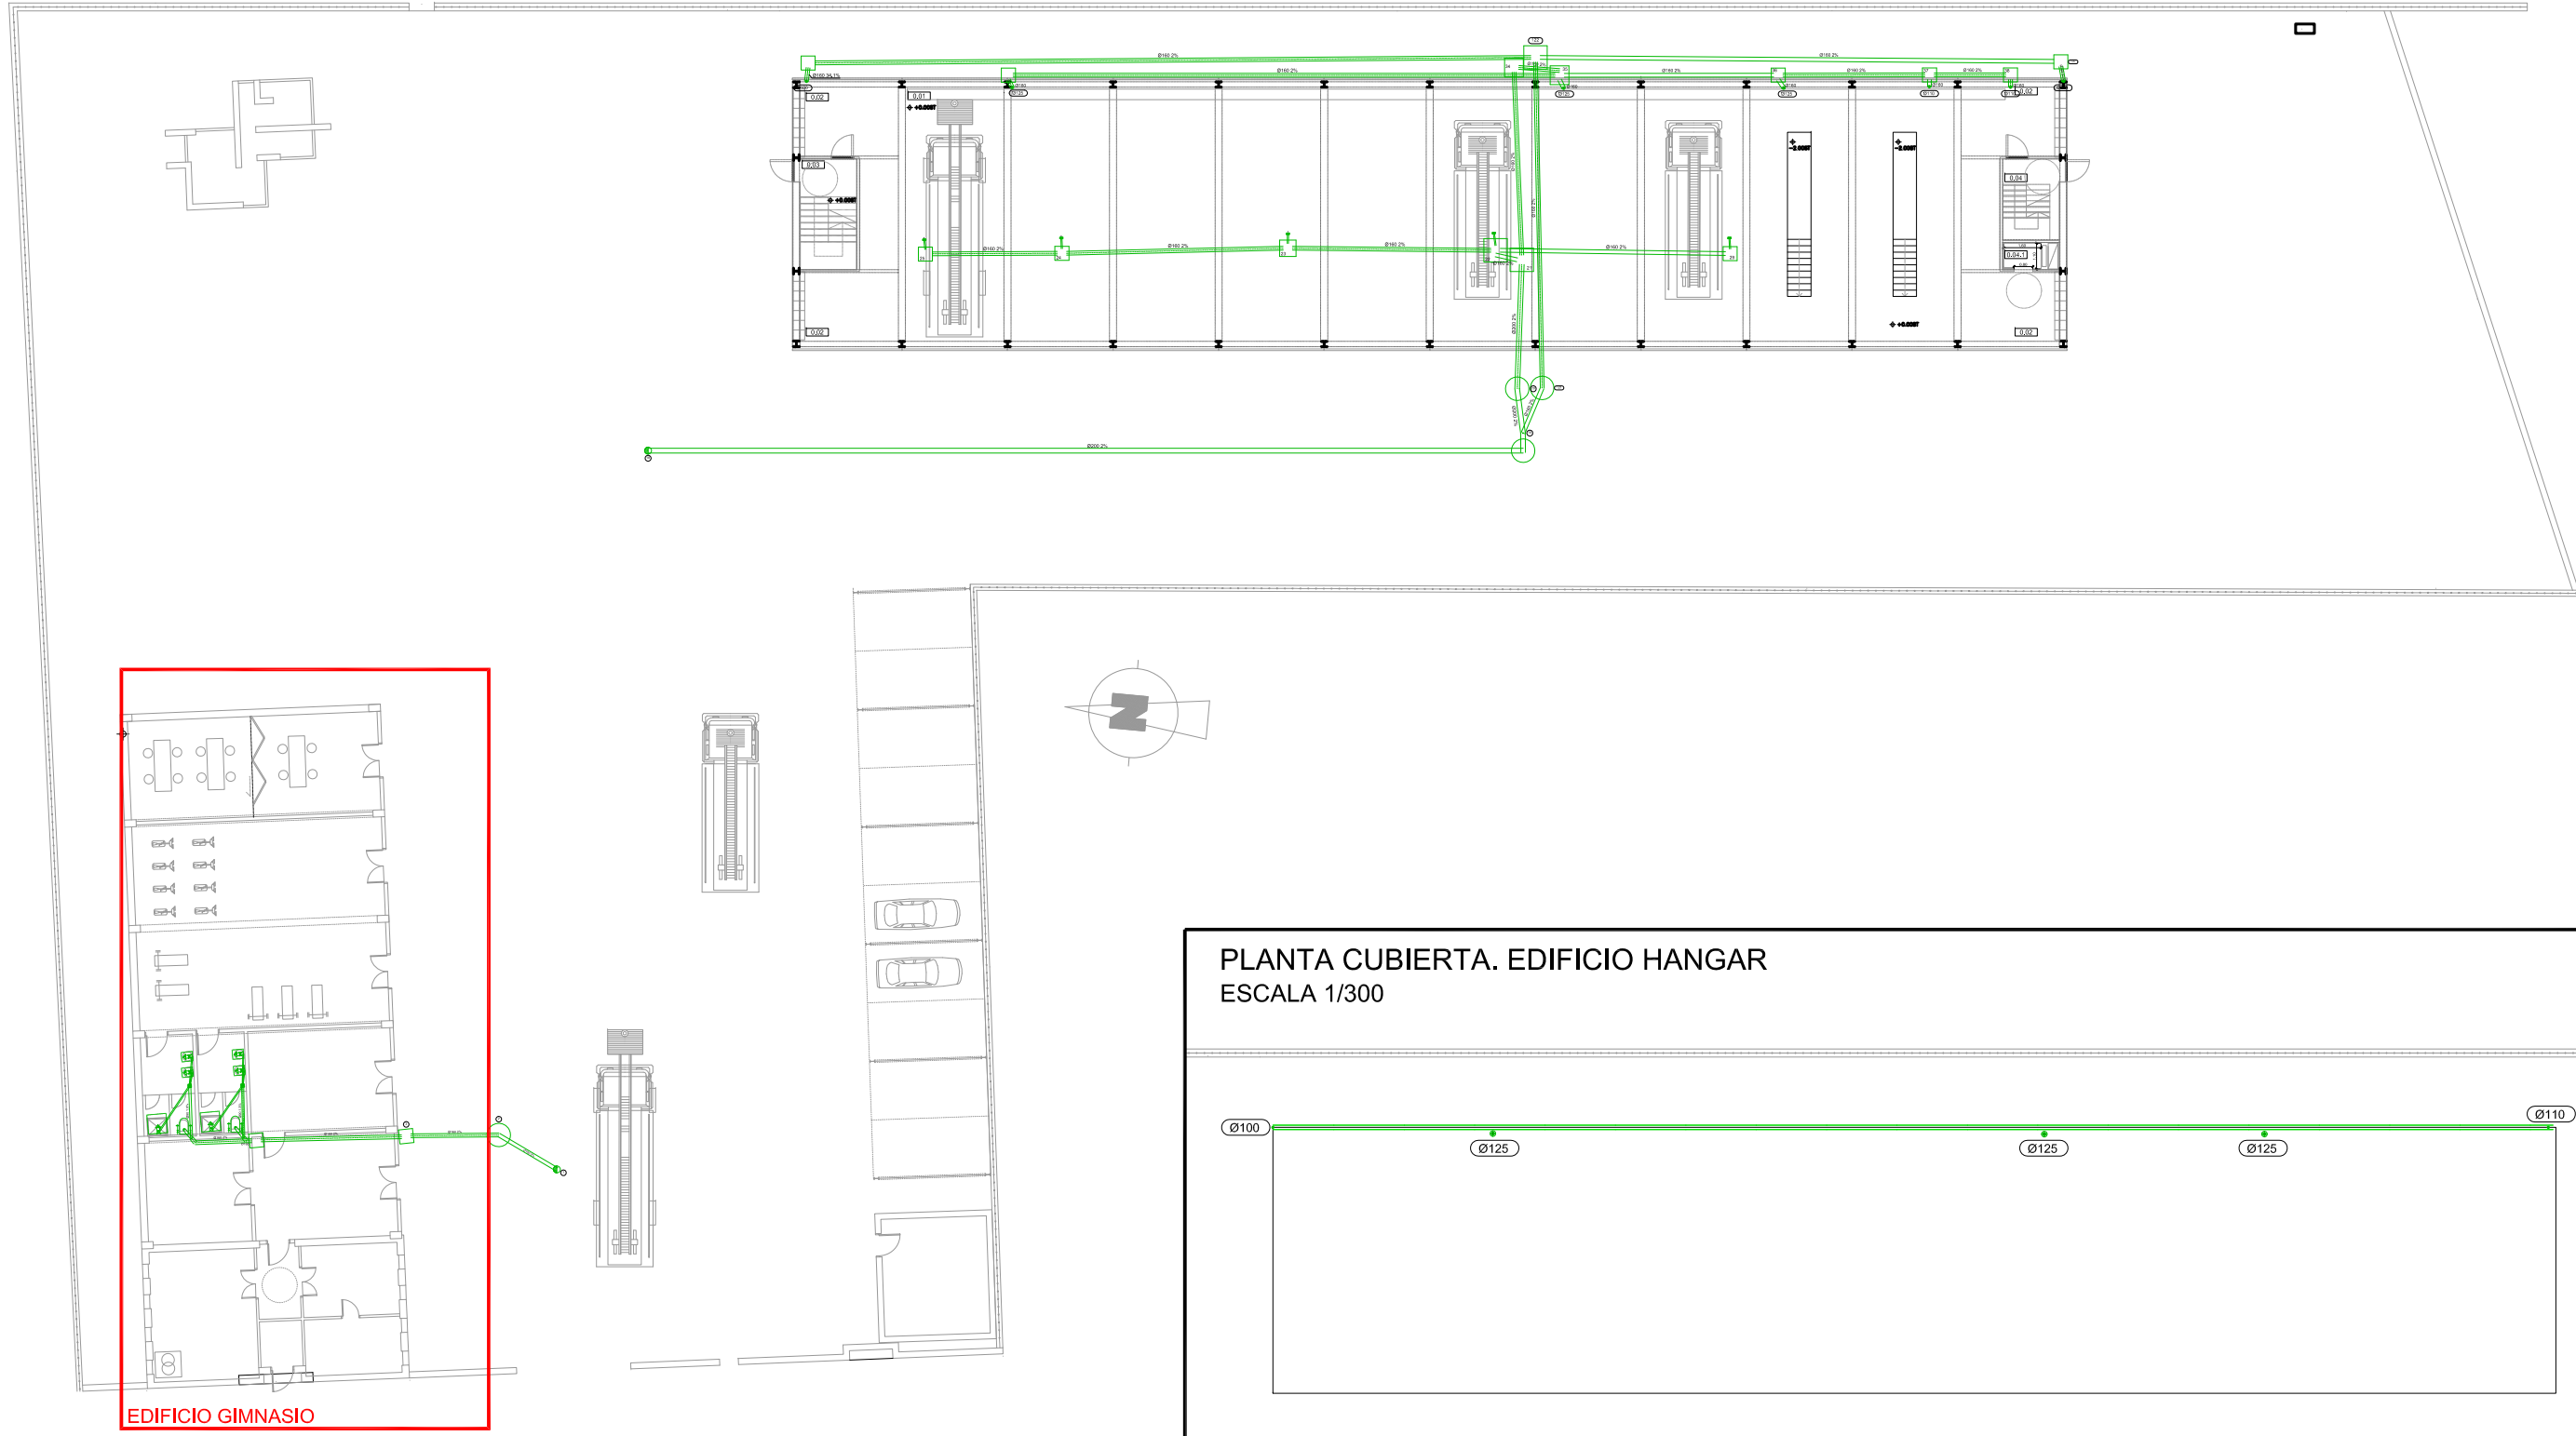


EDIFICIO GIMNASIO  
ESCALA 1/125




ZONA VESTUARIO MASC.  
ESCALA 1/50

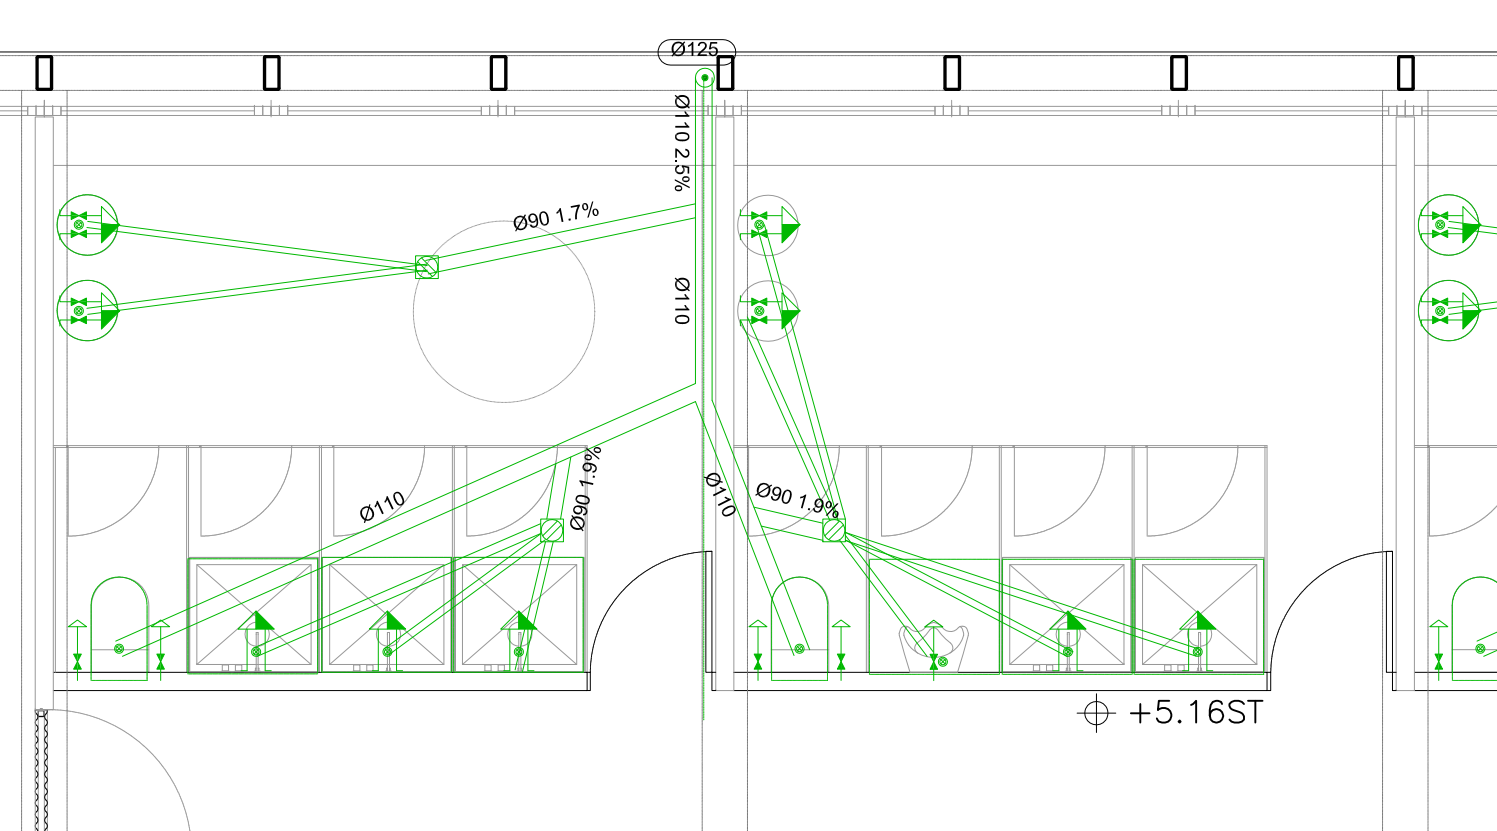


ZONA VESTUARIO FEM.  
ESCALA 1/50

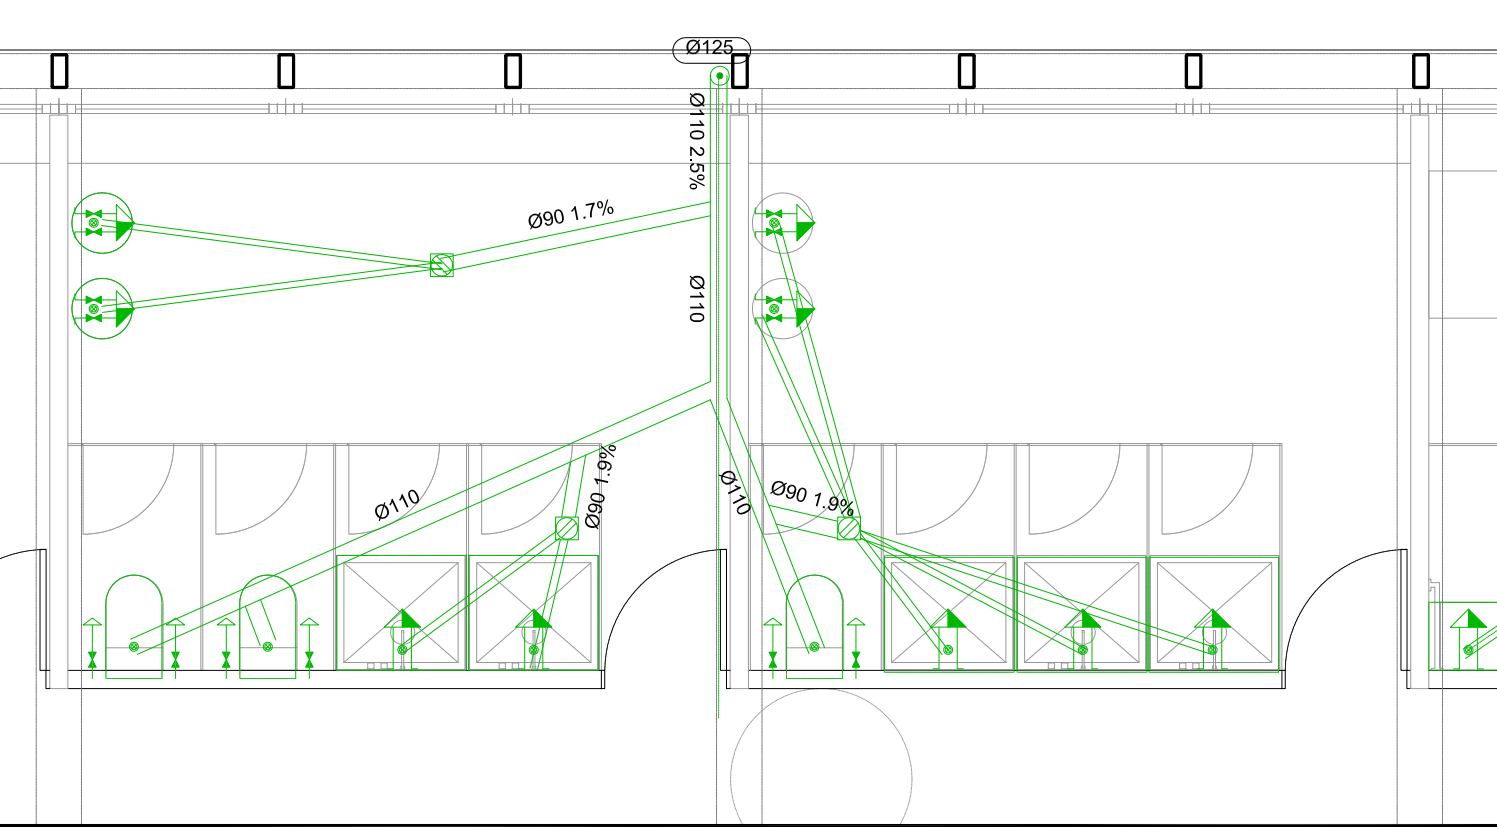


PLANTA ALTA. EDIFICIO HANGAR  
ESCALA 1/100

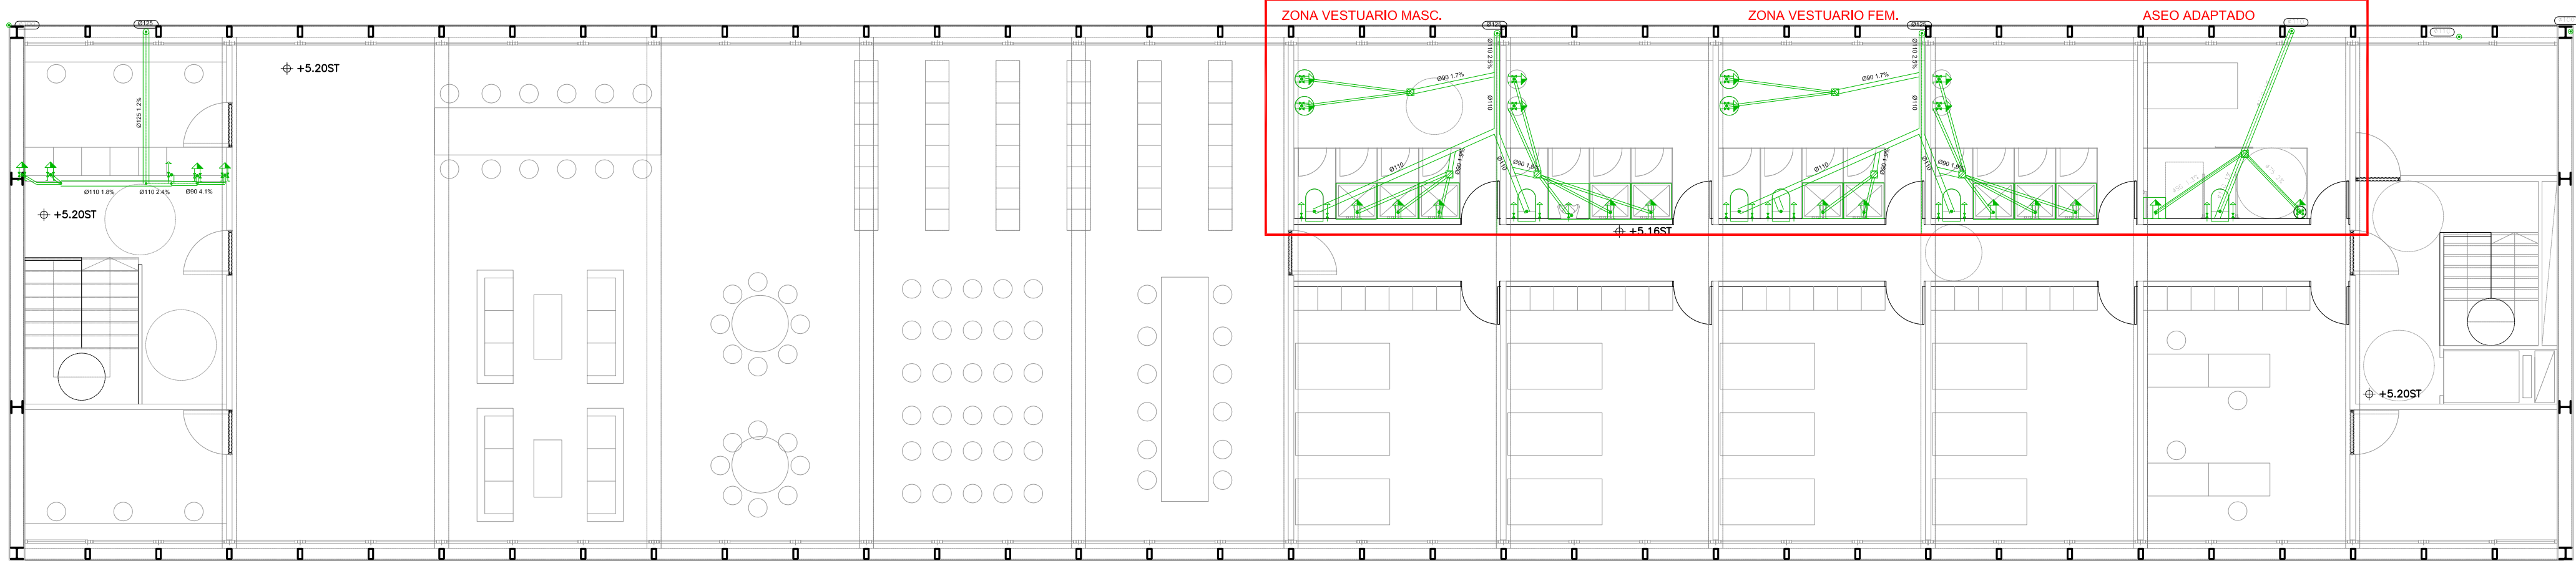

ASEO ADAPTADO  
ESCALA 1/50

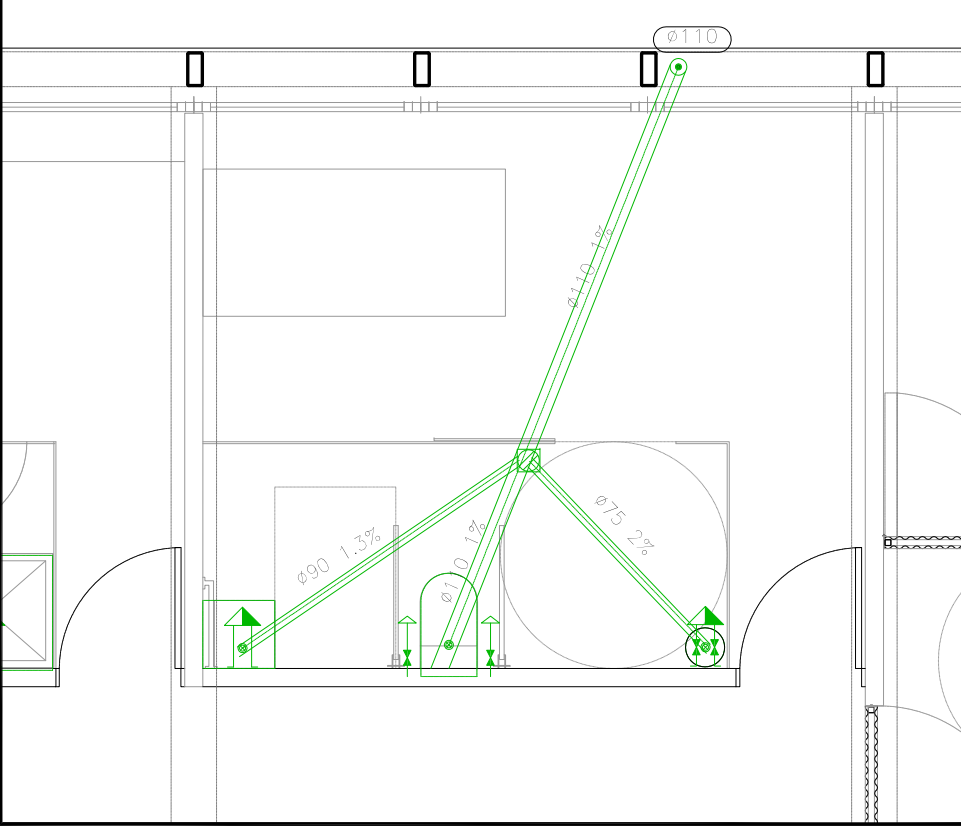

PLANTA BAJA. EDIFICIO HANGAR  
ESCALA 1/100

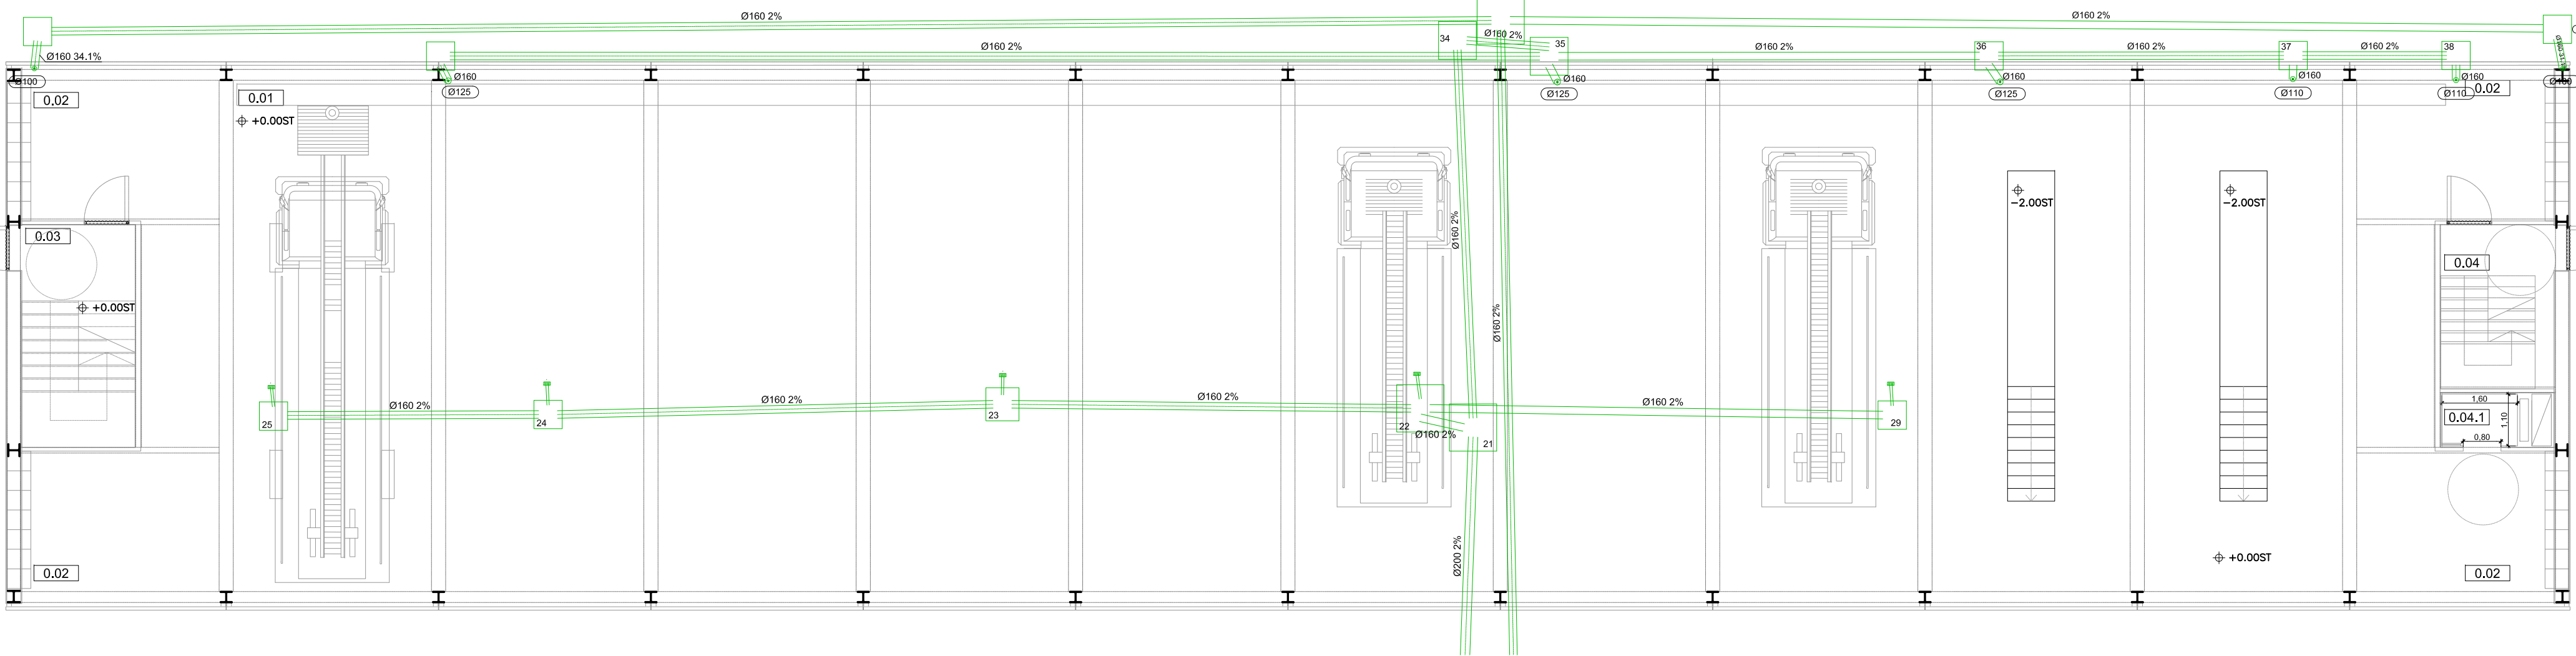

| Nº EMISIÓN | EMITIDO PARA:                | FECHA      |
|------------|------------------------------|------------|
| 0          | PETICIÓN DE LICENCIA DE OBRA | JULIO 2017 |

#### REFERENCIAS Y DIMENSIONES DE ARQUETAS

|     |                |
|-----|----------------|
| 3   | 60x60x60 cm    |
| 4   | 60x60x50 cm    |
| 2.1 | 100x100x115 cm |
| 22  | 100x100x105 cm |
| 23  | 70x70x90 cm    |
| 24  | 60x60x70 cm    |
| 25  | 60x60x50 cm    |
| 29  | 60x60x70 cm    |
| 30  | 60x60x50 cm    |
| 34  | 80x80x100 cm   |
| 35  | 80x80x95 cm    |
| 36  | 60x60x70 cm    |
| 37  | 60x60x55 cm    |
| 38  | 60x60x50 cm    |
| 108 | 60x60x50 cm    |
| 122 | 100x100x115 cm |
| 123 | 60x60x50 cm    |
| 137 | 60x60x50 cm    |

#### DIÁMETROS UTILIZADOS EN LA RED DE PEQUEÑA EVACUACIÓN

|                                                   |        |
|---------------------------------------------------|--------|
| Lavabo (Lvb)                                      | 40 mm  |
| Inodoro con cisterna (Sd)                         | 110 mm |
| Ducha (Du)                                        | 50 mm  |
| Urinario con grifo temporizado (Ugt)              | 50 mm  |
| Fregadero de laboratorio, restaurante, etc. (Fnd) | 40 mm  |
| Lavavajillas (Lvv)                                | 50 mm  |
| Lavadero (Lvr)                                    | 50 mm  |
| Lavadero (Ld)                                     | 40 mm  |
| Vertedero (Vr)                                    | 110 mm |

#### LEYENDA SANEAMIENTO

- CONEXIÓN CON LA RED GENERAL DE SANEAMIENTO
- POZO DE REGISTRO
- CANALON
- COLECTOR MAESTRO DE AGUAS RESIDUALES
- ARQUETA SIFÓNICA
- COLECTOR MAESTRO DE AGUAS PLUVIALES
- ARQUETA
- SUMIDERO
- DESAGÜE FANCOIL
- CONSUMO CON HIDROMEZCLADOR
- COLECTOR MAESTRO DE AGUAS RESIDUALES
- COLECTOR MAESTRO DE AGUAS PLUVIALES
- BARERA / DUCHA
- INODORO CON CISTERNA
- CONSUMO DE AGUA FRÍA
- BOTE SIFÓNICO
- TERMINAL DE AIREACIÓN

|              |                                                                   |
|--------------|-------------------------------------------------------------------|
| ARQUITECTURA | D. JOSÉ MARÍA SÁNCHEZ GARCÍA<br>C/ PRINCESA, 27 1º-3 28008 MADRID |
|--------------|-------------------------------------------------------------------|

|           |                                                                                                                      |
|-----------|----------------------------------------------------------------------------------------------------------------------|
| PROPIEDAD | DIPUTACIÓN DE BADAJOZ<br>ÁREA DE FOMENTO<br>URBANISMO, VIVIENDA Y ARQUITECTURA<br>C/ FELIPE CHECA 23, 06071, BADAJOZ |
|-----------|----------------------------------------------------------------------------------------------------------------------|


PROYECTO DE EJECUCIÓN, ESTUDIO DE SEGURIDAD Y SALUD PARA AMPLIACION Y MEJORA DEL PARQUE DE BOMBEROS DE DON BENITO-VILLANUEVA

AVENIDA VEGAS ALTAS Nº 115  
DON BENITO (BADAJOZ)


PLANTAS.  
INSTALACION DE SANEAMIENTO

|                  |             |          |            |
|------------------|-------------|----------|------------|
| ESCALA           | Nº PROYECTO | Nº PLANO | Nº EMISIÓN |
| VARIAS<br>DIN A1 | 205         | SAN-04   | 2          |


INSTALACION SUELO RADIANTE.  
PLANTA ALTA. EDIFICIO HANGAR  
ESCALA 1/100

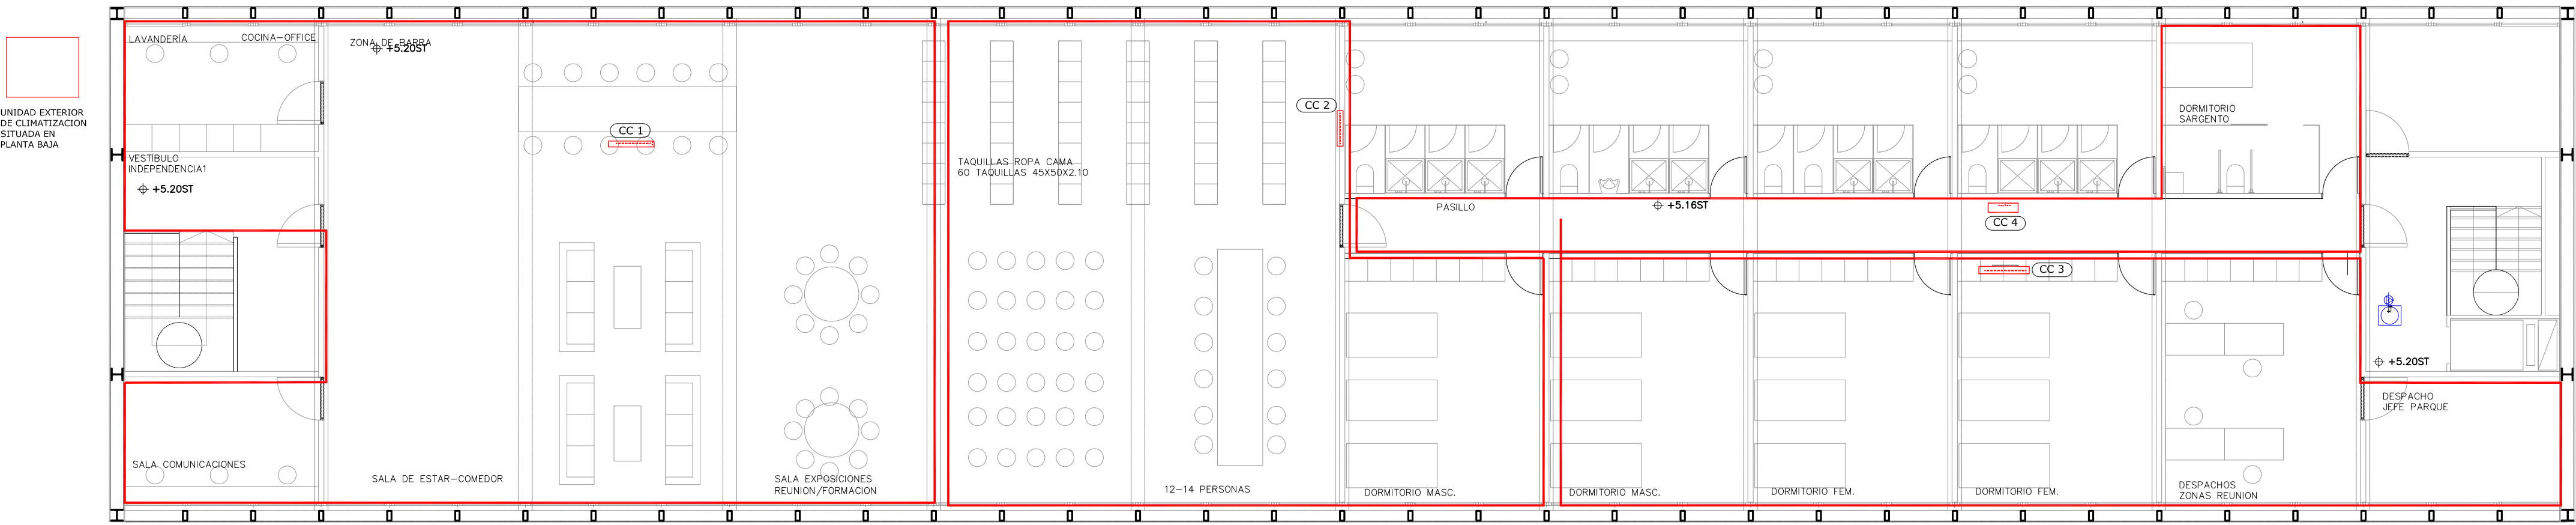


INSTALACION VENTILACION.  
PLANTA ALTA. EDIFICIO HANGAR  
ESCALA 1/100

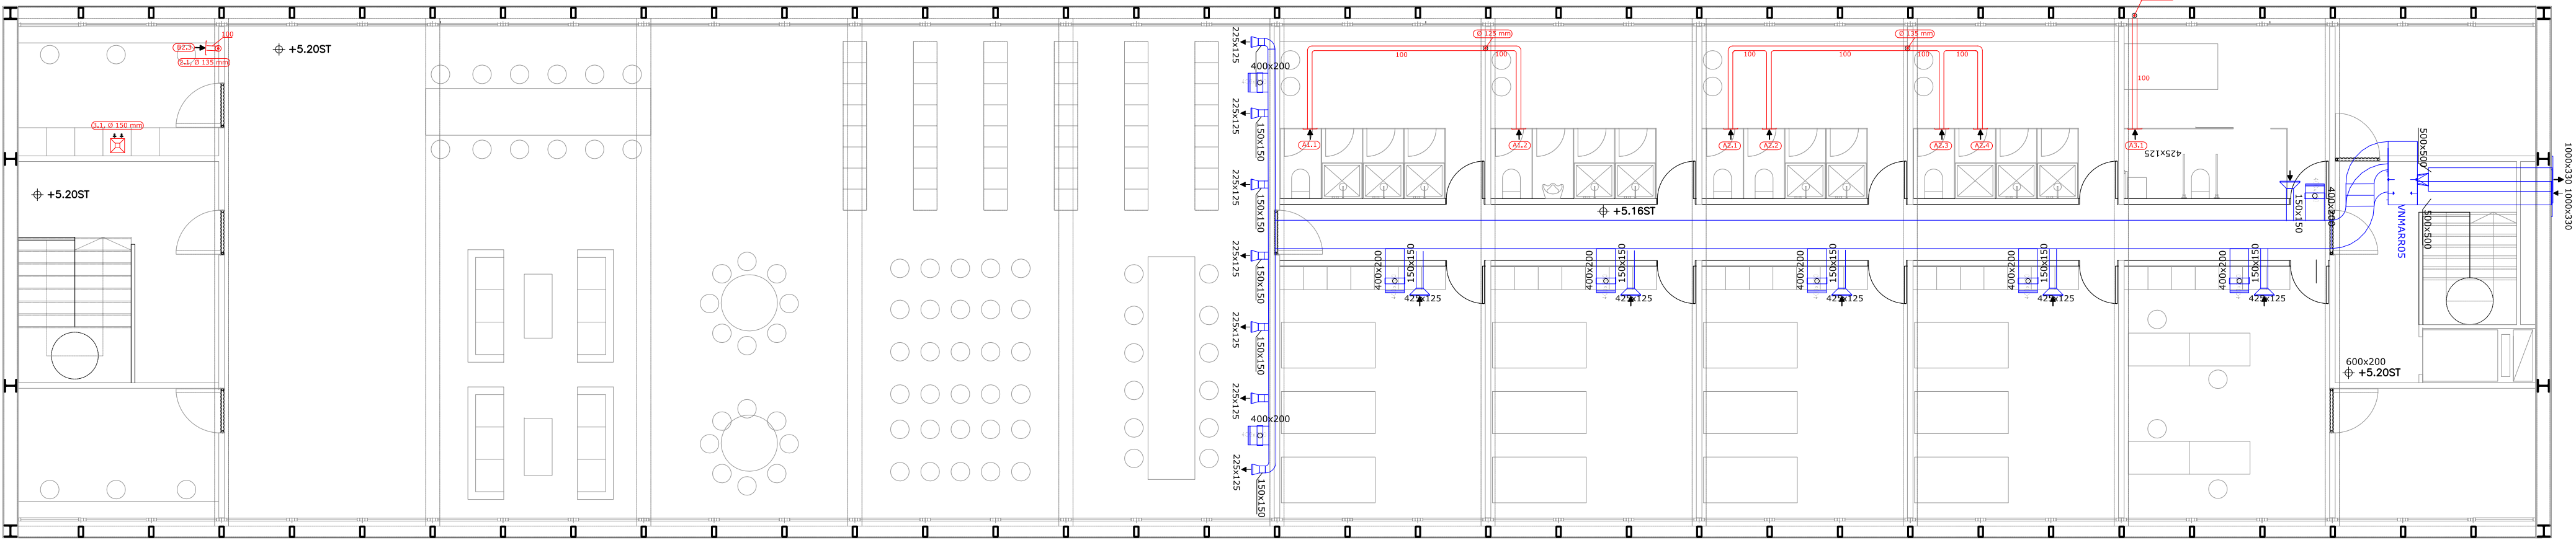

INSTALACION CLIMATIZACION.  
PLANTA ALTA. EDIFICIO HANGAR  
ESCALA 1/100

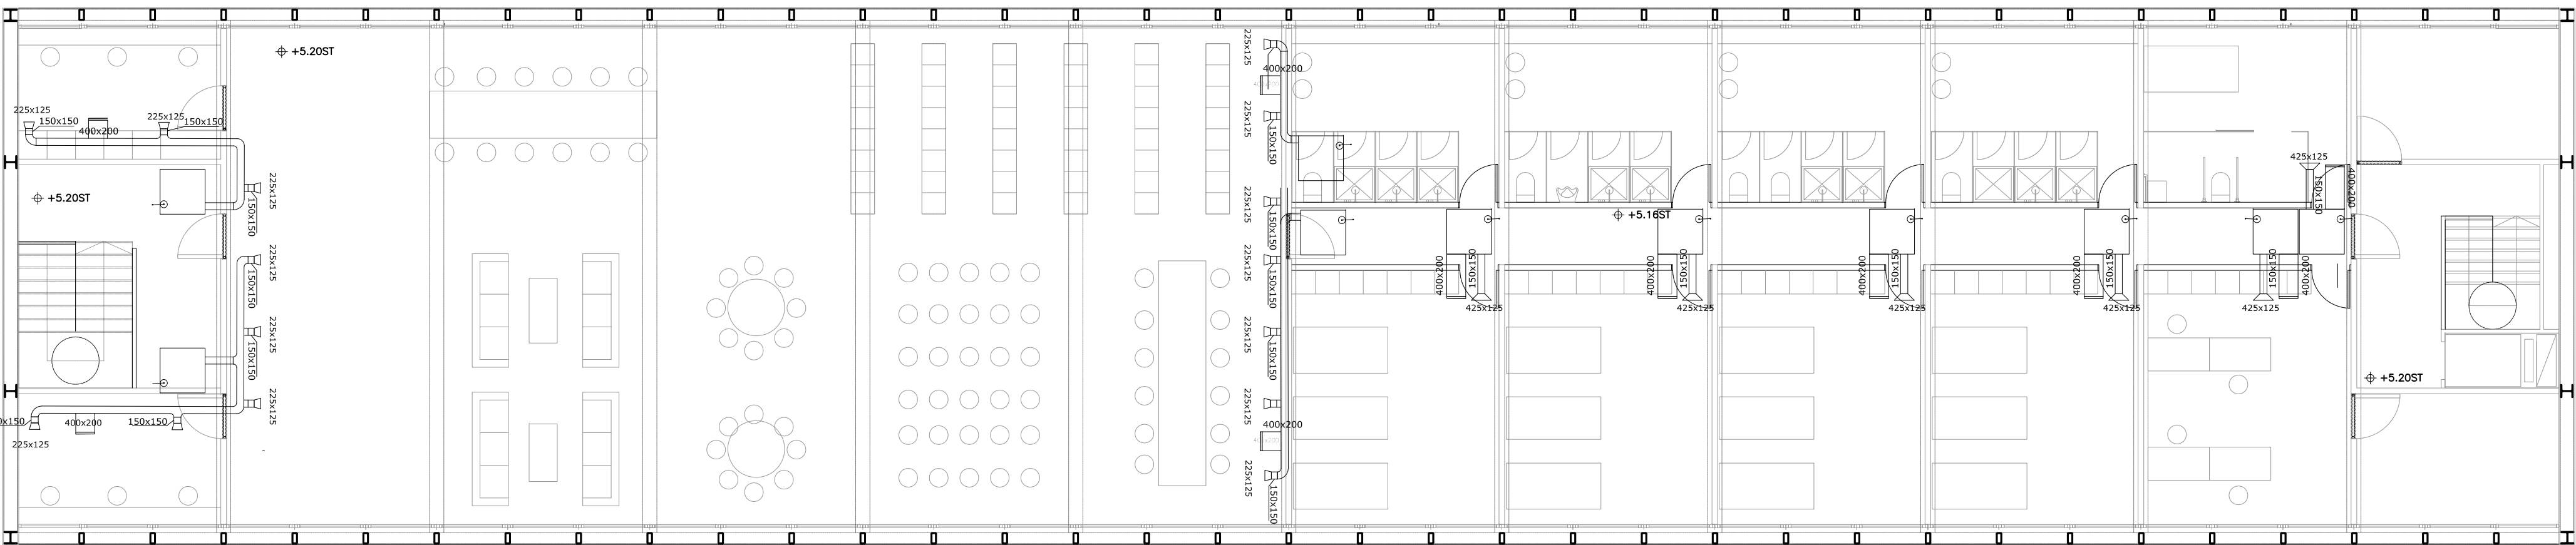

INSTALACION VENTILACION.  
PLANTA CUBIERTA. EDIFICIO HANGAR  
ESCALA 1/100

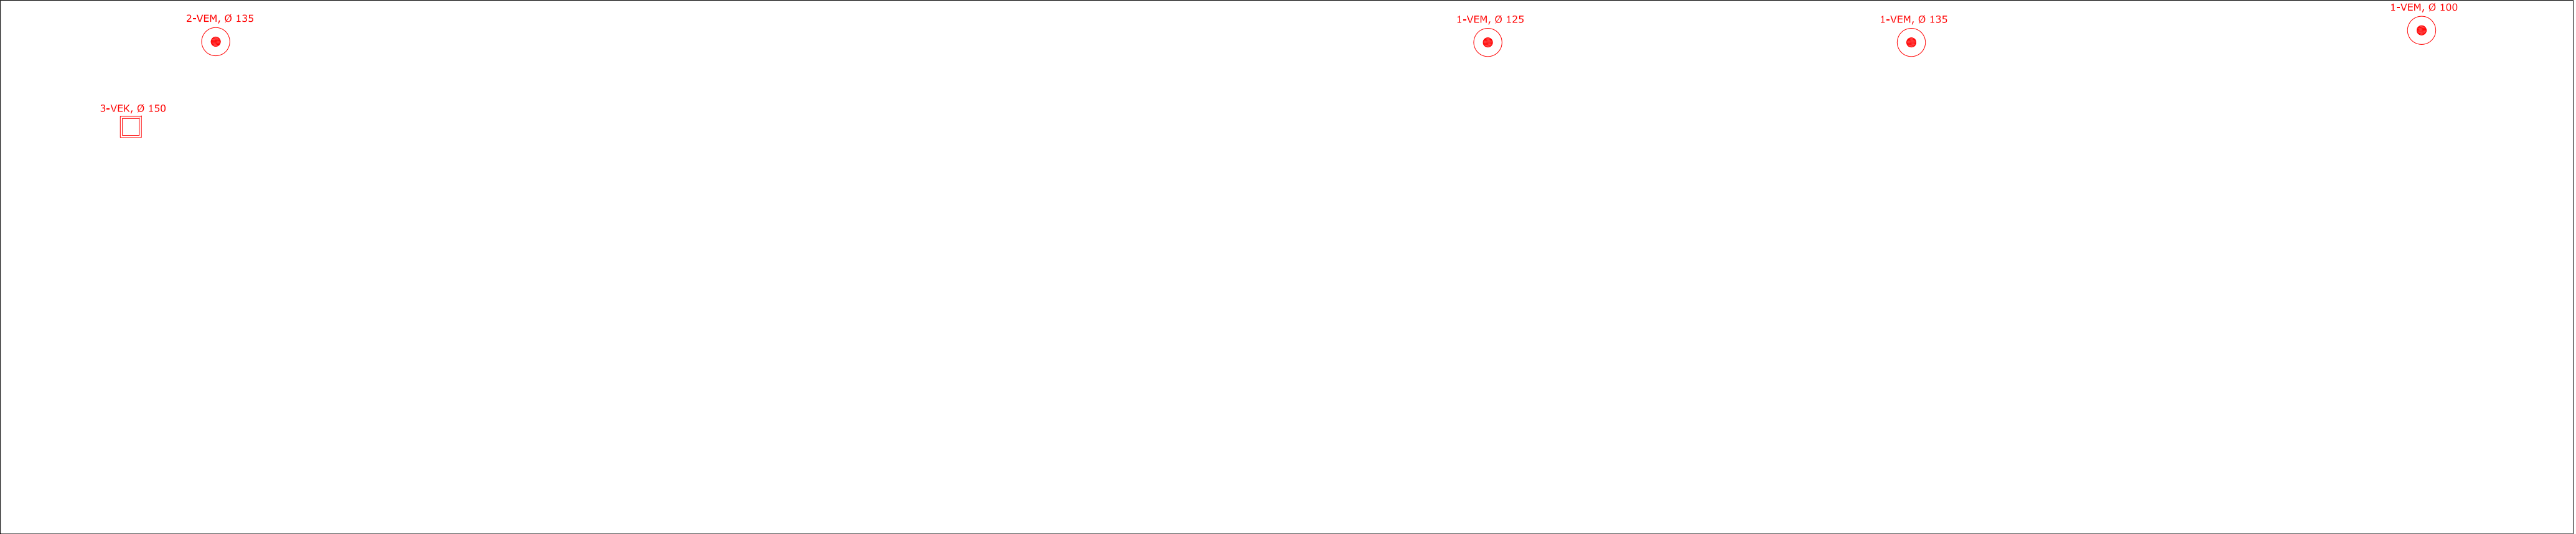

Nº EMISION

0

EMITIDO PARA:

FECHA

JULIO 2017

PETICIÓN DE LICENCIA DE OBRA

ARQUITECTURA

D. JOSÉ MARÍA SÁNCHEZ GARCÍA  
C/ PRINCESA, 27 1º-3 28008 MADRID

PROPIEDAD

DIPUTACIÓN DE BADAJOZ  
ÁREA DE FOMENTO  
URBANISMO, VIVIENDA Y ARQUITECTURA  
C/ FELIPE CHECA 23, 06071, BADAJOZ

PROYECTO DE EJECUCIÓN, ESTUDIO DE SEGURIDAD Y SALUD PARA AMPLIACION Y MEJORA DEL PARQUE DE BOMBEROS DE DON BENITO-VILLANUEVA

AVENIDA VEGAS ALTAS Nº 115  
DON BENITO (BADAJOZ)

PLANTAS.  
INSTALACION DE CLIMATIZACION Y VENTILACION

ESCALA

VARIAS

DIN A1

Nº PROYECTO


205

Nº PLANO


CLI-05

Nº EMISION

2

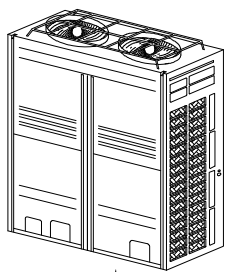

RYYQ24T  
Índice de capacidad: 666.00  
Combinación: 115 %  
Capacidad frigorífica nominal: 67.00 kW  
Capacidad calorífica nominal: 75.00 kW  
Carga de refrigerante: 37.05 kg  
Carga de refrigerante estándar de fábrica: 16.30 kg  
Carga de refrigerante adicional: 2.7 kg + 5.66 m (1/4") x 0.022 + 77.79 m (3/8") x 0.059 + 74.10 m (5/8") x 0.180 = 20.75 kg  
Volumen mínimo abastecido: 90.04 m3  
Carga de refrigerante por m3: 0.41 kg/m3 (límite práctico <= 0.44 kg/m3)  
Cubierta

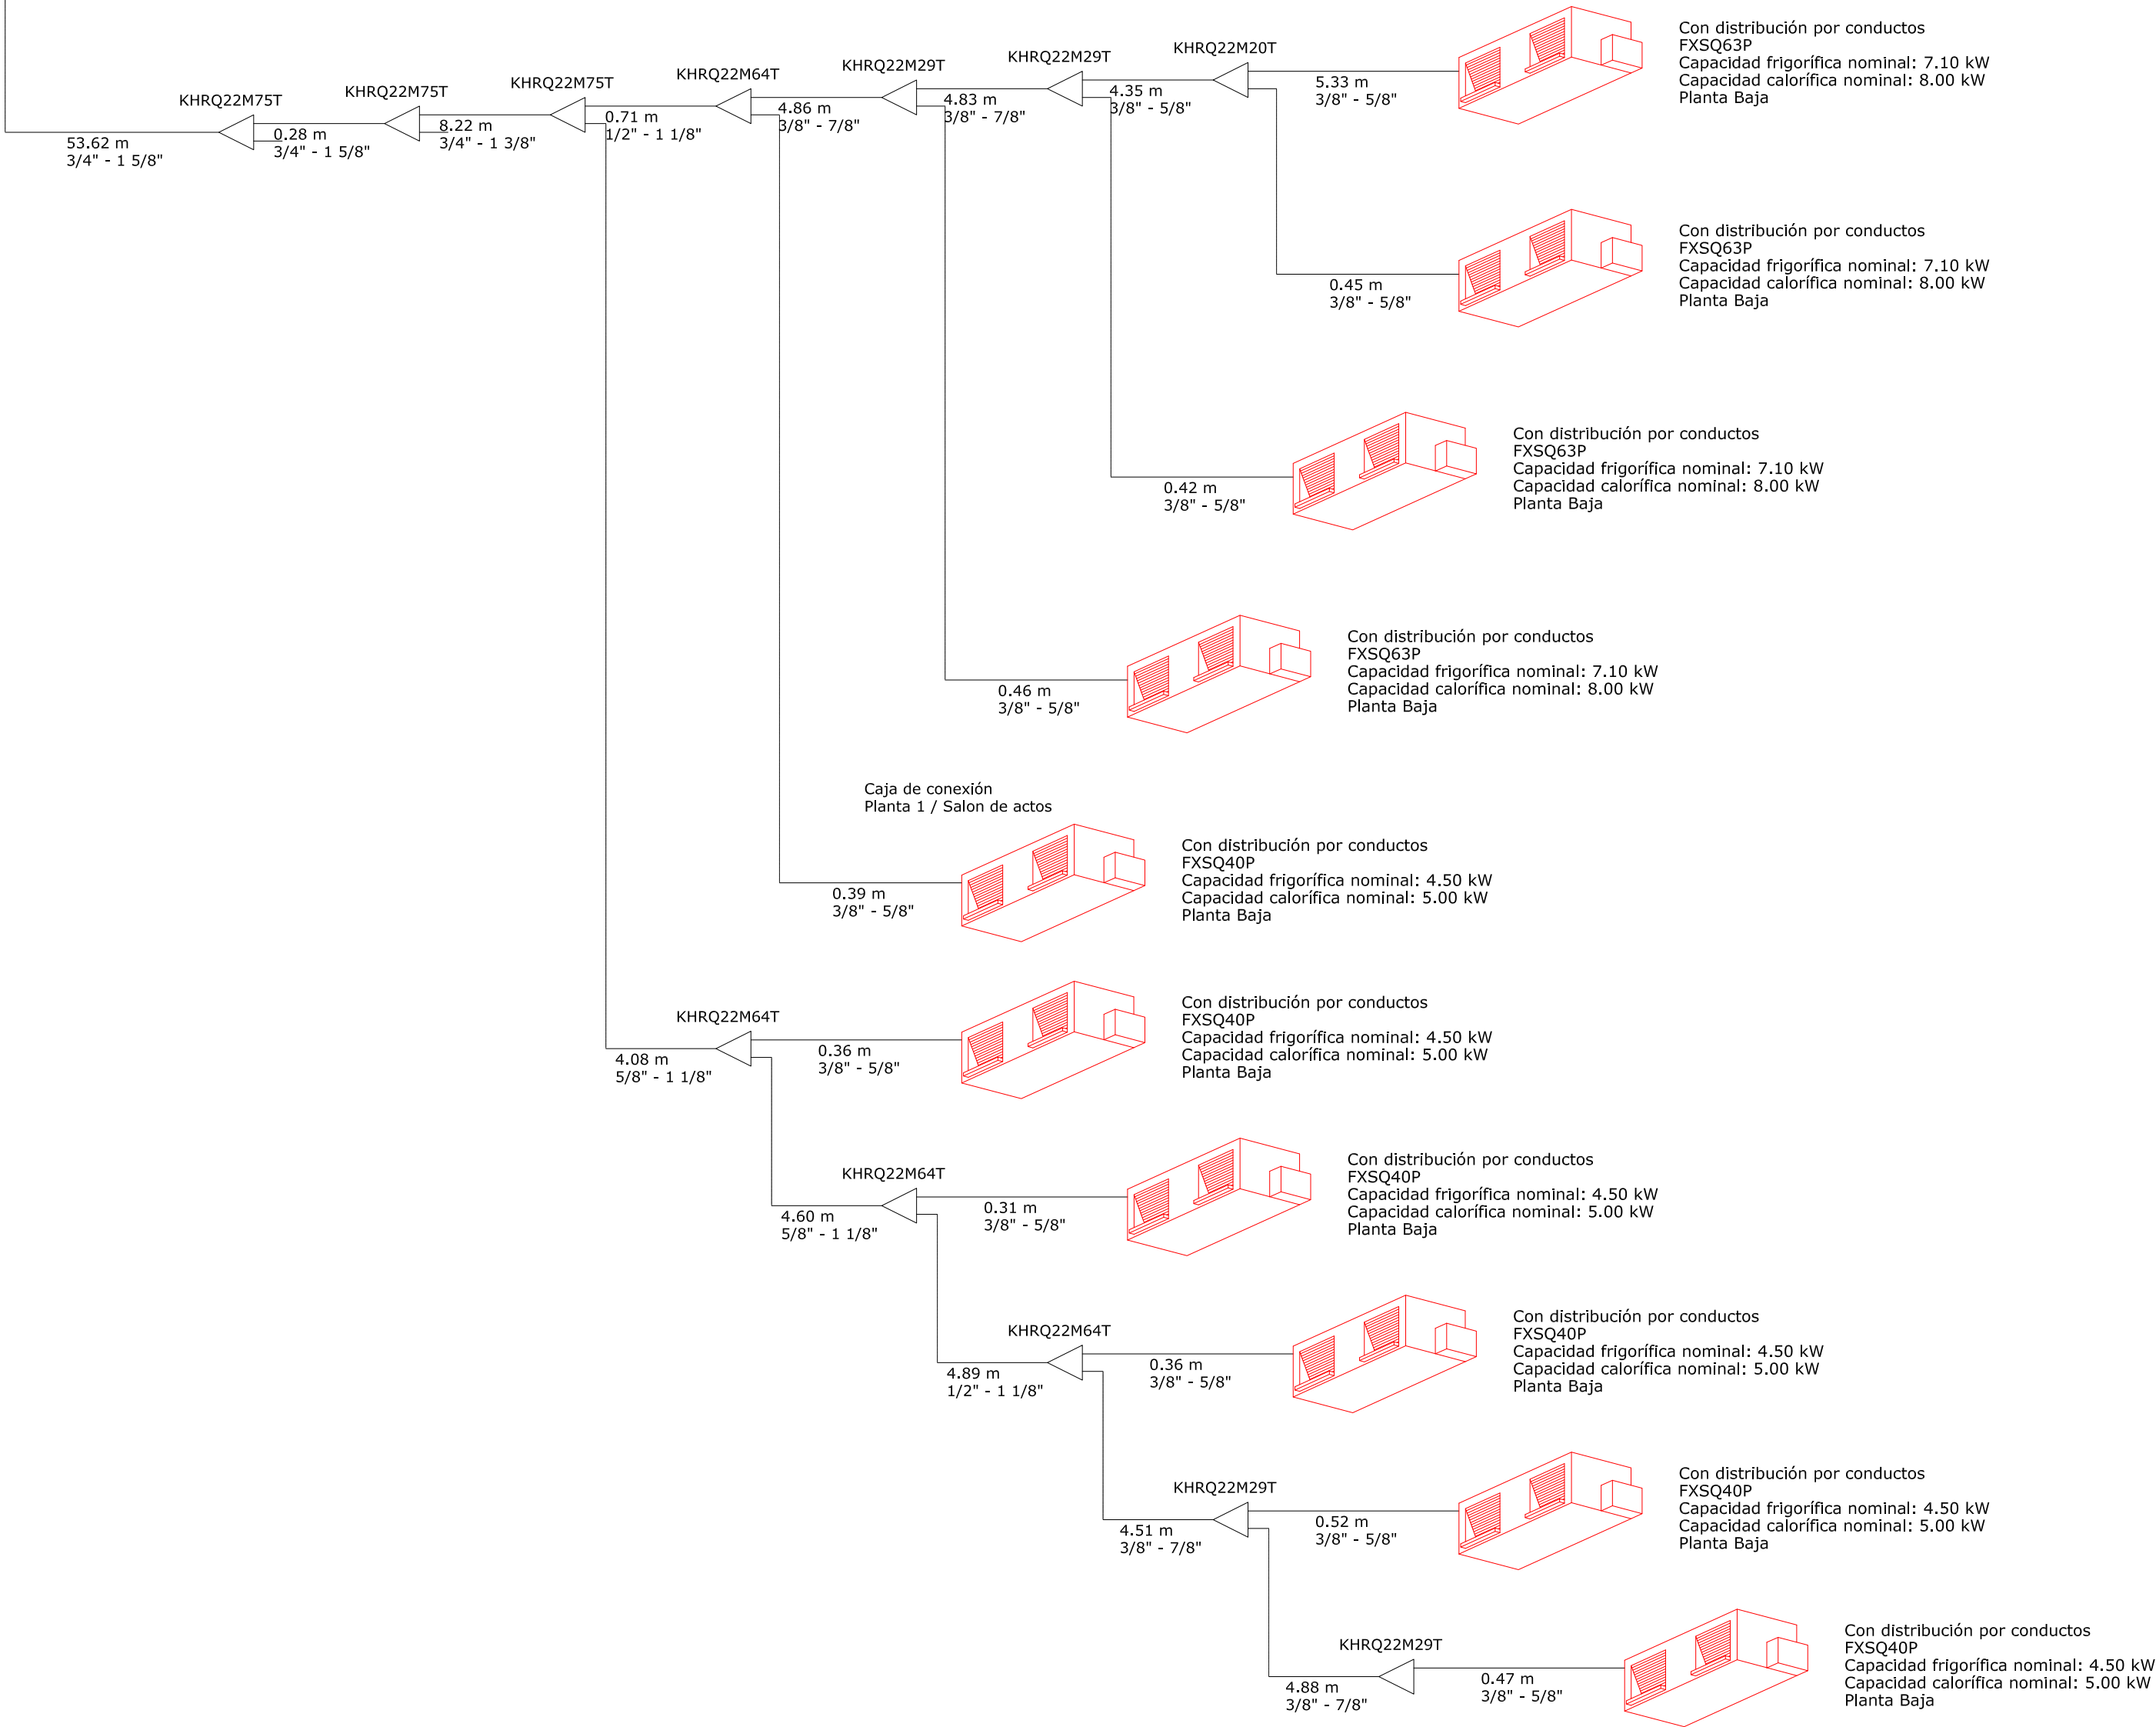

|            |                              |            |
|------------|------------------------------|------------|
|            |                              |            |
| Nº EMISIÓN | EMITIDO PARA:                | FECHA      |
| 0          | PETICIÓN DE LICENCIA DE OBRA | JULIO 2017 |

|              |                                                                    |
|--------------|--------------------------------------------------------------------|
| ARQUITECTURA | D. JOSÉ MARÍA SÁNCHEZ GARCÍA<br>C/ PRINCESA, 27 15º-3 28008 MADRID |
|--------------|--------------------------------------------------------------------|


|           |                                                                                                                      |
|-----------|----------------------------------------------------------------------------------------------------------------------|
| PROPIEDAD | DIPUTACIÓN DE BADAJOZ<br>ÁREA DE FOMENTO<br>URBANISMO, VIVIENDA Y ARQUITECTURA<br>C/ FELIPE CHECA 23, 06071, BADAJOZ |
|-----------|----------------------------------------------------------------------------------------------------------------------|

|                                                                                                                              |
|------------------------------------------------------------------------------------------------------------------------------|
| PROYECTO DE EJECUCIÓN, ESTUDIO DE SEGURIDAD Y SALUD PARA AMPLIACION Y MEJORA DEL PARQUE DE BOMBEROS DE DON BENITO-VILLANUEVA |
| AVENIDA VEGAS ALTAS Nº 115<br>DON BENITO (BADAJOZ)                                                                           |


|                                                     |
|-----------------------------------------------------|
| PLANTAS.<br>CLIMATIZACION.<br>ESQUEMA DE PRINCIPIOS |
|-----------------------------------------------------|

|               |             |          |            |
|---------------|-------------|----------|------------|
| ESCALA        | Nº PROYECTO | Nº PLANO | Nº EMISIÓN |
| S/E<br>DIN A2 | 205         | CLESQ-06 | 2          |


PLANTA GENERAL  
ESCALA 1/300

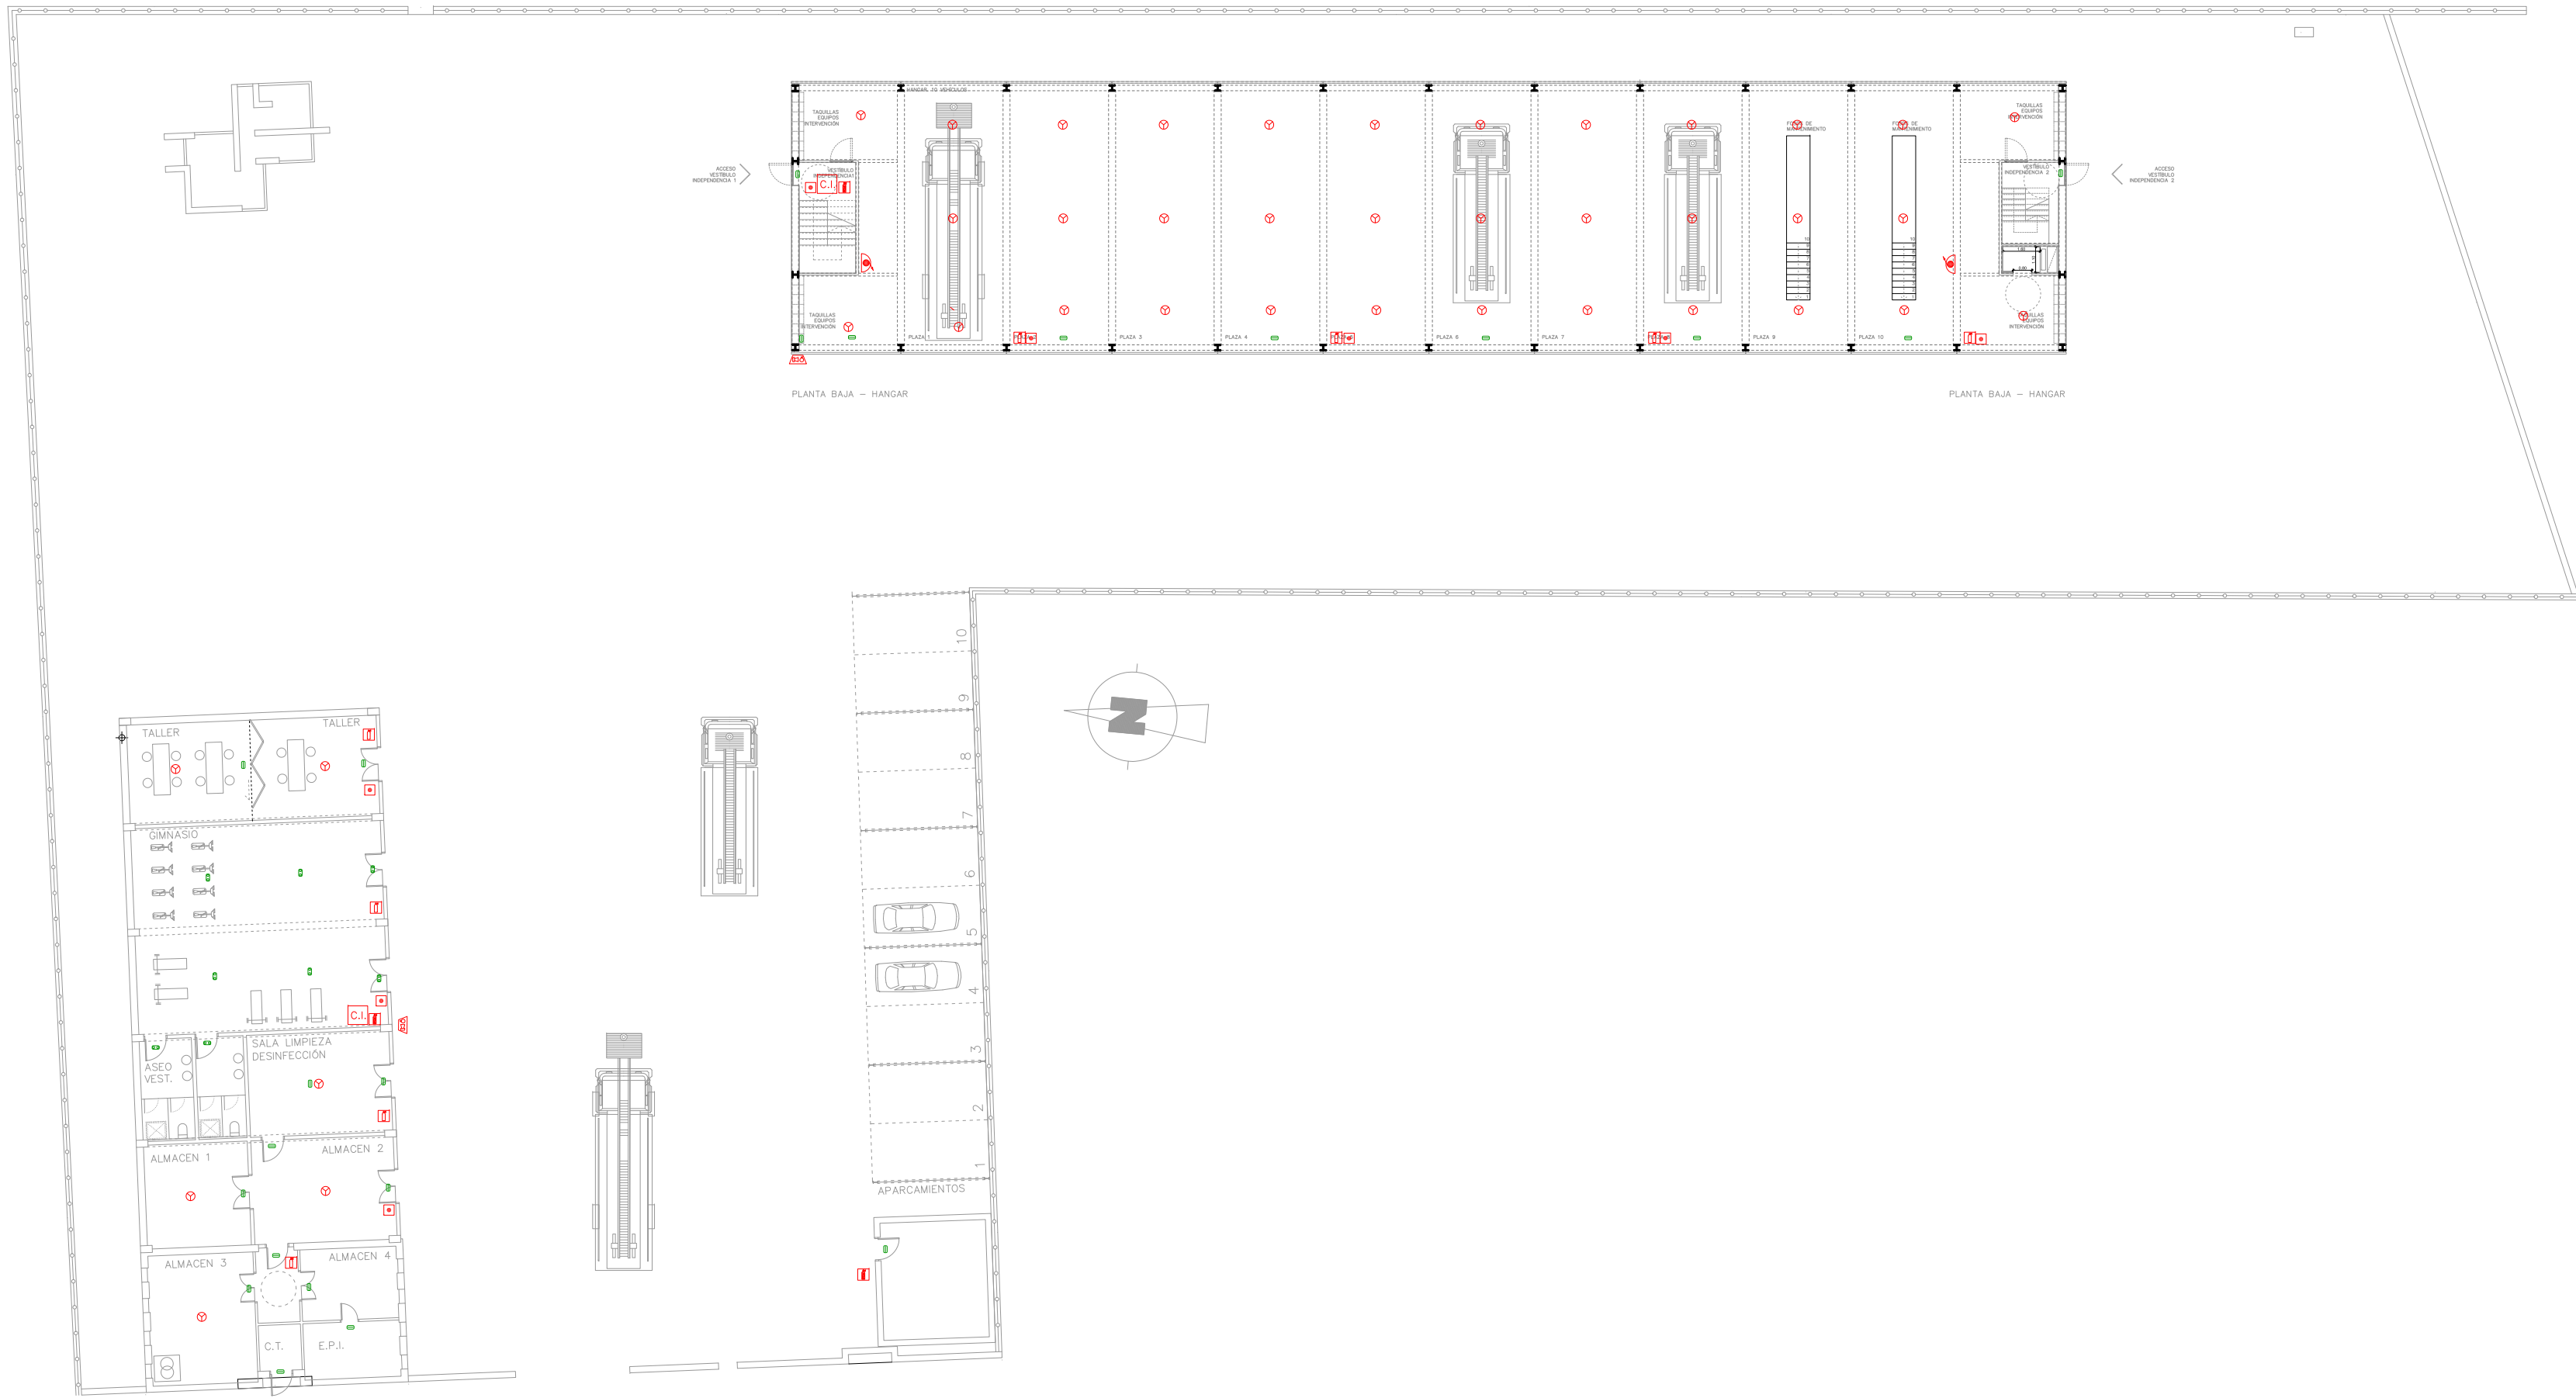

PLANTA ALTA. EDIFICIO HANGAR  
ESCALA 1/100

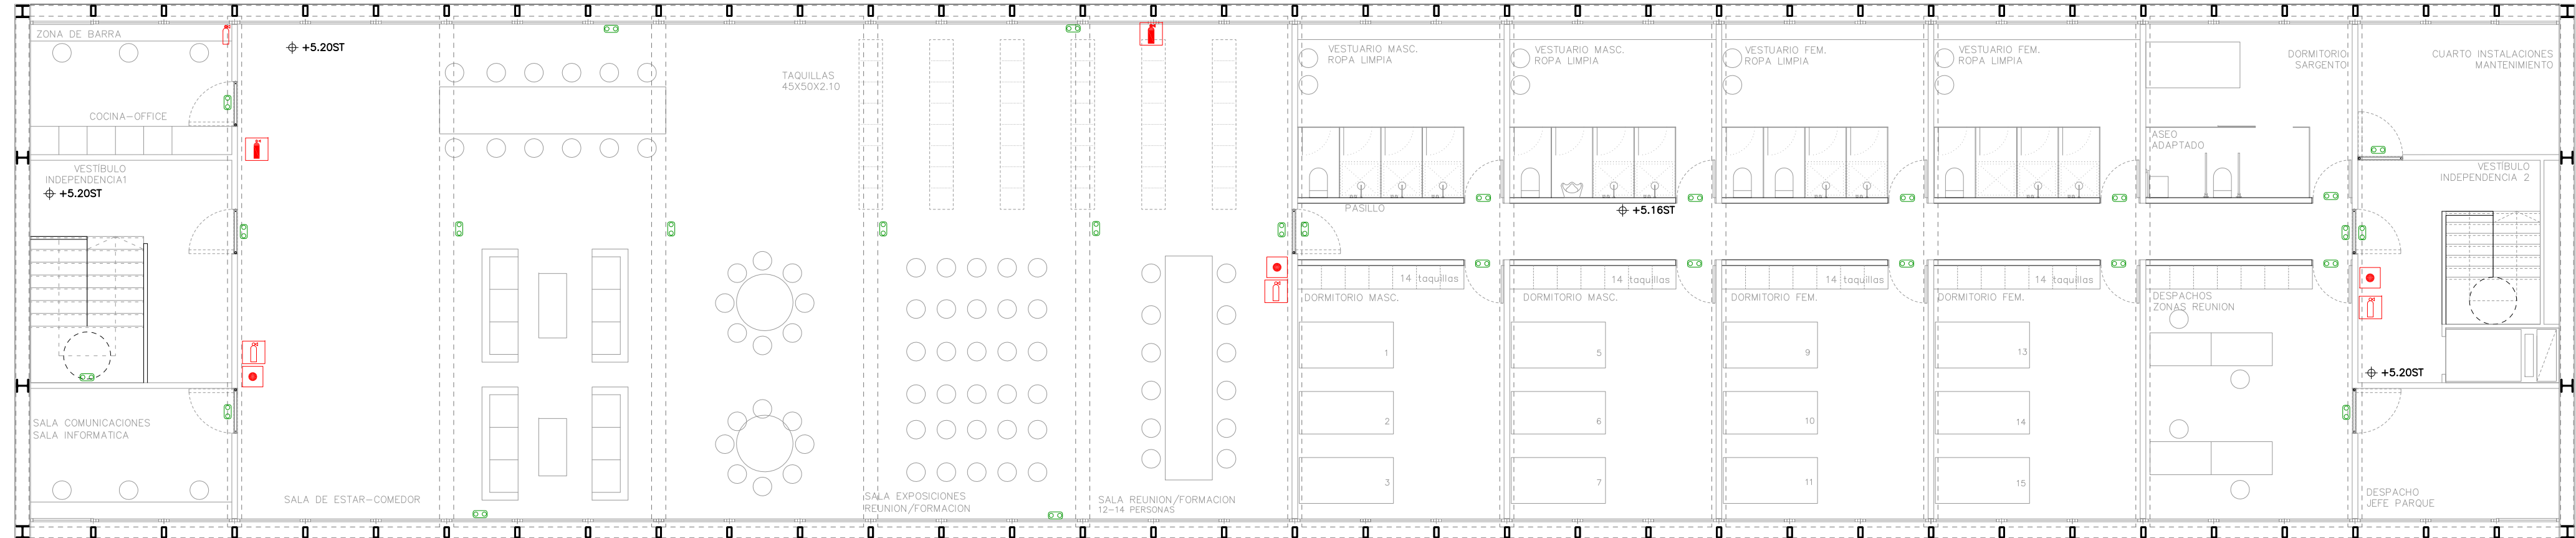


PLANTA BAJA. EDIFICIO HANGAR  
ESCALA 1/100

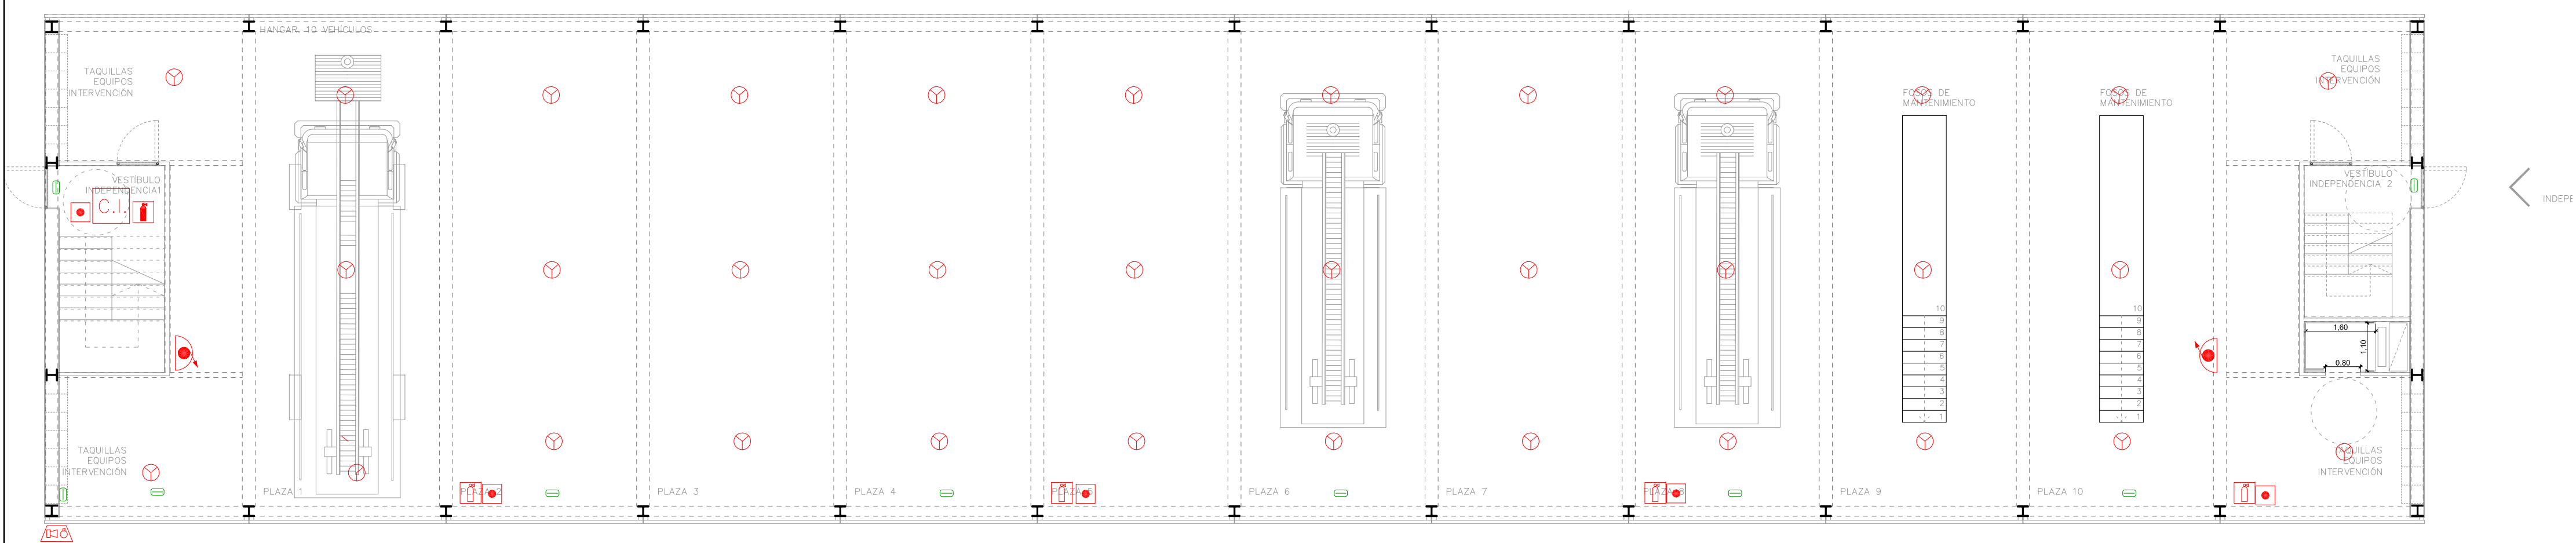

PLANTA BAJA - HANGAR

PLANTA BAJA - HANGAR

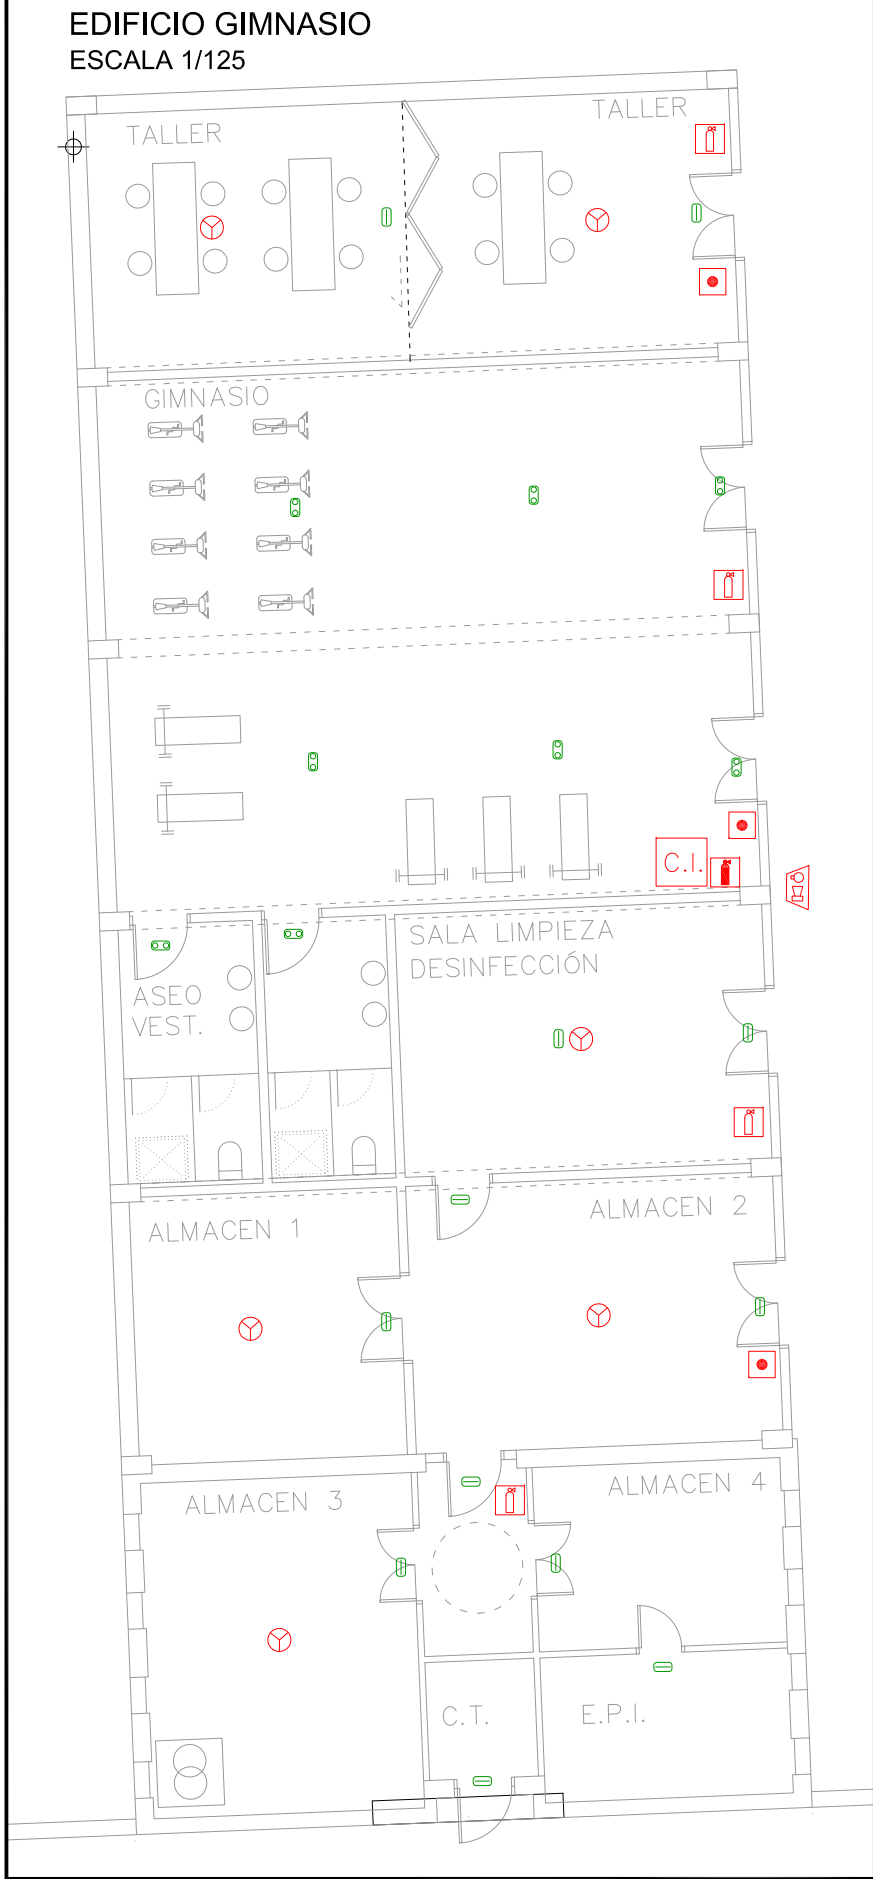

Nº EMISIÓN

0

EMITIDO PARA:

PETICIÓN DE LICENCIA DE OBRA

FECHA

JULIO 2017

ARQUITECTURA

D. JOSÉ MARÍA SÁNCHEZ GARCÍA  
C/ PRINCESA, 27 1º-3 28008 MADRID

PROPIEDAD

DIPUTACIÓN DE BADAJOZ  
ÁREA DE FOMENTO  
URBANISMO, VIVIENDA Y ARQUITECTURA  
C/ FELIPE CHECA 23, 06071, BADAJOZ

PROYECTO DE EJECUCIÓN, ESTUDIO DE SEGURIDAD Y SALUD PARA AMPLIACION Y MEJORA DEL PARQUE DE BOMBEROS DE DON BENITO-VILLANUEVA

AVENIDA VEGAS ALTAS Nº 115  
DON BENITO (BADAJOZ)

PLANTAS. PROTECCION CONTRA INCENDIOS

ESCALA

VARIAS

DIN A1

Nº PROYECTO


205

Nº PLANO

P.C.I.-07

Nº EMISIÓN

2

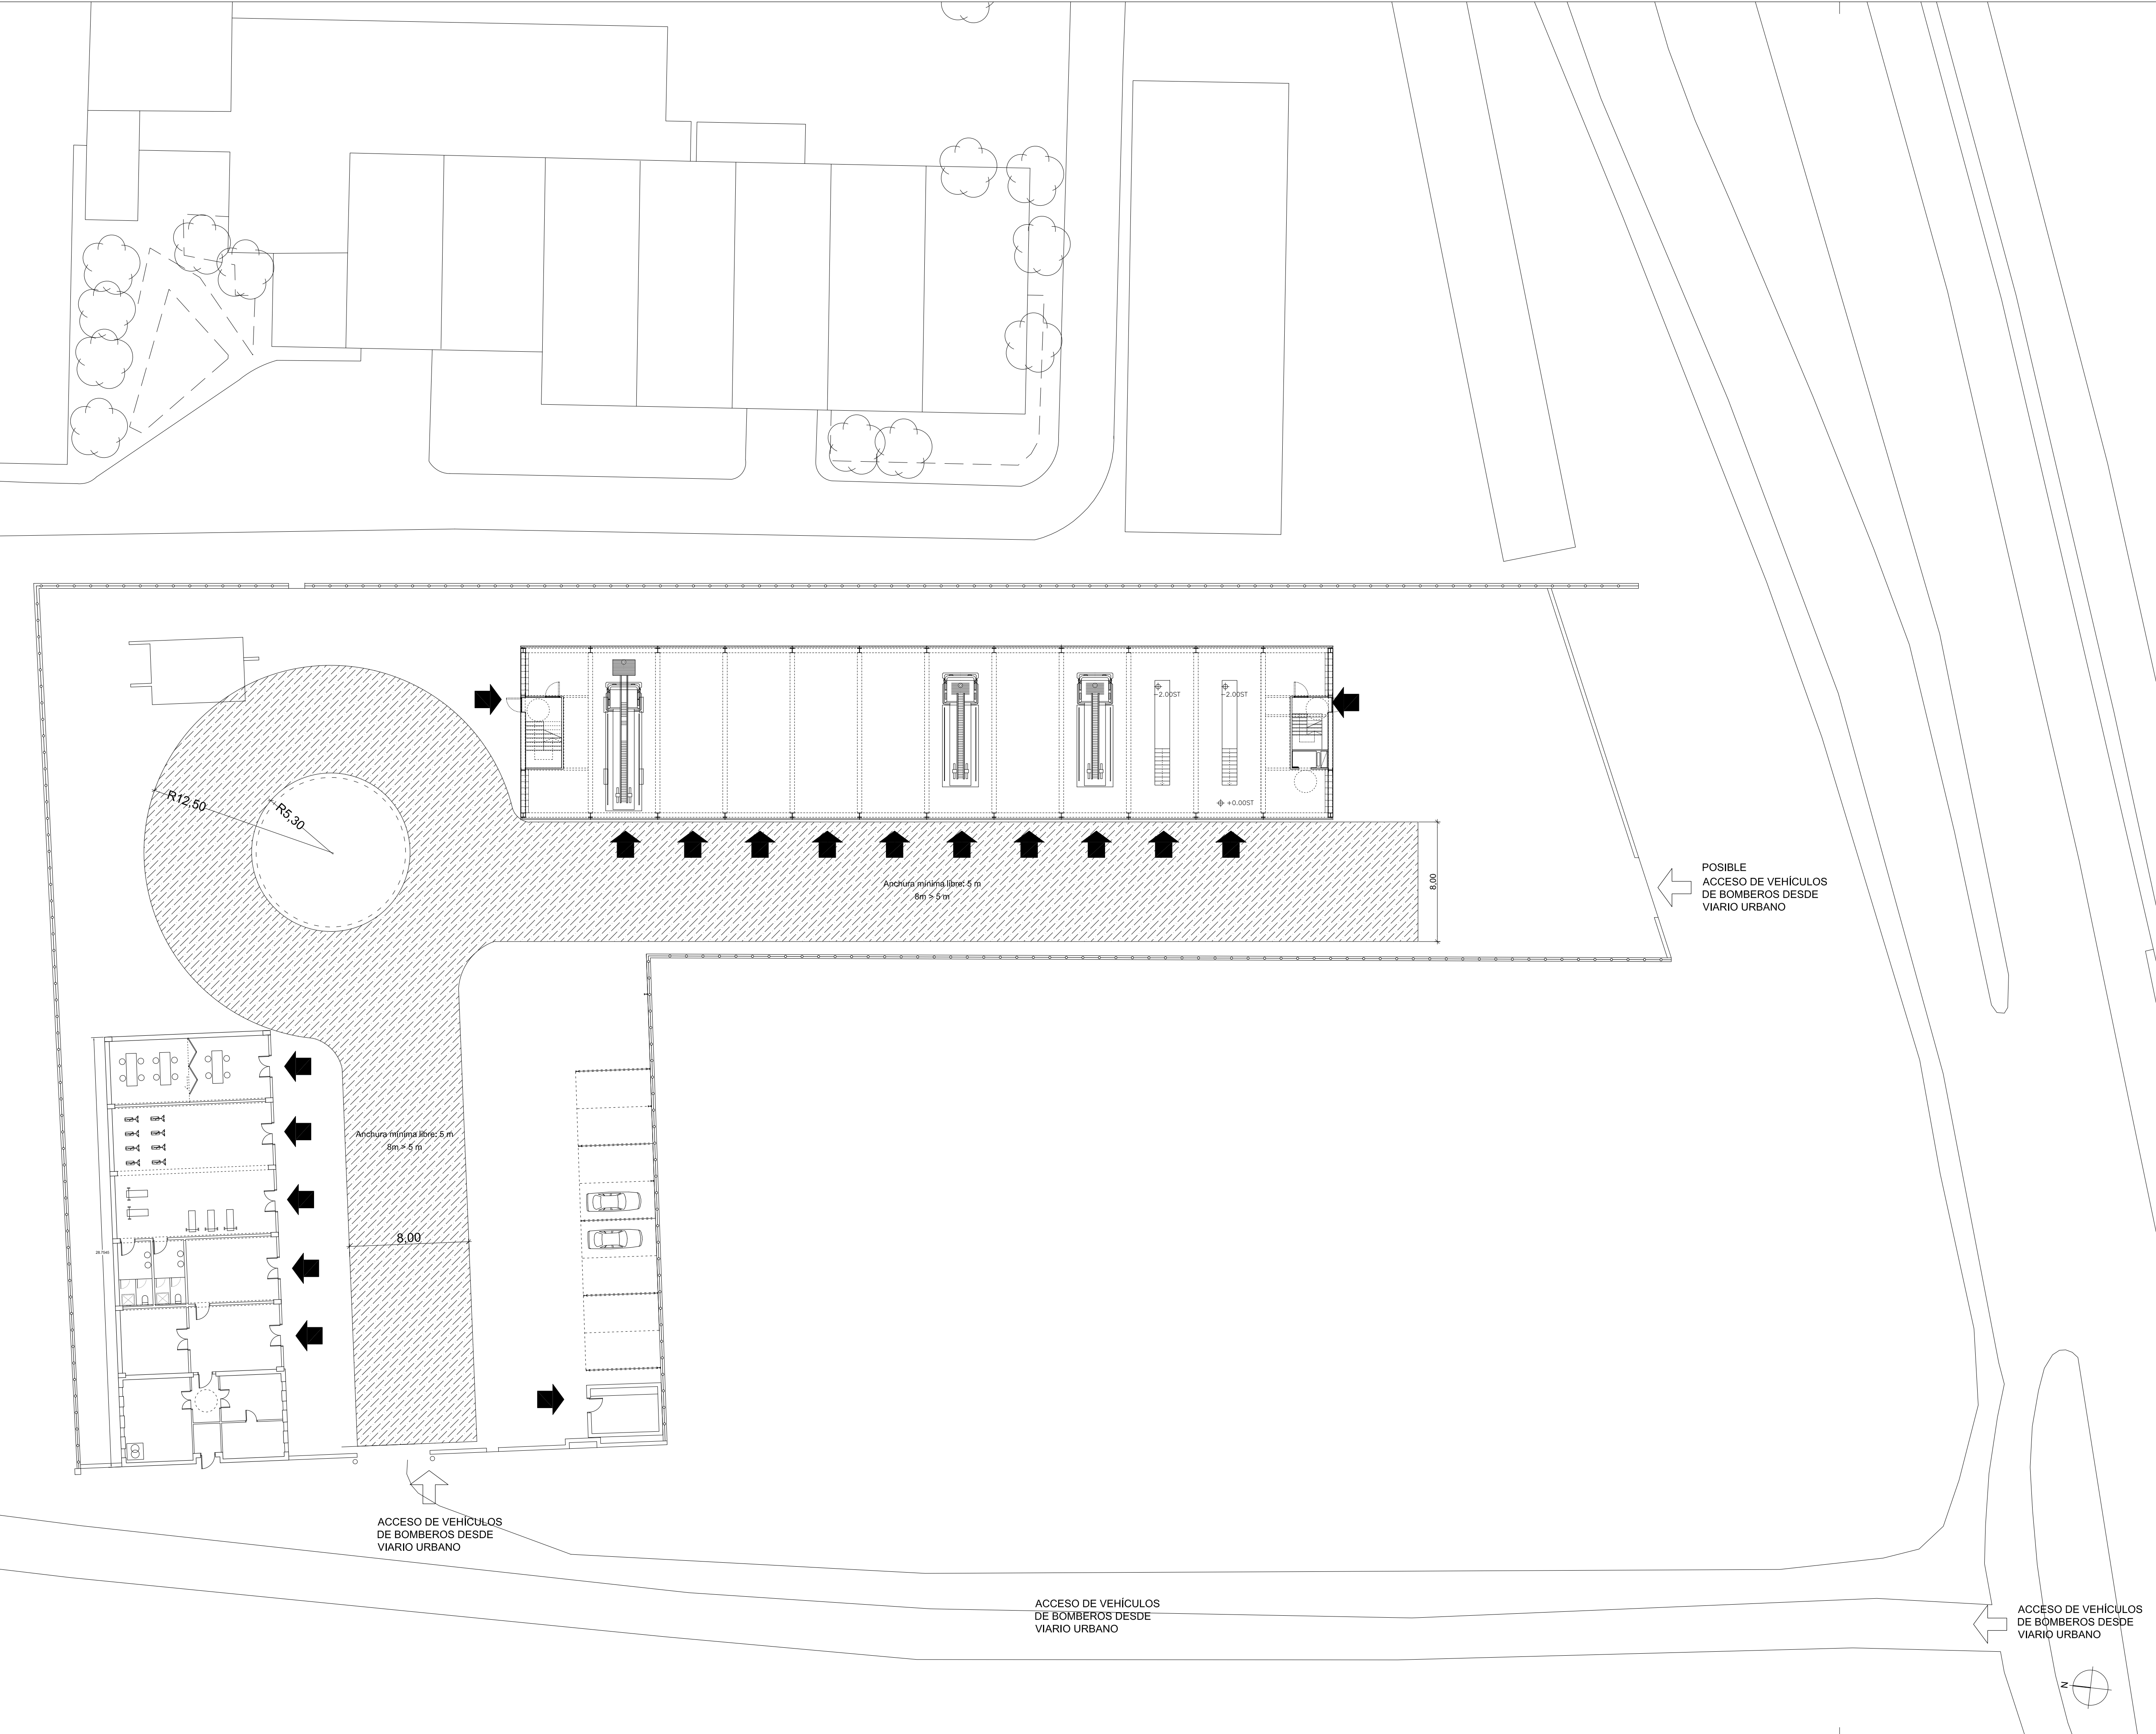

01251015

Nº EMISIÓN

EMITIDO PARA:

FECHA

PETICIÓN DE LICENCIA DE OBRA

JULIO 2017

ACCESIBILIDAD

←

ACCESO A EDIFICIO

▨

RECORRIDO COCHE DE BOMBEROS

ARQUITECTURA

D. JOSÉ MARÍA SÁNCHEZ GARCÍA  
C/ PRINCESA, 27 1º-3 28008 MADRID

PROPIEDAD

DIPUTACIÓN PROVINCIAL DE BADAJOZ  
ÁREA DE FOMENTO  
URBANISMO, VIVIENDA Y ARQUITECTURA  
C/ FELIPE CHECA 23, 06071, BADAJOZ

DIPUTACIÓN DE BADAJOZ

PROYECTO DE EJECUCIÓN, ESTUDIO DE SEGURIDAD Y SALUD PARA AMPLIACIÓN Y MEJORA DEL PARQUE DE BOMBEROS DE DON BENITO - VILLANUEVA

AVENIDA VEGAS ALTAS Nº 115  
DON BENITO (BADAJOZ)

PROTECCION CONTRA INCENDIOS  
SECTORIZACION Y EVACUACION  
ACCESIBILIDAD

ESCALA

1/200  
DIN A1

Nº PROYECTO

205


Nº PLANO

PCI-01

Nº EMISIÓN

1



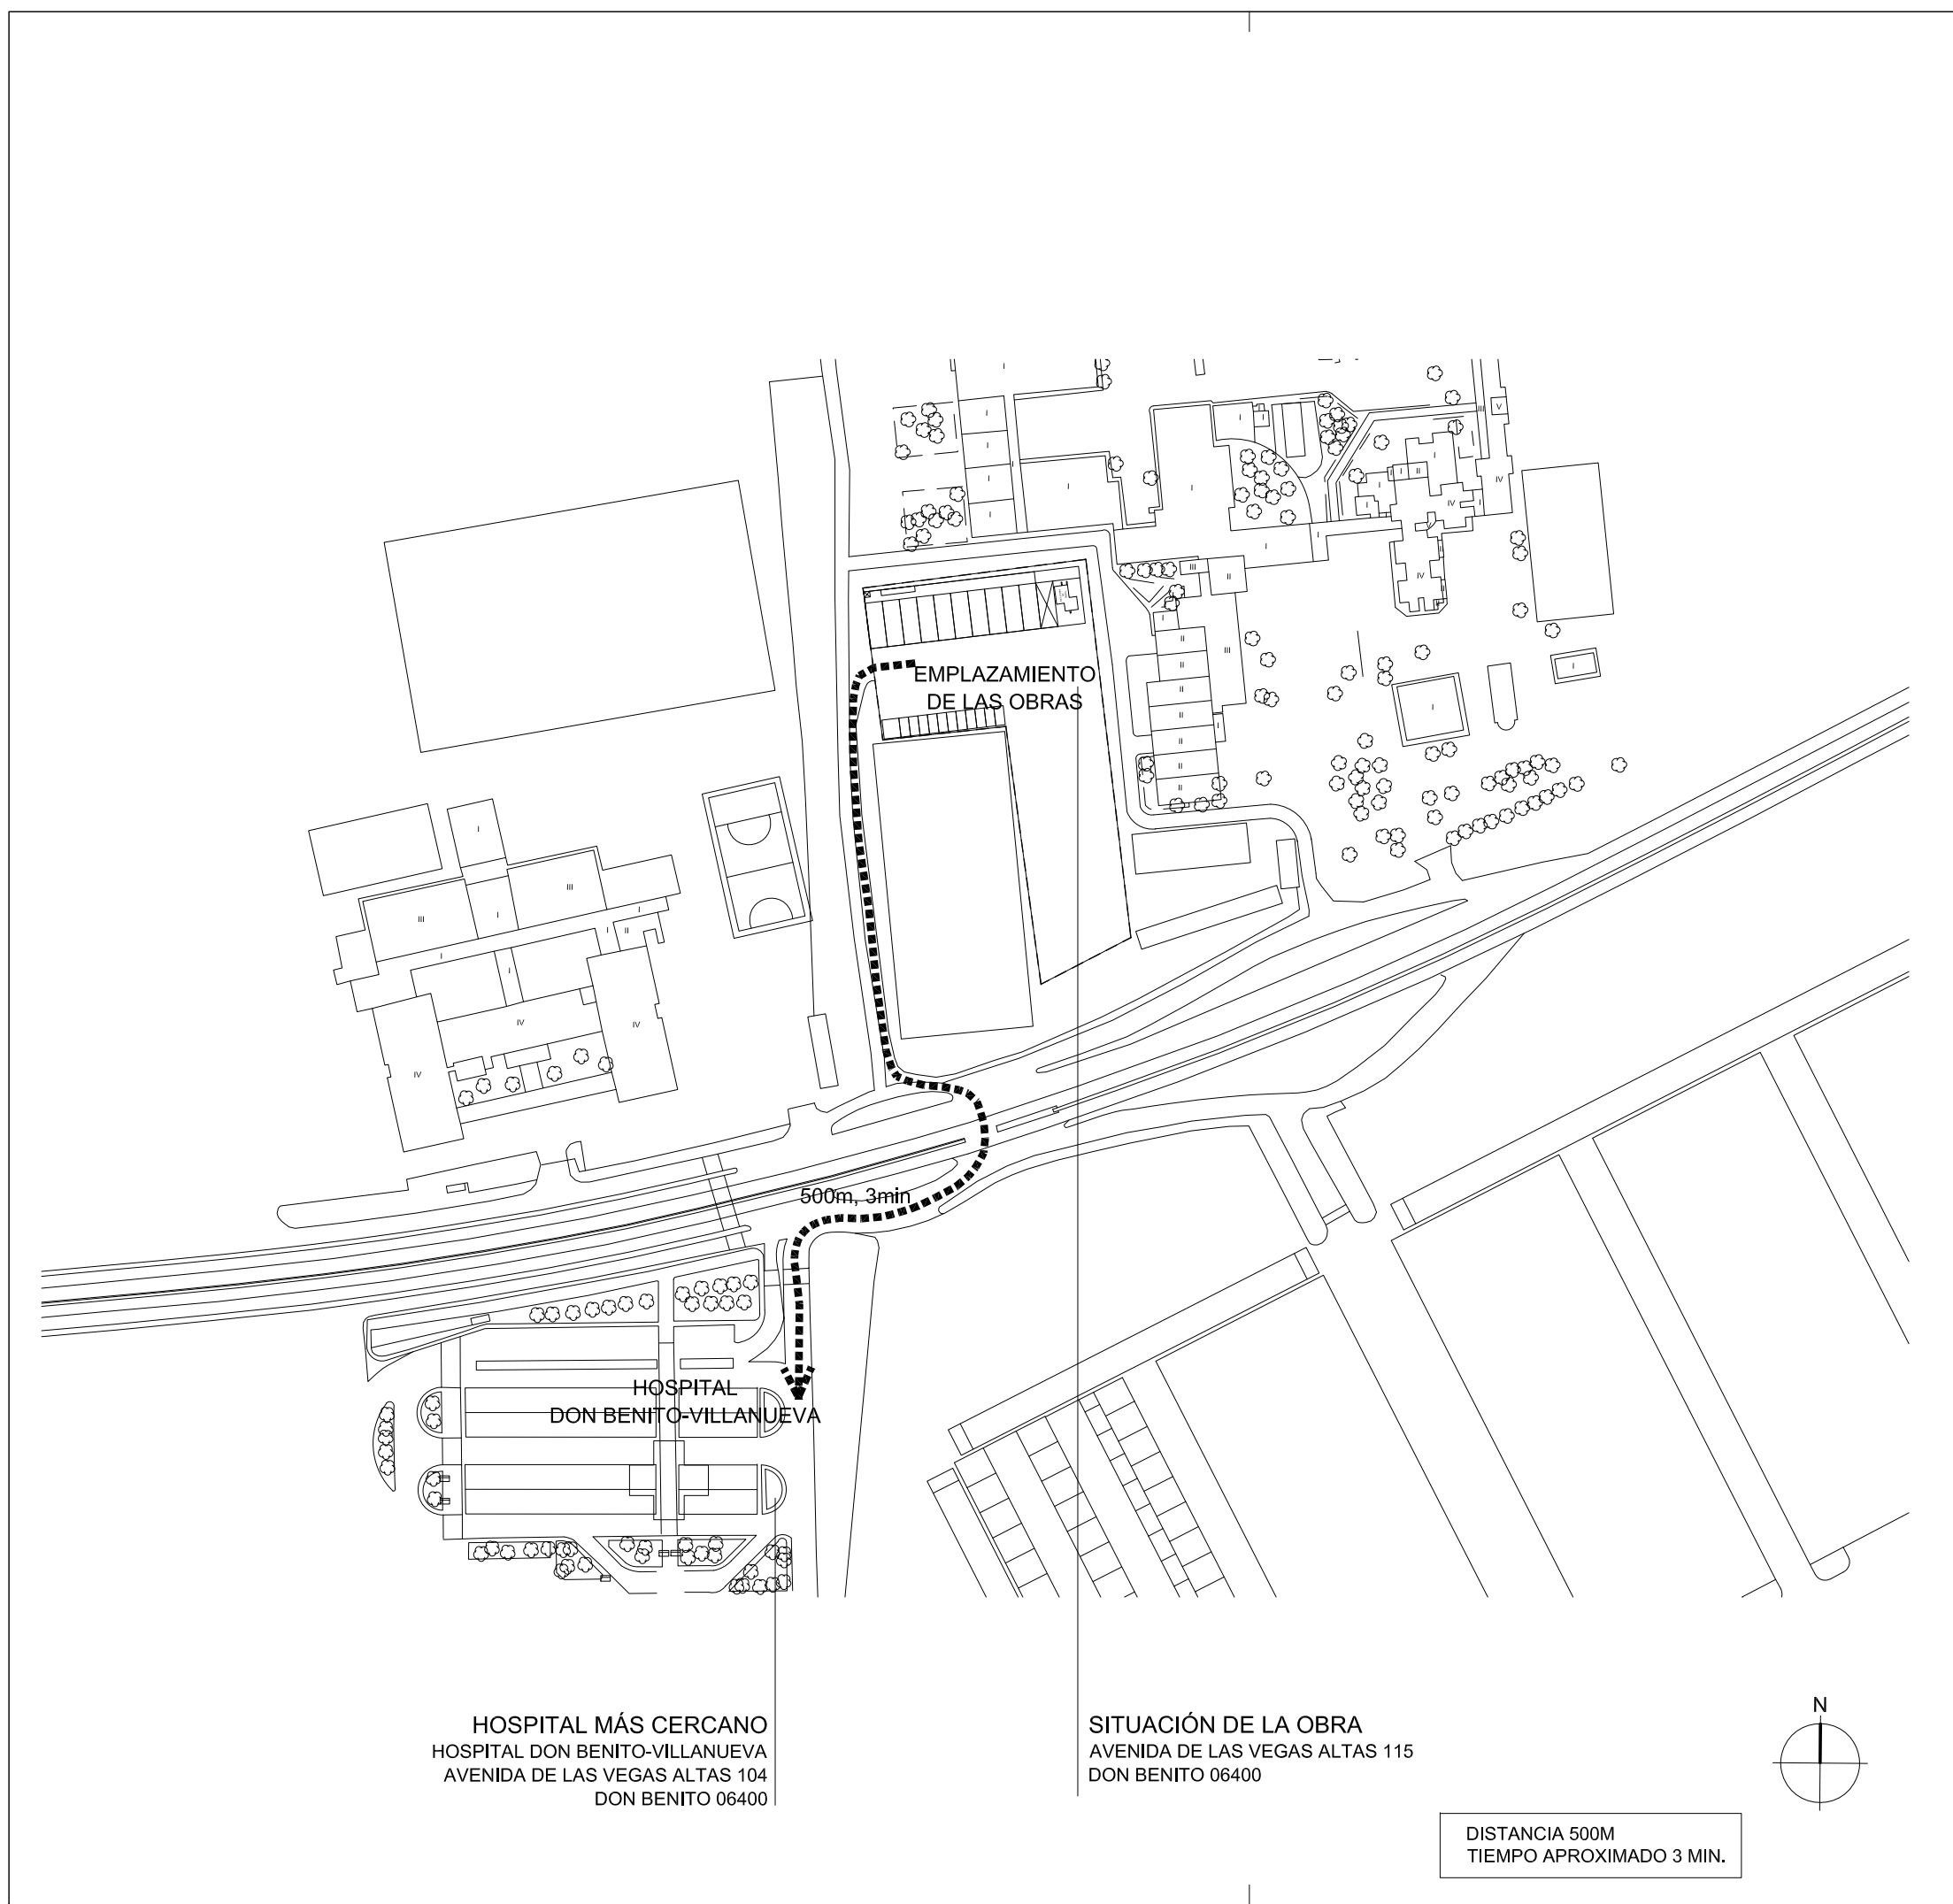

| Nº EMISIÓN | EMITIDO PARA:                | FECHA      |
|------------|------------------------------|------------|
| 1          | PETICIÓN DE LICENCIA DE OBRA | JULIO 2017 |

|              |                                                                                 |
|--------------|---------------------------------------------------------------------------------|
| ARQUITECTURA | JOSÉ MARÍA SÁNCHEZ GARCÍA<br>C/ PRINCESA nº27, Planta 15- Puerta 3 28008-MADRID |
|--------------|---------------------------------------------------------------------------------|


|          |                                                                                                                                                                                                                                 |
|----------|---------------------------------------------------------------------------------------------------------------------------------------------------------------------------------------------------------------------------------|
| PROMOTOR | <br><b>DIPUTACIÓN PROVINCIAL DE BADAJOZ</b><br>ÁREA DE FOMENTO<br>URBANISMO, VIVIENDA Y ARQUITECTURA<br>C/ FELIPE CHECA 23, 06071, BADAJOZ |
|----------|---------------------------------------------------------------------------------------------------------------------------------------------------------------------------------------------------------------------------------|

PROYECTO DE EJECUCIÓN, ESTUDIO DE SEGURIDAD Y SALUD PARA AMPLIACIÓN Y MEJORA DEL PARQUE DE BOMBEROS DE DON BENITO - VILLANUEVA

AVENIDA VEGAS ALTAS Nº 115  
DON BENITO (BADAJOZ)

SEGURIDAD Y SALUD  
EVACUACIÓN HOSPITAL

|        |             |               |            |
|--------|-------------|---------------|------------|
| ESCALA | Nº PROYECTO | Nº PLANO      | Nº EMISIÓN |
| DIN A3 | 205         | <b>SYS-01</b> | <b>1</b>   |

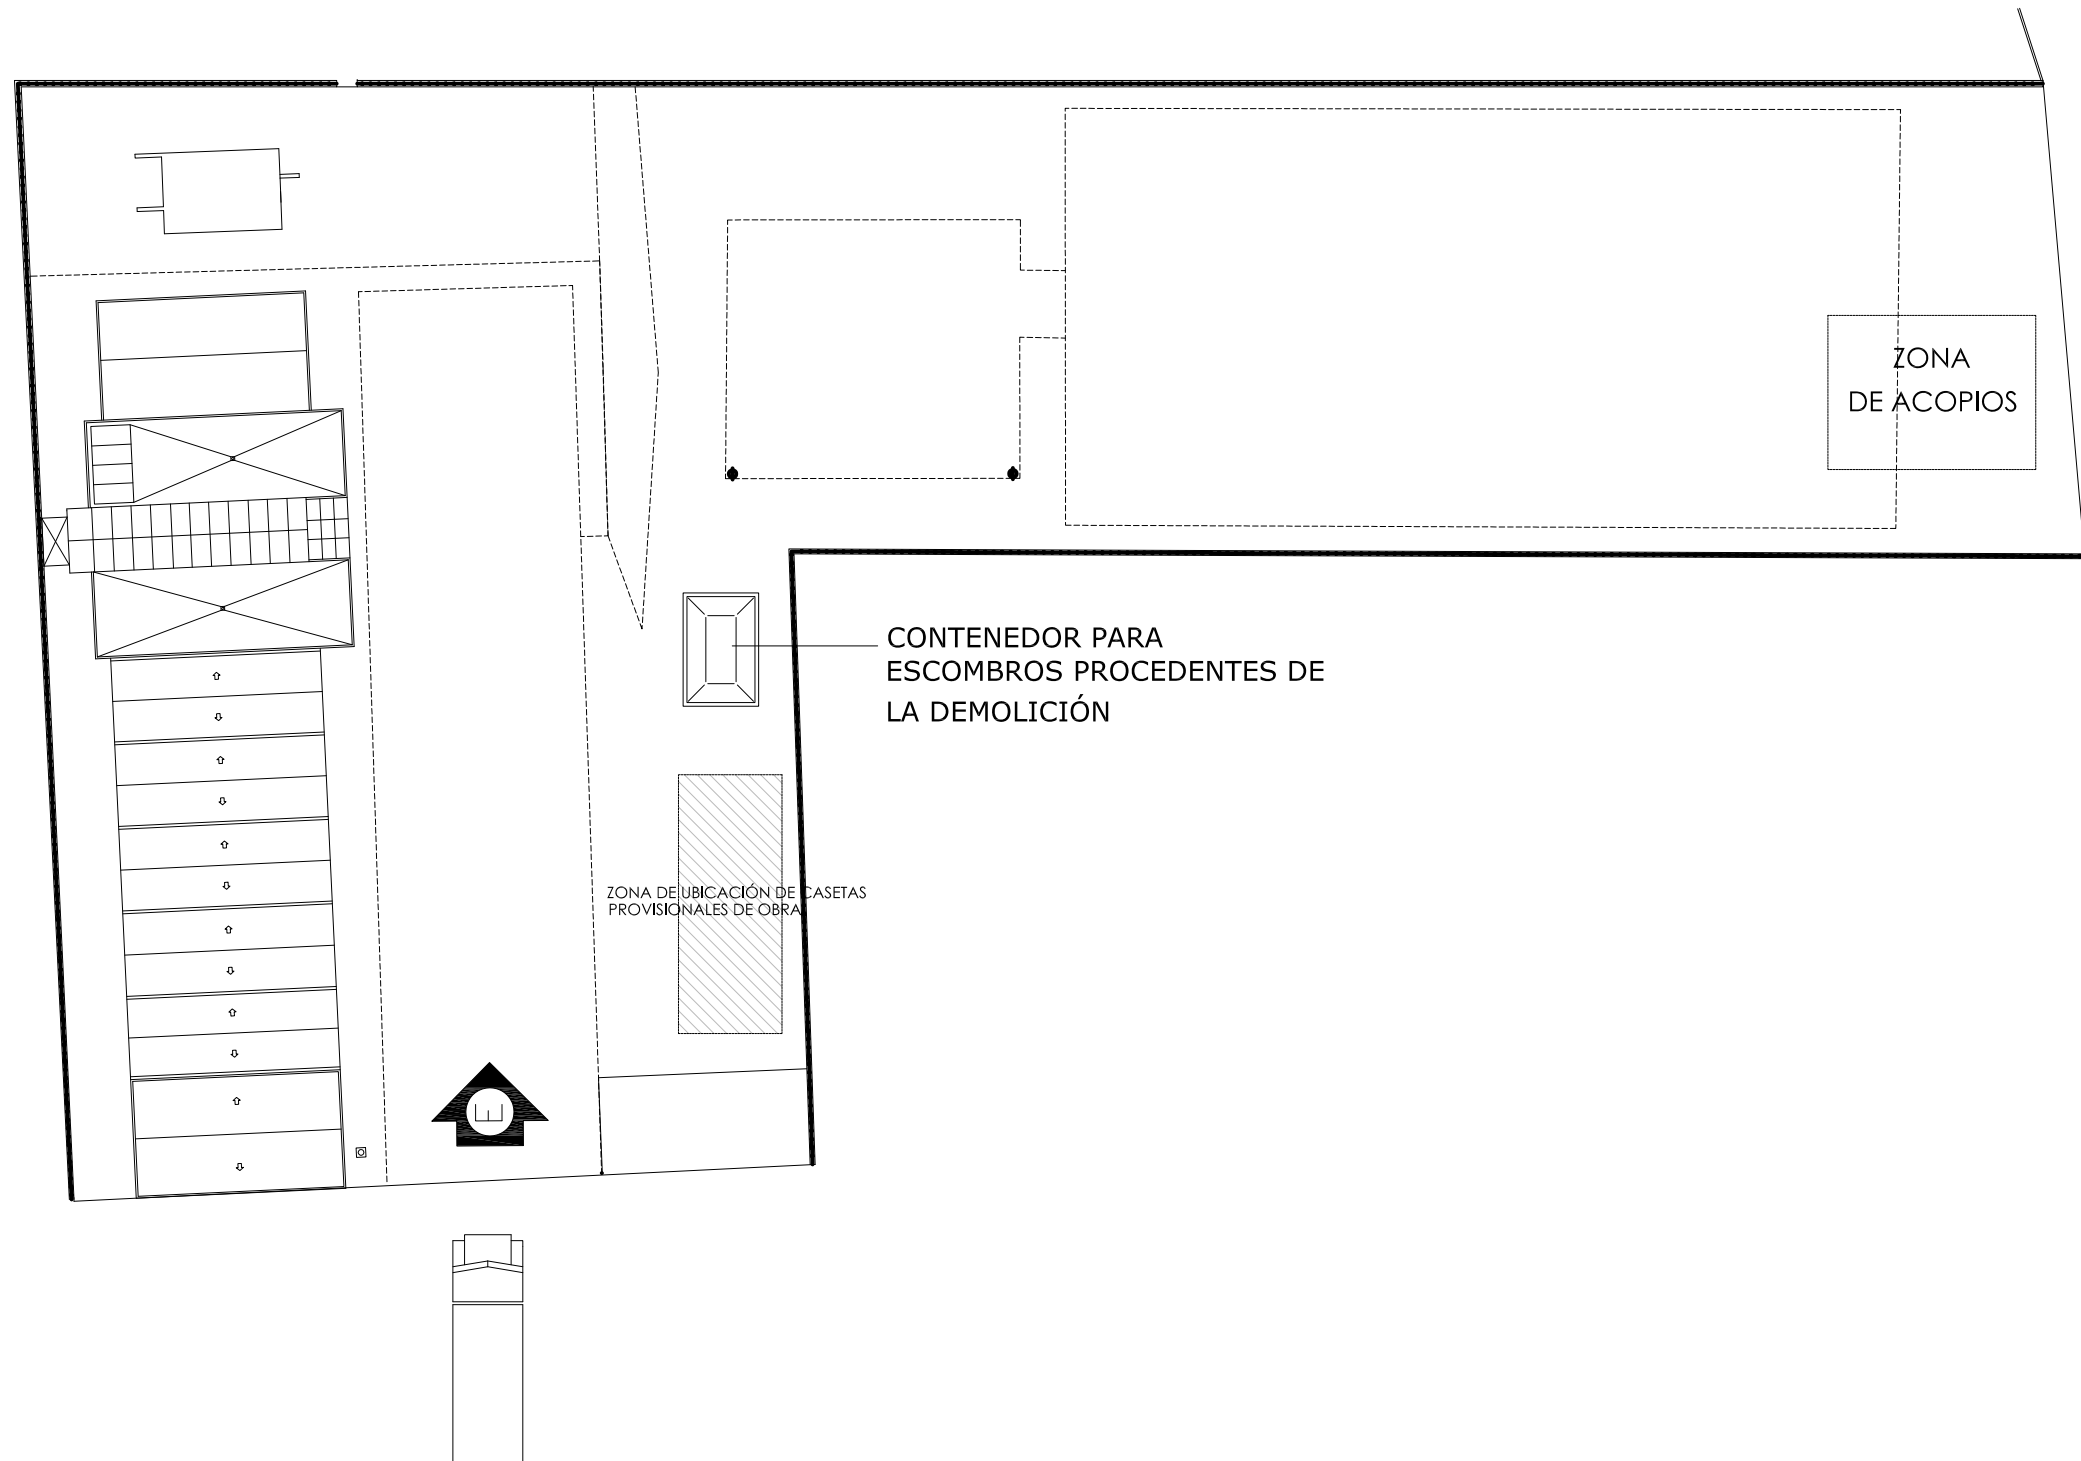

SEÑALIZACIONES EN LOS ACCESOS A LA OBRA



PROHIBIDO EL PASO  
A TODA PERSONA AJENA A LA OBRA  
PROHIBIDO EL PASO A PEATONES



PELIGRO  
CARGAS SUSPENDIDAS



USO OBLIGATORIO  
DE CASCO



PELIGRO  
SALIDA DE VEHÍCULOS



USO OBLIGATORIO  
DE CALZADO ESPECIAL



VELOCIDAD MÁXIMA  
LIMITADA A 10 Km/h



ACCESO A LA OBRA.

LEYENDA

|            |                       |            |
|------------|-----------------------|------------|
|            |                       |            |
| Nº EMISIÓN | EMITIDO PARA:         | FECHA      |
| 1          | PROYECTO DE EJECUCIÓN | JULIO 2017 |

|                                                                                 |
|---------------------------------------------------------------------------------|
| ARQUITECTURA                                                                    |
| JOSÉ MARÍA SÁNCHEZ GARCÍA<br>C/ PRINCESA nº27, Planta 15- Puerta 3 28008-MADRID |




















|                                                                                                                                                |
|------------------------------------------------------------------------------------------------------------------------------------------------|
| PROMOTOR                                                                                                                                       |
| DIPUTACION DE BADAJOZ<br>AREA DE FOMENTO<br>SERVICIO DE PLANIFICACIÓN, CONTRATACIÓN Y ASUNTOS GENERALES<br>C/ FELIPE CHECA, 23 06071 - BADAJOZ |

|                                                                                                                              |
|------------------------------------------------------------------------------------------------------------------------------|
| PROYECTO DE EJECUCIÓN, ESTUDIO DE SEGURIDAD Y SALUD PARA AMPLIACION Y MEJORA DEL PARQUE DE BOMBEROS DE DON BENITO-VILLANUEVA |
|------------------------------------------------------------------------------------------------------------------------------|

|                                                    |
|----------------------------------------------------|
| AVENIDA VEGAS ALTAS Nº 115<br>DON BENITO (BADAJOZ) |
|----------------------------------------------------|

|                                              |
|----------------------------------------------|
| SEGURIDAD Y SALUD<br>ORGANIZACIÓN DE LA OBRA |
|----------------------------------------------|

|        |             |          |            |
|--------|-------------|----------|------------|
| ESCALA | Nº PROYECTO | Nº PLANO | Nº EMISIÓN |
| DIN A3 | 205         | SYS-02   | 1          |

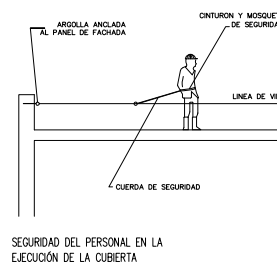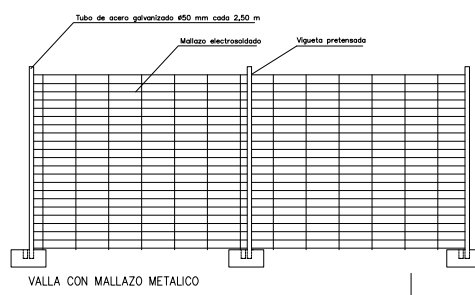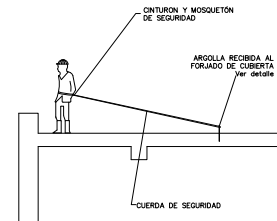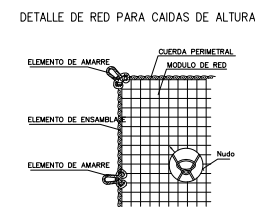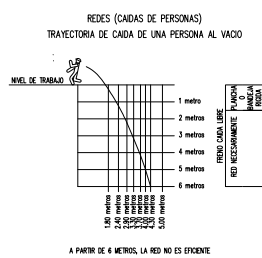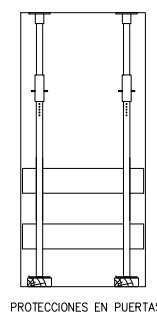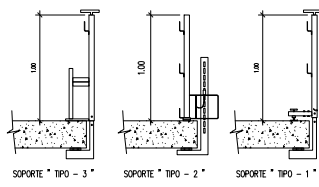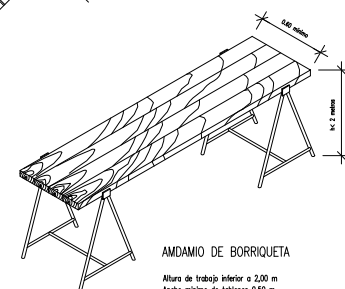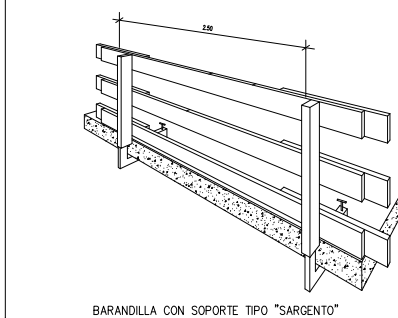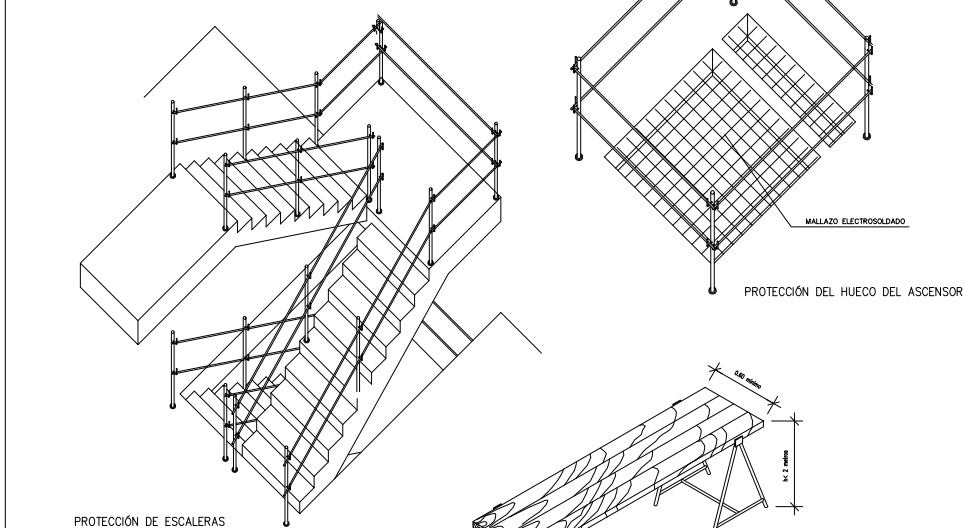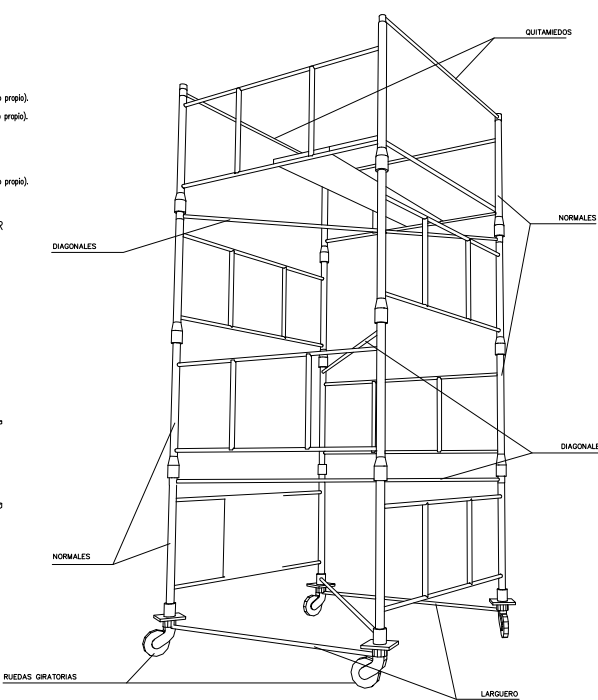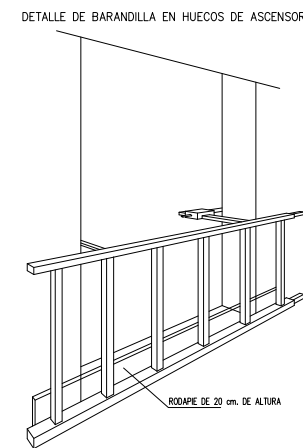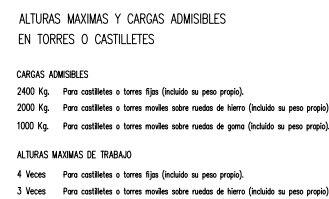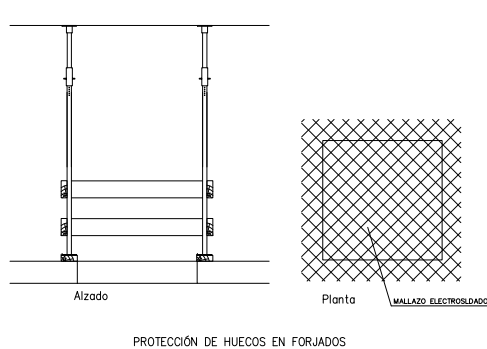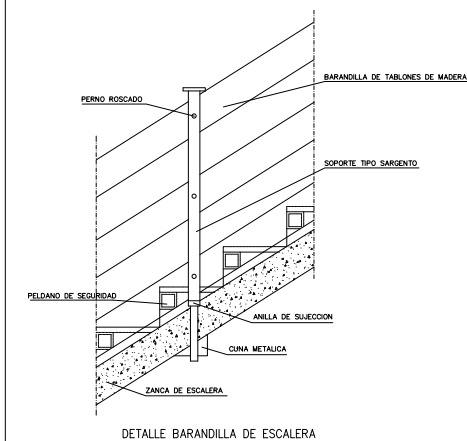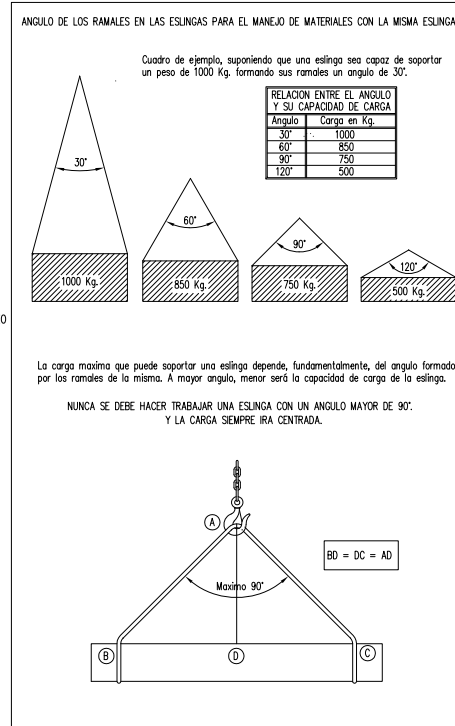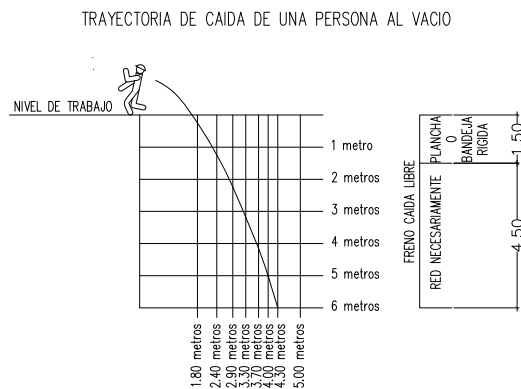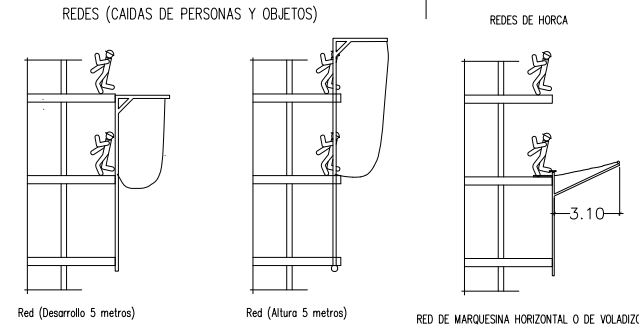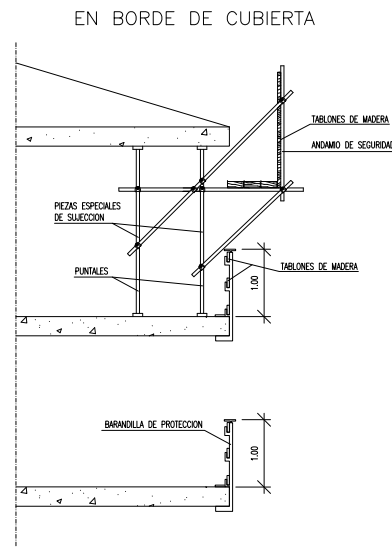

ARQUITECTURA

JOSÉ MARÍA SÁNCHEZ GARCÍA

C/ PRINCESA nº27, Planta 15- Puerta 3 28008-MADRID

PROMOTOR

DIPUTACION DE BADAJOZ  
 AREA DE FOMENTO

SERVICIO DE PLANIFICACIÓN, CONTRATACIÓN Y ASUNTOS GENERALES

C/ FELIPE CHECA, 23      06071 - BADAJOZ

PROYECTO DE EJECUCIÓN, ESTUDIO DE SEGURIDAD Y SALUD PARA AMPLIACION Y MEJORA DEL PARQUE DE BOMBEROS DE DON BENITO-VILLANUEVA

AVENIDA VEGAS ALTAS Nº 115  
DON BENITO (BADAJOZ)

## SEGURIDAD Y SALUD

### ELEMENTOS DE SEGURIDAD

|        |             |          |            |
|--------|-------------|----------|------------|
| ESCALA | Nº PROYECTO | Nº PLANO | Nº EMISIÓN |
| DIN A3 | 205         | SYS-03   | 1          |