
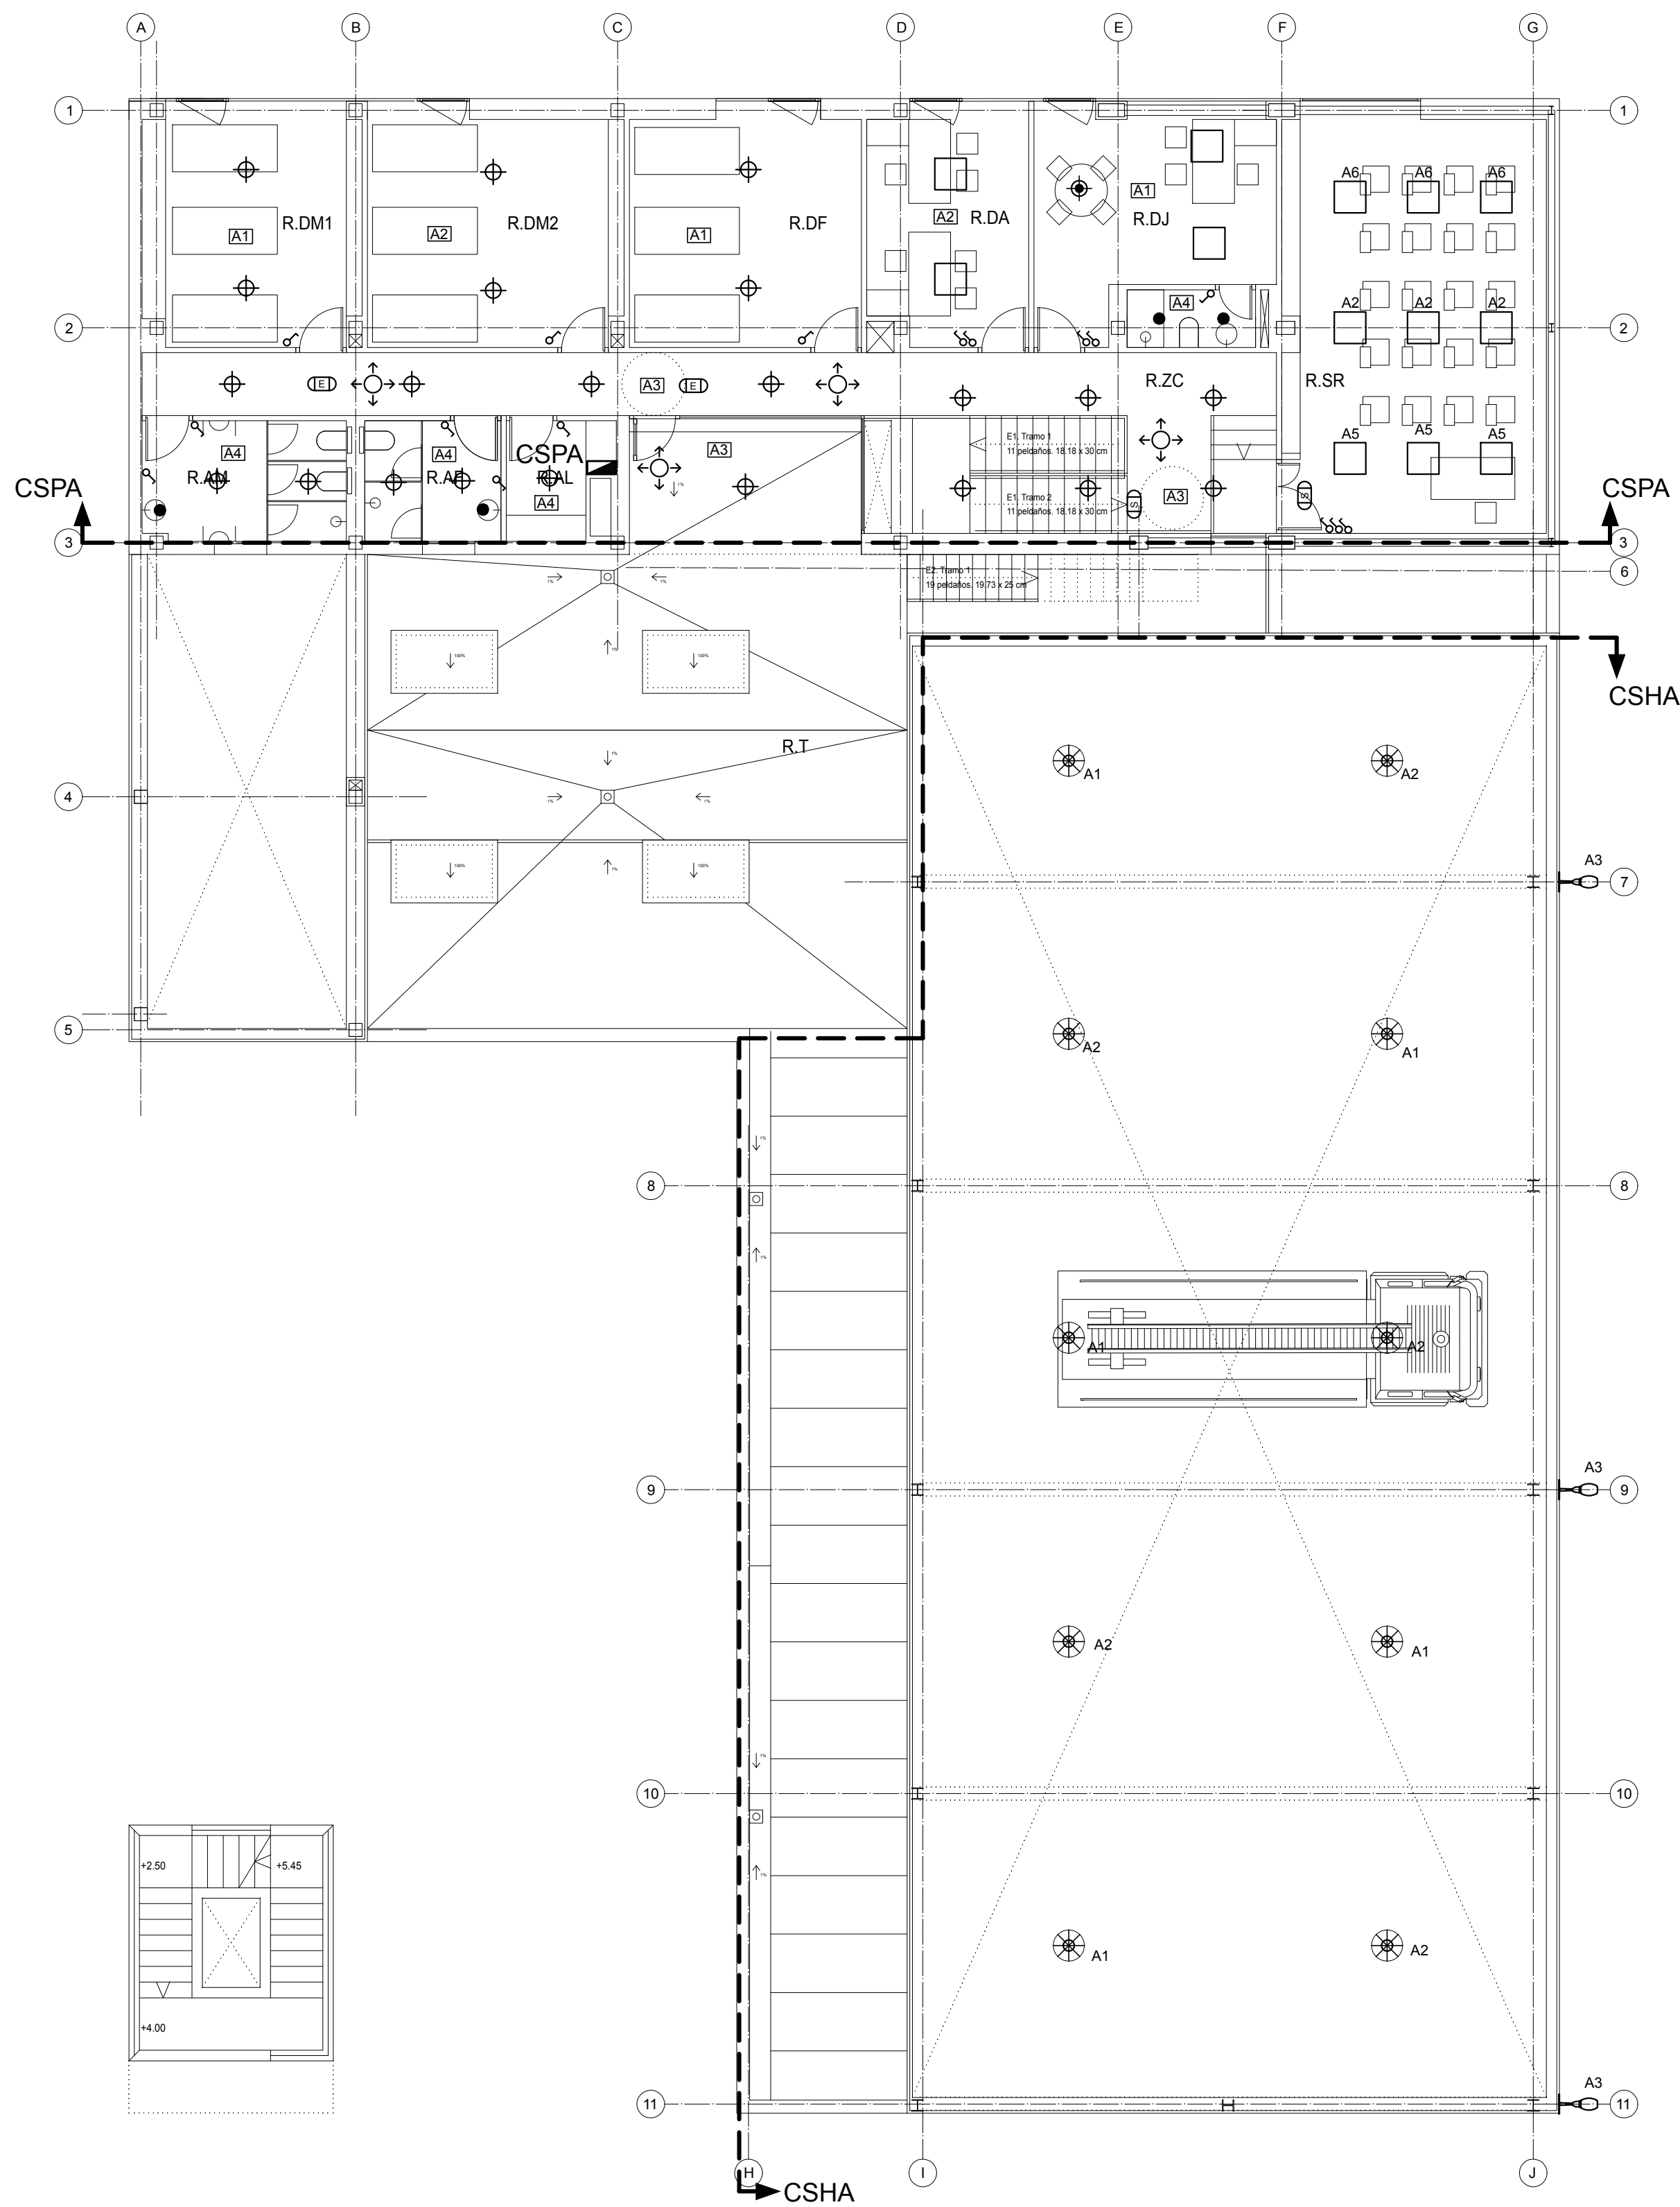


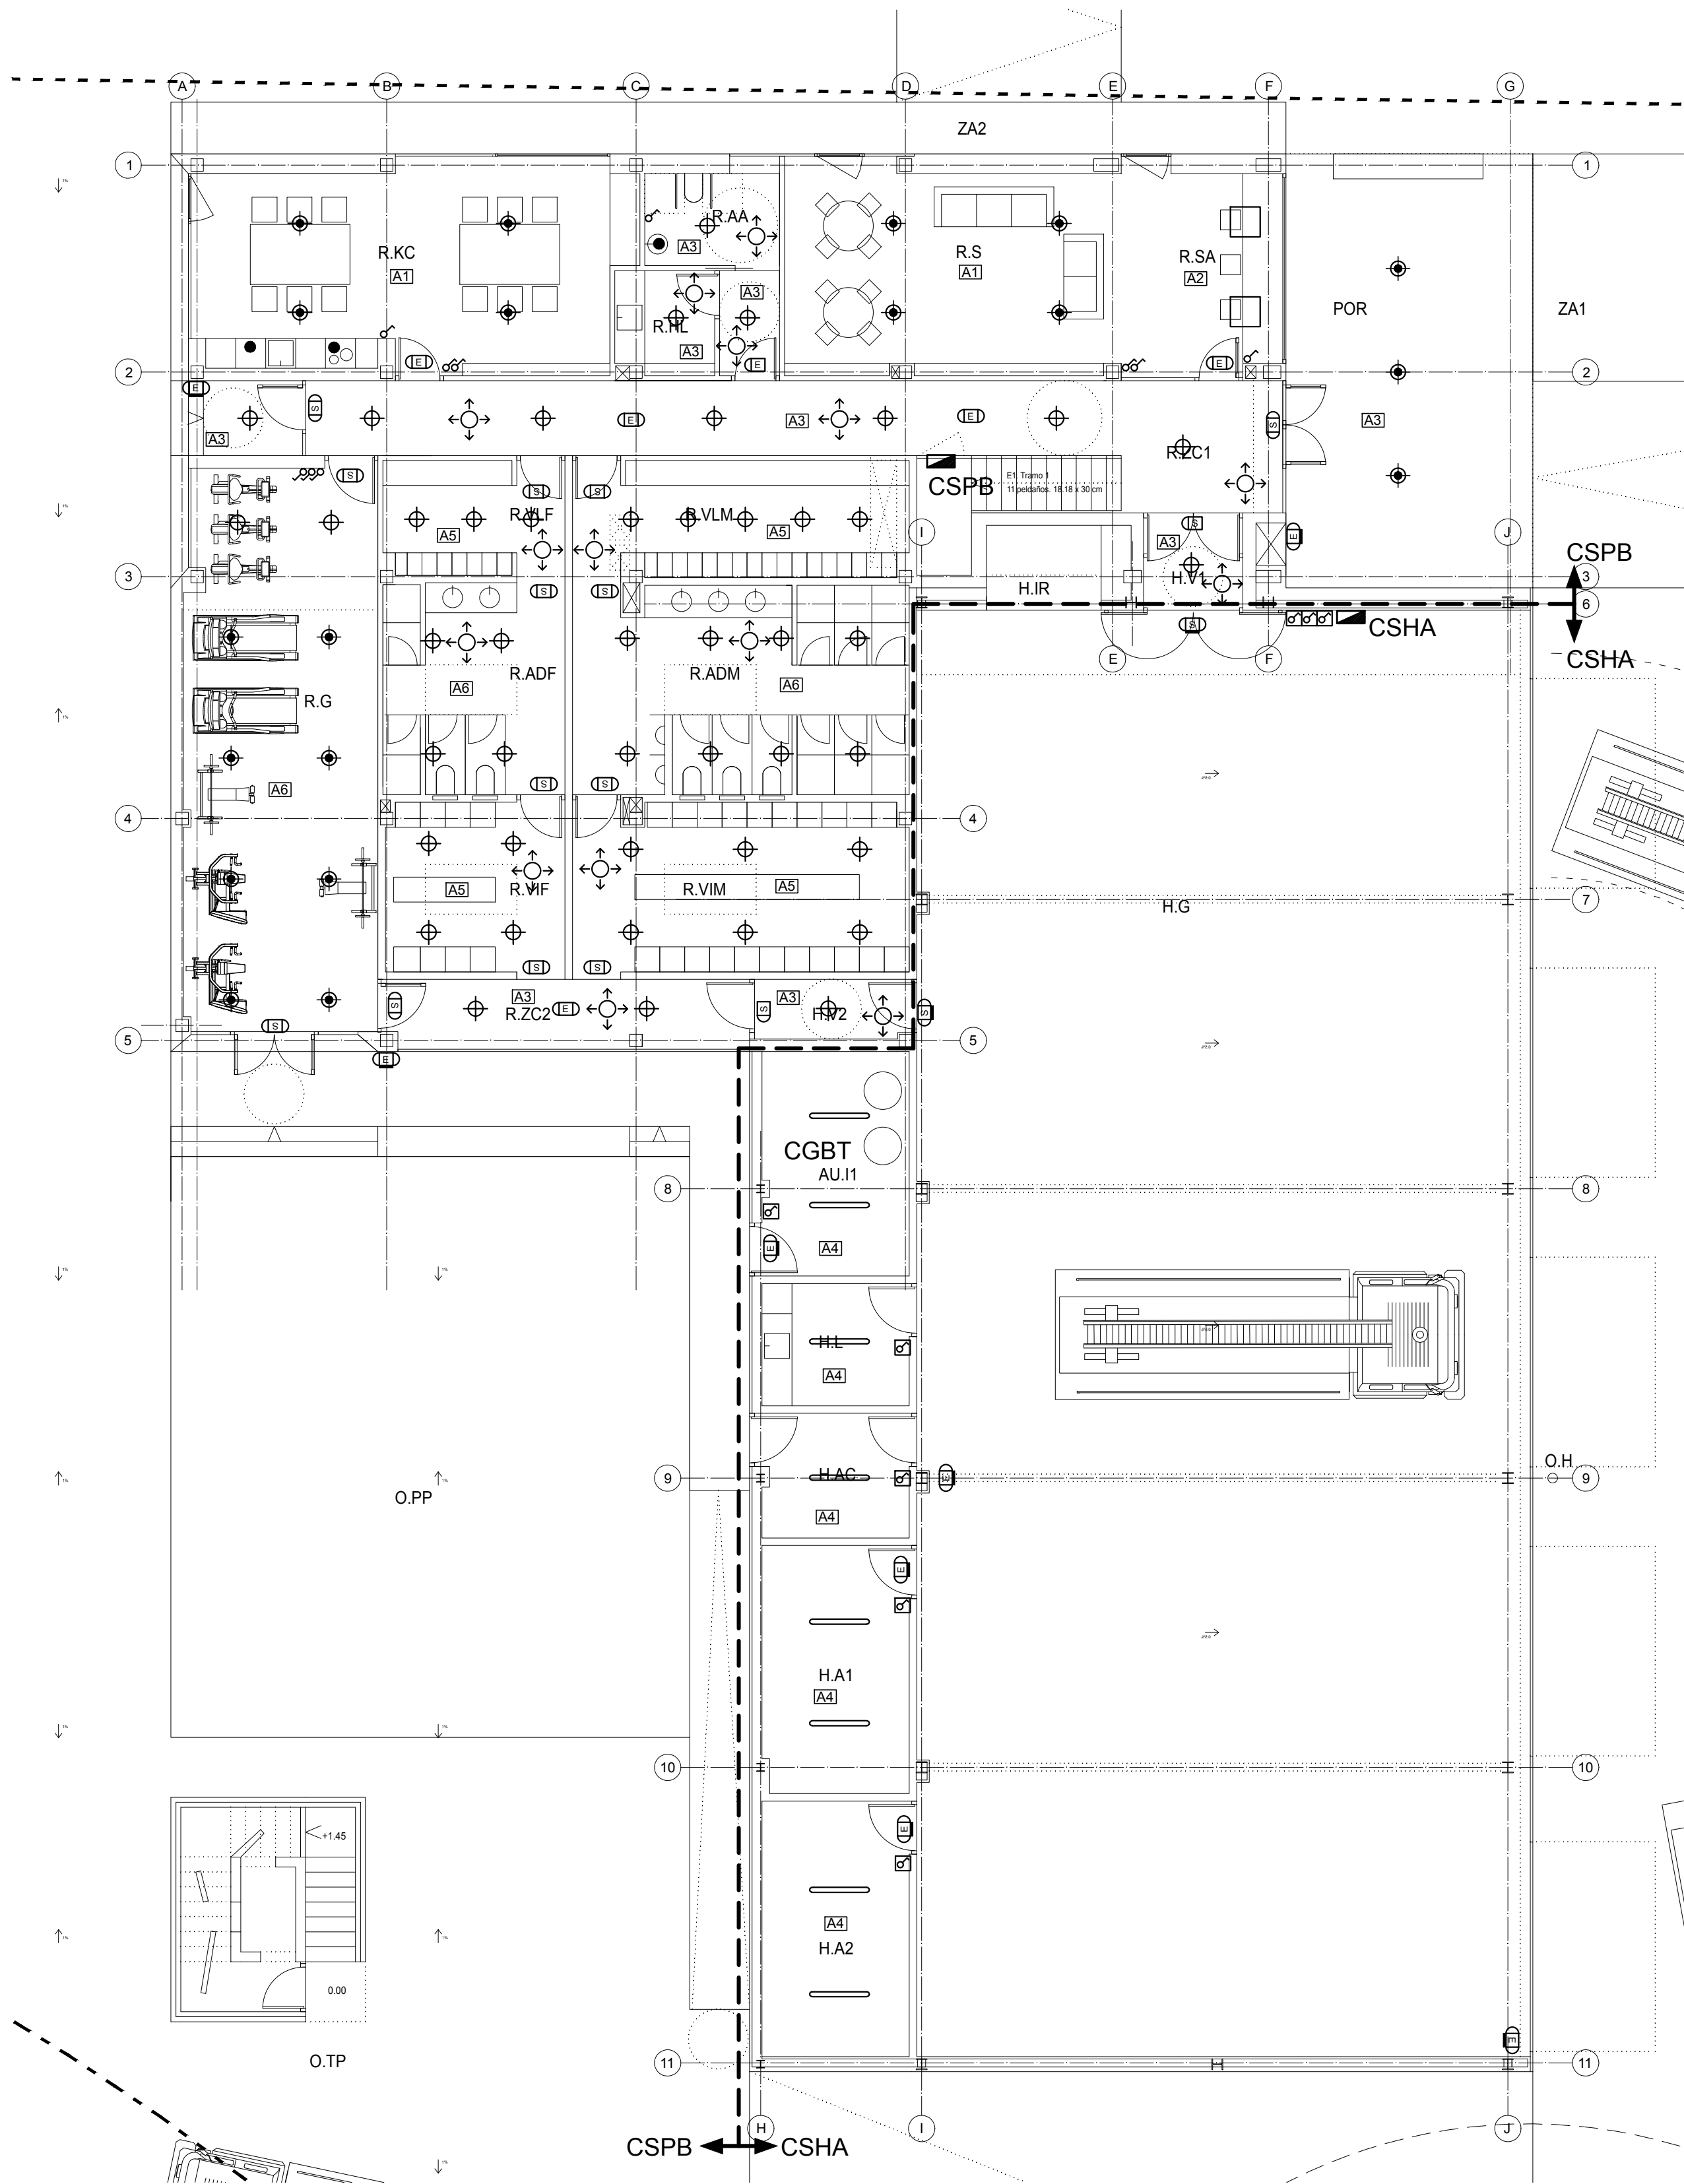

LEYENDA

- CUADRO ELÉCTRICO.
- DOWNLIGHT 1000 LÚMENES LED.
- DOWNLIGHT 2000 LÚMENES LED.
- LUMINARIA INDUSTRIAL 20.500 LÚMENES LED.
- DOWNLIGHT SPOT 380 LÚMENES LED.
- PROYECTOR INDUSTRIAL 16.000 LÚMENES LED.
- LUMINARIA ESTANCA IP-55 4.000 LÚMENES LED.
- DETECTOR VOLUMÉTRICO TEMPORIZADO EN TECHO.
- INTERRUPTOR DE 10 A ESTANCO.
- INTERRUPTOR.
- ALUMBRADO EMERGENCIA 150 LÚMENES LED.
- ALUMBRADO EMERGENCIA Y SEÑALIZACIÓN 150 LÚMENES LED.
- ALUMBRADO EMERGENCIA 300 LÚMENES LED.
- ALUMBRADO EMERGENCIA Y SEÑALIZACIÓN 300 LÚMENES LED.
- ALUMBRADO EMERGENCIA 300 LÚMENES ESTANCA LED.
- ALUMBRADO EMERGENCIA Y SEÑALIZACIÓN 300 LÚMENES ESTANCA LED.
- LÍNEA DE SECTORIZACIÓN DE CUADROS.
- NOMBRE DE CUADRO ELÉCTRICO.

NOTAS: - LA INSTALACIÓN BAJO TUBO SE EJECUTARÁ DE FORMA QUE NO SE TIENDAN MÁS DE DOS CIRCUITOS (2X(F+N+T)) POR TUBO.



- LAS CANALIZACIONES DEL ALUMBRADO DE EMERGENCIA SE TENDRÁN AL MENOS A 5 CMS. DEL RESTO.

- LOS ELEMENTOS TENDRÁN DESIGNACIÓN:
AX : CIRCUITO X ALUMBRADO.
EX : CIRCUITO DE EMERGENCIA DEL CIRCUITO X DE ALUMBRADO.

PARQUE DE BOMBEROS EN JEREZ DE LOS CABALLEROS

DOCUMENTO: PROYECTO DE EJECUCIÓN
EMPLAZAMIENTO: PARC. 1 Y 2 SECTOR SI-6-A Y PARC. V-8 DEL UE-22. CRTA. BADAJOZ EX-112. JEREZ DE LOS CABALLEROS (BADAJOZ)
PROPIEDAD: EXCA. DIPUTACIÓN PROVINCIAL DE BADAJOZ. ÁREA DE FOMENTO
PROYECTISTAS: JOSÉ A. PLAZA, JUAN C. HERRERA, ENRIQUE NARANJO
ARQUITECTO COA3 5490, ARQUITECTO COA3 6159, ARQUITECTO COA3 5940
ESCALA: 1/100
FECHA: ENERO 2018
VERSIÓN: EDICIÓN
FICHERO: E1712-2-IBT1.dwg
Nº PLANO: 1
FECHA IMPRESIÓN: 26-01-2018
EXPEDIENTE: E.1712-2
NGNP

IBT1

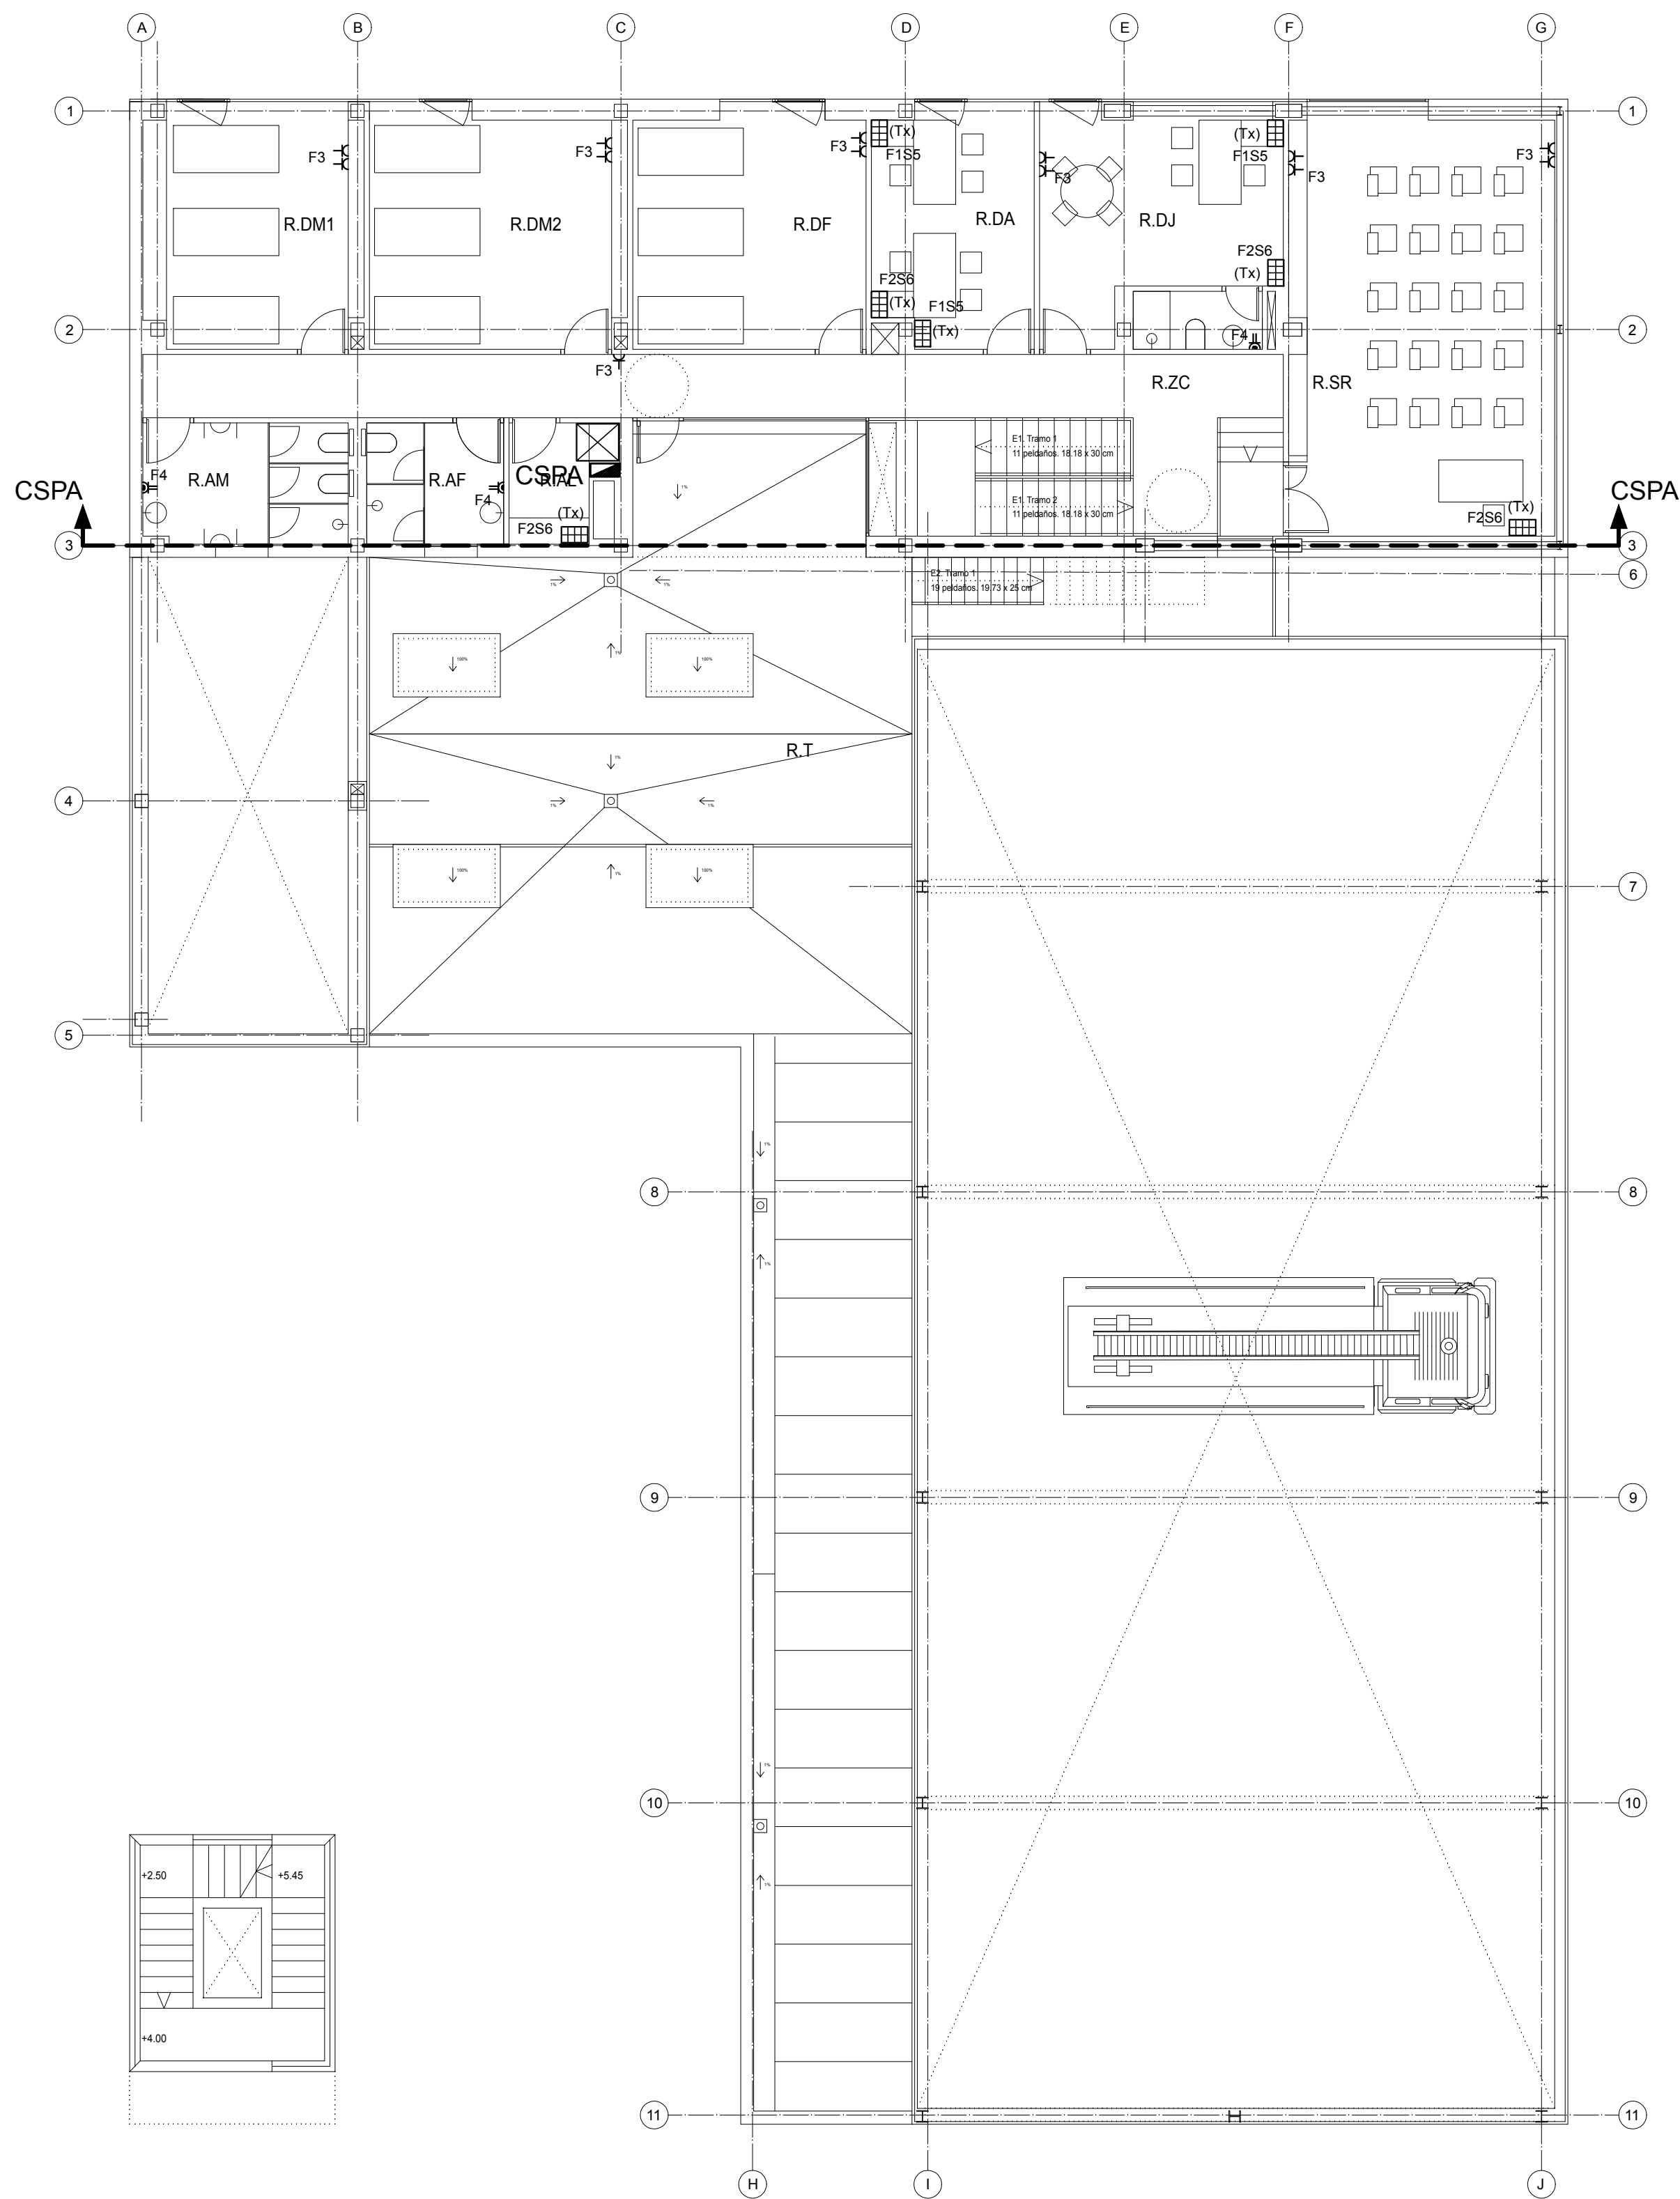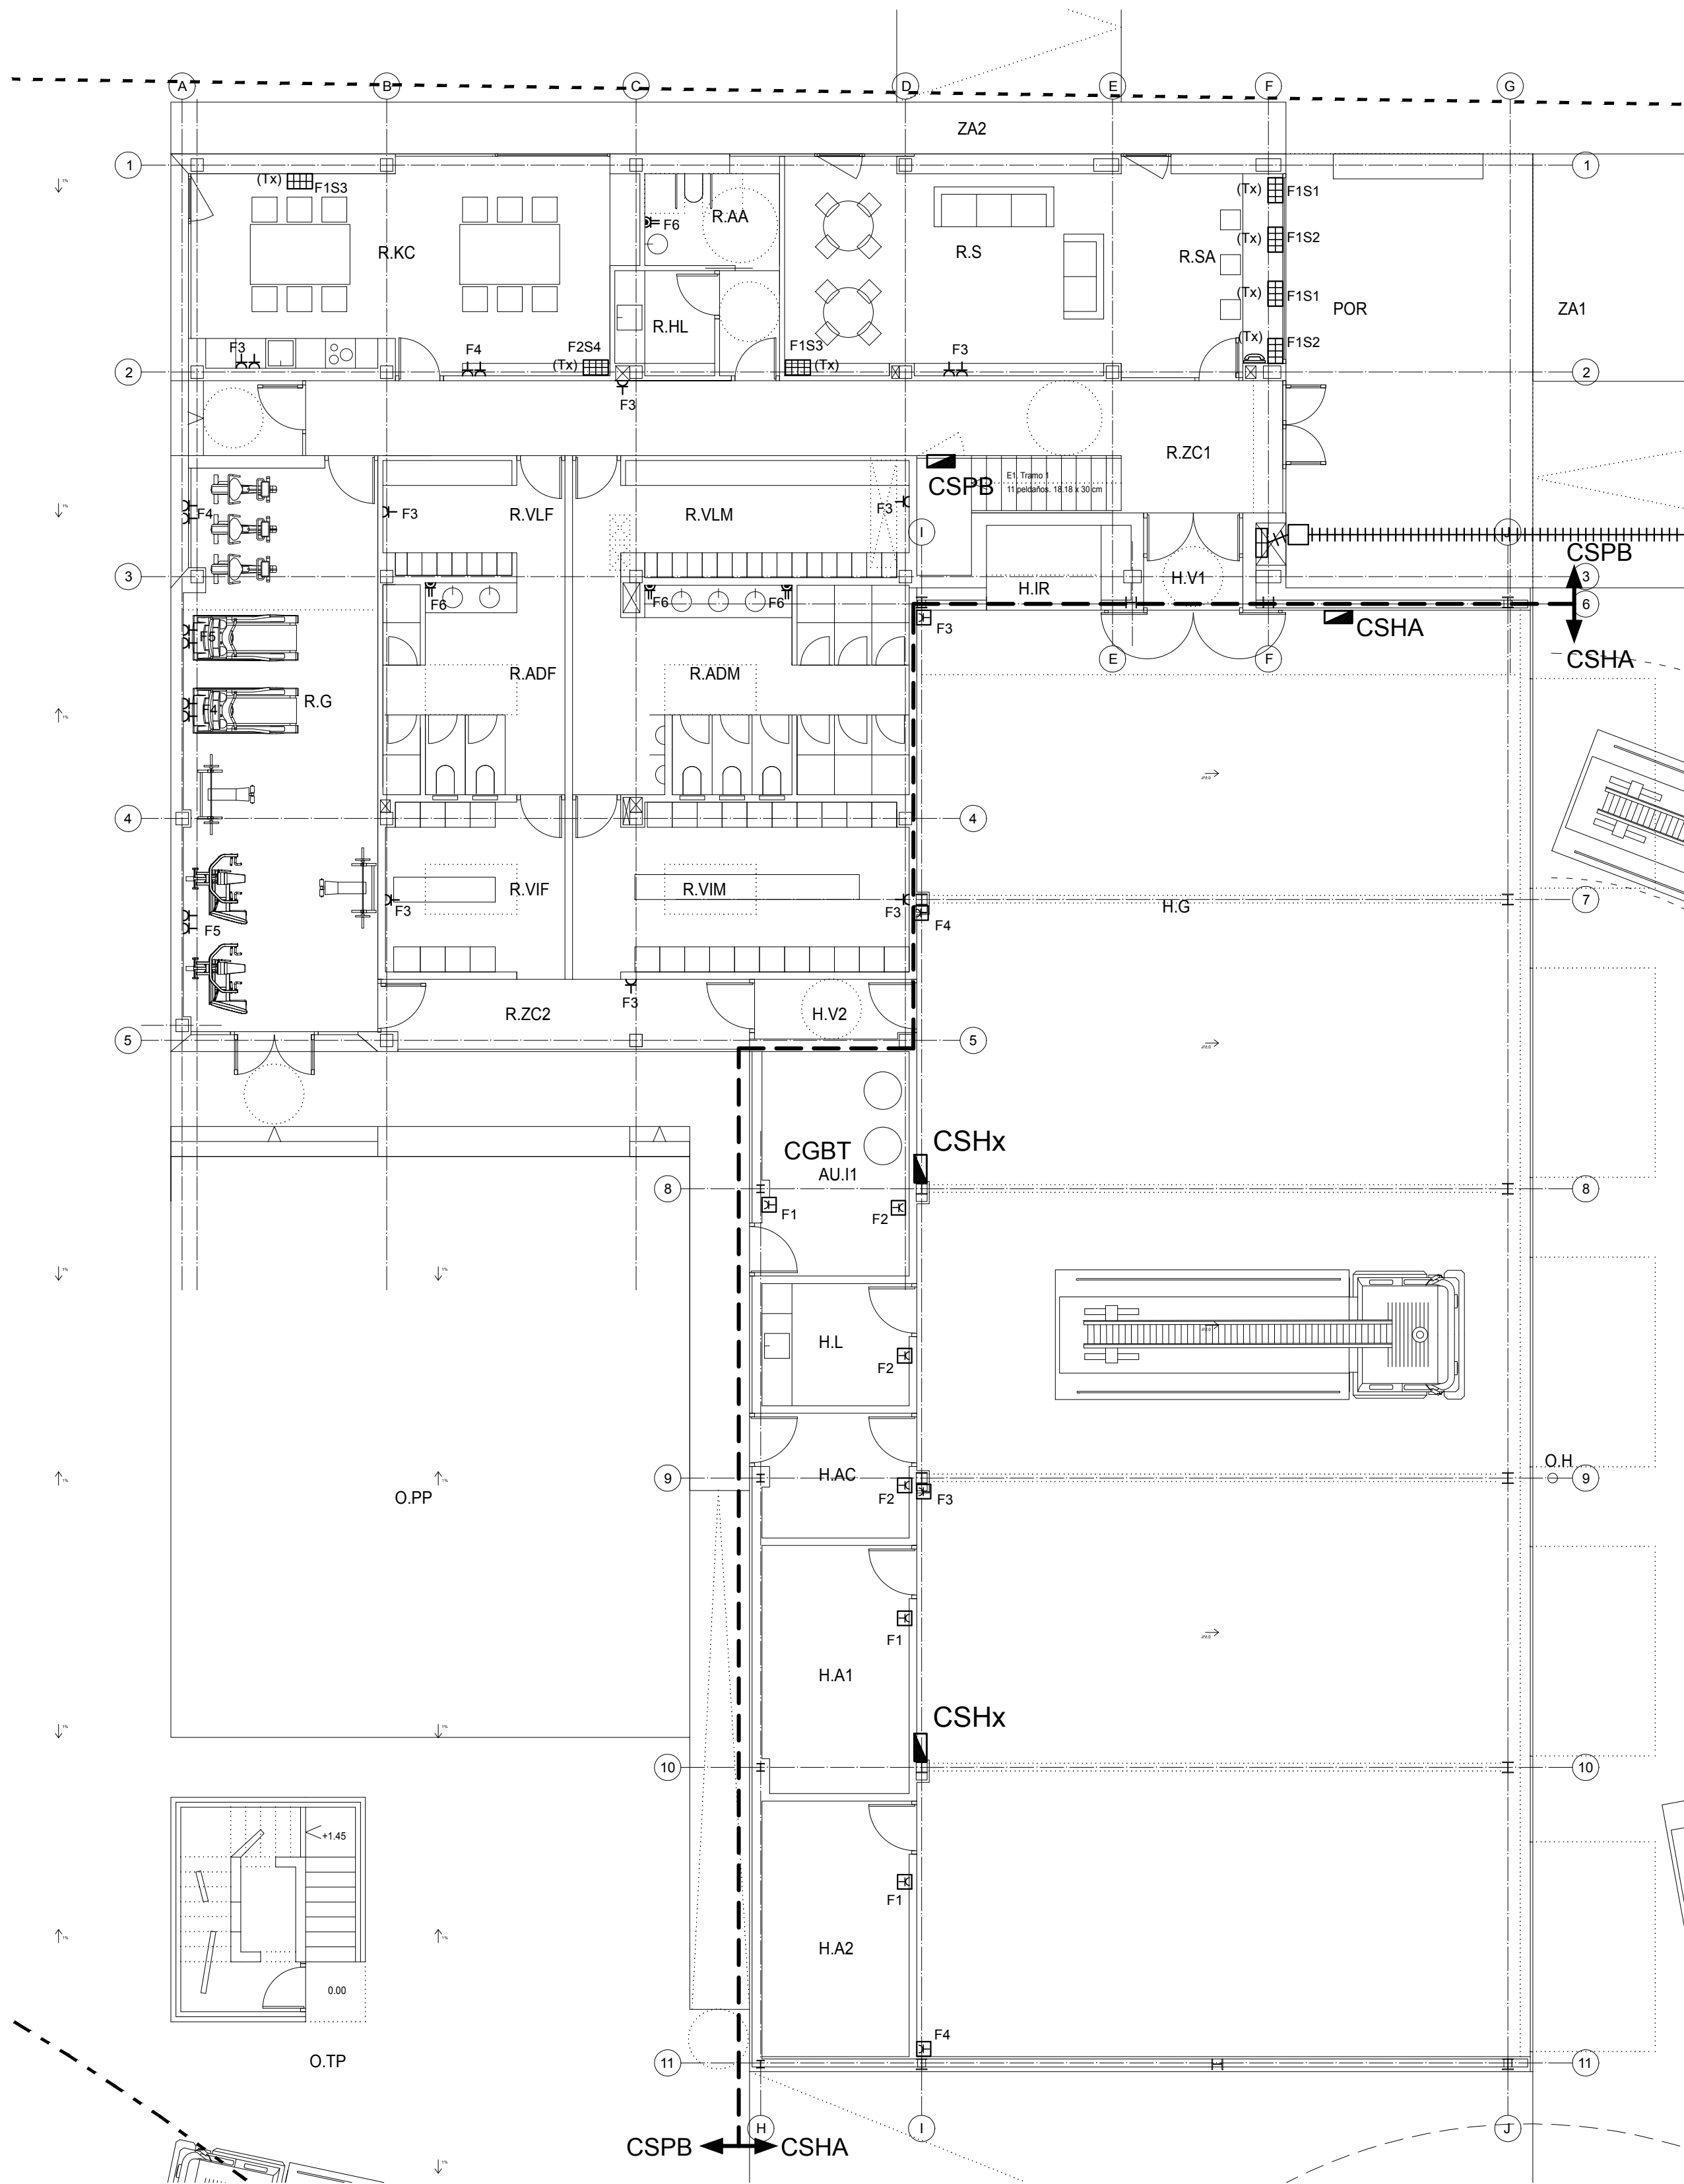

LEYENDA

- CUADRO ELÉCTRICO.
- REGISTRO DE TERMINACIÓN DE RED
- ARQUETA REGISTRO DE ENLACE DE DIMENSIONES 40x40x60 cm.
- ENCHUFE DE EMPOTRAR 2F+T DE 10/16A.
- ENCHUFE DE SEGURIDAD TRAFIO AISLAMIENTO.
- ENCHUFE DE 10/16A CON TT ESTANCO.
- PORTERO ELECTRÓNICO (INTERIOR).
- PORTERO ELECTRÓNICO (EXTERIOR).
- CAJA DE TOMAS EMPOTRADAS EN PARED TIPO Tx EQUIPADA SEGUN DETALLE DE PUESTO DE TRABAJO.
- TUBO CORRUGADO GP-7 ENTERRADO.
- LÍNEA DE SECTORIZACIÓN DE CUADROS.
- NOMBRE DE CUADRO ELÉCTRICO.

- NOTAS:
- LA INSTALACIÓN BAJO TUBO SE EJECUTARÁ DE FORMA QUE NO SE TIENDAN MÁS DE DOS CIRCUITOS (2X(F+N+T)) POR TUBO.
 - SE CONECTARÁN A TIERRA TODAS LAS MASAS METÁLICAS EXISTENTES Y LAS MASAS DE APARATOS SANITARIOS METÁLICOS
 - LOS ELEMENTOS TENDRÁN DESIGNACIÓN:
FX : CIRCUITO X FUERZA GENERAL.
SX : CIRCUITO X FUERZA S.A.I.

PUESTO DE TRABAJO


	TAPA CIEGA.
	ROSETA DOBLE CABLE CONECTOR RJ-45.
	ROSETA SIMPLE CABLE CONECTOR RJ-45.
	BASE DE ENCHUFE SAI (COLOR ROJO).
	BASE DE ENCHUFE USOS VARIOS (COLOR BLANCO).

PARQUE DE BOMBEROS EN JEREZ DE LOS CABALLEROS


DOCUMENTO: PROYECTO DE EJECUCIÓN EXPEDIENTE: E.1712-2
EMPLAZAMIENTO: PARC. 1 Y 2 SECTOR SI-6-A Y PARC. V-8 DEL UE-22. CRTA. BADAJOZ EX-112. JEREZ DE LOS CABALLEROS (BADAJOZ)
PROPIEDAD: EXCA. DIPUTACIÓN PROVINCIAL DE BADAJOZ. ÁREA DE FOMENTO
PROYECTISTAS: JOSÉ A. PLAZA, JUAN C. HERRERA, ENRIQUE NARANJO
ARQUITECTO COA.S 3490, ARQUITECTO COA.S 6159, ARQUITECTO COA.S 3940
ESCALA: 1/100 FICHERO: E1712-2-IBT2.dwg FECHA IMPRESIÓN: 26-01-2018
FECHA: ENERO 2018 FUERZA Y VOZ-DATOS PLANTAS BAJA Y ALTA
VERSIÓN: EDICIÓN

IBT2


CSPB. CUADRO SECUNDARIO PLANTA BAJA.

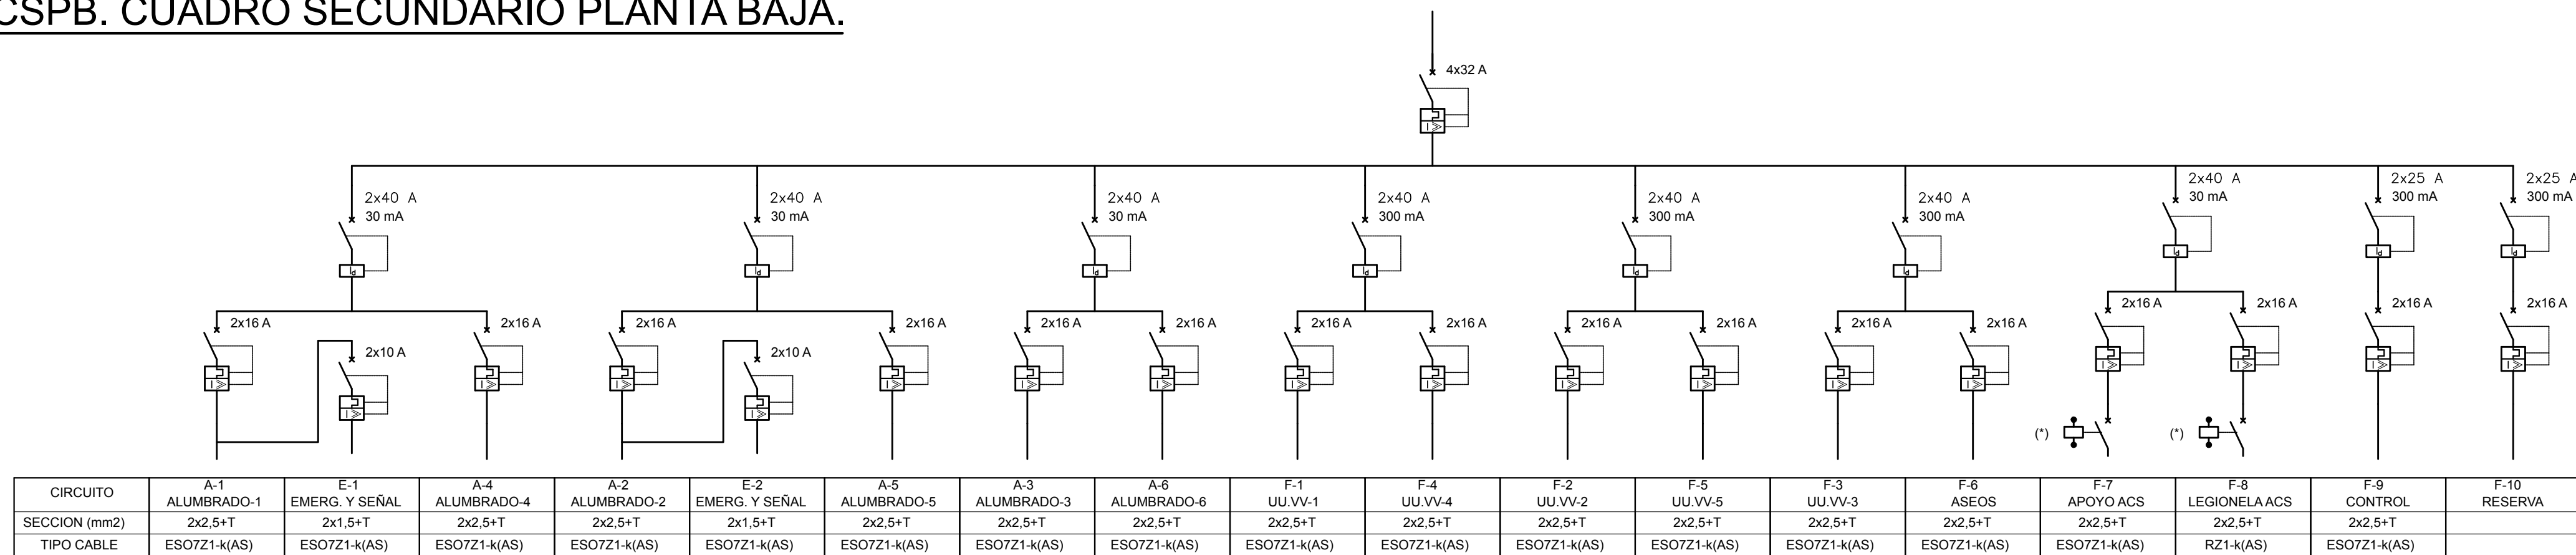


CSSAI. CUADRO SECUNDARIO DE SAI.

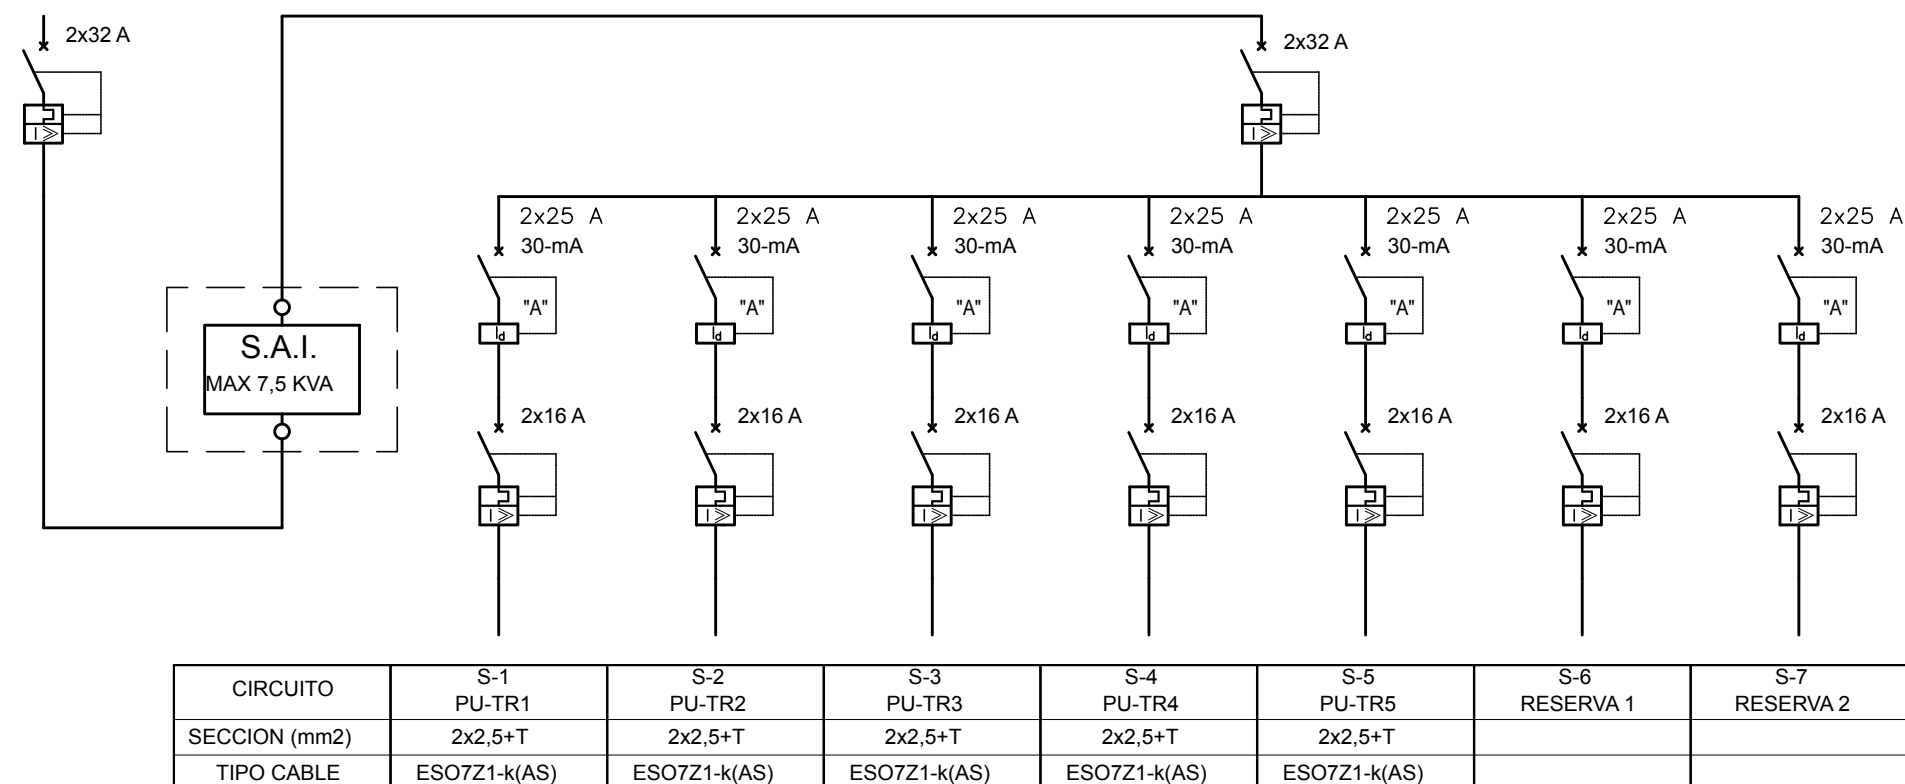


ESQUEMA CONTROL

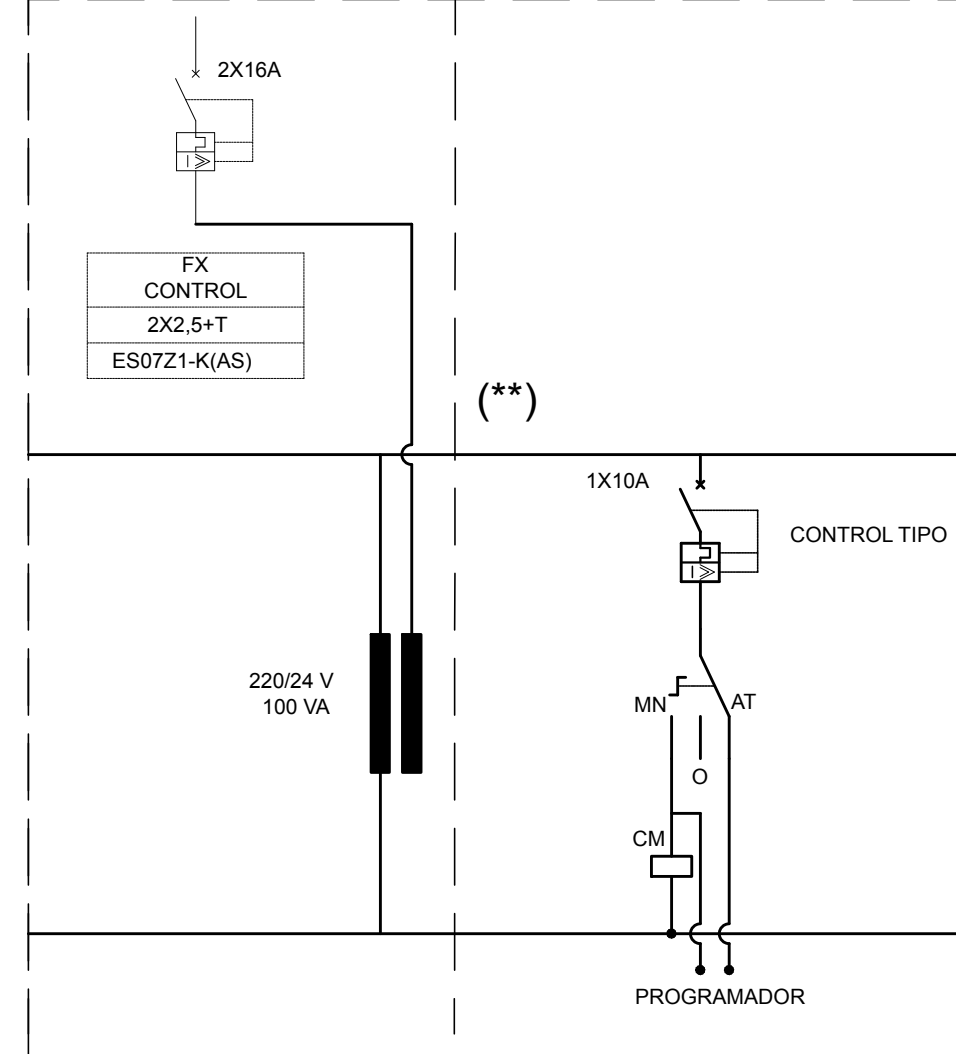


CSPA. CUADRO SECUNDARIO PLANTA ALTA

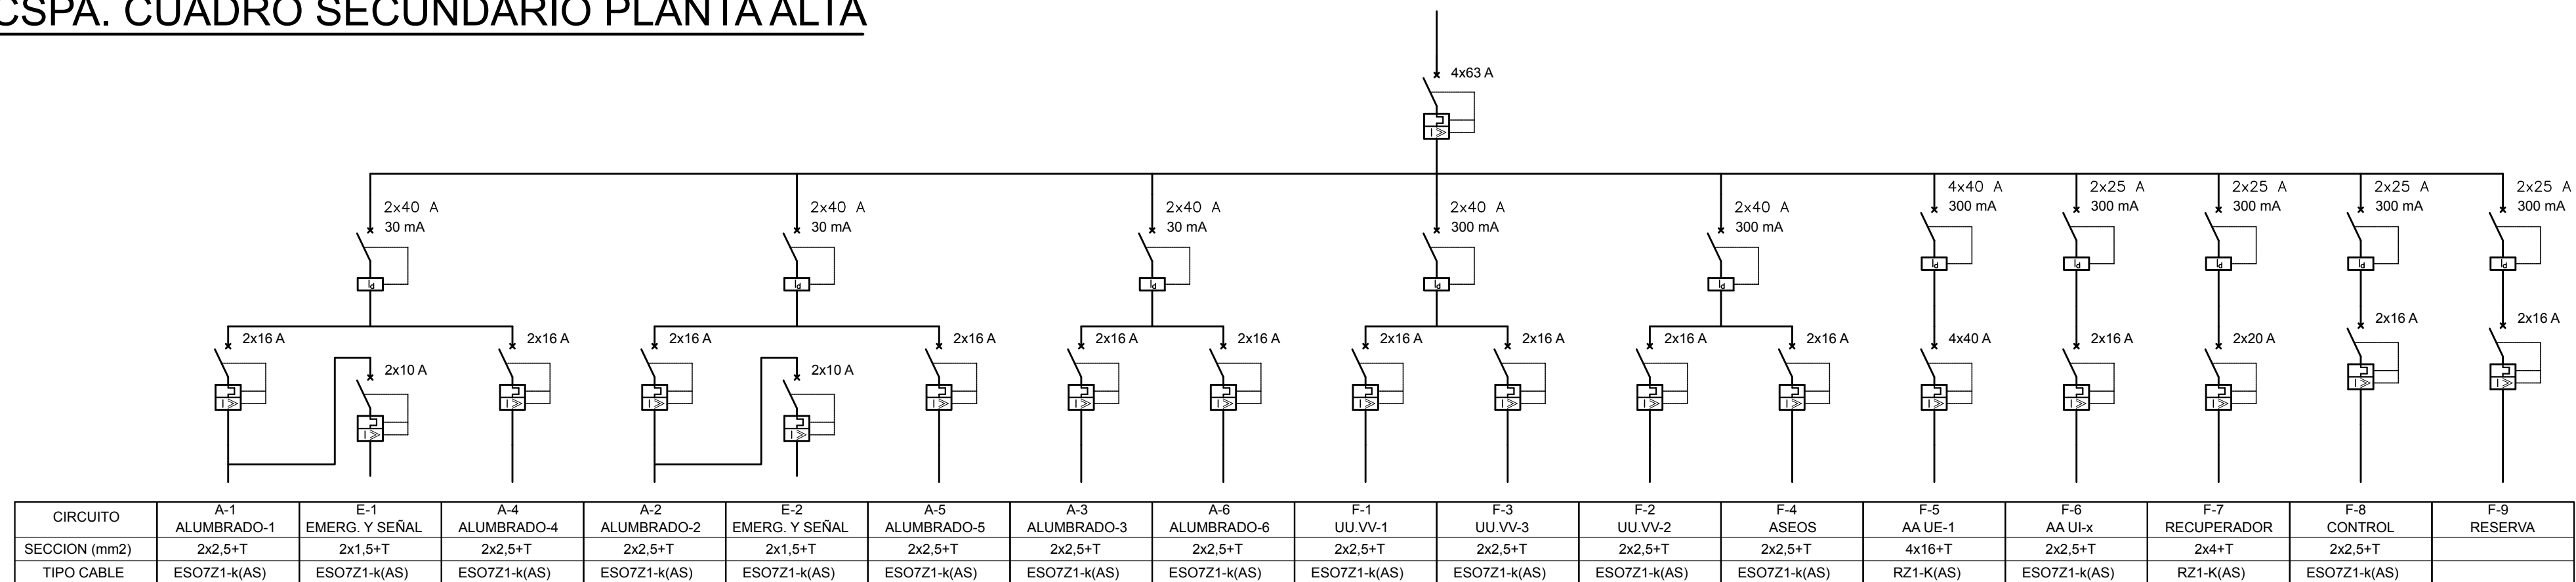

CGBT. CUADRO GENERAL BAJA TENSIÓN

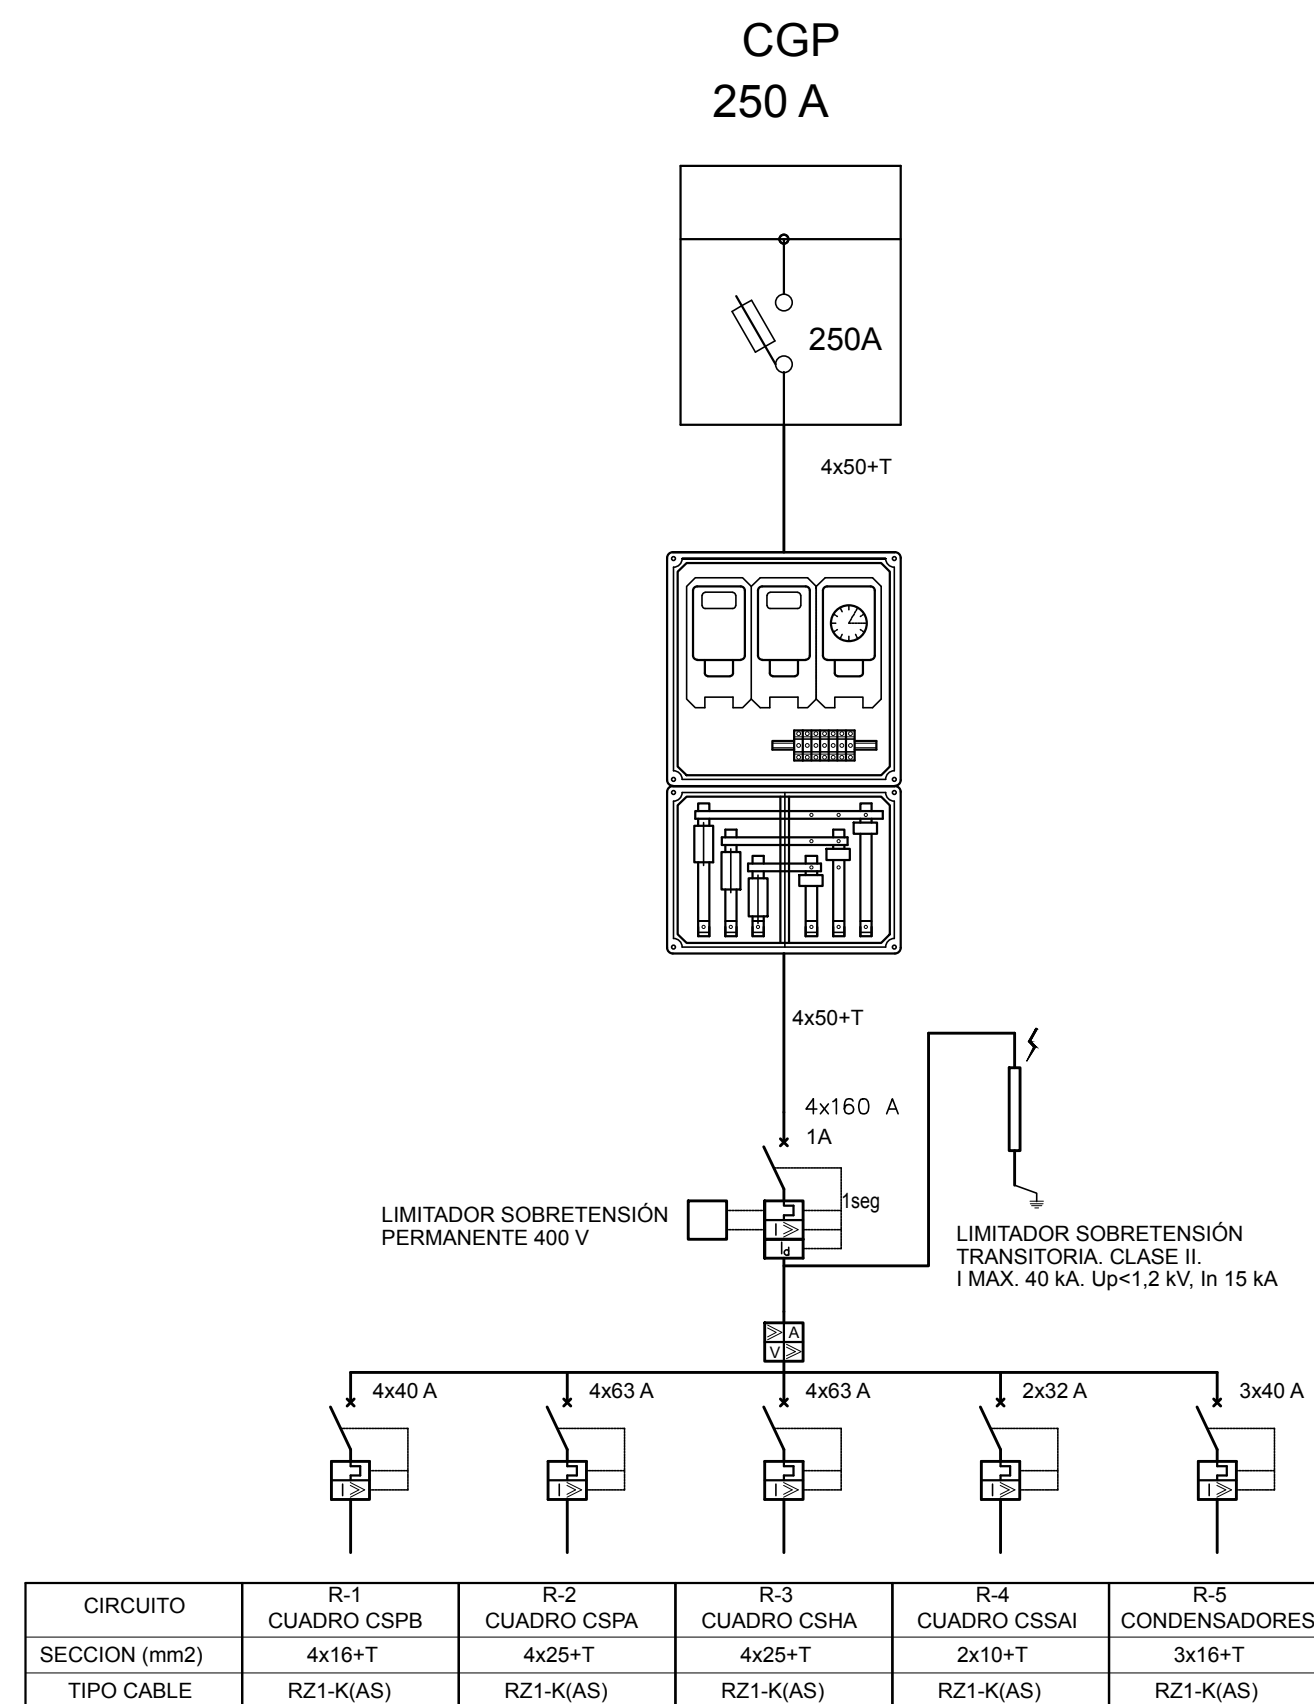


LEYENDA

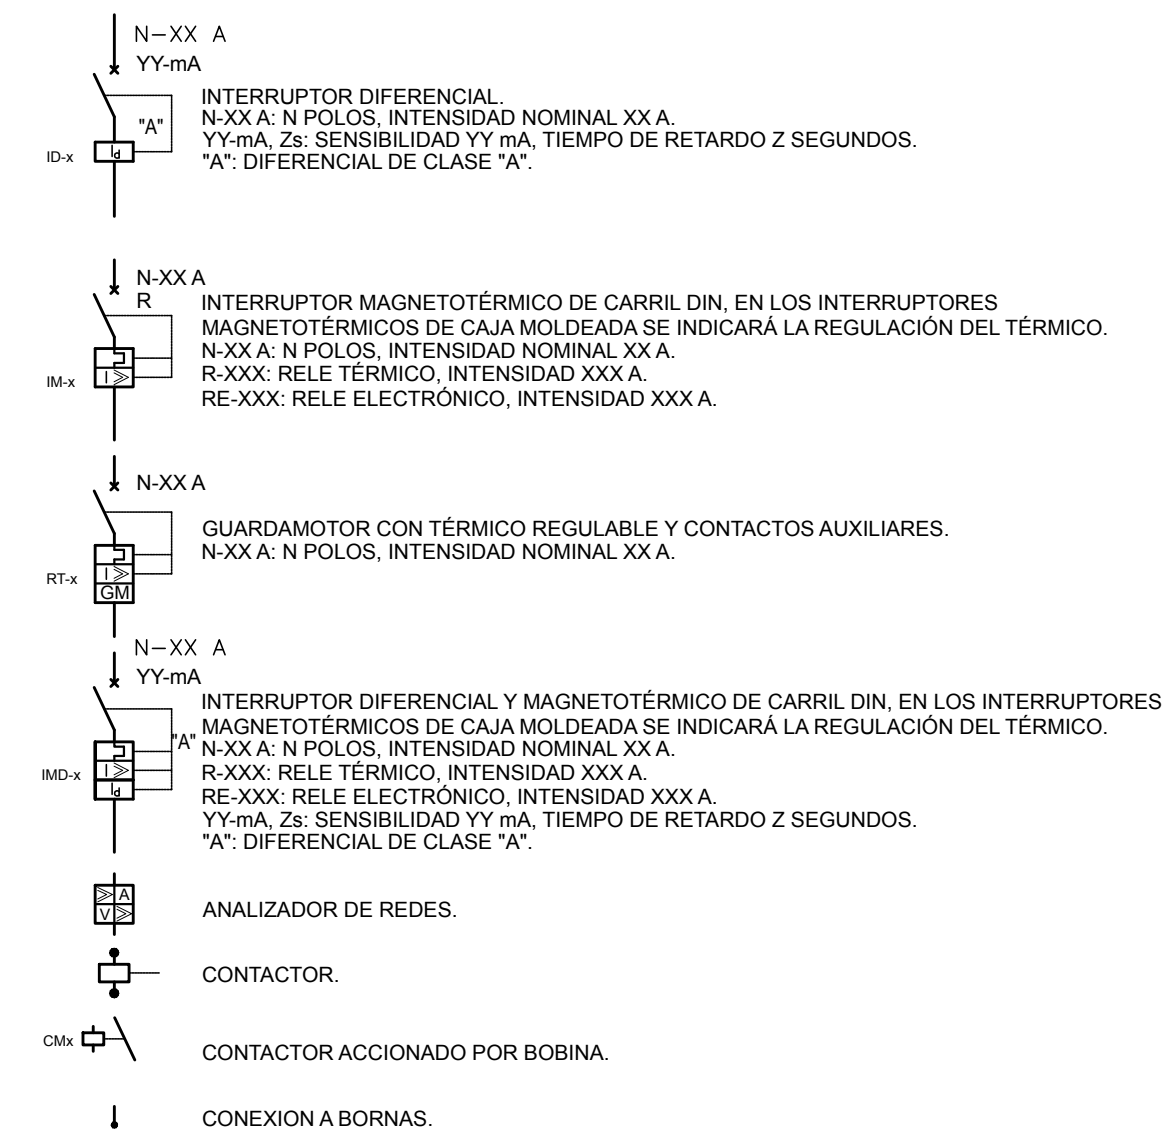


NOTAS: SALVO INDICACIÓN CONTRARIA TODOS LOS CUADROS TENDRÁN LAS SIGUIENTES CARACTERÍSTICAS

- TODOS LOS INTERRUPTORES MAGNETOTÉRMICOS SERÁN DE CARRIL DIN PARA INTENSIDADES MENORES DE 100 A. EL RESERVO SERÁ DE CAGA MOLDEADA. EL PODER DE CORTE SERÁ 10KA. SALVO INDICACION CONTRARIA.
- LOS CUADROS SE EJECTUARÁN CON UNA RESERVA DE ESPACIO DEL 30%.
- TODOS LOS CIRCUITOS DE ES DEL CUADRO ESTARÁN CABLEADOS A REGLETERO DE BORNAS AL IGUAL QUE LAS BORNAS DE LOS CONTACTORES Y DEBIDAMENTE SERIALIZADOS.
- LA CONEXIÓN DE TODA LA APARATURA SE EFECTUARÁ CON TERMINALES A TRAVÉS DE CAÑALETA DE PVC FIJADA AL BASTIDOR.
- LOS ELEMENTOS SE DISPONDRÁN DE FORMA QUE SEA FACILMENTE IDENTIFICABLE LA RELACIÓN ENTRE LOS INTERRUPTORES DIFERENCIALES Y SUS INTERRUPTORES MAGNETOTÉRMICOS ASOCIADOS.
- TODOS LOS CONTACTORES TENDRÁN SELECTOR PARA ELECCIÓN DEL MODO DE FUNCIONAMIENTO MANUAL-PARO-AUTOMÁTICO.
- (*) CONTROL DE MANDO PARA EQUIPOS CON PROGRAMADOR Y PREVISIÓN DE SISTEMA DE CONTROL.
- (**) CONTROL DE MANDO DE CIRCUITO DE ALIMBRADO CON PROGRAMADOR.

CSHA. CUADRO SECUNDARIO HANGAR

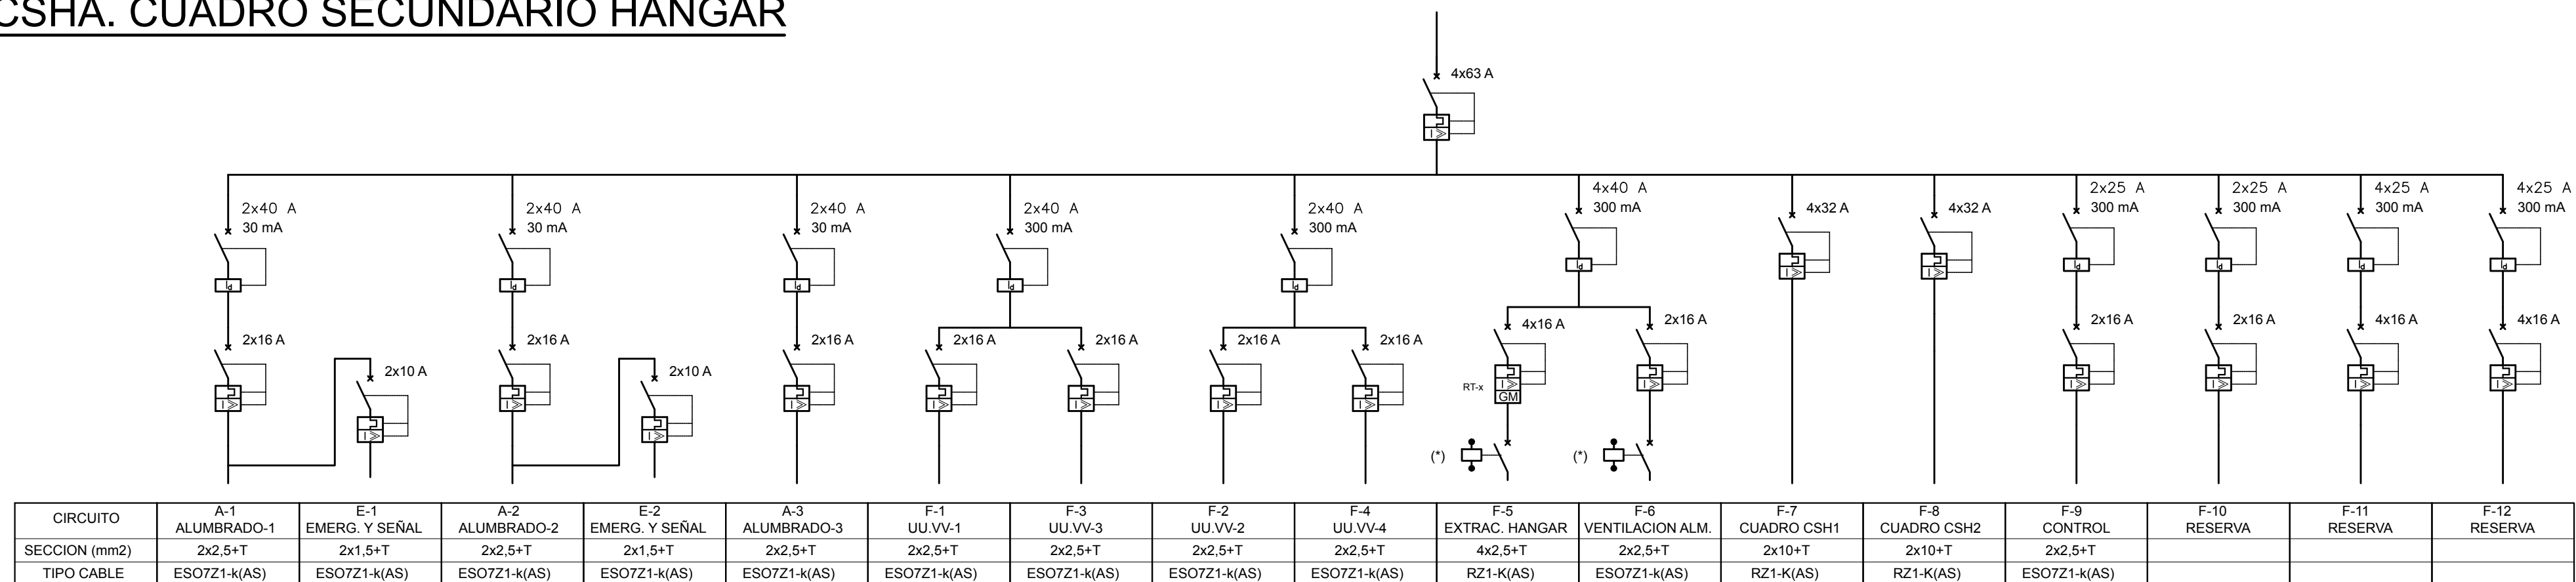

DOCUMENTO:	EXPEDIENTE:
PROYECTO DE EJECUCIÓN	E.1712-12
DEFINICIÓN:	
PARCELA: PARC. 1 Y 2 SECTOR SI-6-A Y PARC. V-8 DEL UE-22. CRTA. BADAJOZ EX-112. JEREZ DE LOS CABALLEROS (BADAJOZ)	
PROPIEDAD:	
EXCA. DIPUTACIÓN PROVINCIAL DE BADAJOZ. ÁREA DE FOMENTO	
PROYECTOS:	
JOSÉ A. PLAZA ARQUITECTO COAS 5495	JUAN C. HERRERA ARQUITECTO COAS 4159
ENRIQUE NARANJO ARQUITECTO COAS 5940	
FECHA: 1/100	FECHA IMPRESIÓN: 11/11/2018
VERSIÓN: E7172-2-IBT3.dwg	26-01-2018
ENERO 2018	
EDICIÓN:	
ESQUEMAS UNIFILARES	

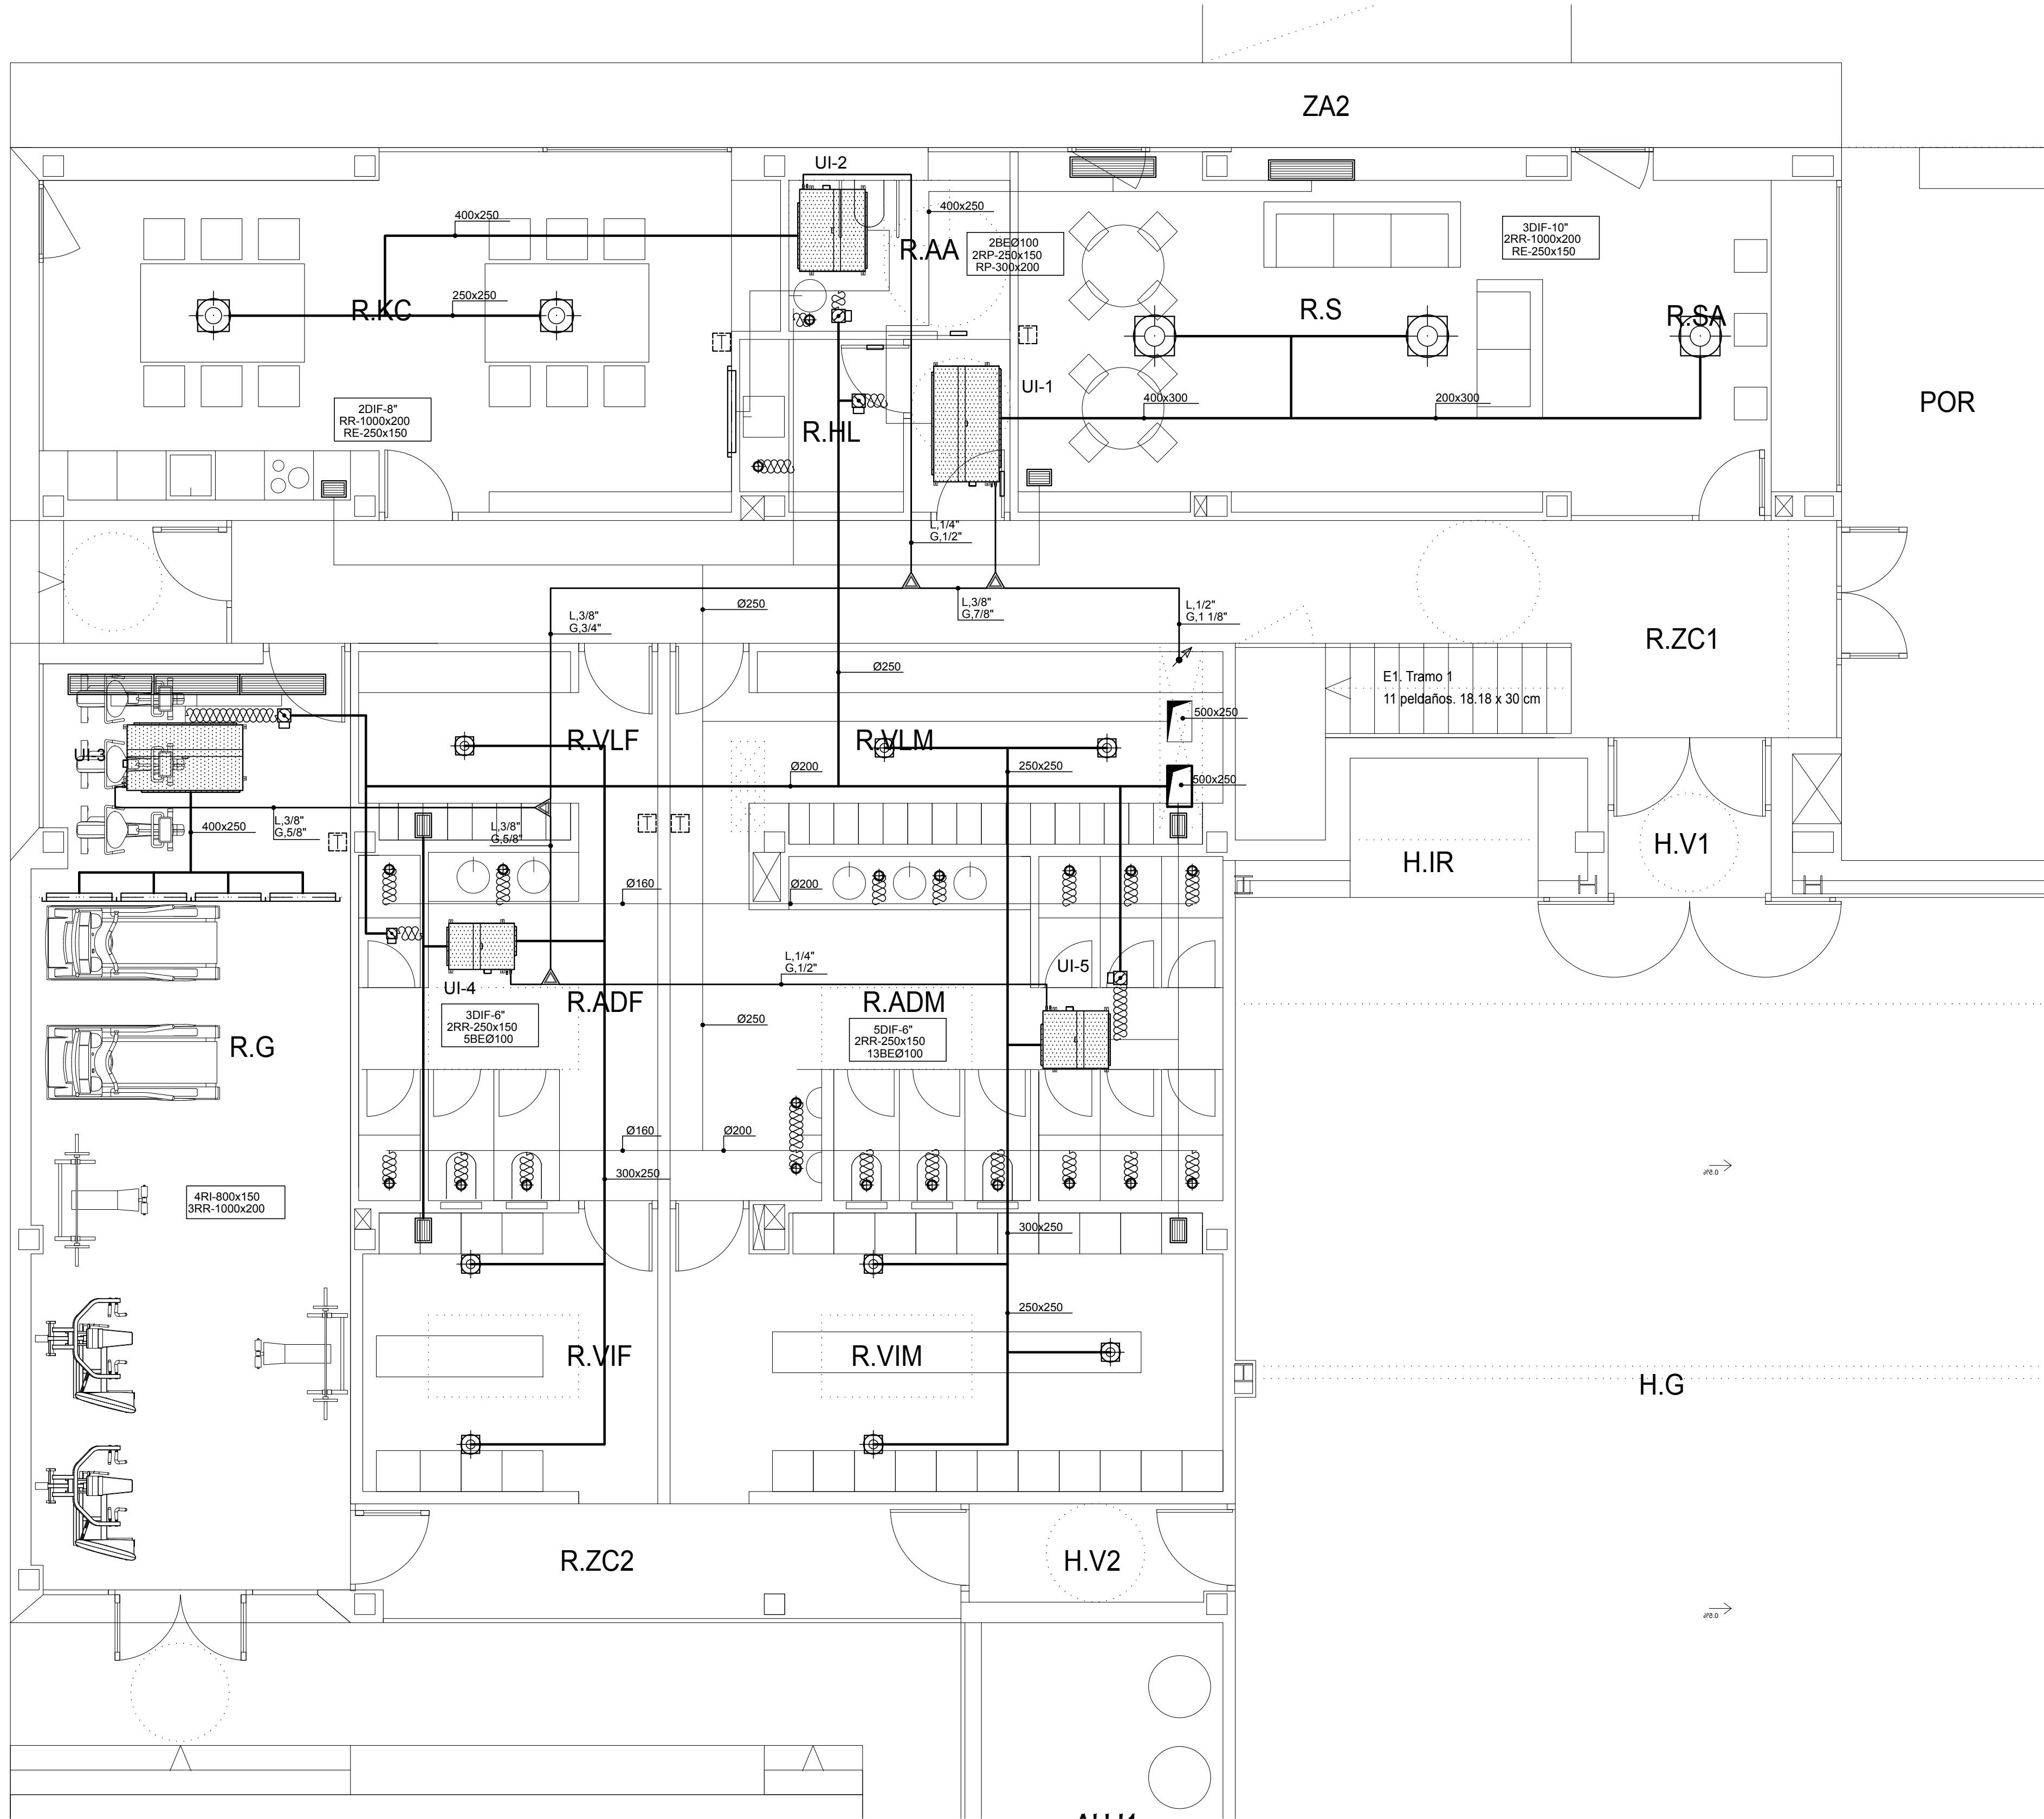

LEYENDA

- TUBERÍA DE REFRIGERANTE (LIQ y GAS.)
- CONDUCTOS DE IMPULSIÓN
- CONDUCTOS DE RETORNO
- CONDUCTOS DE AIRE PRIMARIO
- CONDUCTOS DE EXTRACCIÓN
- JUNTA REFNET.
- CONDUCTO CIRCULAR FLEXIBLE.
- TERMOSTATO.
- BOCA EXTRACCIÓN CIRCULAR Ø100 mm. CON COMPUERTA DE REGULACIÓN Y MARCO DE MONTAJE, SALVO INDICACIÓN CONTRARIA.
- COMPUERTA DE REGULACIÓN
- DIFUSOR CIRCULAR DE CONO REGULABLE CON COMPUERTA DE REGULACIÓN DE 6", CON PLENUM DE CONEXIÓN.
- DIFUSOR CIRCULAR DE CONO REGULABLE CON COMPUERTA DE REGULACIÓN DE 8", CON PLENUM DE CONEXIÓN.
- DIFUSOR CIRCULAR DE CONO REGULABLE CON COMPUERTA DE REGULACIÓN DE 10", CON PLENUM DE CONEXIÓN.
- REJILLA DE RETORNO EN TECHO CON COMPUERTA DE REGULACIÓN Y MARCO DE MONTAJE.
- REJILLA DE IMPULSIÓN O RETORNO EN PARED CON COMPUERTA DE REGULACIÓN Y MARCO DE MONTAJE.

- NOTAS :
- LOS TERMOSTATOS SE SITUARÁN A UNA ALTURA DE 1.50 METROS.
 - LAS LÍNEAS ROTULADAS CON LÍQUIDO Y GAS DE SUCCIÓN SON DE DOS TUBOS.
 - LAS REDES DE FLUIDOS FRIGORÍFICOS SE EJECUTARÁN EN TUBERÍA DE COBRE SEGÚN UNE-EN-127351 CON ACCESORIOS SOLDADOS POR CAPILARIDAD.
 - LOS DESAGÜES DE LAS MÁQUINAS DE AIRE ACONDICIONADO IRÁN A BOTE SIFÓNICO.
 - LAS REDES DE CONDUCTOS INTERIORES SE EJECUTARÁN EN PANEL RÍGIDO DE FIBRA VIDRIO CON ACABADO EN ALUMINIO POR EL EXTERIOR Y VELO DE FIBRA DE VIDRIO POR EL INTERIOR, TIPO CLIMAVER "NETO" O SIMILAR.
 - LAS REDES DE CONDUCTOS EXTERIORES SE EJECUTARÁN EN CHAPA DE ACERO GALVANIZADA DE ESPESOR SEGÚN NORMA UNE. AISLADA CON MANTA DE FIBRA DE VIDRIO Y PROTECCIÓN MEDIANTE CHAPA LISA DE ALUMINIO DE 0,60 mm. DE ESPESOR.
 - LAS REDES DE CONDUCTOS DE EXTRACCIÓN SE EJECUTARÁN EN CHAPA DE ACERO GALVANIZADA DE ESPESOR SEGÚN NORMA UNE.
 - EL AISLAMIENTO DE LAS TUBERÍAS REFRIGERANTES IRÁ PROTEGIDO EN SU TRAZADO POR CUBIERTA MEDIANTE PINTURA PARA INTemperie.
 - LAS REJILLAS DE PUERTA SE INCORPORARÁN EN LA CARPINTERÍA DEL PROYECTO DE ARQUITECTURA.

PARQUE DE BOMBEROS EN JEREZ DE LOS CABALLEROS

DOCUMENTO:
PROYECTO DE EJECUCIÓN

EMPLAZAMIENTO:
PARC. 1 Y 2 SECTOR SI-6-A Y PARC. V-8 DEL UE-22. CRTA. BADAJOZ EX-112. JEREZ DE LOS CABALLEROS (BADAJOZ)

PROPIEDAD:
EXCA. DIPUTACIÓN PROVINCIAL DE BADAJOZ. ÁREA DE FOMENTO

PROYECTISTAS:
JOSÉ A. PLAZA
ARQUITECTO COA.S 3549

JUAN C. HERRERA
ARQUITECTO COA.S 6159

ENRIQUE NARANJO
ARQUITECTO COA.S 3549

ESCALA:
1/50

FECHA:
ENERO 2018

VERSIÓN:
EDICIÓN

FICHERO:
E1712-2-ICL1.dwg

CLIMATIZACIÓN Y VENTILACIÓN
PLANTA BAJA


FECHA IMPRESIÓN:
26-01-2018

Nº PLANO:
E.1712-2

EXPEDIENTE:
E.1712-2

NGNP


ICL1

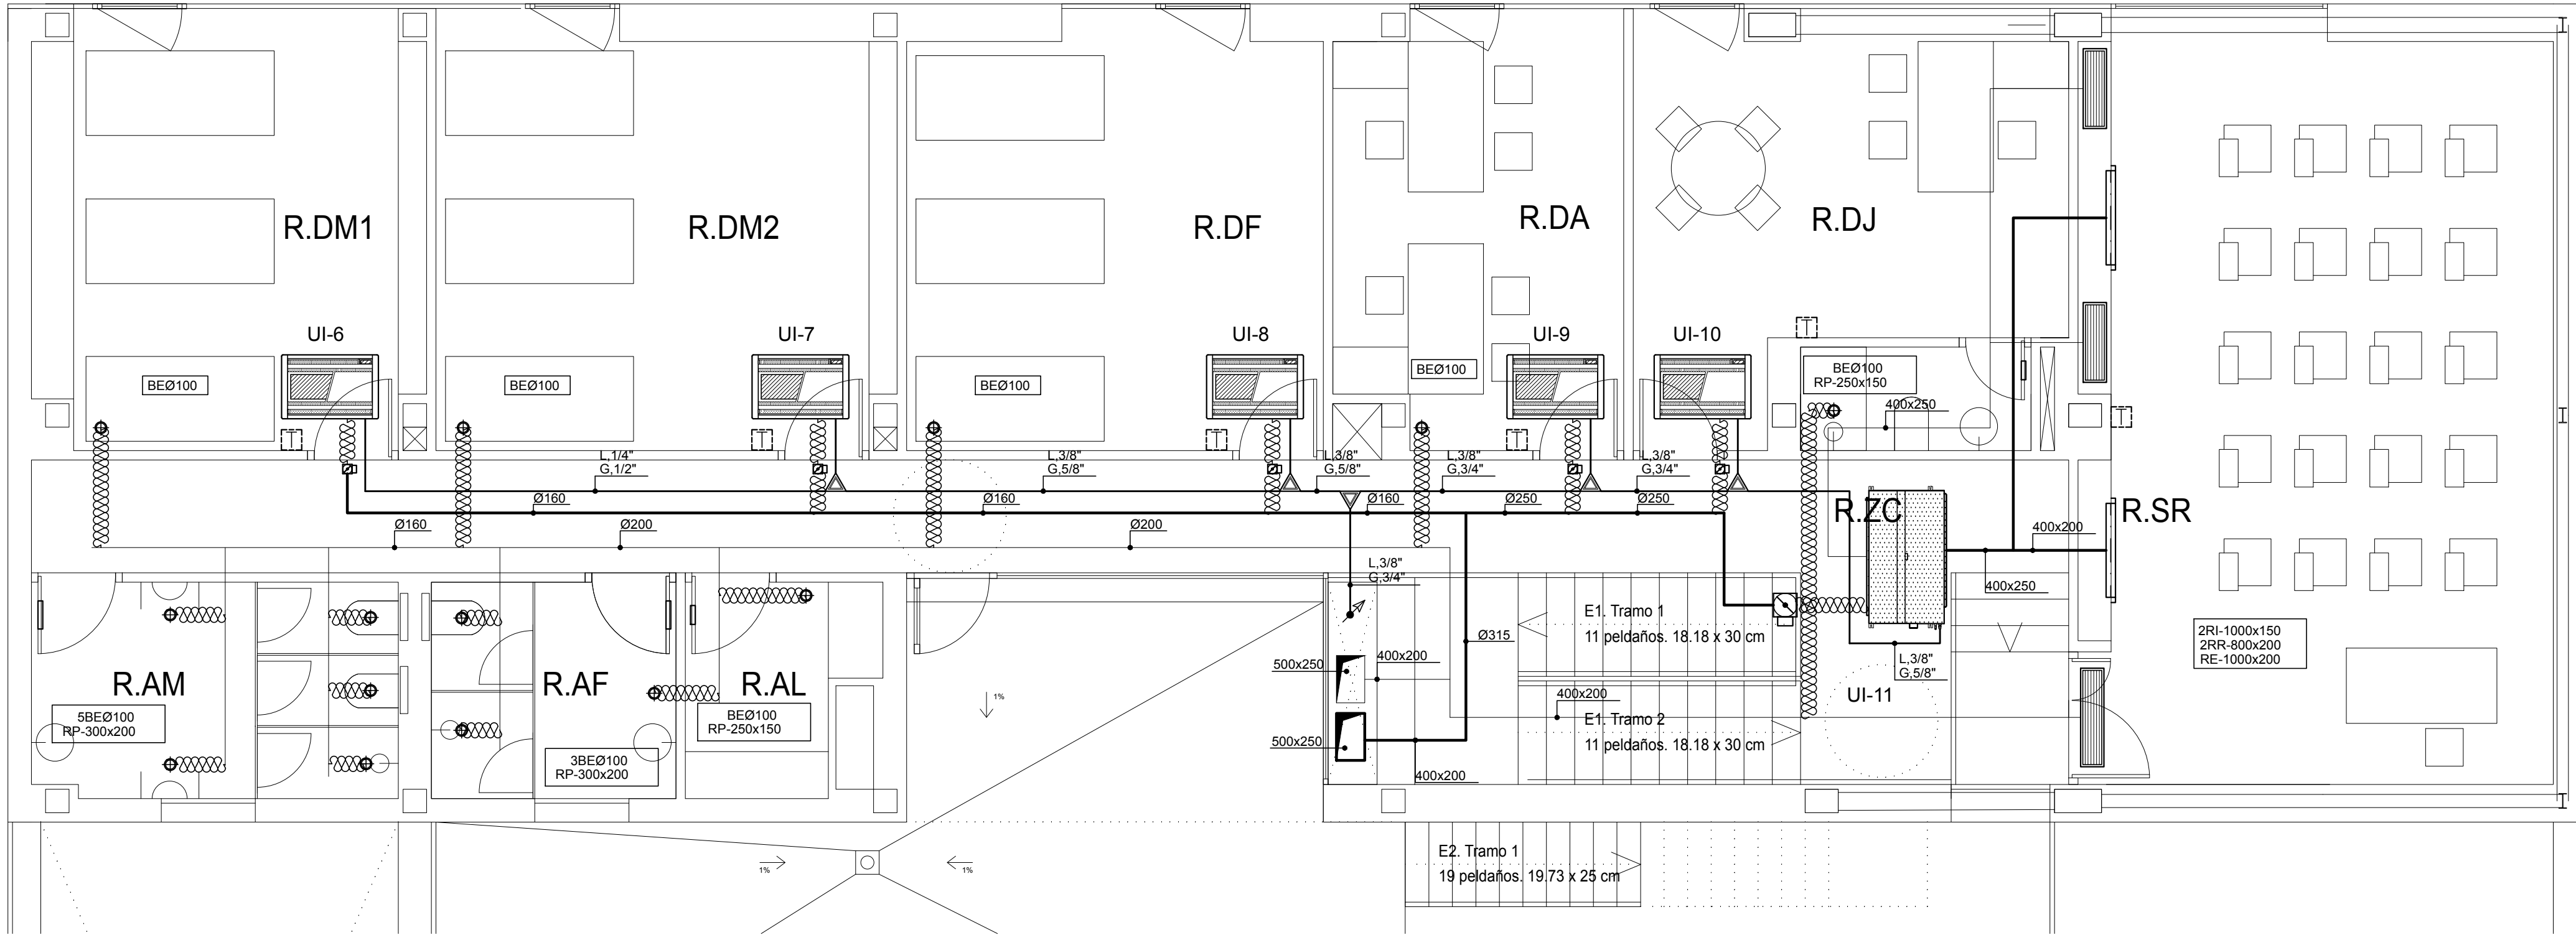

LEYENDA

- TUBERÍA DE REFRIGERANTE (LIQ y GAS.)
- CONDUCTOS DE IMPULSIÓN
- CONDUCTOS DE RETORNO
- CONDUCTOS DE AIRE PRIMARIO
- CONDUCTOS DE EXTRACCIÓN
- JUNTA REFNET.
- CONDUCTO CIRCULAR FLEXIBLE.
- TERMOSTATO.
- BOCA EXTRACCIÓN CIRCULAR Ø100 mm. CON COMPUERTA DE REGULACIÓN Y MARCO DE MONTAJE, SALVO INDICACIÓN CONTRARIA.
- COMPUERTA DE REGULACIÓN
- DIFUSOR CIRCULAR DE CONO REGULABLE CON COMPUERTA DE REGULACIÓN DE 6", CON PLENUM DE CONEXIÓN.
- DIFUSOR CIRCULAR DE CONO REGULABLE CON COMPUERTA DE REGULACIÓN DE 8", CON PLENUM DE CONEXIÓN.
- DIFUSOR CIRCULAR DE CONO REGULABLE CON COMPUERTA DE REGULACIÓN DE 10", CON PLENUM DE CONEXIÓN.
- REJILLA DE RETORNO EN TECHO CON COMPUERTA DE REGULACIÓN Y MARCO DE MONTAJE.
- REJILLA DE IMPULSIÓN O RETORNO EN PARED CON COMPUERTA DE REGULACIÓN Y MARCO DE MONTAJE.

- NOTAS :
- LOS TERMOSTATOS SE SITUARÁN A UNA ALTURA DE 1.50 METROS.
 - LAS LÍNEAS ROTULADAS CON LÍQUIDO Y GAS DE SUCCIÓN SON DE DOS TUBOS.
 - LAS REDES DE FLUIDOS FRIGORÍFICOS SE EJECUTARÁN EN TUBERÍA DE COBRE SEGÚN UNE-EN-127351 CON ACCESORIOS SOLDADOS POR CAPILARIDAD.
 - LOS DESAGÜES DE LAS MÁQUINAS DE AIRE ACONDICIONADO IRÁN A BOTE SIFÓNICO.
 - LAS REDES DE CONDUCTOS INTERIORES SE EJECUTARÁN EN PANEL RÍGIDO DE FIBRA VIDRIO CON ACABADO EN ALUMINIO POR EL EXTERIOR Y VELO DE FIBRA DE VIDRIO POR EL INTERIOR, TIPO CLIMAVER "NETO" O SIMILAR.
 - LAS REDES DE CONDUCTOS EXTERIORES SE EJECUTARÁN EN CHAPA DE ACERO GALVANIZADA DE ESPESOR SEGÚN NORMA UNE. AISLADA CON MANTA DE FIBRA DE VIDRIO Y PROTECCIÓN MEDIANTE CHAPA LISA DE ALUMINIO DE 0,60 mm. DE ESPESOR.
 - LAS REDES DE CONDUCTOS DE EXTRACCIÓN SE EJECUTARÁN EN CHAPA DE ACERO GALVANIZADA DE ESPESOR SEGÚN NORMA UNE.
 - EL AISLAMIENTO DE LAS TUBERÍAS REFRIGERANTES IRÁ PROTEGIDO EN SU TRAZADO POR CUBIERTA MEDIANTE PINTURA PARA INTemperie.
 - LAS REJILLAS DE PUERTA SE INCORPORARÁN EN LA CARPINTERÍA DEL PROYECTO DE ARQUITECTURA.

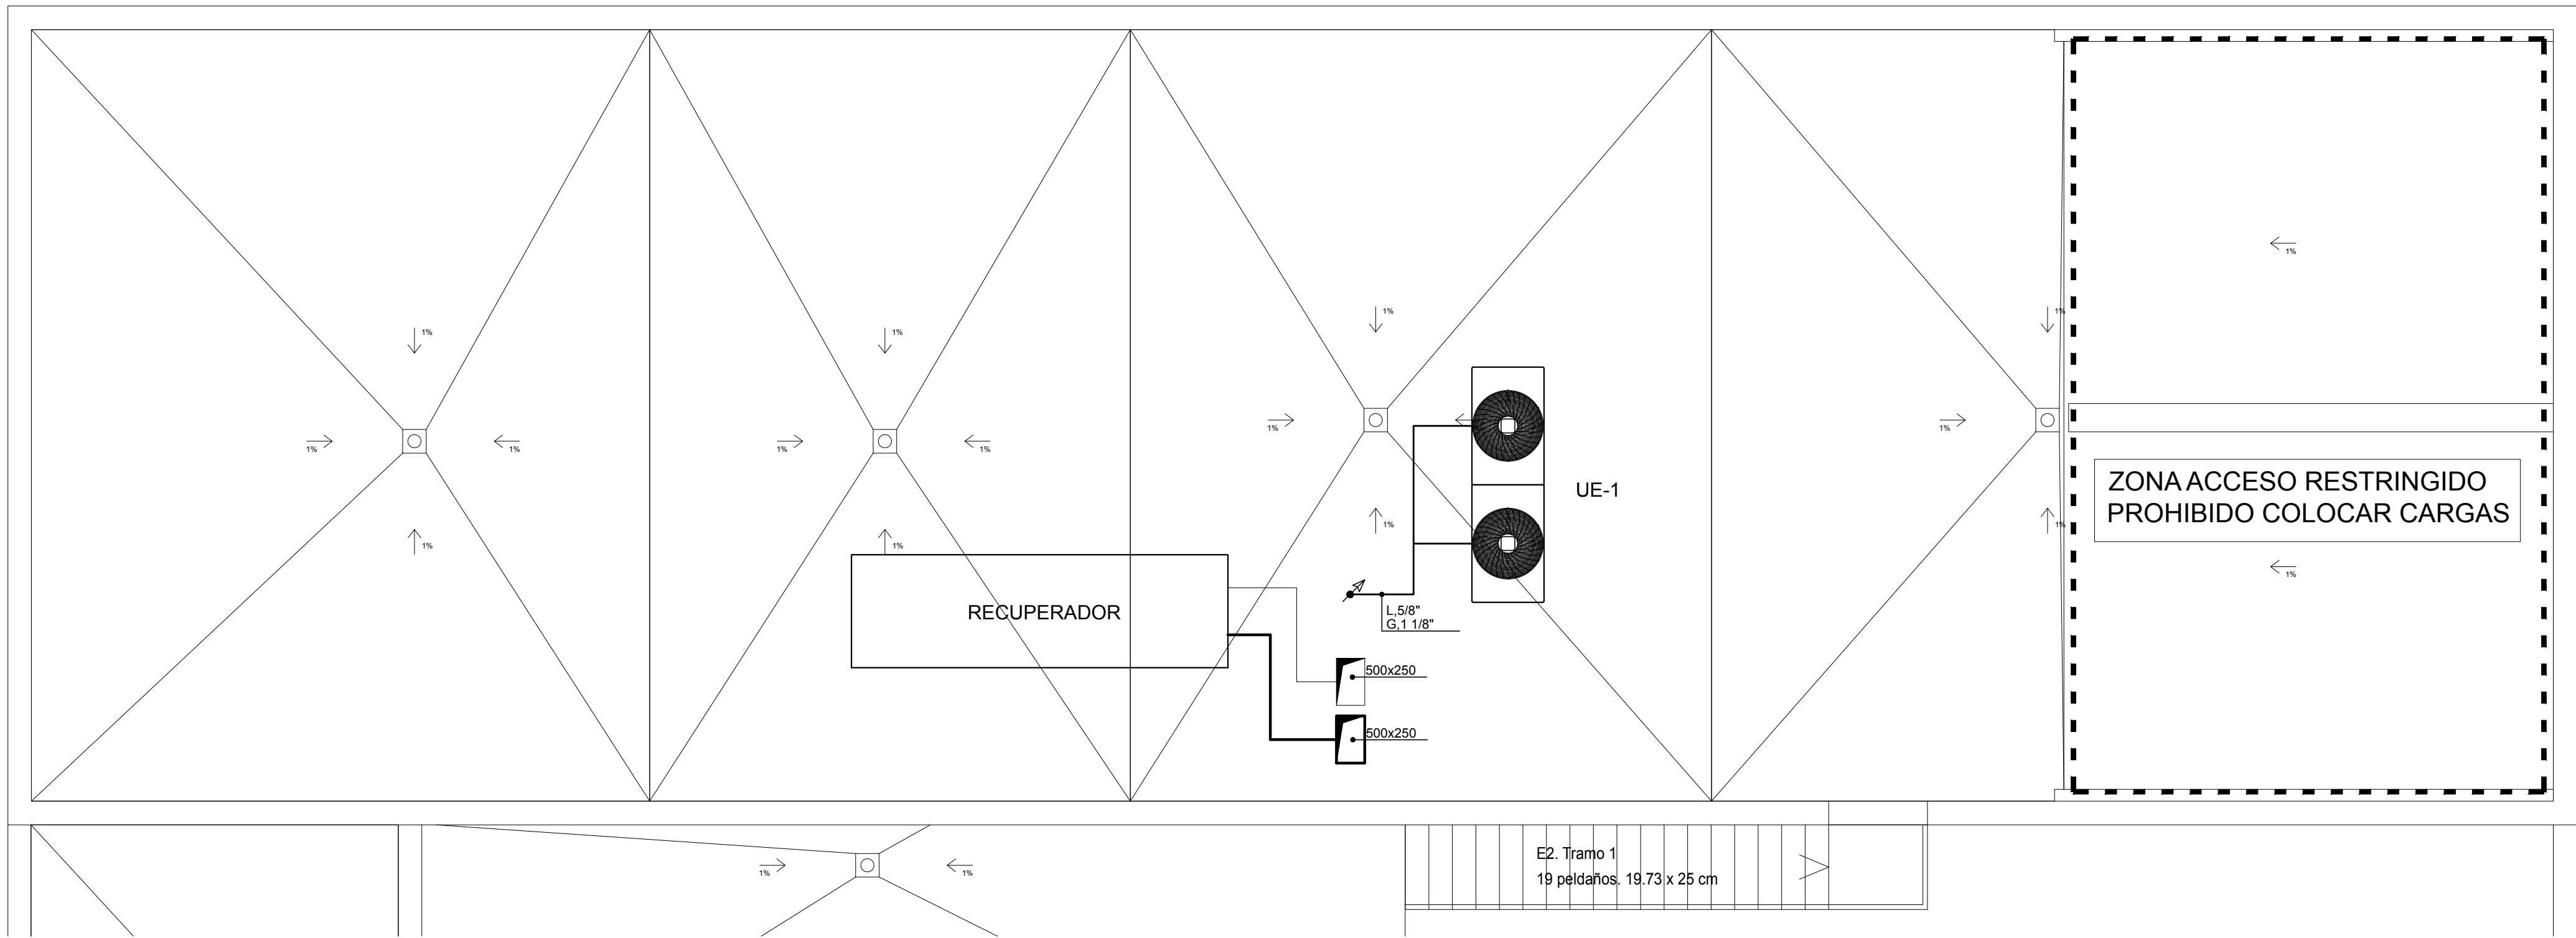

PARQUE DE BOMBEROS EN JEREZ DE LOS CABALLEROS

DOCUMENTO: PROYECTO DE EJECUCIÓN EXPEDIENTE: E.1712-2

EMPLAZAMIENTO: PARC. 1 Y 2 SECTOR SI-6-A Y PARC. V-8 DEL UE-22. CRTA. BADAJOZ EX-112. JEREZ DE LOS CABALLEROS (BADAJOZ)

PROPIEDAD: EXCA. DIPUTACIÓN PROVINCIAL DE BADAJOZ. ÁREA DE FOMENTO



PROYECTISTAS: JOSÉ A. PLAZA ARQUITECTO COA3 3490 JUAN C. HERRERA ARQUITECTO COA3 6159 ENRIQUE NARANJO ARQUITECTO COA3 3940

ESCALA: 1/50 FICHERO: E1712-2-ICL2.dwg FECHA IMPRESIÓN: 26-01-2018 Nº PLANO: ICL2

FECHA: ENERO 2018 PLANTA ALTA Y CUBIERTA CLIMATIZACIÓN Y VENTILACIÓN

VERSIÓN: EDICIÓN

NGNP


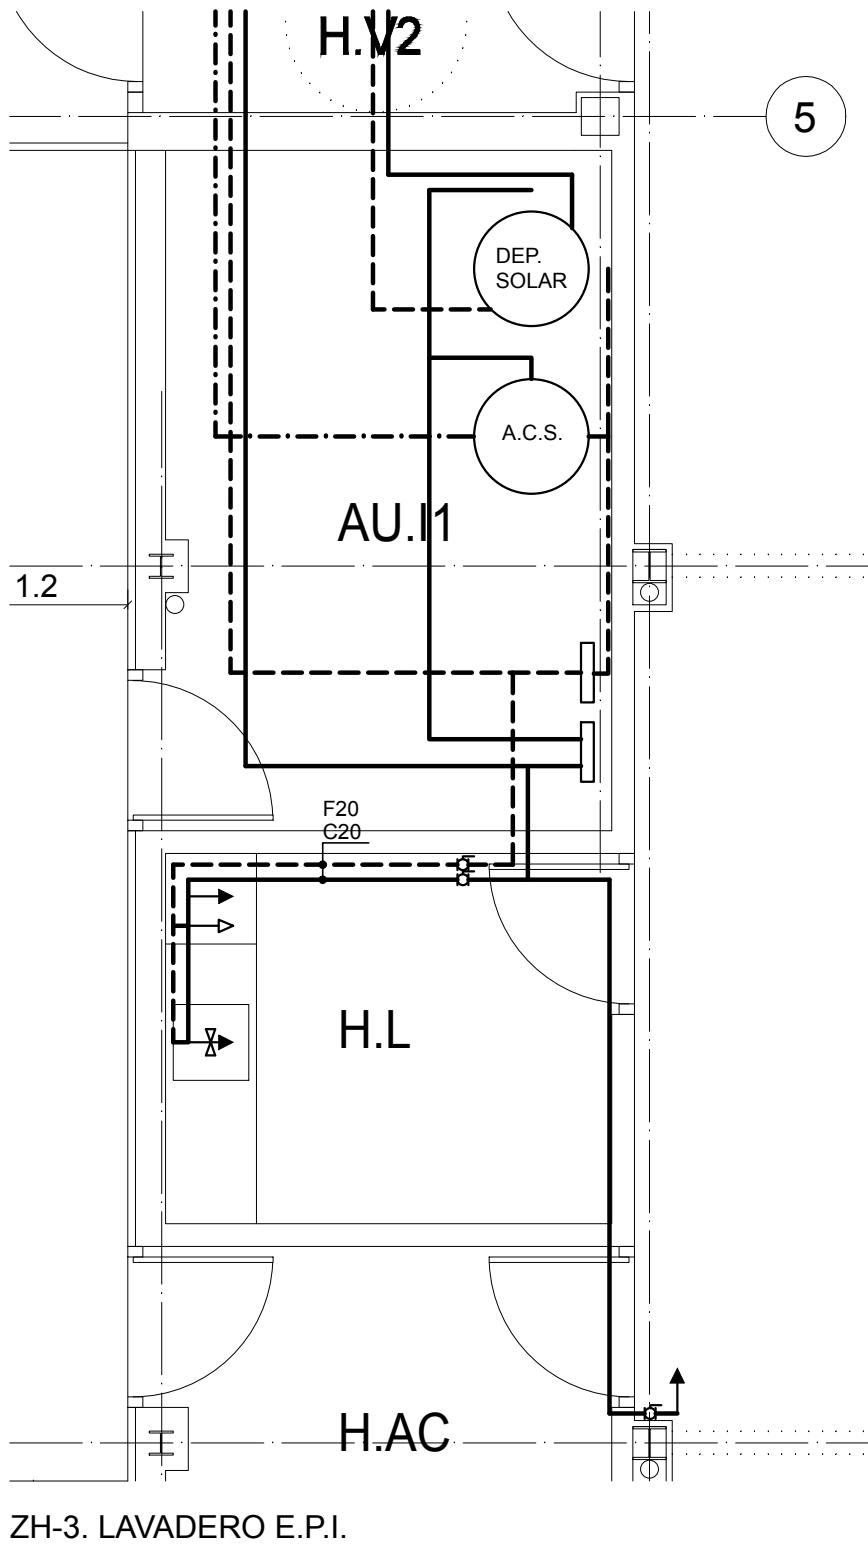
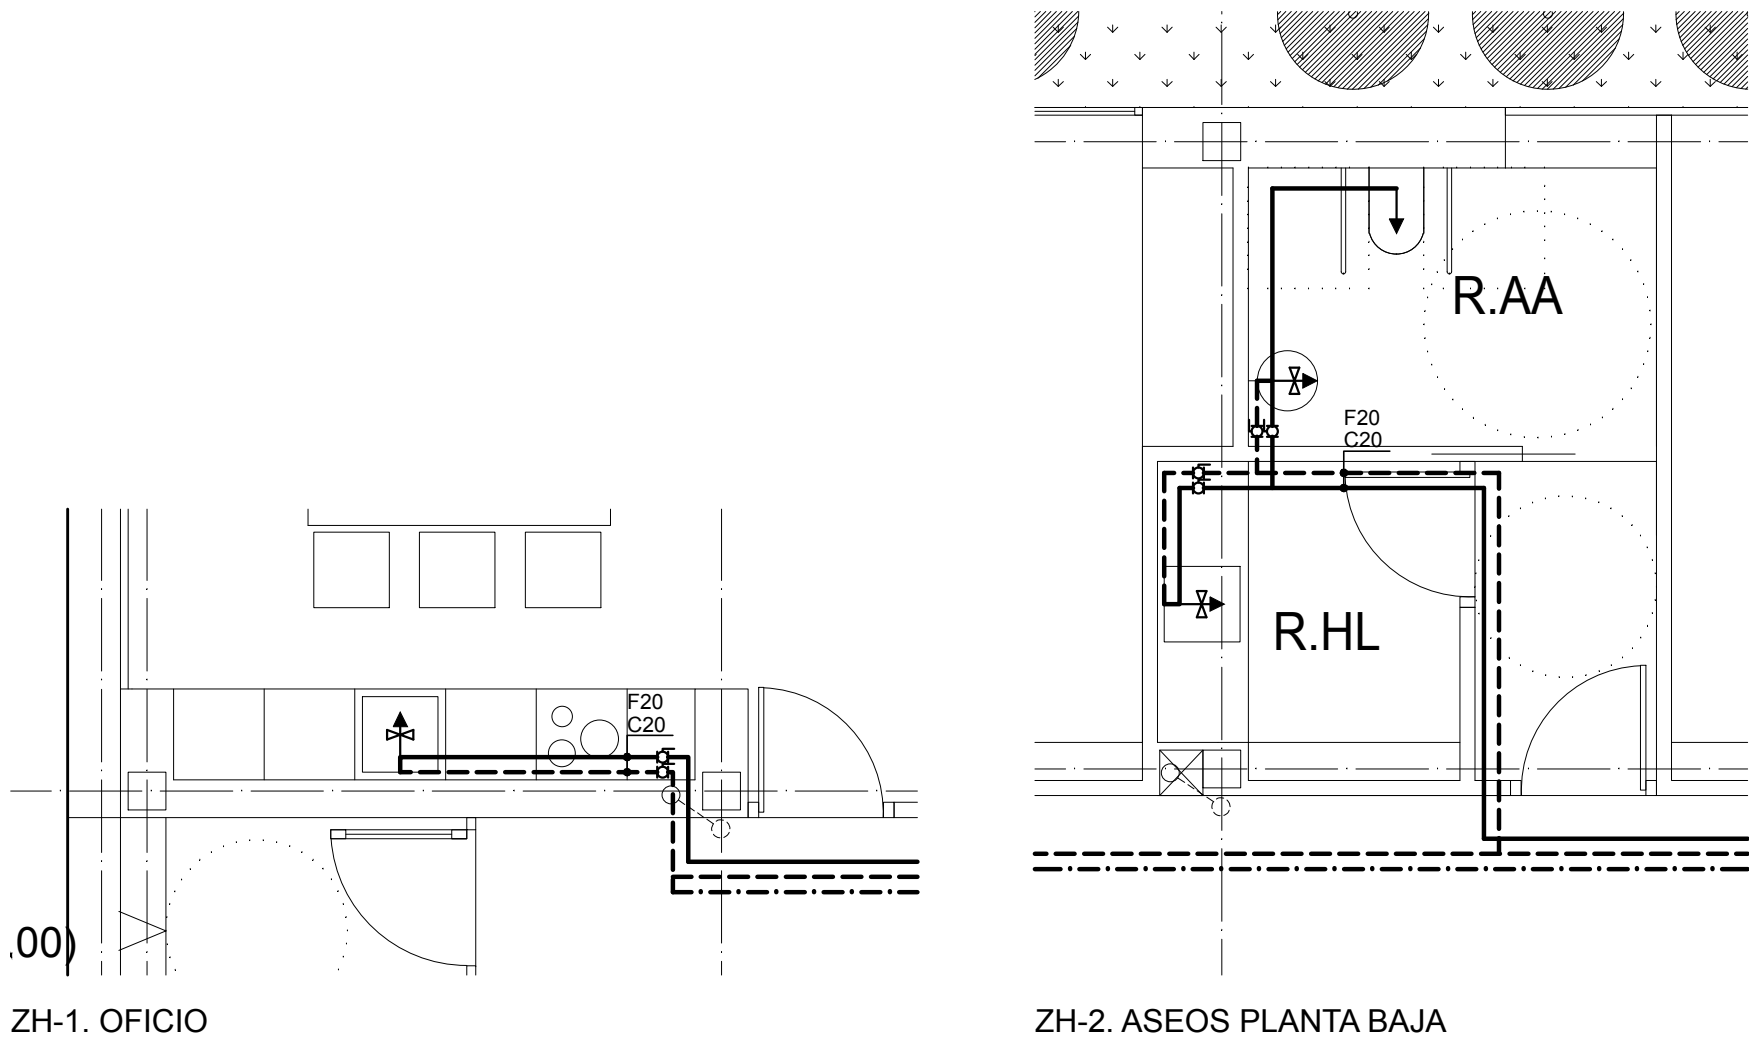


LEYENDA

- GRIFERÍA TEMPORIZADA DE AGUA FRÍA.
- PUNTO DE CONSUMO DE AGUA FRÍA Y CALIENTE.
- PUNTO DE CONSUMO DE AGUA FRÍA.
- PUNTO DE CONSUMO DE AGUA CALIENTE.
- VÁLVULA DE CORTE.
- COLECTOR, AGUA FRÍA O CALIENTE
- TUBERÍA DE AGUA FRÍA.
- TUBERÍA DE AGUA CALIENTE.
- TUBERÍA DE AGUA CALIENTE RECIRCULACIÓN.

ELEMENTOS	DIÁMETRO
INODOROS (TANQUE BAJO)	16
LAVABOS	16
DUCHAS	20
FREGADEROS	20
LAVADORAS	20
PUNTO DE BALDEO	25
URINARIO	16
PILETA	20

NOTA: - LAS TUBERIAS DE AGUA FRÍA, CALIENTE Y RETORNO SE REALIZARÁN EN POLIPROPILENO CON ACCESORIOS TERMOSOLDADOS.
- LAS REDES DE AGUA FRÍA Y GRISES SERÁN PN-16.
F-X.DIÁMETRO NOMINAL Xmm.
- LAS REDES DE AGUA CALIENTE Y RETORNO SERÁN PN-20 DE BAJO COEFICIENTE DE DILATACIÓN TÉRMICA.
C-X.DIÁMETRO NOMINAL Xmm.
R-X.DIÁMETRO NOMINAL Xmm.
- RESULTAN UNA EXCEPCIÓN LAS TUBERÍAS DE LOS CIRCUITOS DE CALENTAMIENTO DEL A.C.S., QUE SE EJECUTAN EN TUBERÍA DE COBRE, UNE-EN-1057 CON LAS SIGUIENTES DENOMINACIONES:
I X/Y.DIÁMETRO INTERIOR Xmm, DIÁMETRO EXTERIOR Ymm.
R X/Y.DIÁMETRO INTERIOR Xmm, DIÁMETRO EXTERIOR Ymm.
- EN TODOS LOS APARATOS EN LOS QUE SEA POSIBLE, SE INSTALARÁ LLAVE DE ESQUADRA DE TIPO OCULTO PARA REGULARIZACIÓN Y CORTE.

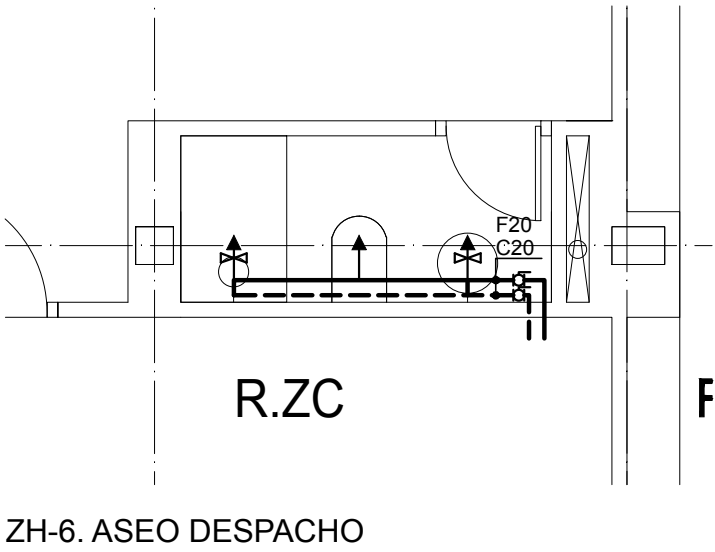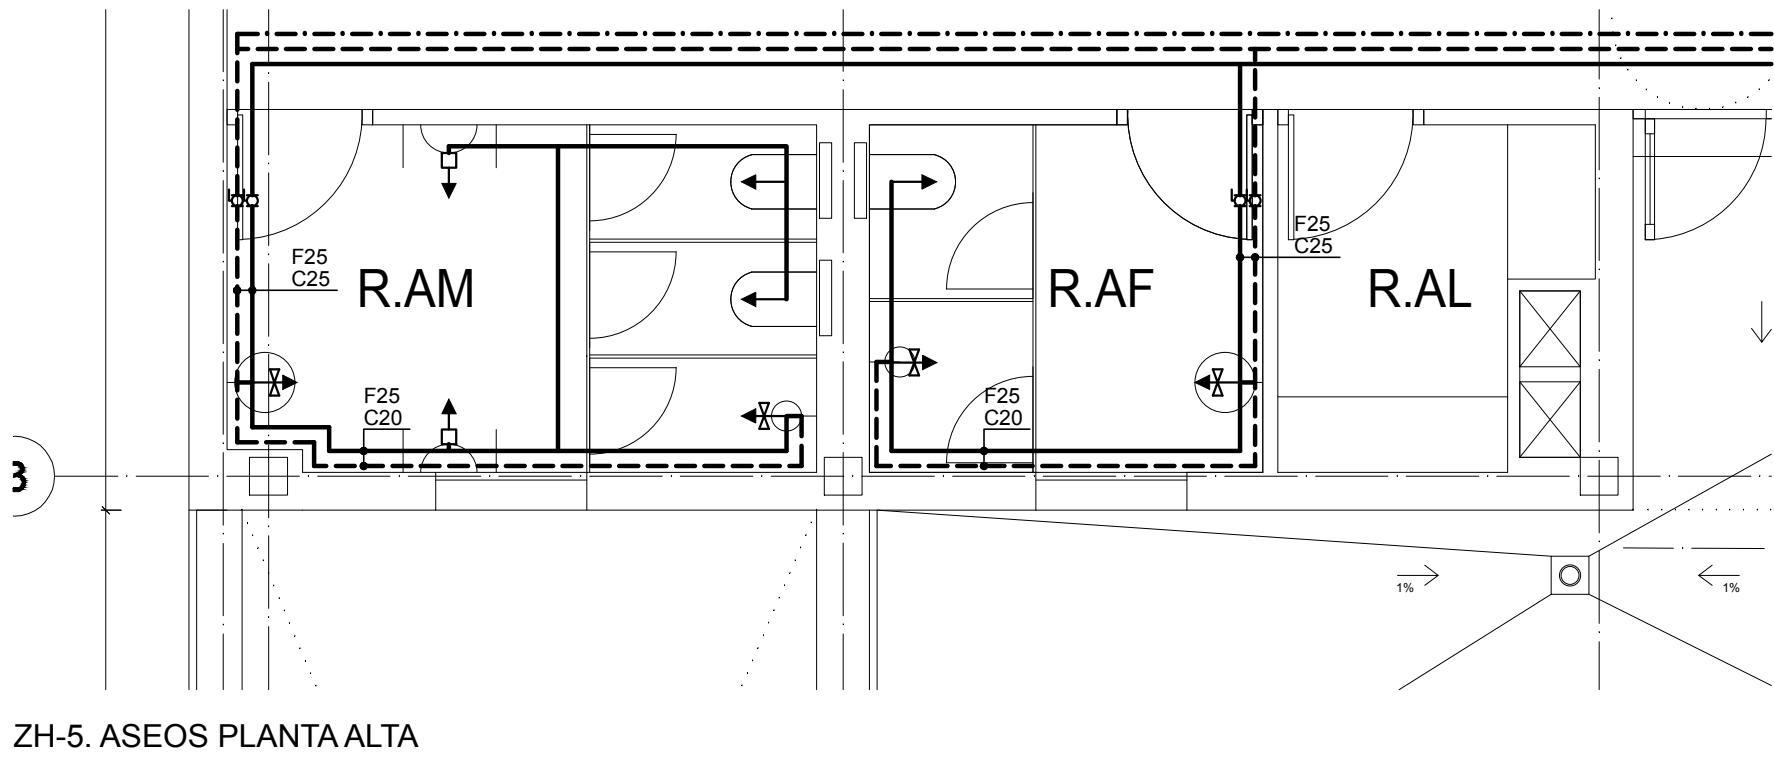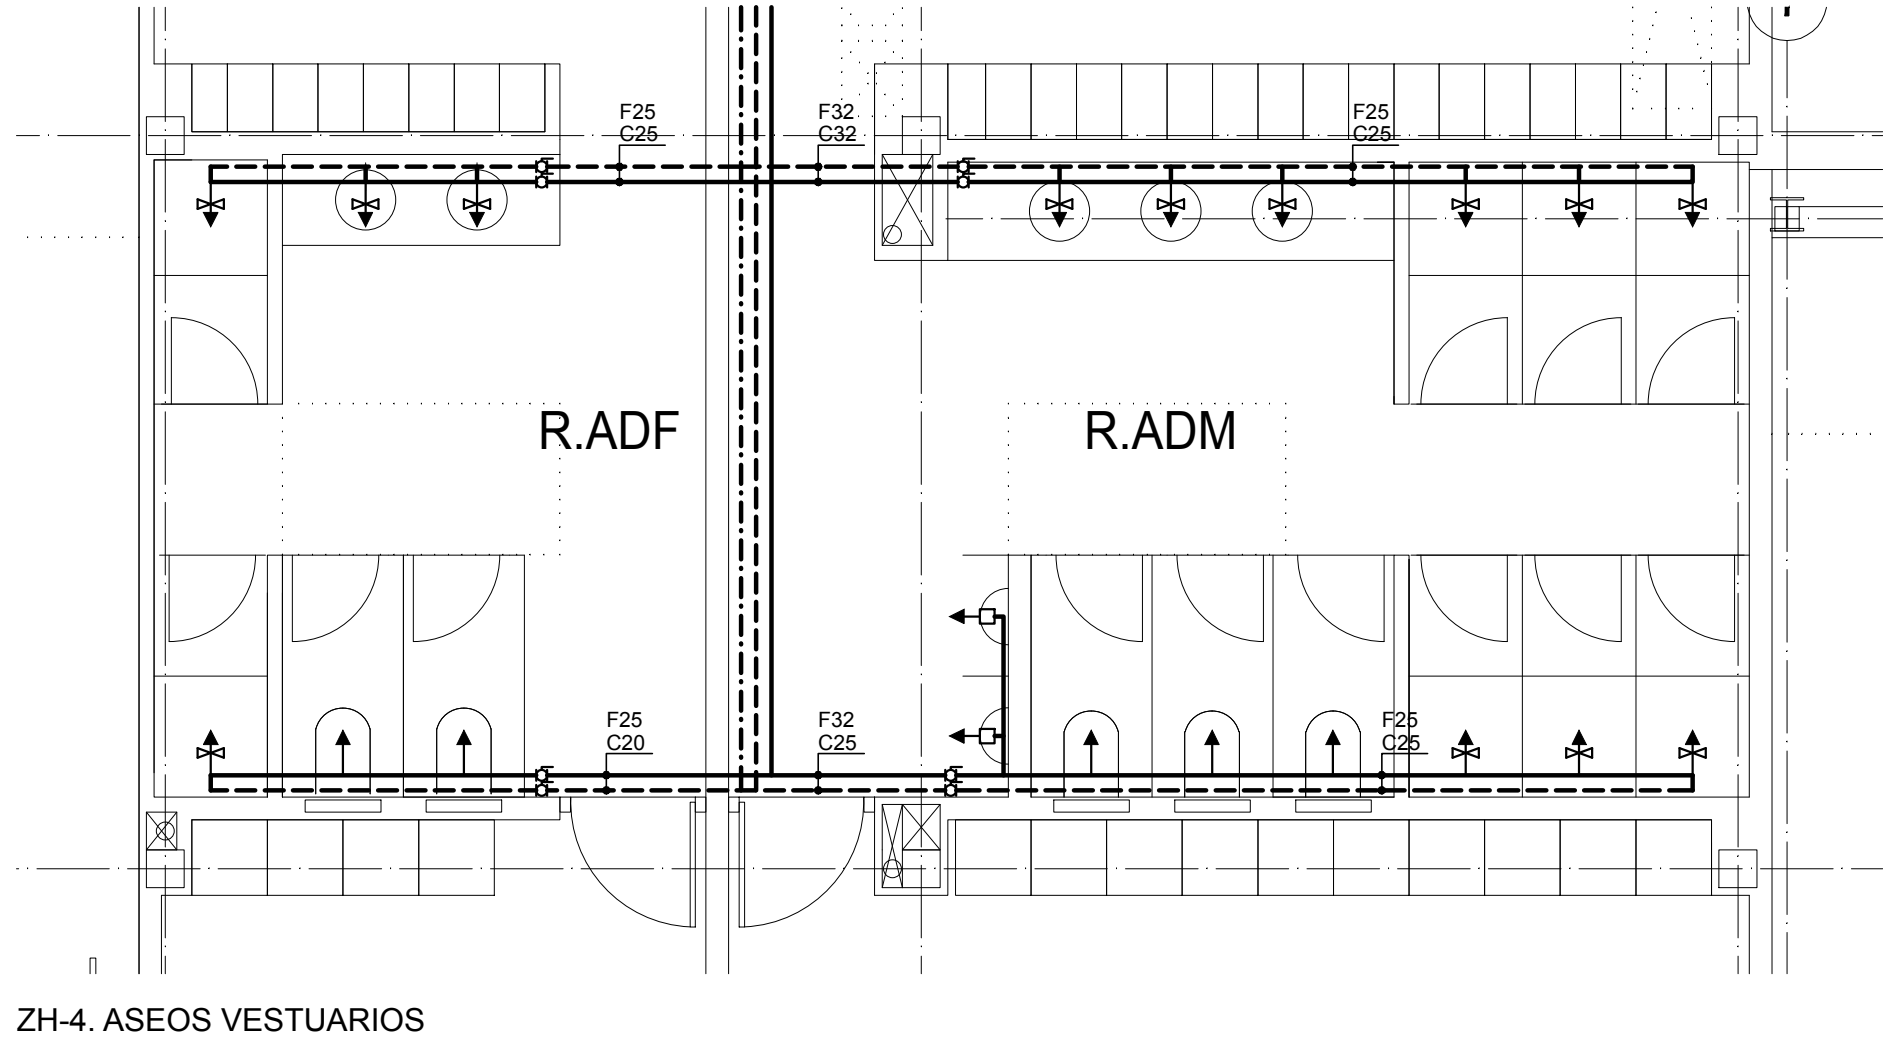

PARQUE DE BOMBEROS EN JEREZ DE LOS CABALLEROS

DOCUMENTO:
PROYECTO DE EJECUCIÓN

EMPLAZAMIENTO:
PARC. 1 Y 2 SECTOR SI-6-A Y PARC. V-8 DEL UE-22. CRTA. BADAJOZ EX-112, JEREZ DE LOS CABALLEROS (BADAJOZ)

PROPIEDAD:
EXCA. DIPUTACIÓN PROVINCIAL DE BADAJOZ. ÁREA DE FOMENTO

PROYECTISTAS:
JOSÉ A. PLAZA
ARQUITECTO COAS 5490

JUAN C. HERRERA
ARQUITECTO COAS 6159

ENRIQUE NARANJO
ARQUITECTO COAS 5940

ESCALA:
1/50
FECHA:
ENERO 2018
VERSIÓN:
EDICIÓN




FICHERO:
E1712-2-IFS1.dwg
PLANO:
FONTANERÍA
ZONAS HÚMEDAS

FECHA IMPRESIÓN:
26-01-2018
Nº PLANO:


EXPEDIENTE:
E.1712-2

NGNP
Networking
Global
New
Process


IFS1

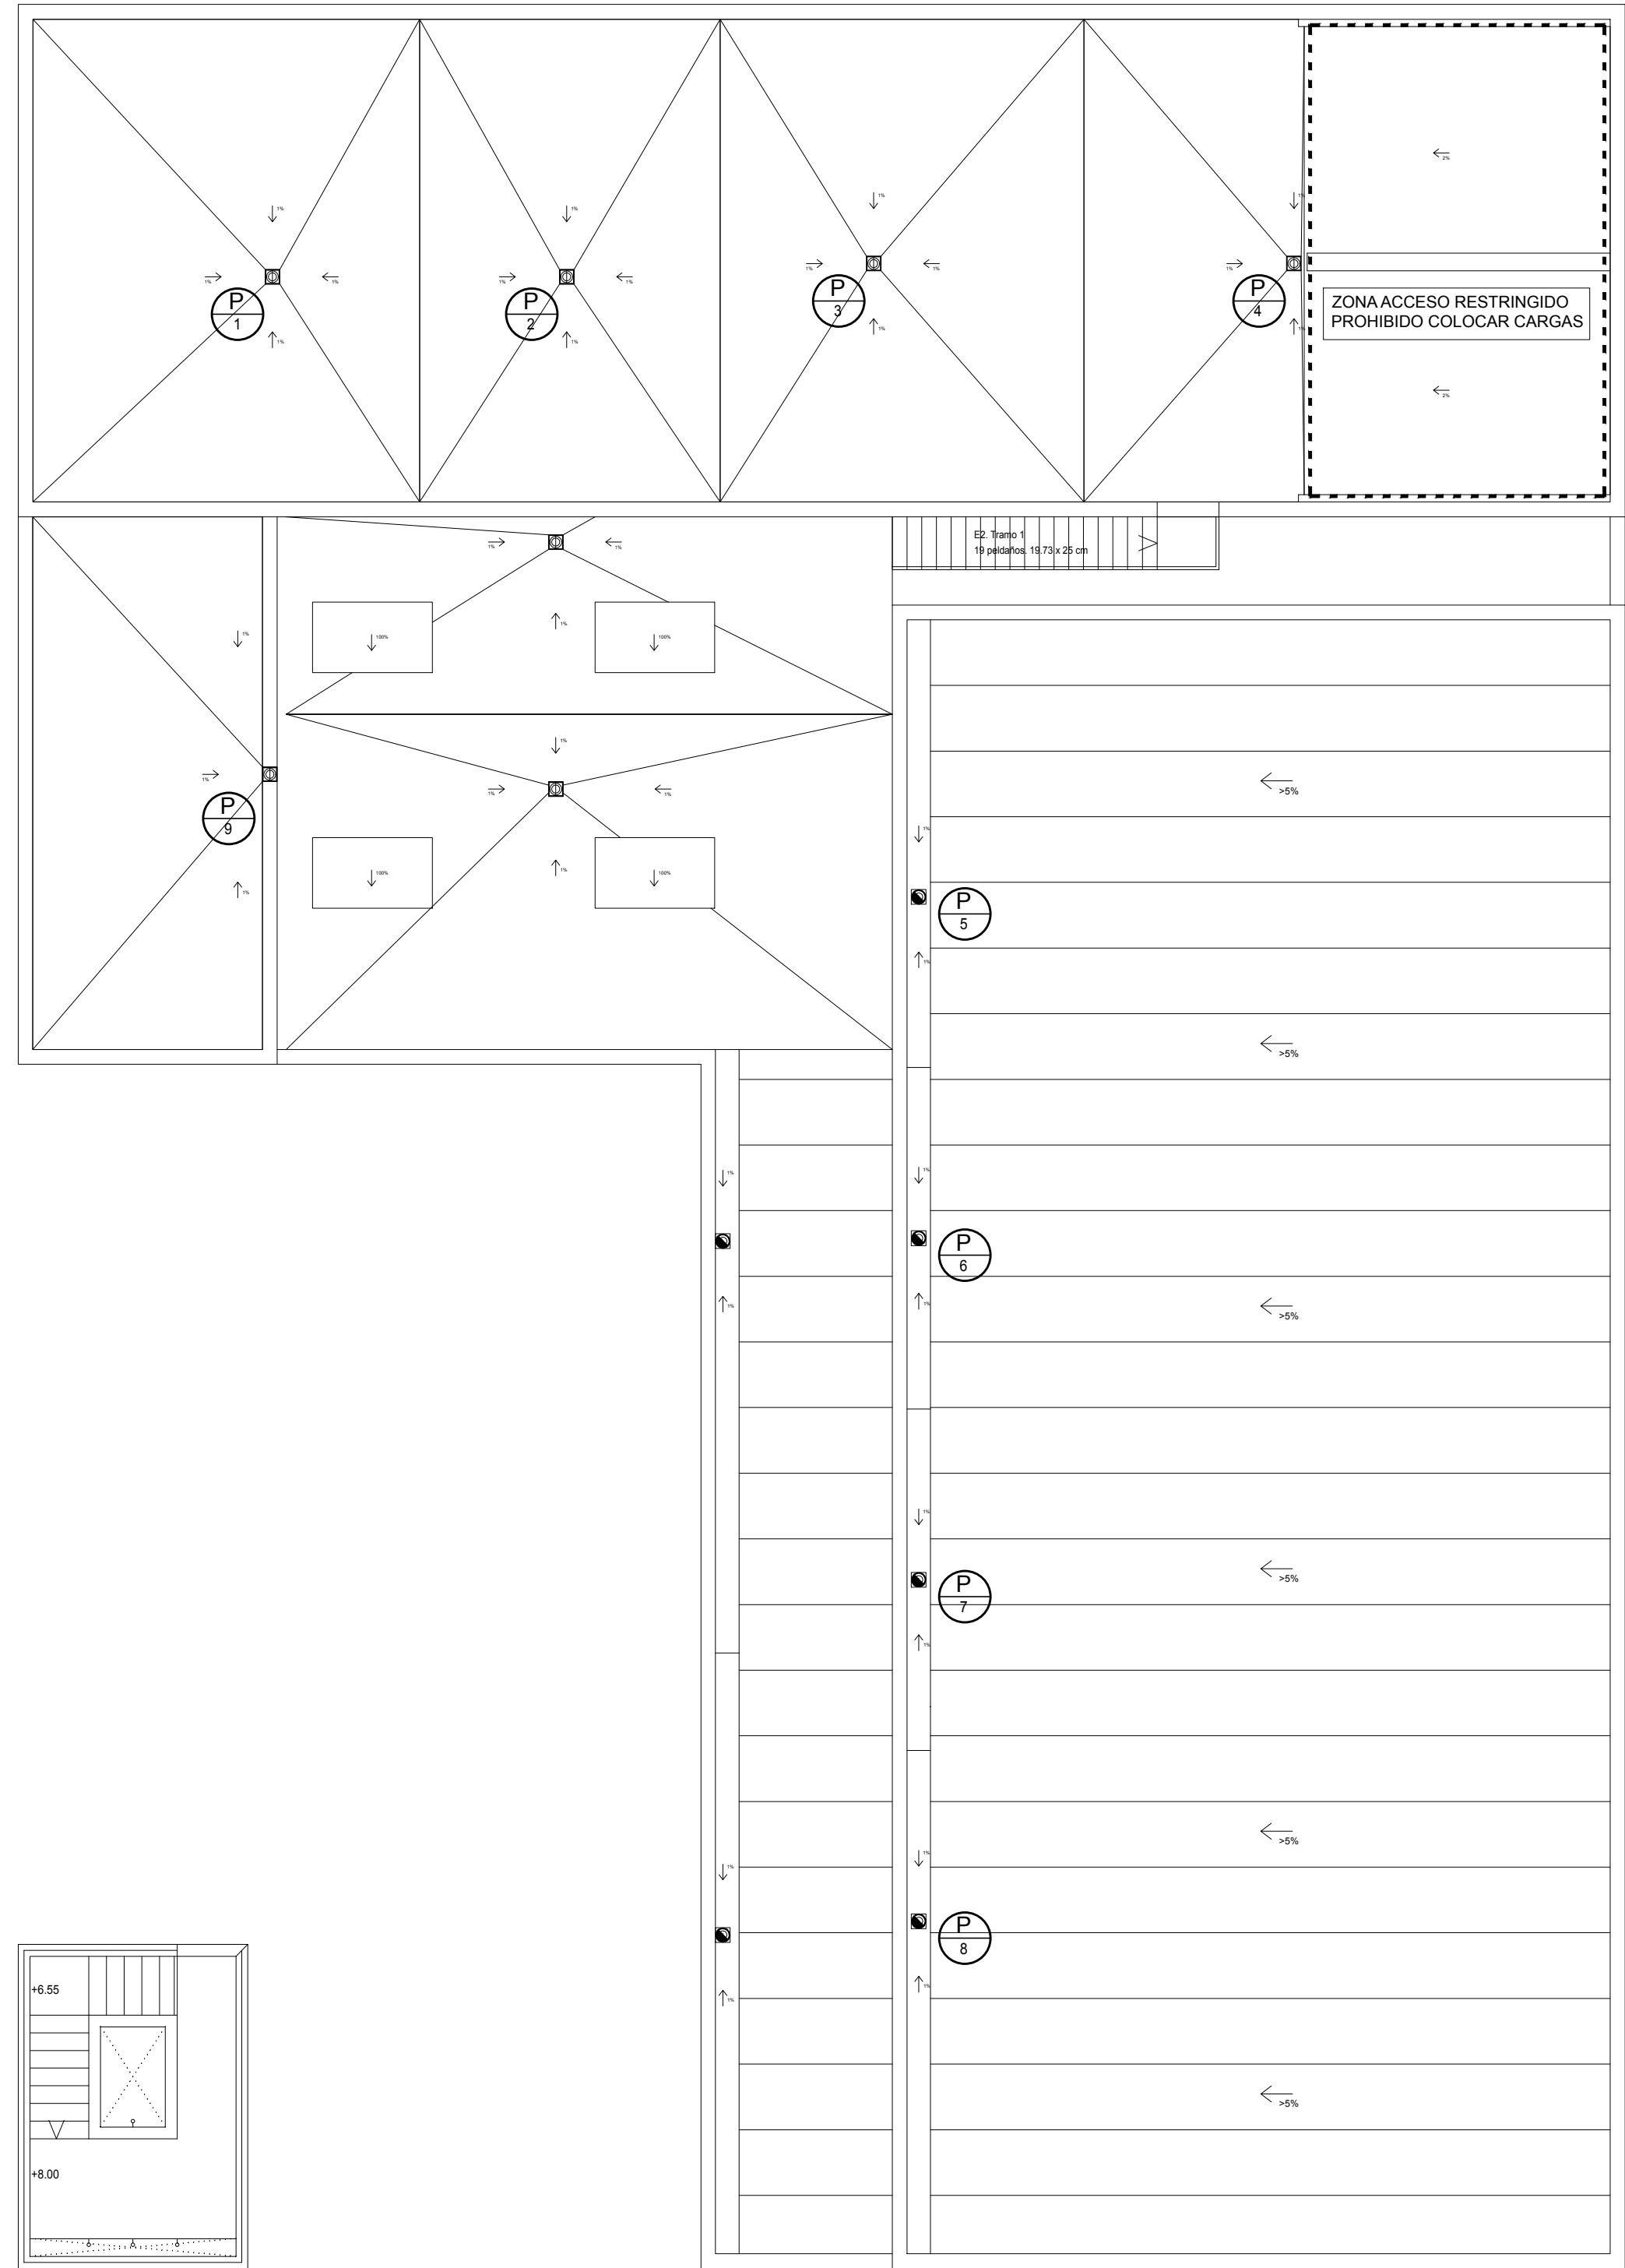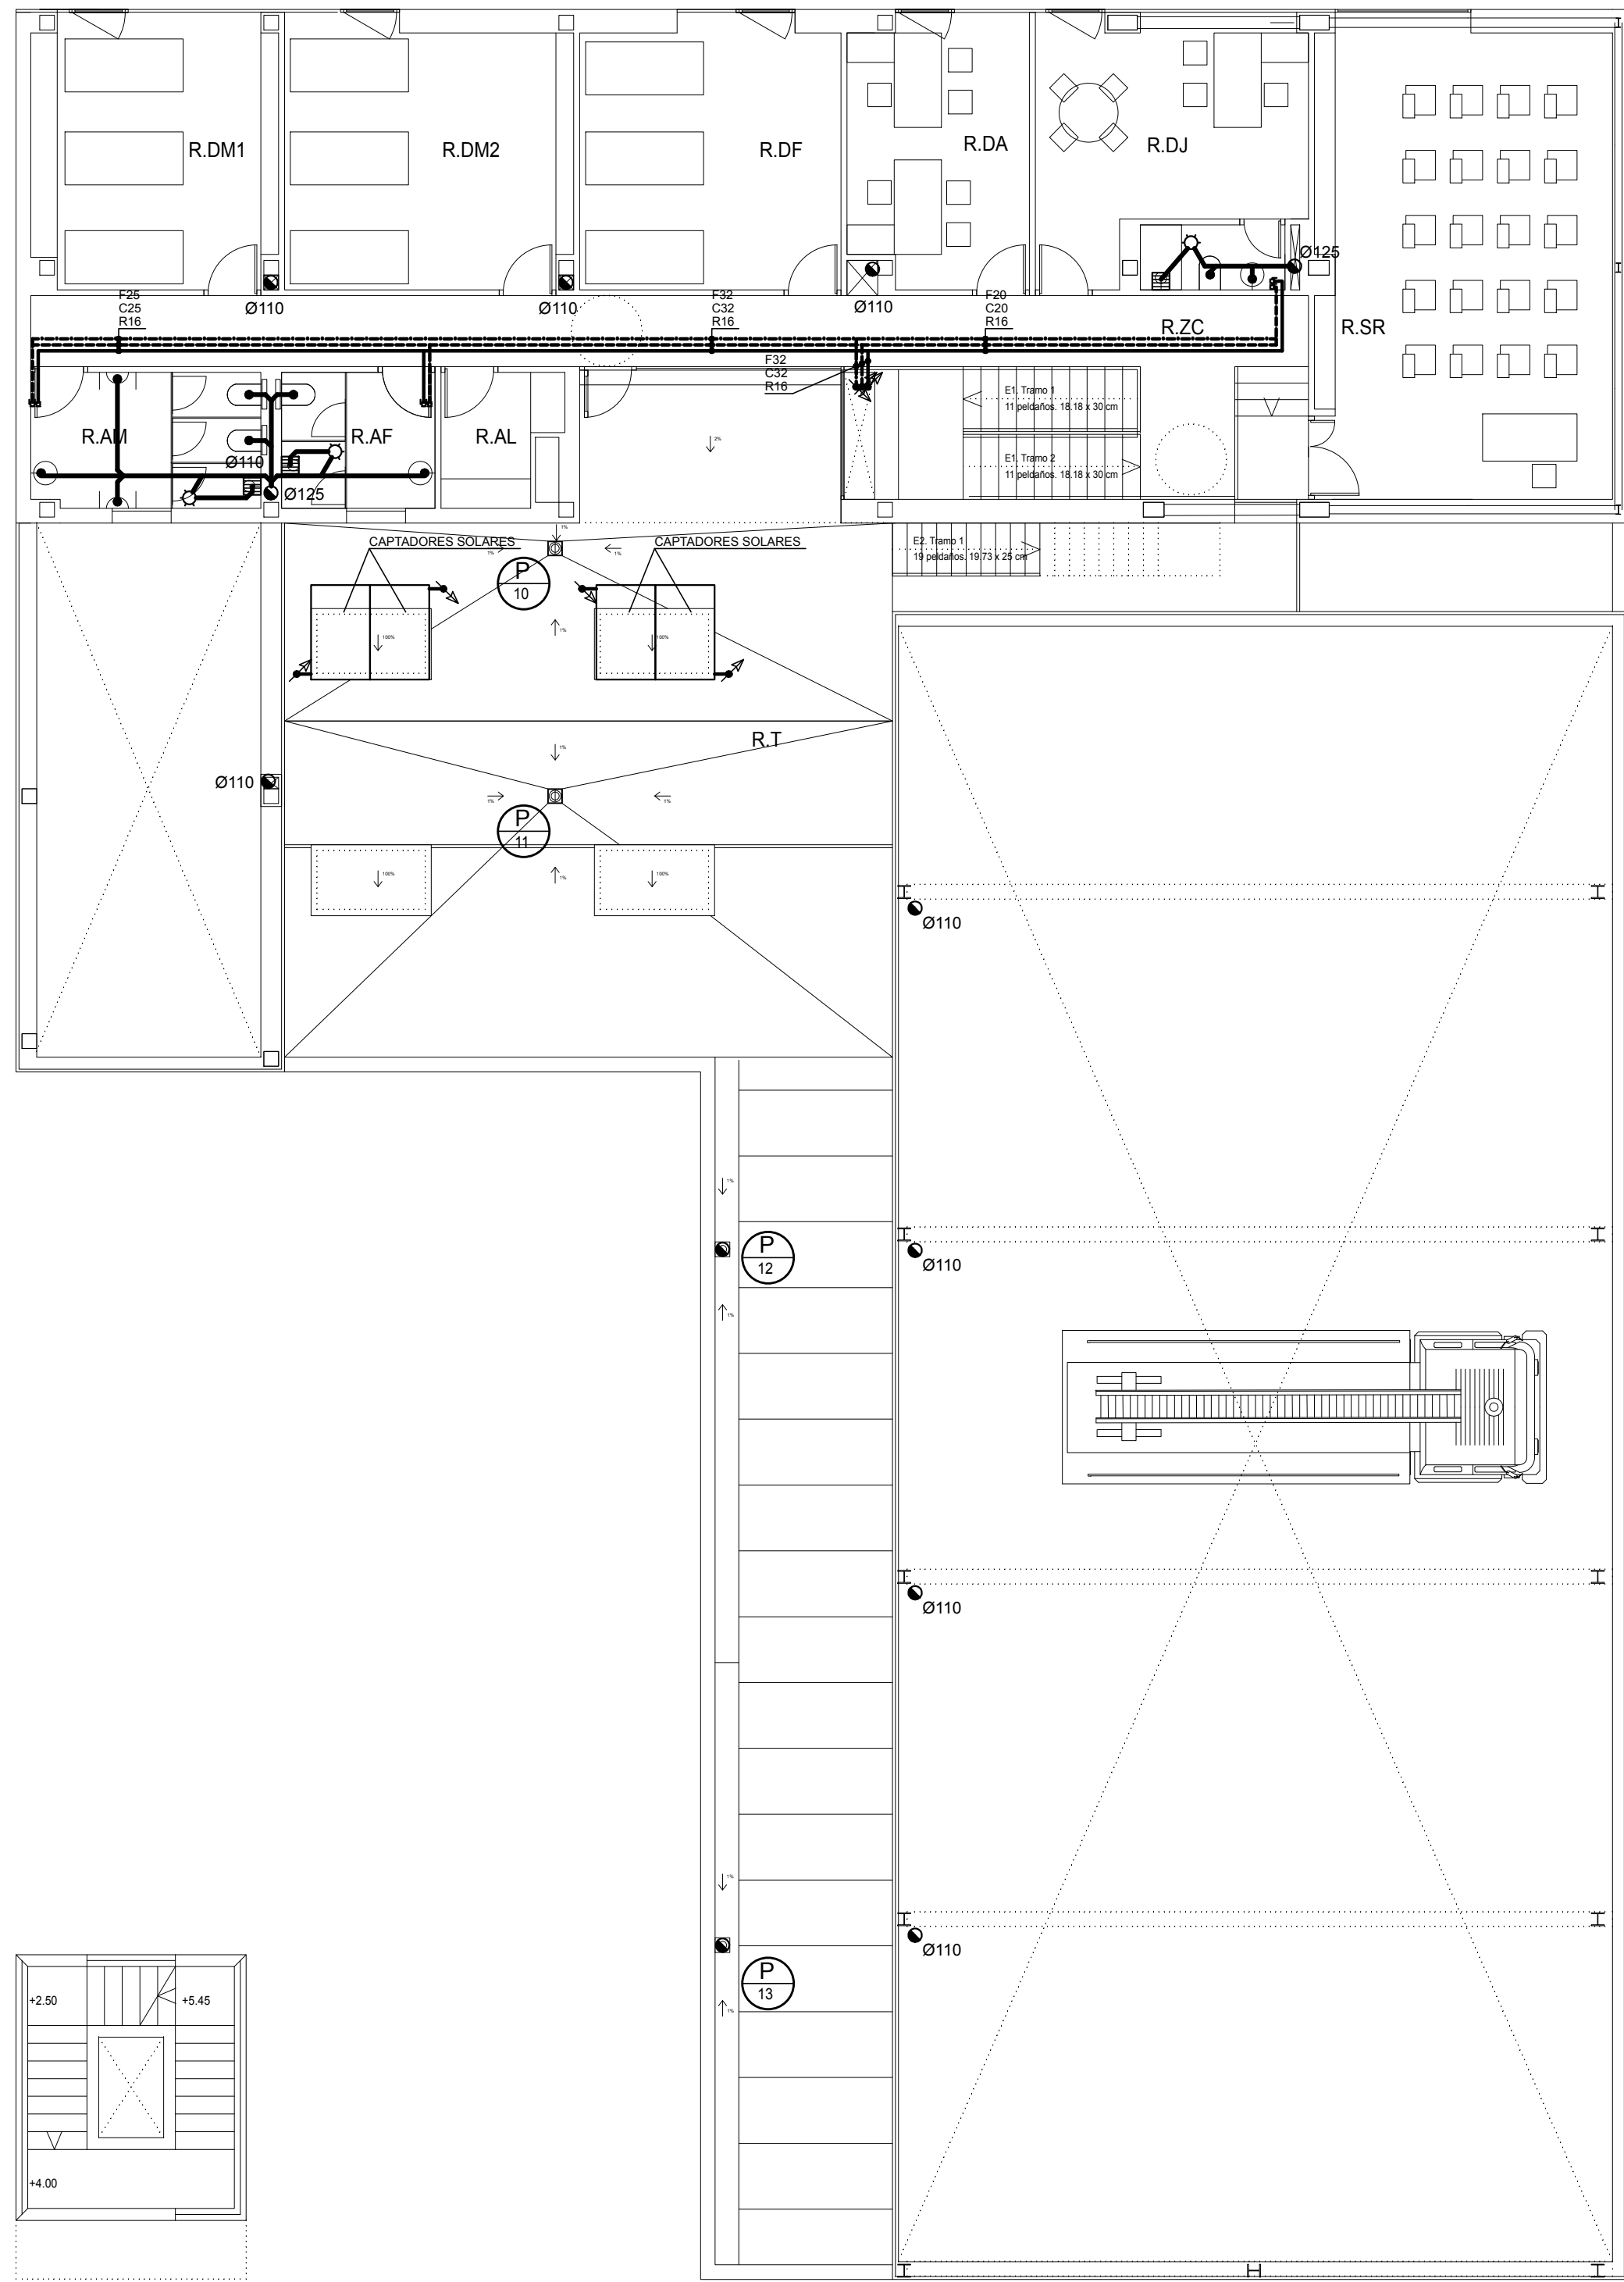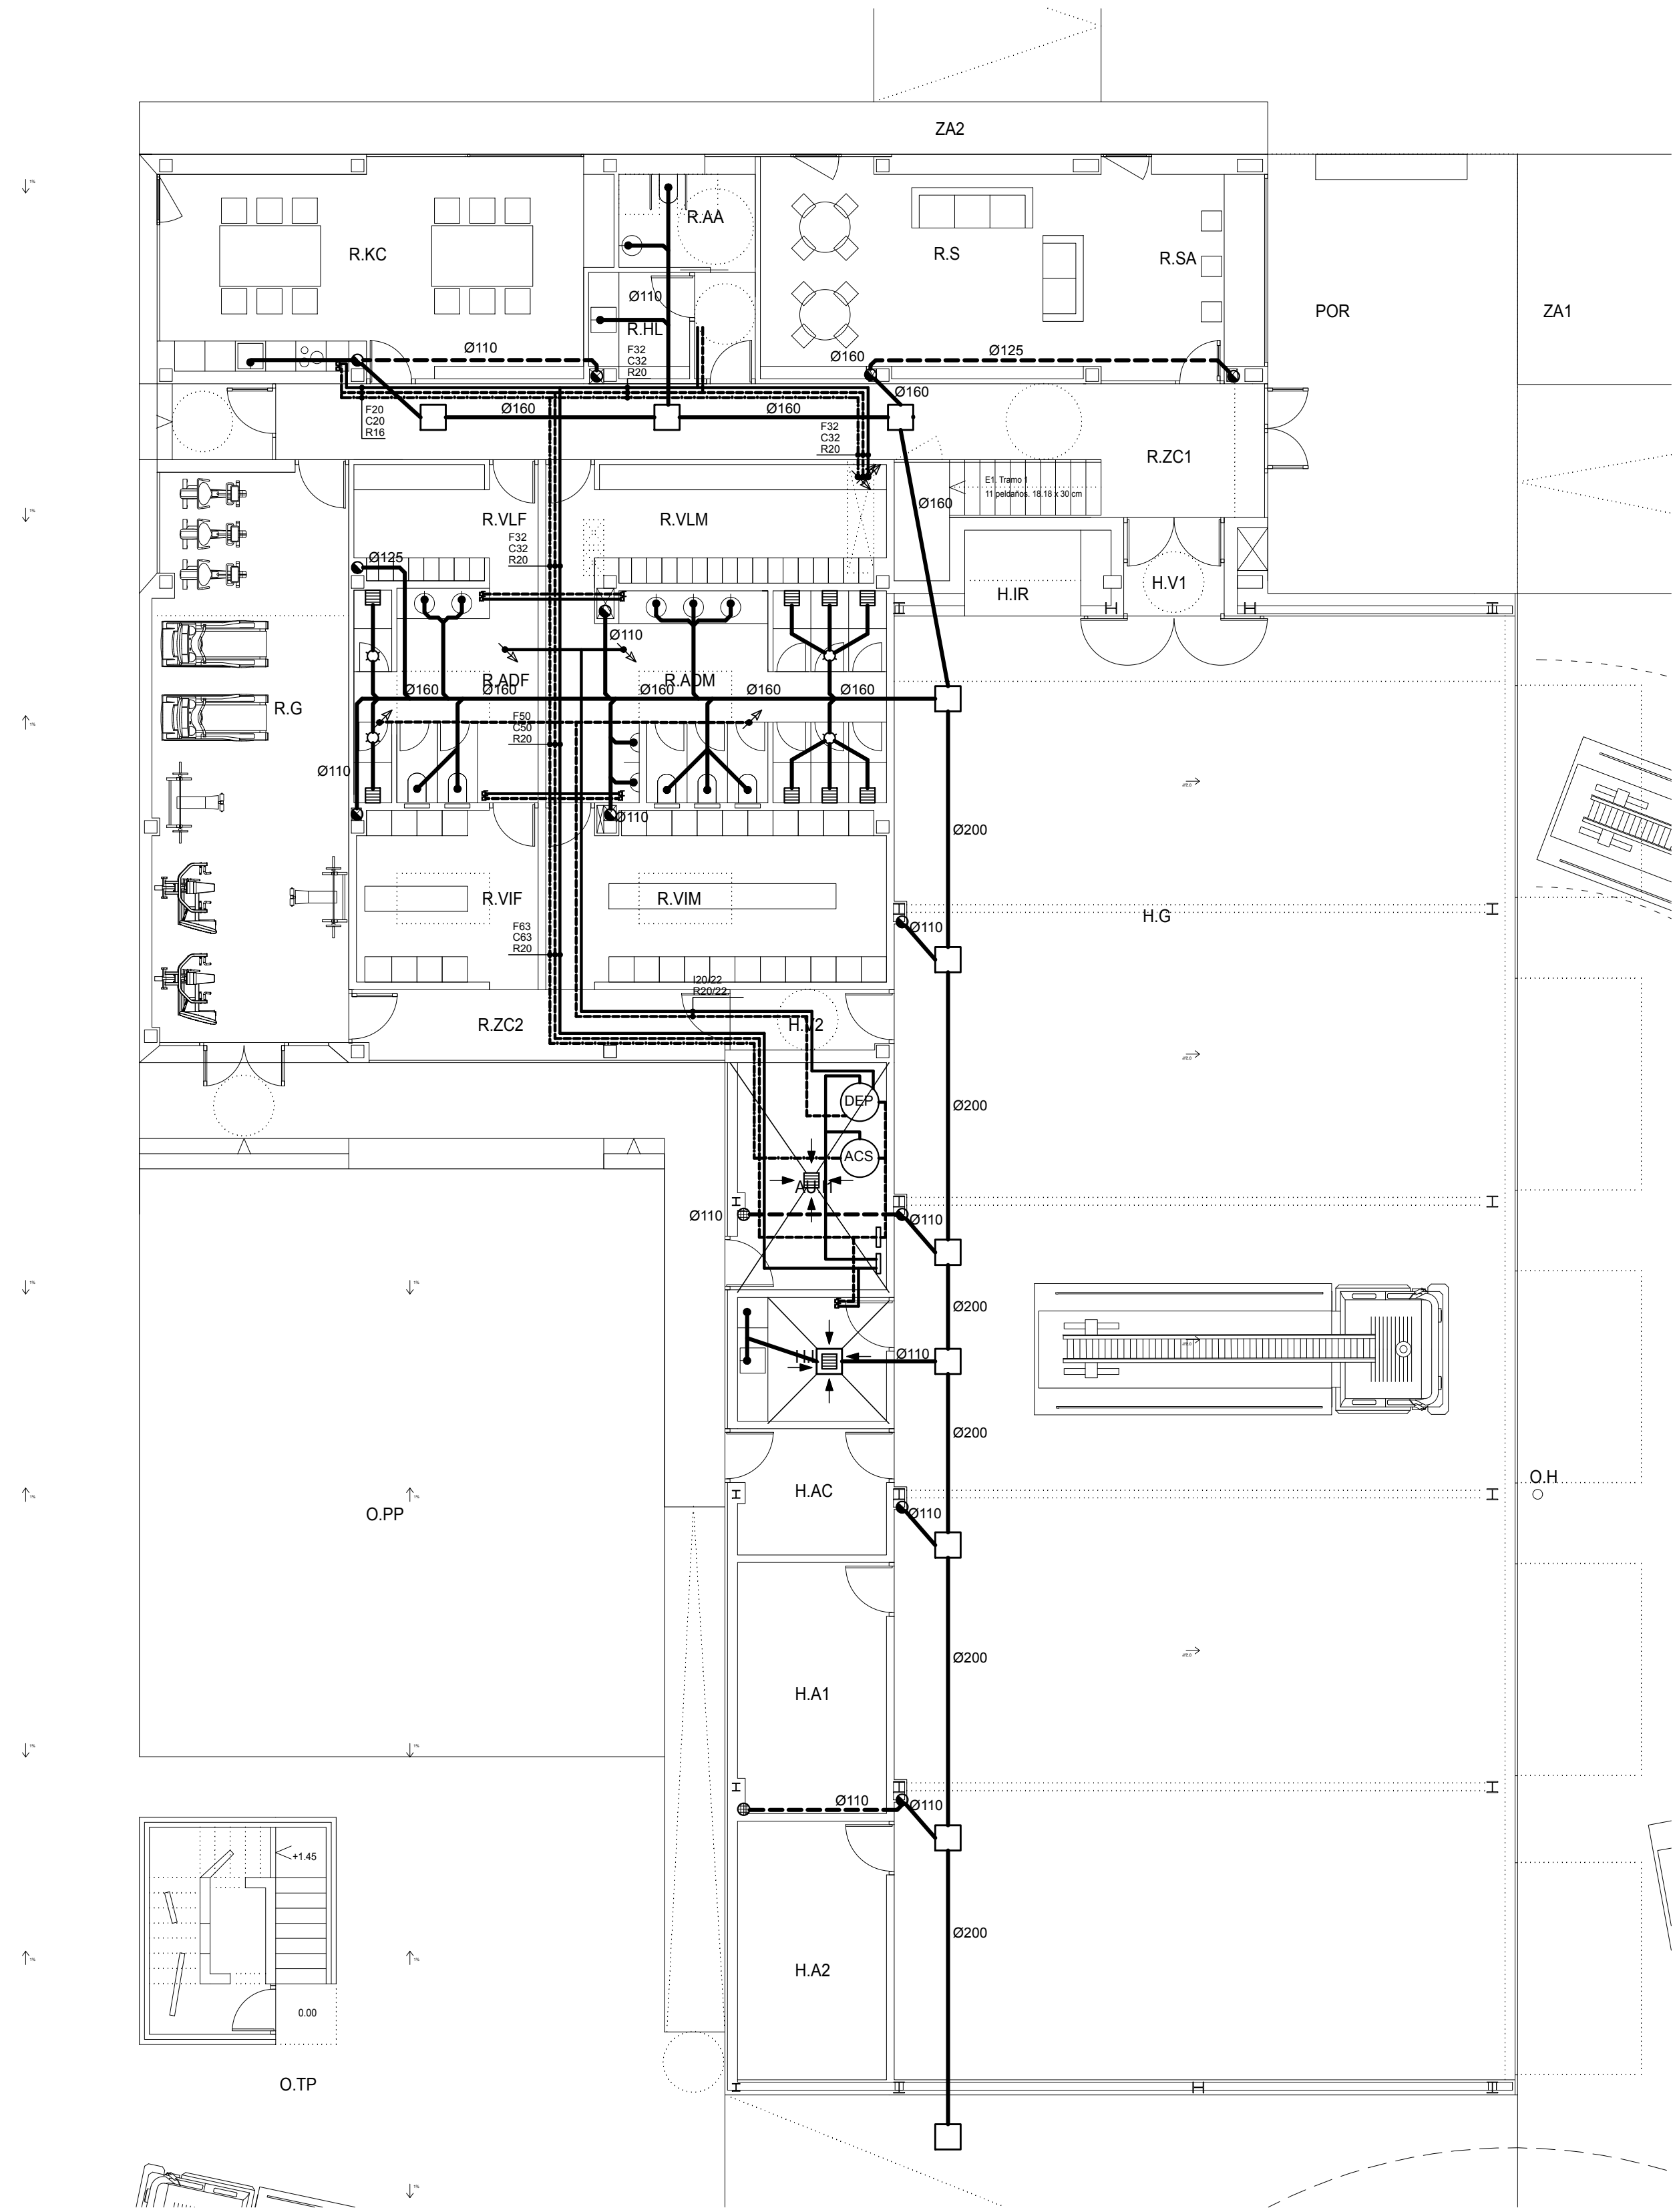


ISS-51 Arqueta de paso -A-B-P

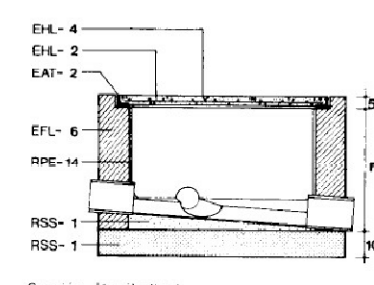



EAT- 2 Cerco de perfil laminado L 90 x 10 mm al que se le soldan las armaduras de la tapa de hormigón.

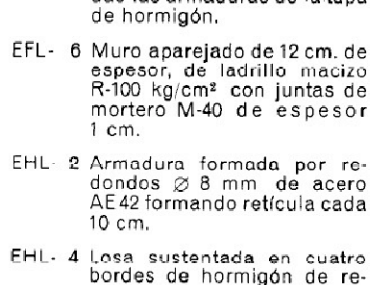

ISS-50 Arqueta a pie de bajante-A-B-D-P

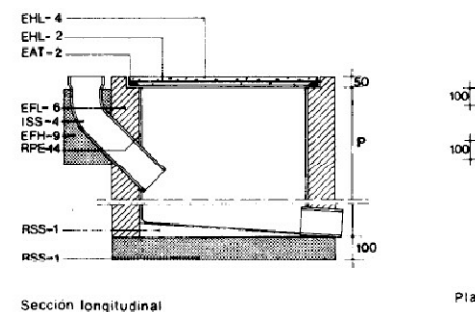


EAT- 2 Cerco de perfil laminado L 90 x 10 mm al que se le soldan las armaduras de la tapa de hormigón.

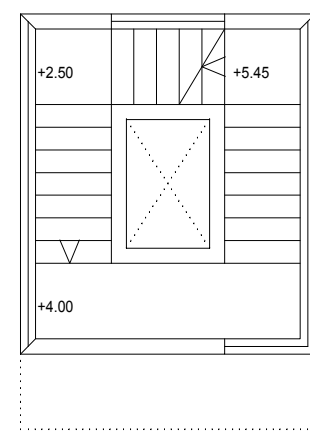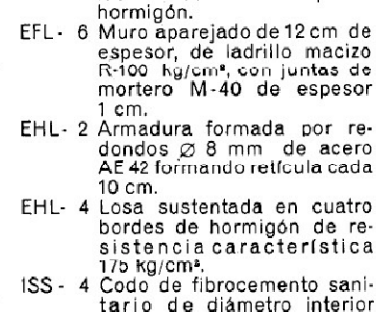

LEYENDA

- RED DE SANEAMIENTO EN SUELO O PARED DE AGUAS GRISES.
- DESVÍO O RED DE SANEAMIENTO EN TECHO DE AGUAS GRISES.
- DESAGÜE DE APARATO SANITARIO.
- BAJANTE.
- CALO EN FORJADO.
- SUMIDERO SIFÓNICO.
- BOTE SIFÓNICO SUMIDERO.
- CAZOLETA SIFÓNICA.
- ARQUETA SUMIDERO.

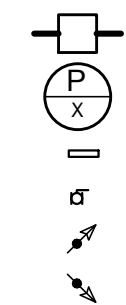

- ARQUETA DE PASO O A PIE DE BAJANTE 51x51cm. SALVO INDICACIÓN CONTRARIA.
- NÚMERO DE BAJANTE DE PLUVIALES.
- COLECTOR AGUA FRÍA O CALIENTE.
- VÁLVULA DE CORTE.
- PUNTO DE SUBIDA.
- PUNTO DE BAJADA.
- TUBERÍA DE AGUA FRÍA.
- TUBERÍA DE AGUA CALIENTE.
- TUBERÍA DE AGUA CALIENTE RECIRCULACIÓN.

PARQUE DE BOMBEROS EN JEREZ DE LOS CABALLEROS

DOCUMENTO: PROYECTO DE EJECUCIÓN
EMPLAZAMIENTO: PARC. 1 Y 2 SECTOR SI-6-A Y PARC. V-8 DEL UE-22. CRTA. BADAJOZ EX-112, JEREZ DE LOS CABALLEROS (BADAJOZ)
PROYECTOS: EXCA. DIPUTACIÓN PROVINCIAL DE BADAJOZ. ÁREA DE FOMENTO

PROYECTISTAS: JOSÉ A. PLAZA, JUAN C. HERRERA, ENRIQUE NARANJO
ARQUITECTO COAS 3493, ARQUITECTO COAS 6159, ARQUITECTO COAS 8940


FECHA: FEBRERO 2018
FECHA IMPRESIÓN: 15-02-2018

EXPEDIENTE: E.1712-2

NGNP


 
IFS2



- | | |
|---|---------------------------------|
|  | CUADRO ELÉCTRICO. |
|  | CAJA GENERAL DE PROTECCIÓN. |
|  | CENTRALIZACION DE CONTADORES. |
|  | PICA DE TIERRA. |
|  | ARQUETA DE CONEXIONES 40x40 cm. |
|  | ARQUETA DE CONEXIONES 60x60 cm. |
|  | TUBO CORRUGADO GP-7 ENTERRADO. |
|  | REGISTRO DE ENLACE |
|  | REGISTRO DE TERMINACION DE RED |
|  | CONTADOR DE AGUA. |
|  | LLAVES DE CORTE EN ARQUETA. |
|  | TUBERÍA POLIETILENO. |
|  | HIDRANTE EXTERIOR. |
|  | TOMA DE COLUMNA SECA. |
|  | RED DE SANEAMIENTO ENTERRADA |
|  | CANALETA HORMIGÓN POLÍMERO. |
|  | IMBORNAL. |
|  | ARQUETA SIFÓNICA. |
|  | ARQUETA DE PASO. |
|  | POZO. |

PARQUE DE BOMBEROS EN JEREZ DE LOS CABALLEROS

DOCUMENTO: PROYECTO DE EJECUCIÓN		EXPEDIENTE: E.1712-2
EMPLAZAMIENTO: PARC. I Y 2 SECTOR SI-6-A Y PARC. V-8 DEL UE-22. CRTA. BADAJOZ EX-112, JEREZ DE LOS CABALLEROS (BADAJOZ)		
PROPIEDAD: EXCA. DIPUTACIÓN PROVINCIAL DE BADAJOZ. ÁREA DE FOMENTO		
PROYECTISTAS: JOSÉ A. PLAZA ARQUITECTO COAS 5490	JUAN C. HERRERA ARQUITECTO COAS 6159	ENRIQUE NARANJO ARQUITECTO COAS 5940
ESCALA: 1:150 FECHA: ENERO 2018 VERSIÓN: EDICIÓN	FIGUERO: ET172-2-IUR1.dwg PLANO: URBANIZACIÓN SANEAMIENTO Y ACOMETIDAS	FECHA IMPRESIÓN: N° PLANO: 26-01-2018

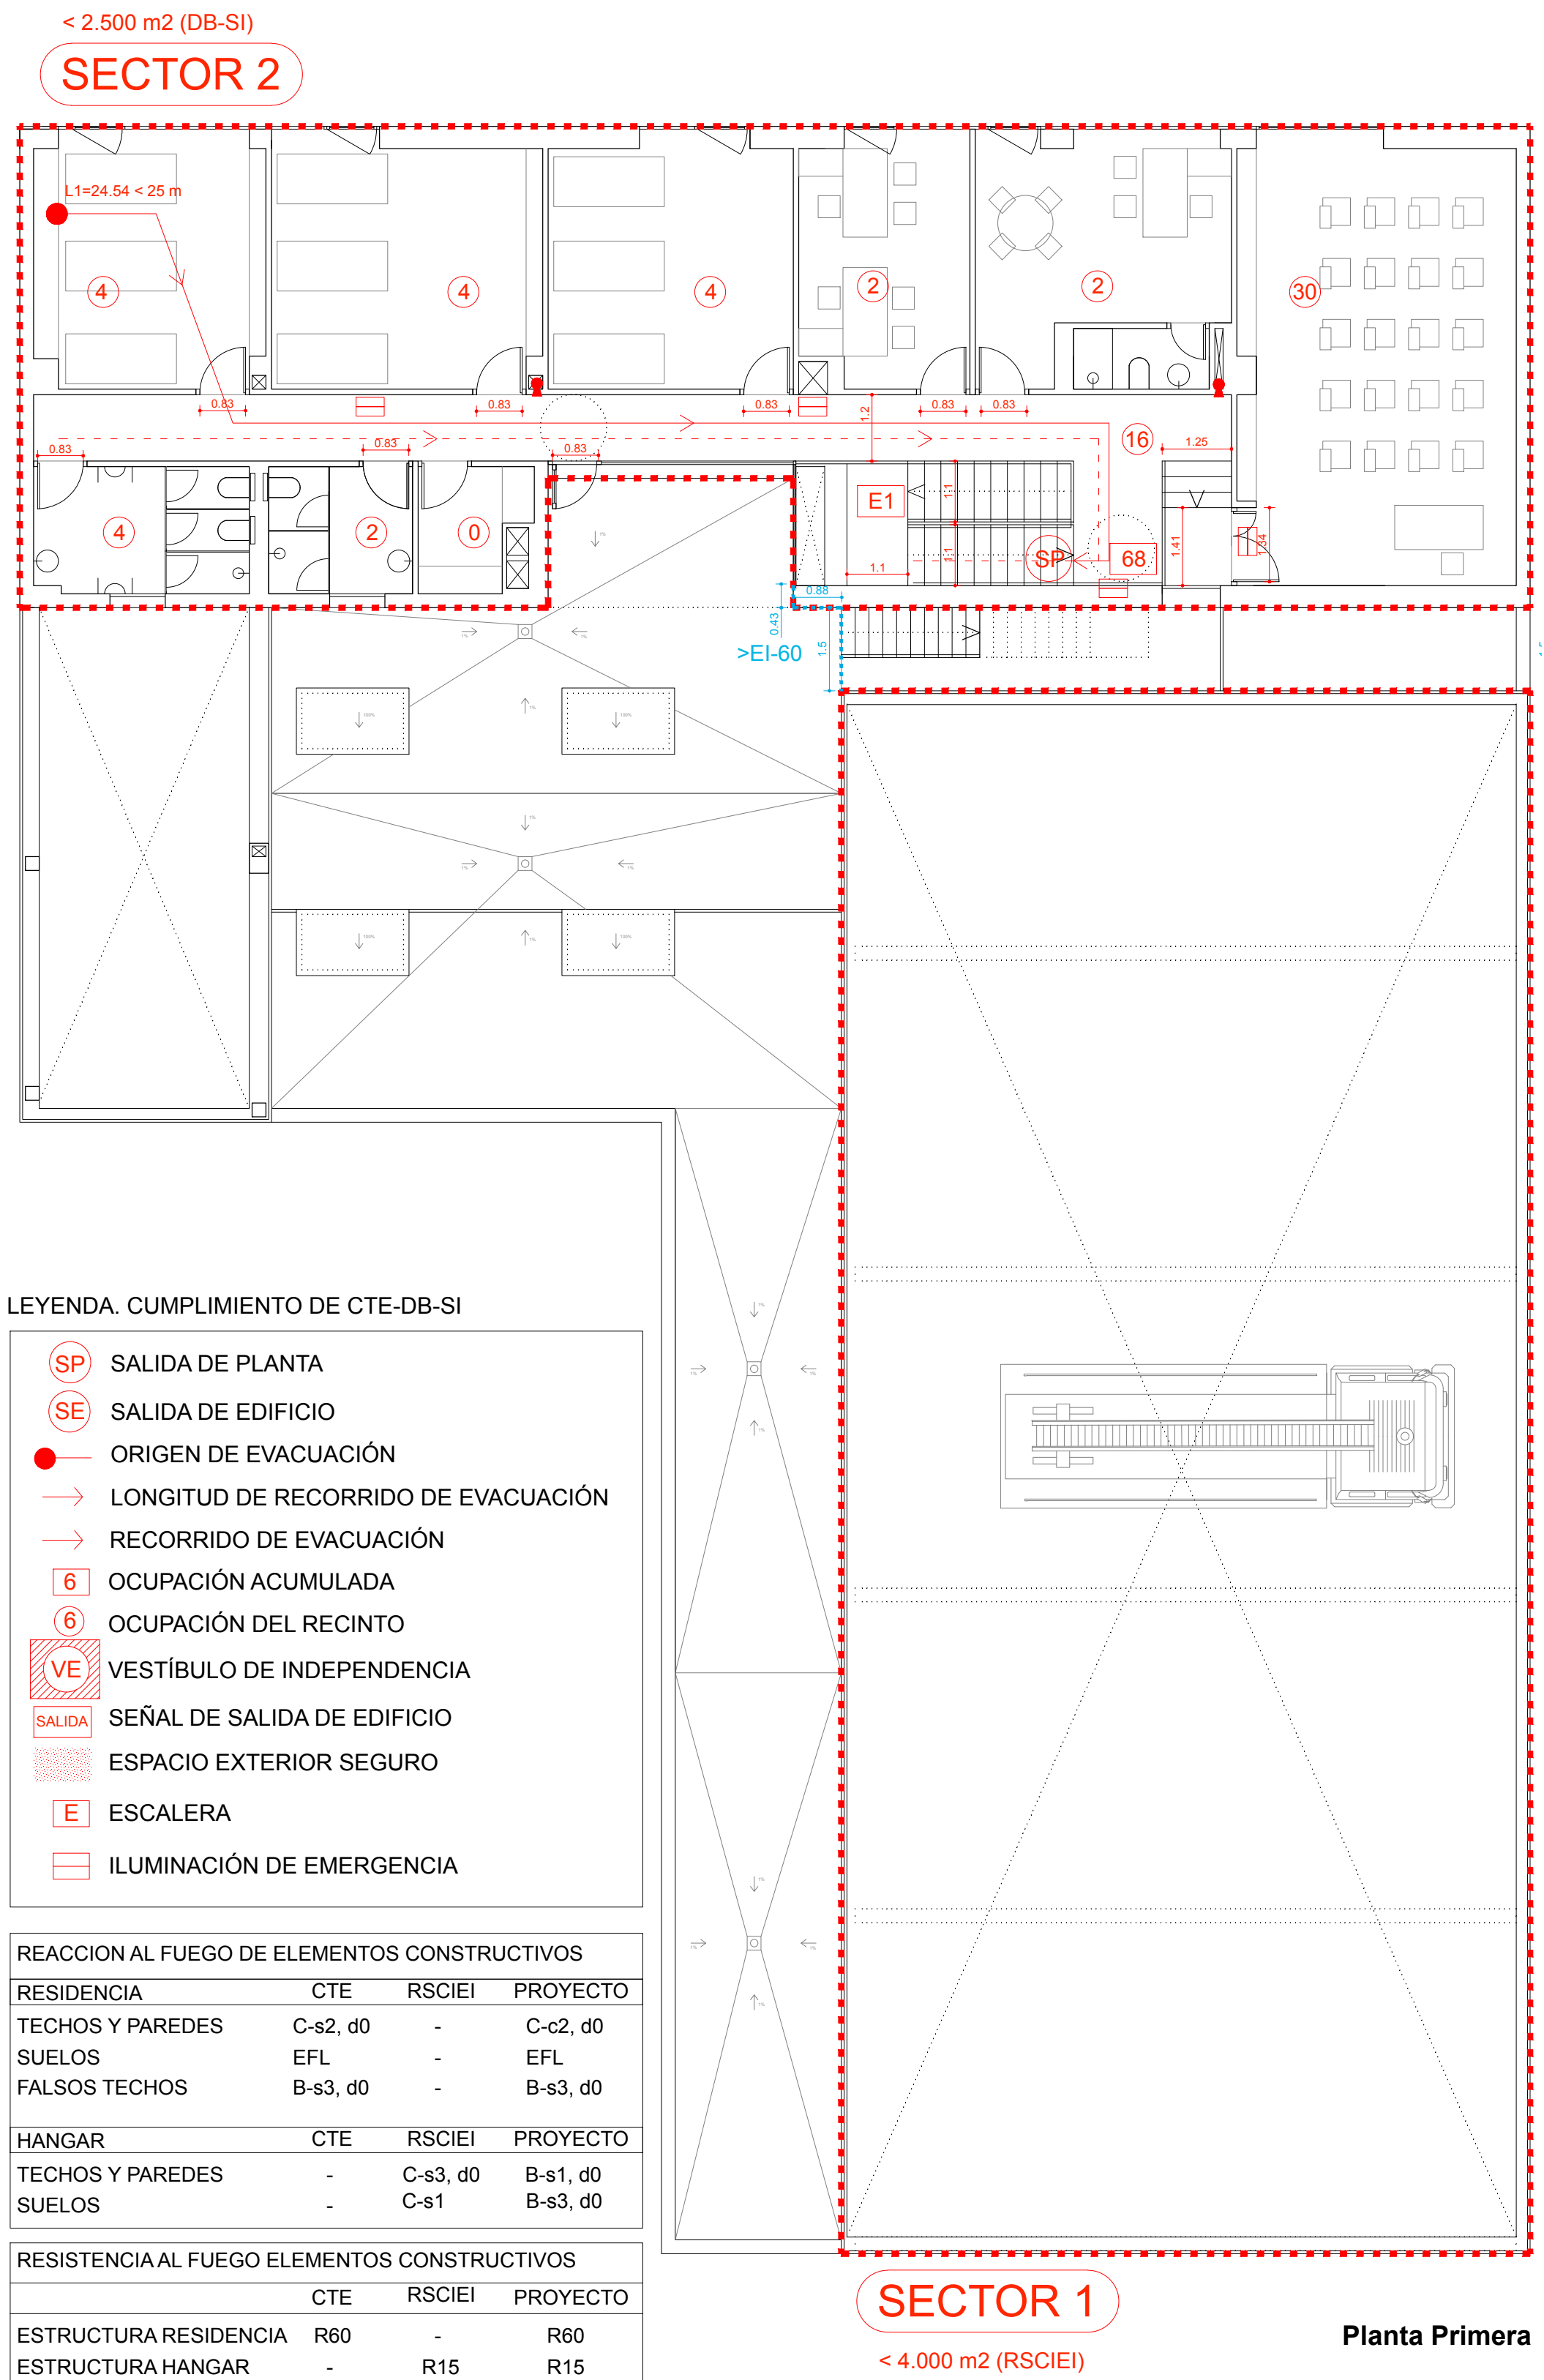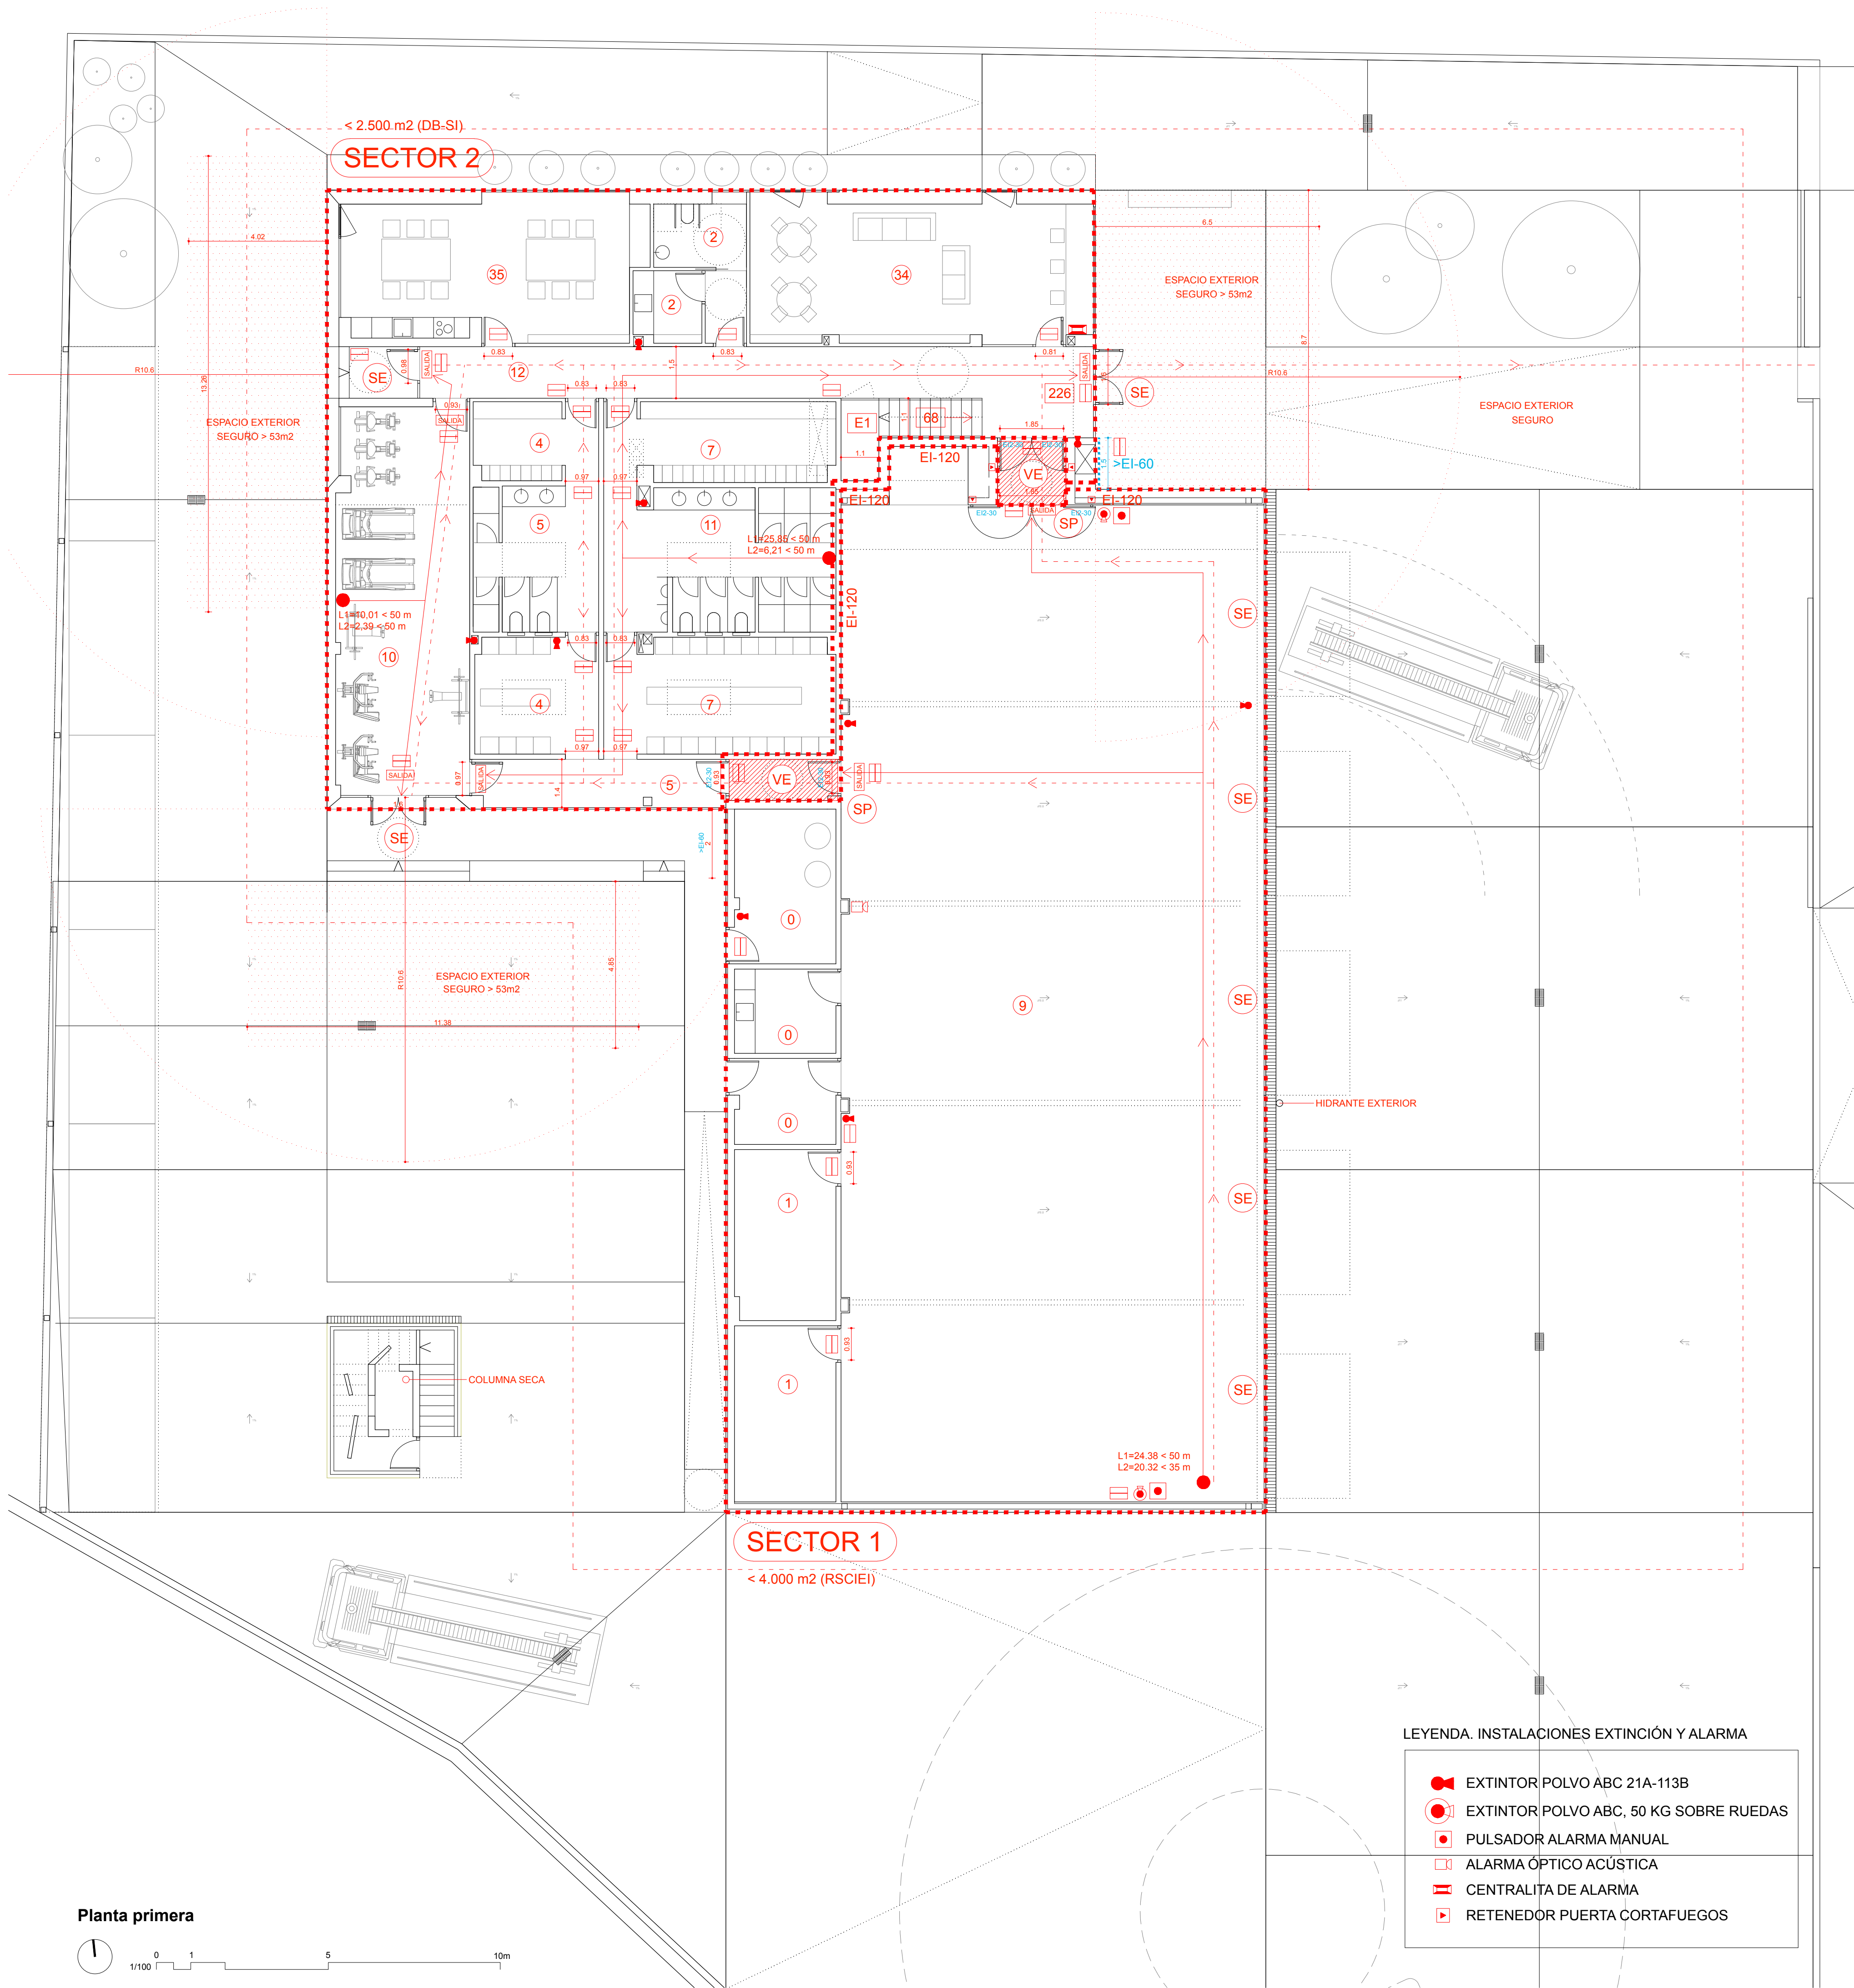

LEYENDA. CUMPLIMIENTO DE CTE-DB-SI

- SP SALIDA DE PLANTA
- SE SALIDA DE EDIFICIO
- ORIGEN DE EVACUACIÓN
- LONGITUD DE RECORRIDO DE EVACUACIÓN
- RECORRIDO DE EVACUACIÓN
- OCUPACIÓN ACUMULADA
- OCUPACIÓN DEL RECINTO
- VE VESTÍBULO DE INDEPENDENCIA
- SALIDA SEÑAL DE SALIDA DE EDIFICIO
- ESPACIO EXTERIOR SEGURO
- E ESCALERA
- ILUMINACIÓN DE EMERGENCIA

REACCION AL FUEGO DE ELEMENTOS CONSTRUCTIVOS

RESIDENCIA	CTE	RSCIEI	PROYECTO
TECHOS Y PAREDES	C-s2, d0	-	C-c2, d0
SUELOS	EFL	-	EFL
FALSOS TECHOS	B-s3, d0	-	B-s3, d0

HANGAR	CTE	RSCIEI	PROYECTO
TECHOS Y PAREDES	-	C-s3, d0	B-s1, d0
SUELOS	-	C-s1	B-s3, d0

RESISTENCIA AL FUEGO ELEMENTOS CONSTRUCTIVOS

	CTE	RSCIEI	PROYECTO
ESTRUCTURA RESIDENCIA	R60	-	R60
ESTRUCTURA HANGAR	-	R15	R15

LEYENDA. INSTALACIONES EXTINCIÓN Y ALARMA

- EXTINTOR POLVO ABC 21A-113B
- EXTINTOR POLVO ABC, 50 KG SOBRE RUEDAS
- PULSADOR ALARMA MANUAL
- ALARMA ÓPTICO ACÚSTICA
- CENTRALITA DE ALARMA
- RETENEDOR PUERTA CORTAFUEGOS

PARQUE DE BOMBEROS EN JEREZ DE LOS CABALLEROS

DOCUMENTO: PROYECTO DE EJECUCIÓN EXPEDIENTE: E.1712-2

EMPLAZAMIENTO: PARC. 1 Y 2 SECTOR SI-6-A Y PARC. V-8 DEL UE-22, CRTA. BADAJOZ EX-112, JEREZ DE LOS CABALLEROS (BADAJOZ)

PROPIEDAD: EXCA. DIPUTACIÓN PROVINCIAL DE BADAJOZ. ÁREA DE FOMENTO

PROYECTISTAS: JOSÉ A. PLAZA ARQUITECTO COAS 3490 JUAN C. HERRERA ARQUITECTO COAS 6159 ENRIQUE NARANJO ARQUITECTO COAS 6159

ESCALA: 1/100 FICHERO: E1712-2-N01-SI.dwg FECHA: ENERO 2018 CUMPLIMIENTO DE NORMATIVAS DB-SI. PROTECCIÓN CONTRA INCENDIOS

FECHA IMPRESIÓN: 26-01-2018 Nº PLANO: N01

